


# 雨水排水計画平面図 S=1:1,500

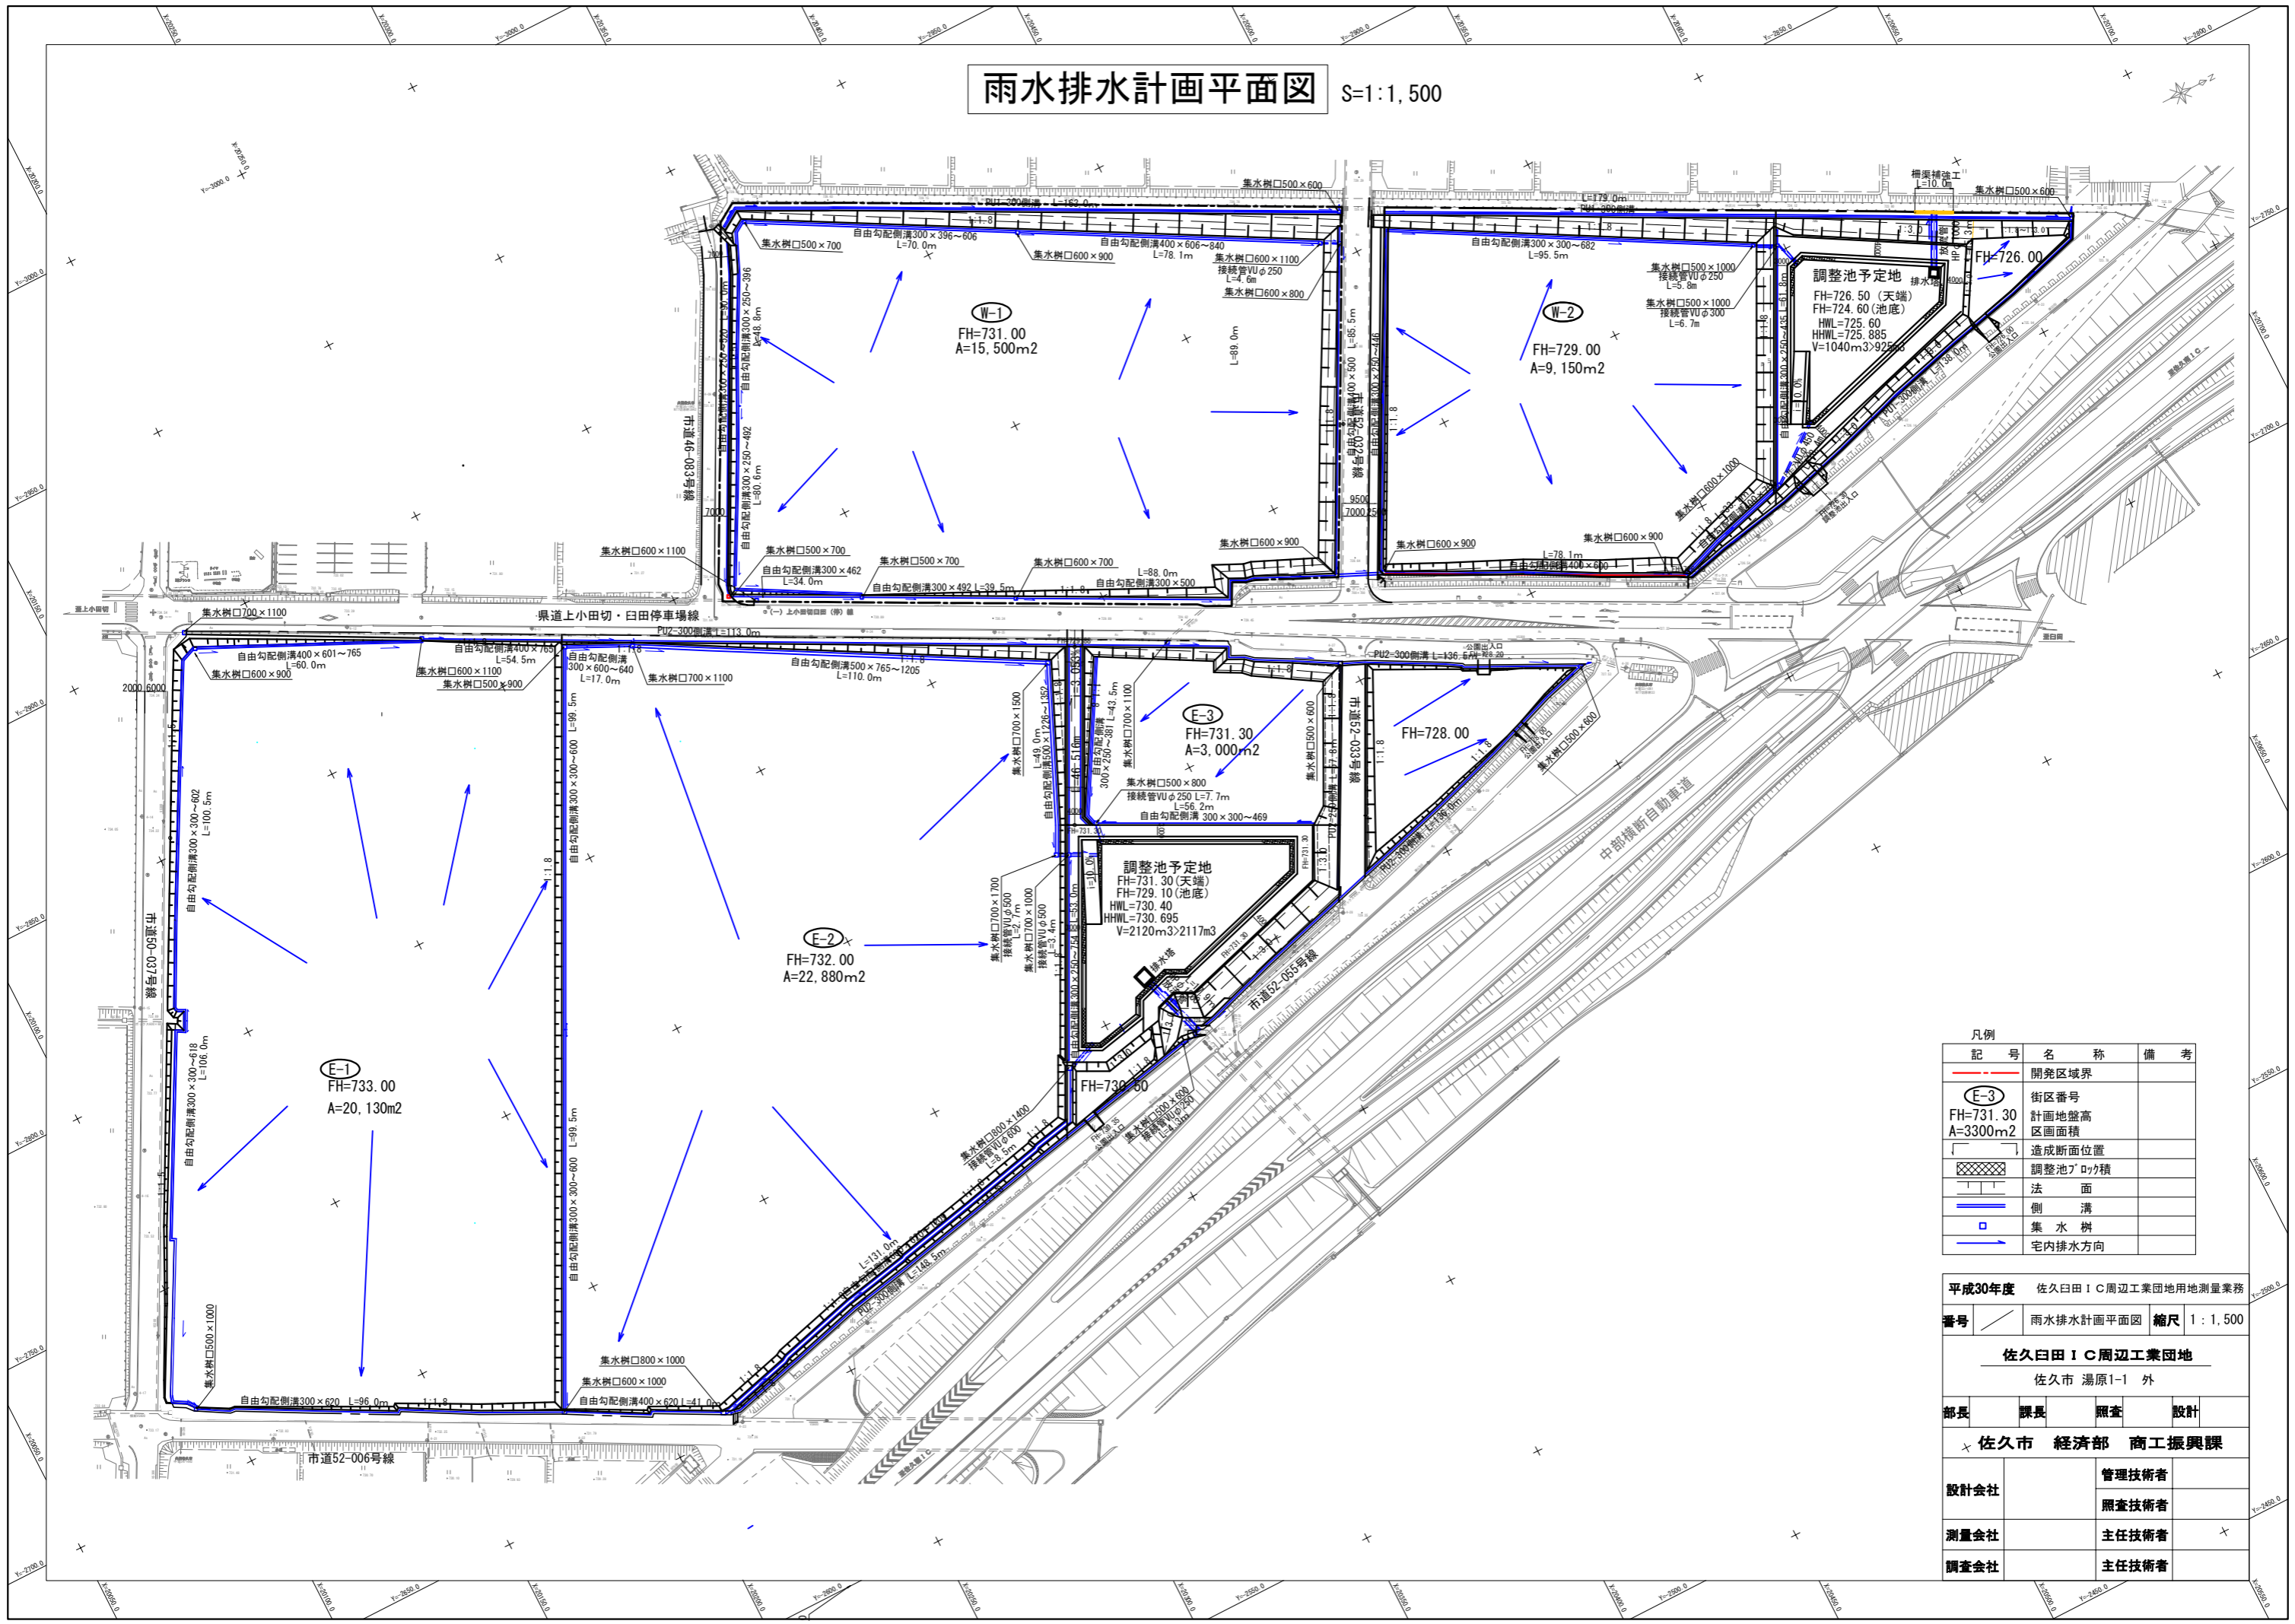

凡例

記号	名称	備考
—	開発区域界	
○E-3	街区番号	
FH=731.30	計画地盤高	
A=3300m <sup>2</sup>	区画面積	
—	造成断面位置	
▨	調整池のロック積	
—	法面	
—	側溝	
□	集水樹	
→	宅内排水方向	

平成30年度 佐久日田IC周辺工業団地用地測量業務

番号 雨水排水計画平面図 縮尺 1:1,500

佐久日田IC周辺工業団地  
佐久市 湯原1-1 外

部長	課長	照査	設計
×	佐久市 経済部 商工振興課		

設計会社	管理技術者	
	照査技術者	
測量会社	主任技術者	×
調査会社	主任技術者	