



# 佐久市 佐久情報センター 1階 平面図

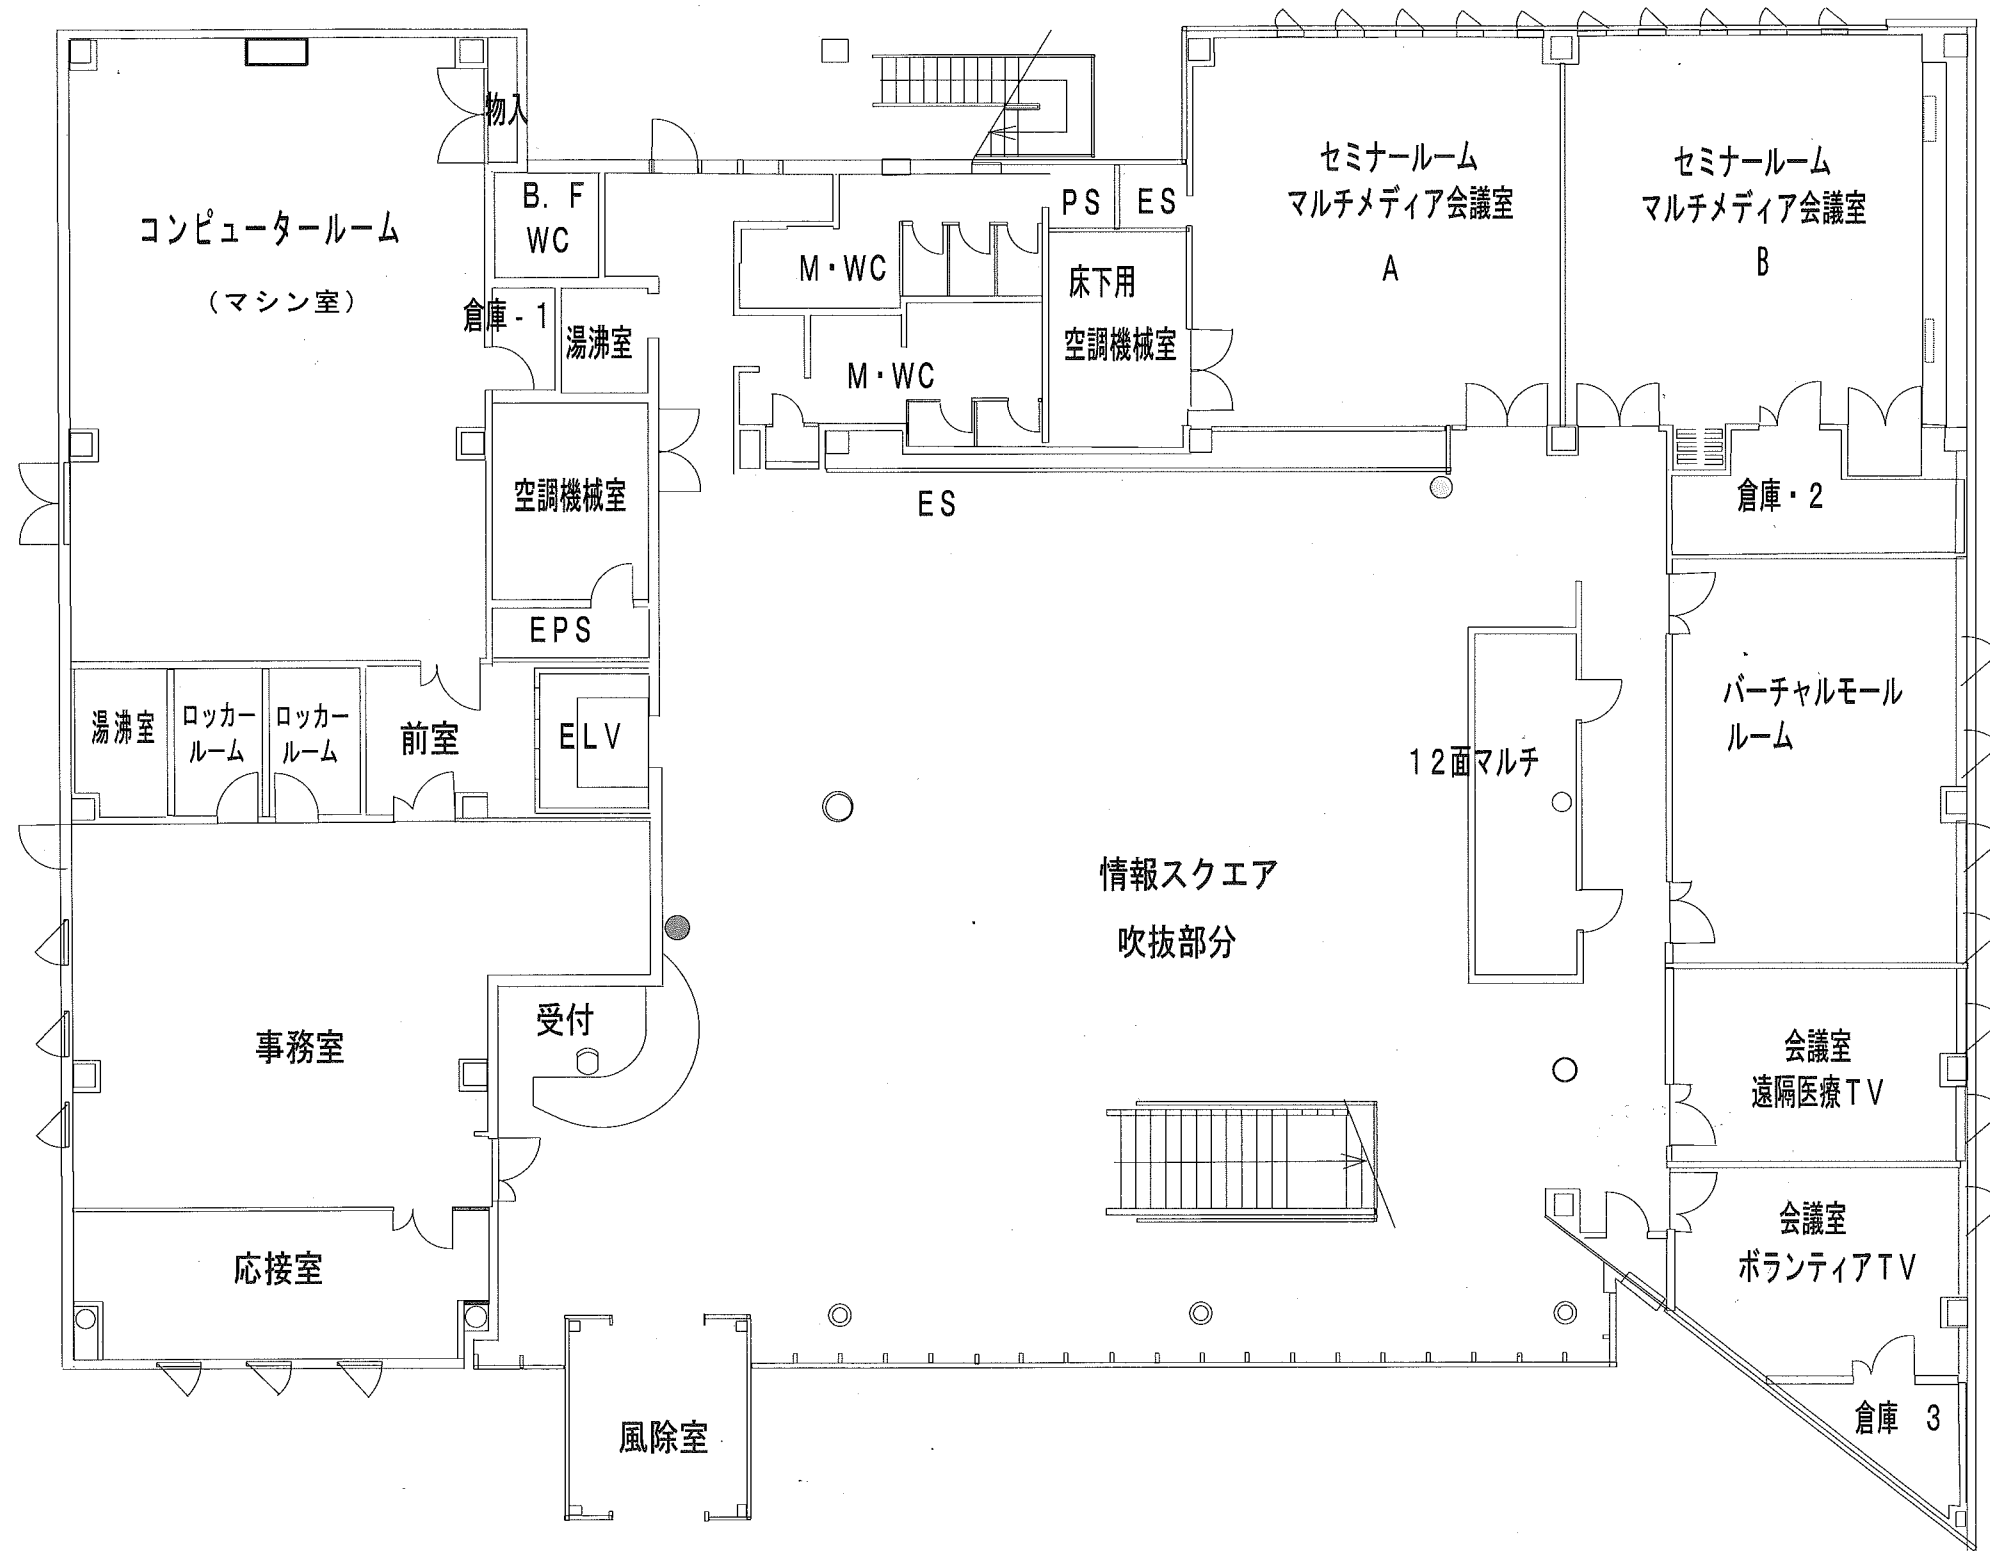

平成	年度	佐久市	佐久情報センター
番号	1/150	一般図	縮尺 図示
佐久市中込2336番地			
佐久市 佐久情報センター			
課長	係長	照査	設計
佐久市役所			

# 佐久情報センター 2階 平面図

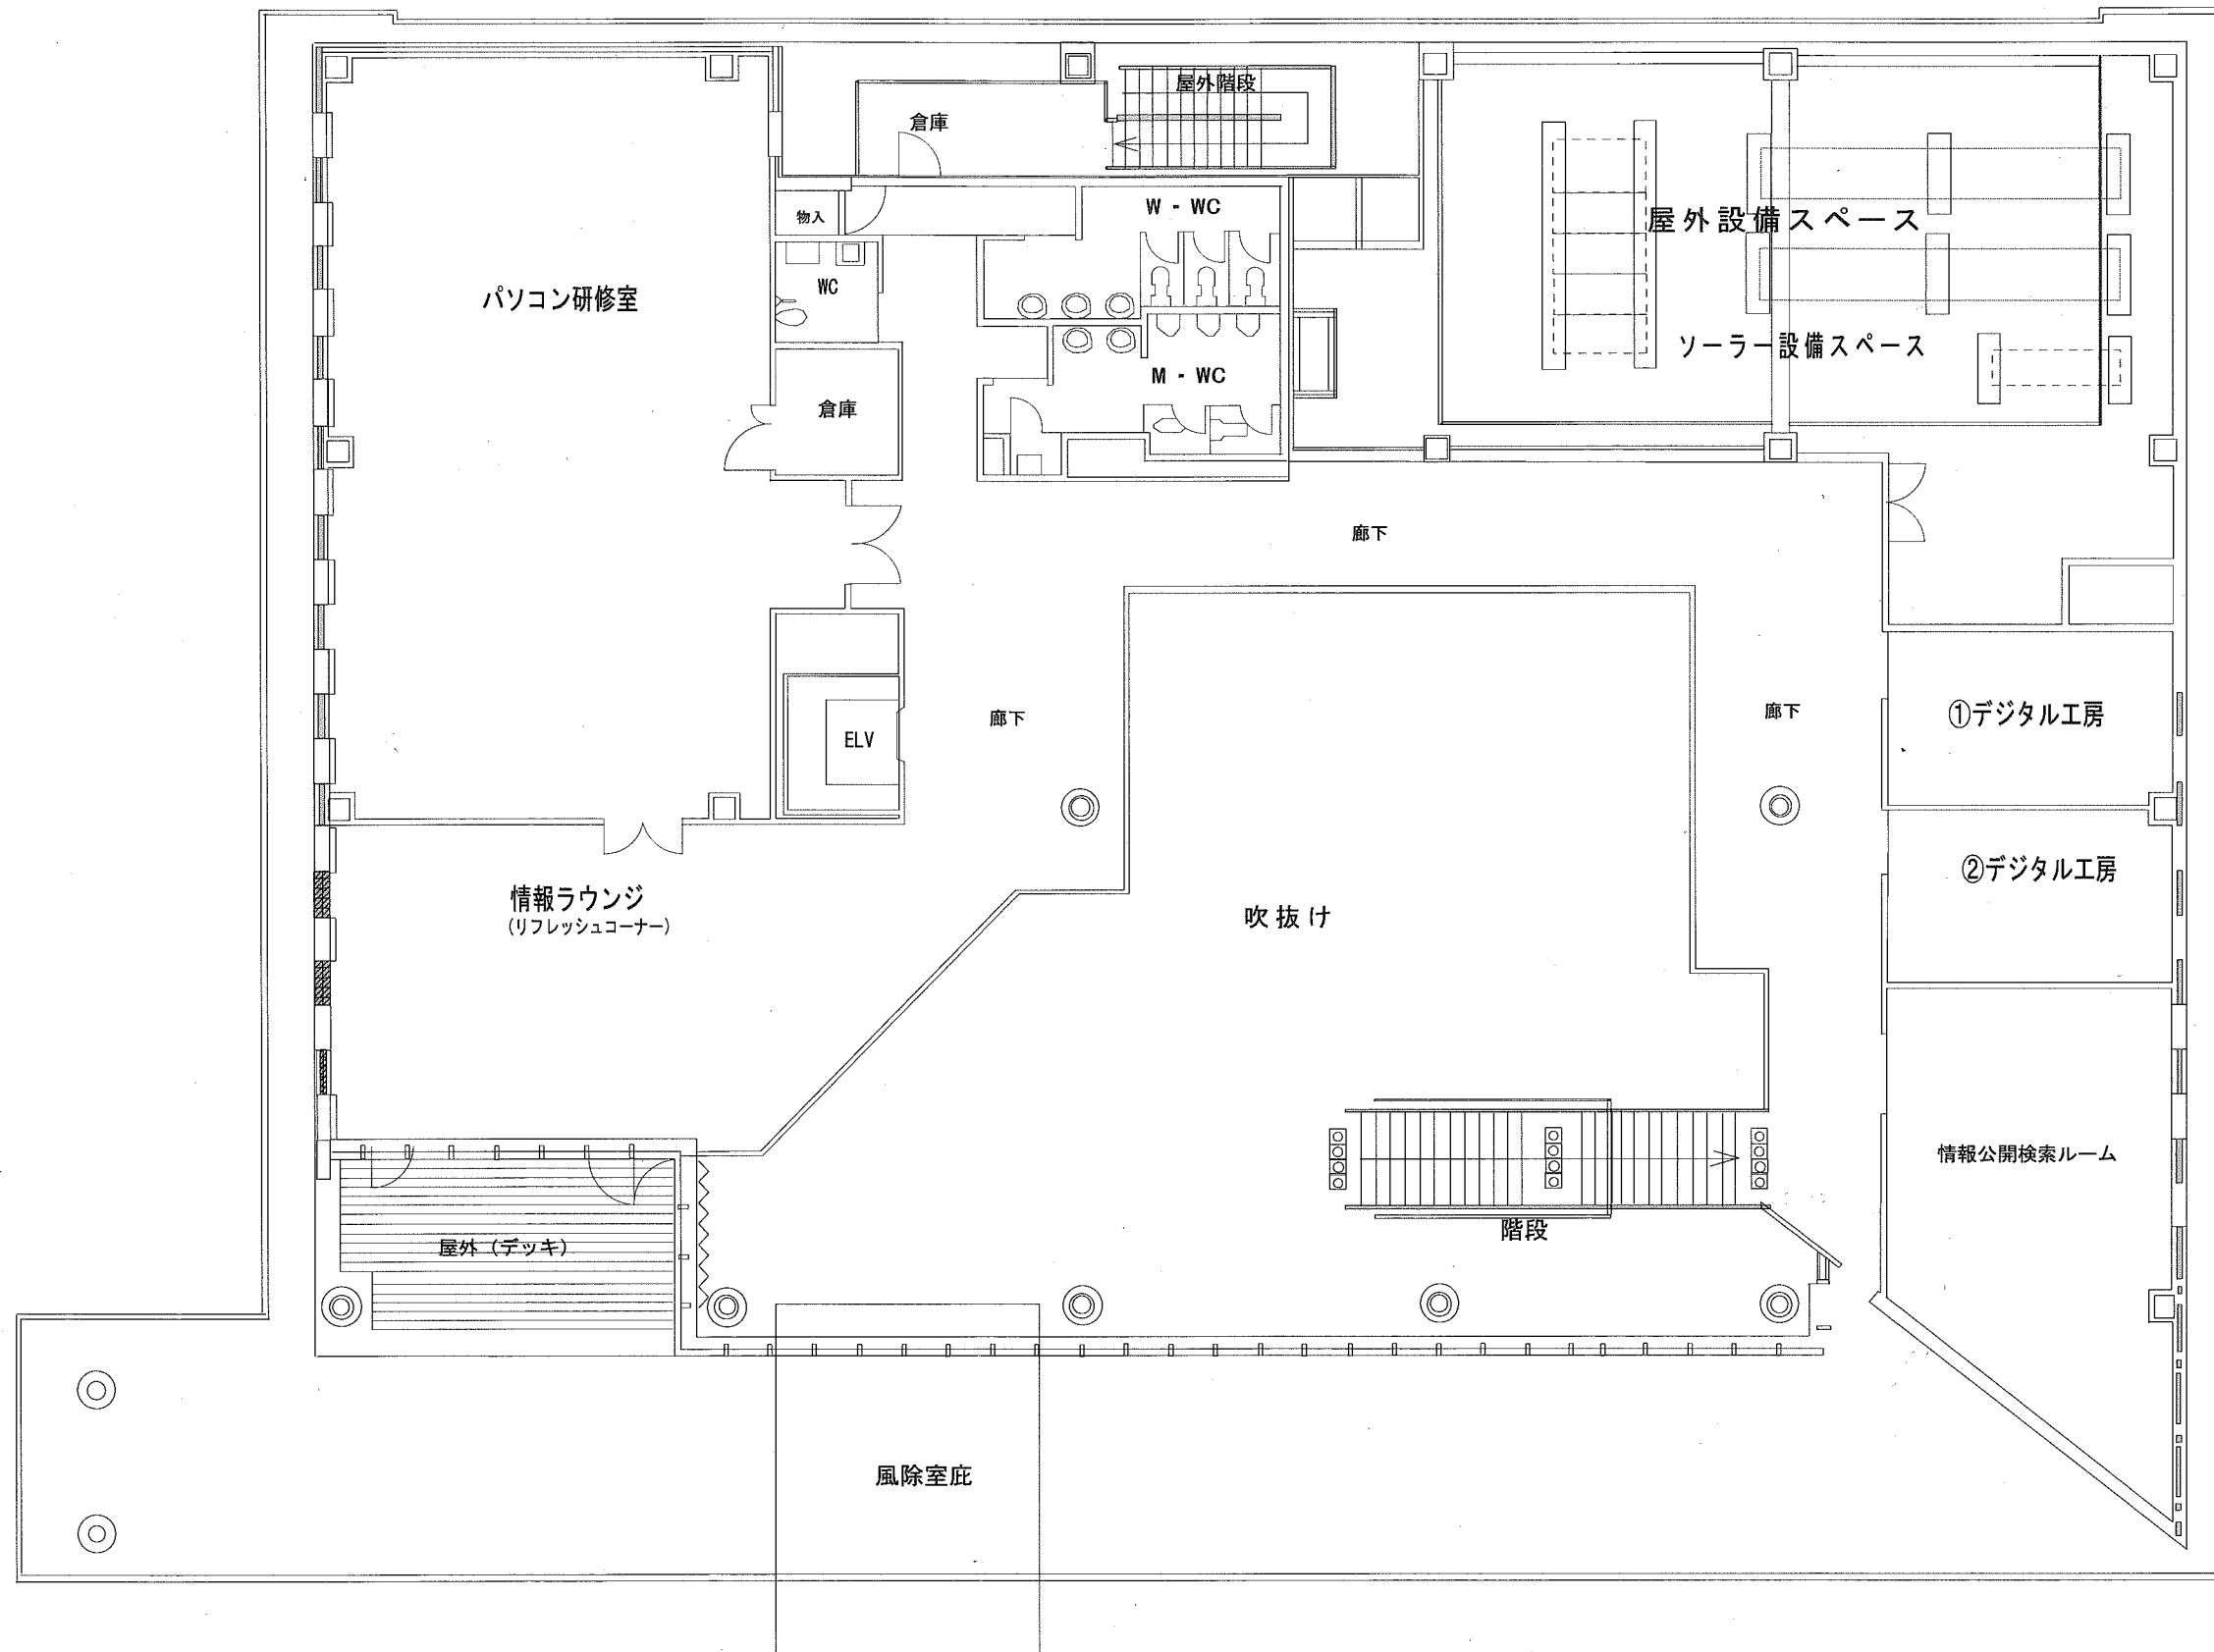

番号	1 / 2	一般図	縮尺	図示
課長	係長	照査	設計	
佐久市役所				