

令和6年度 佐久市駒の里ふれあいセンターエレベーター改修工事

図面リスト

[illegible]


	製 国	承 認	<u>（有）市川測量設計1級建築士事務所</u> 長野県知事登録（佐久）E第69141号 長野県 佐久市 猿久保 890-12-204 Tel 0267（68）5262 Fax 0267（68）5263 管理建築士 1級建築士 第222112号 小 山 恵 司	工 事 名 称	令和6年度 佐久市駒の里ふれあいセンターエレベーター改修工事	縮 尺	_____
				図 面 名 称	図 面 リ ス ト	図面番号	_____



案 内 図


配置図

		製 図	承 認	(有)市川測量設計1級建築士事務所 長野県知事登録(佐久)D第19141号 長野県 佐久市 猿久保 890-12-204 Tel 0267 (68) 5262 Fax 0267 (68) 5263 管理建築士 1級建築士 第222112号 小 山 恵 司	工 事 名 称	令和6年度 佐久市駒の里ふれあいセンターエレベーター改修工事	縮 尺	A1 1/250 A3 1/500
					図 面 名 称	エレベーター平面詳細図	図面番号	A-01

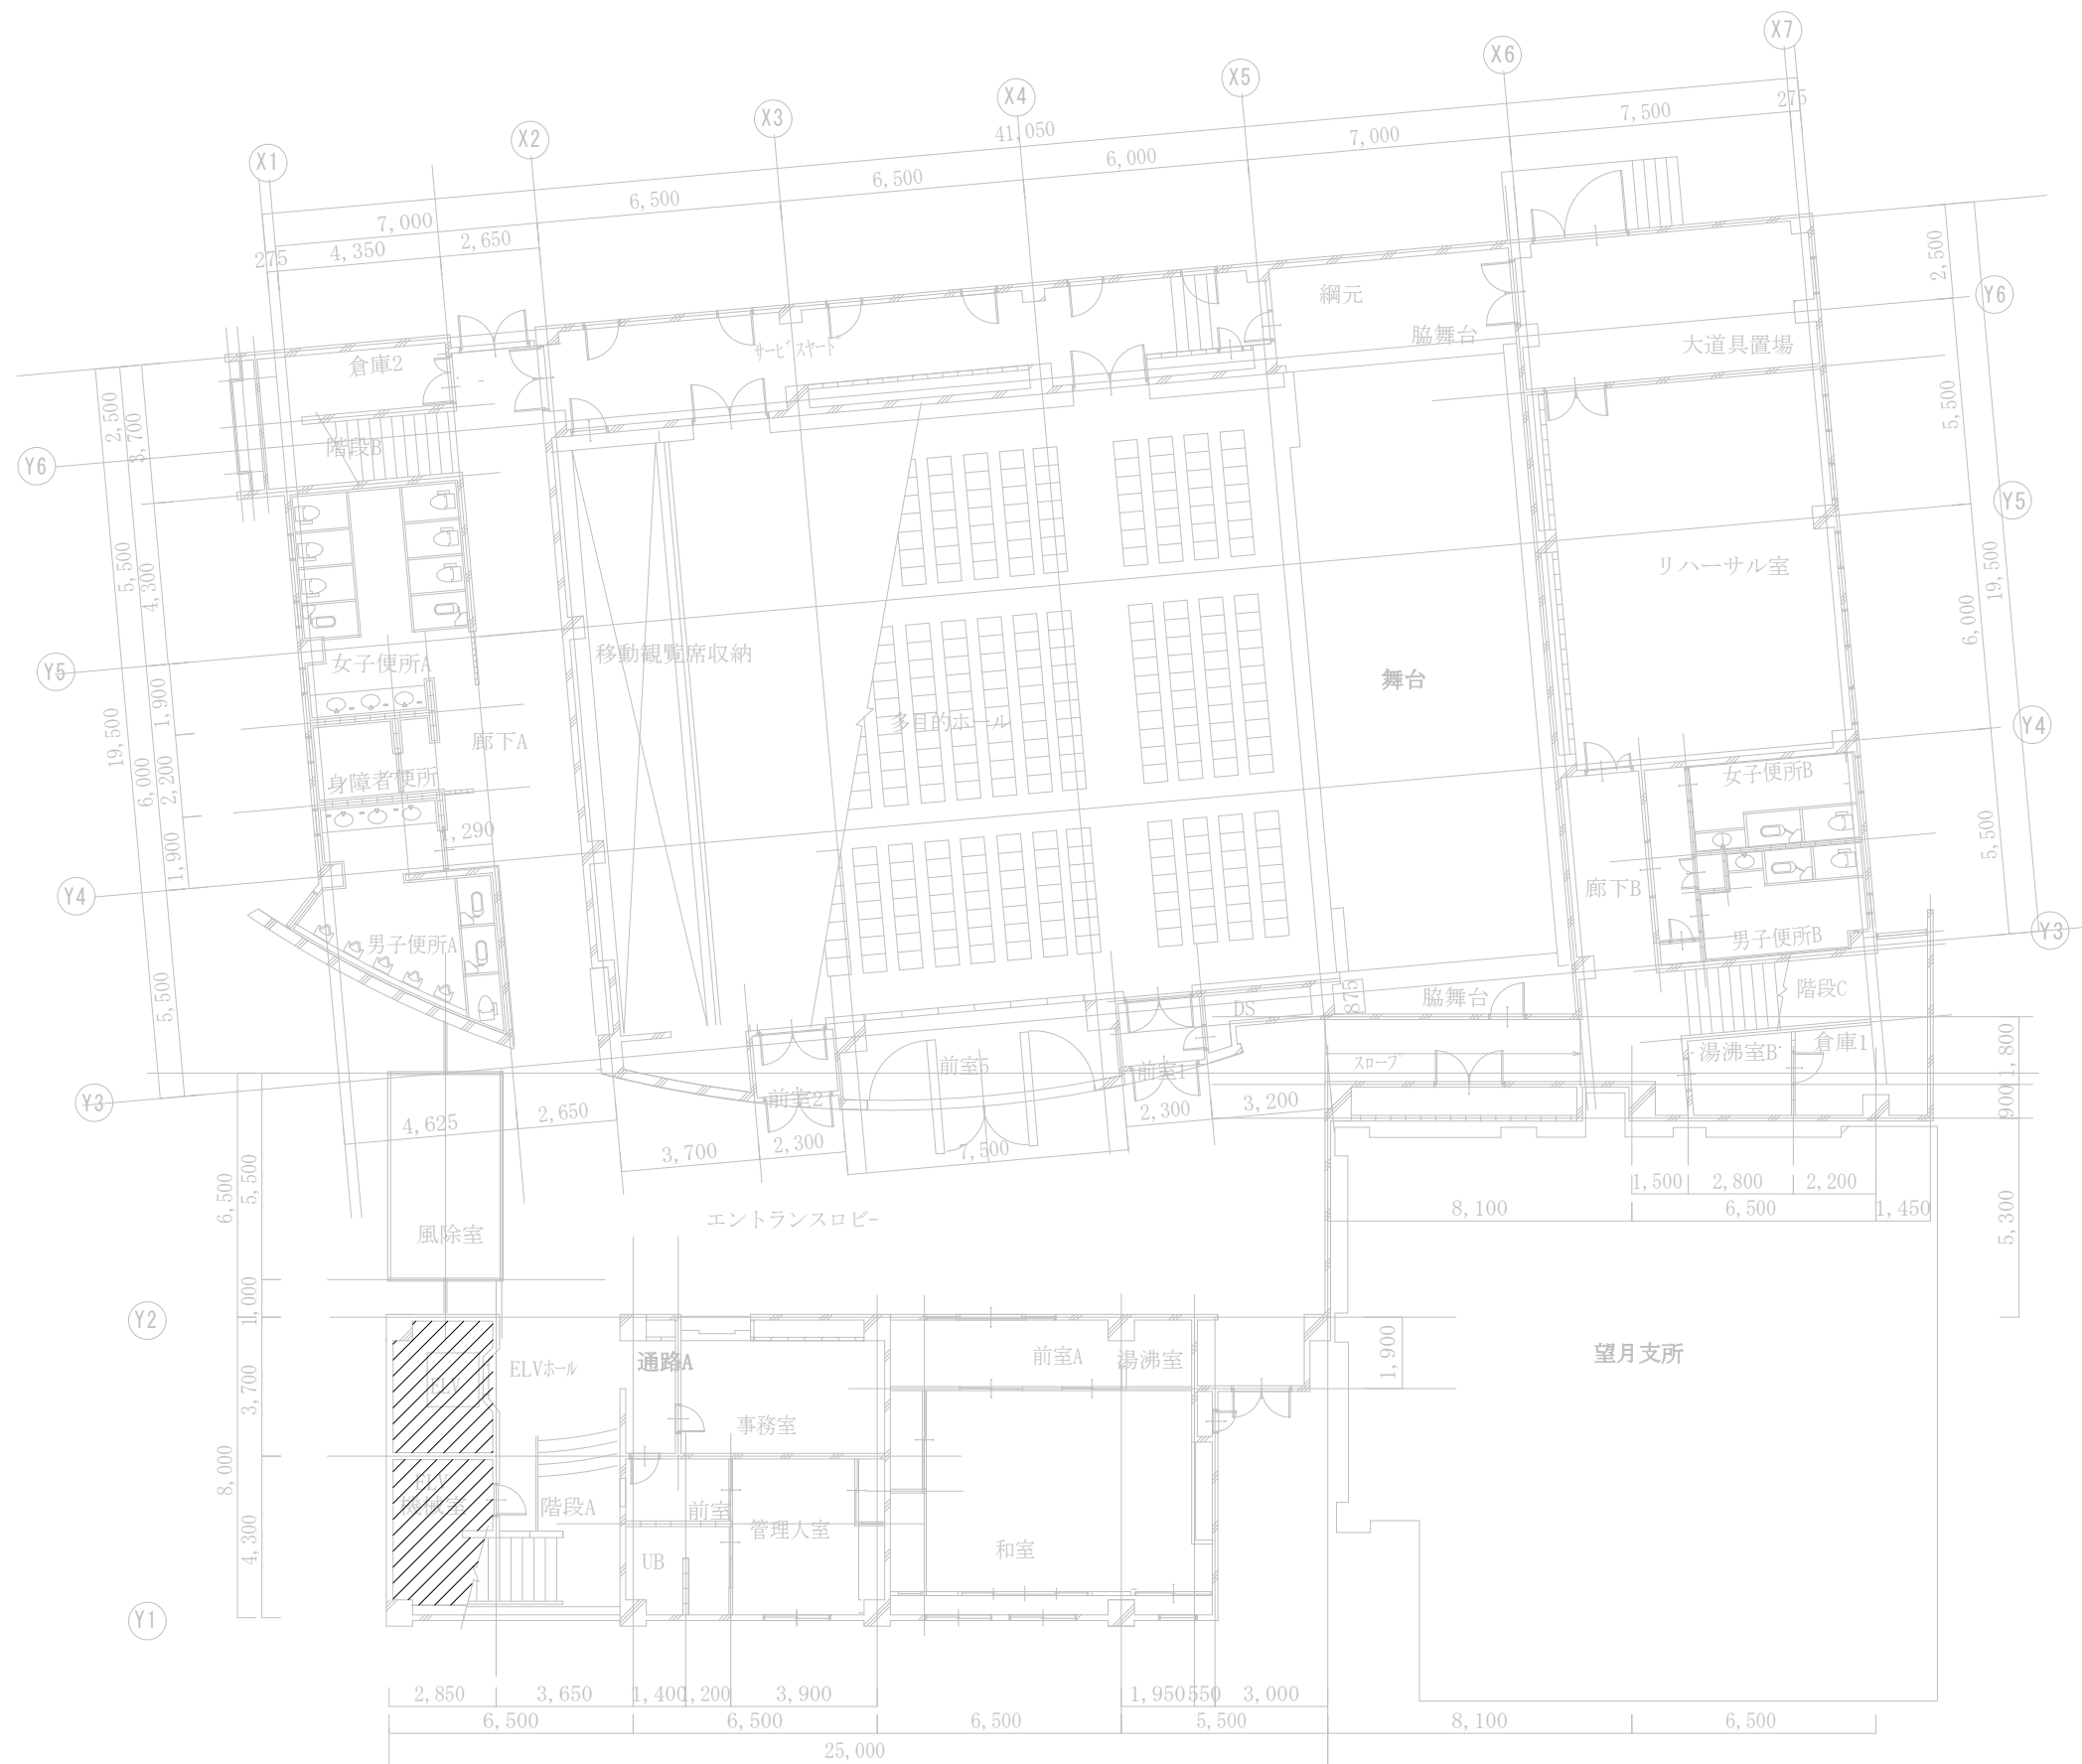

駒の里ふれあいセンター 1階 平面図

製 図		承 認	(有)市川測量設計1級建築士事務所 長野県知事登録(佐久)E第19141号 長野県 佐久市 猿久保 890-12-204 Tel 0267 (68) 5262 Fax 0267 (68) 5263 管理建築士 1級建築士 第222112号 小 山 恵 司	工 事 名 称	令和6年度 佐久市駒の里ふれあいセンターエレベーター改修工事	縮 尺	A1 1/100 A3 1/200
				図 面 名 称	1 階 平 面 図	図面番号	A-02

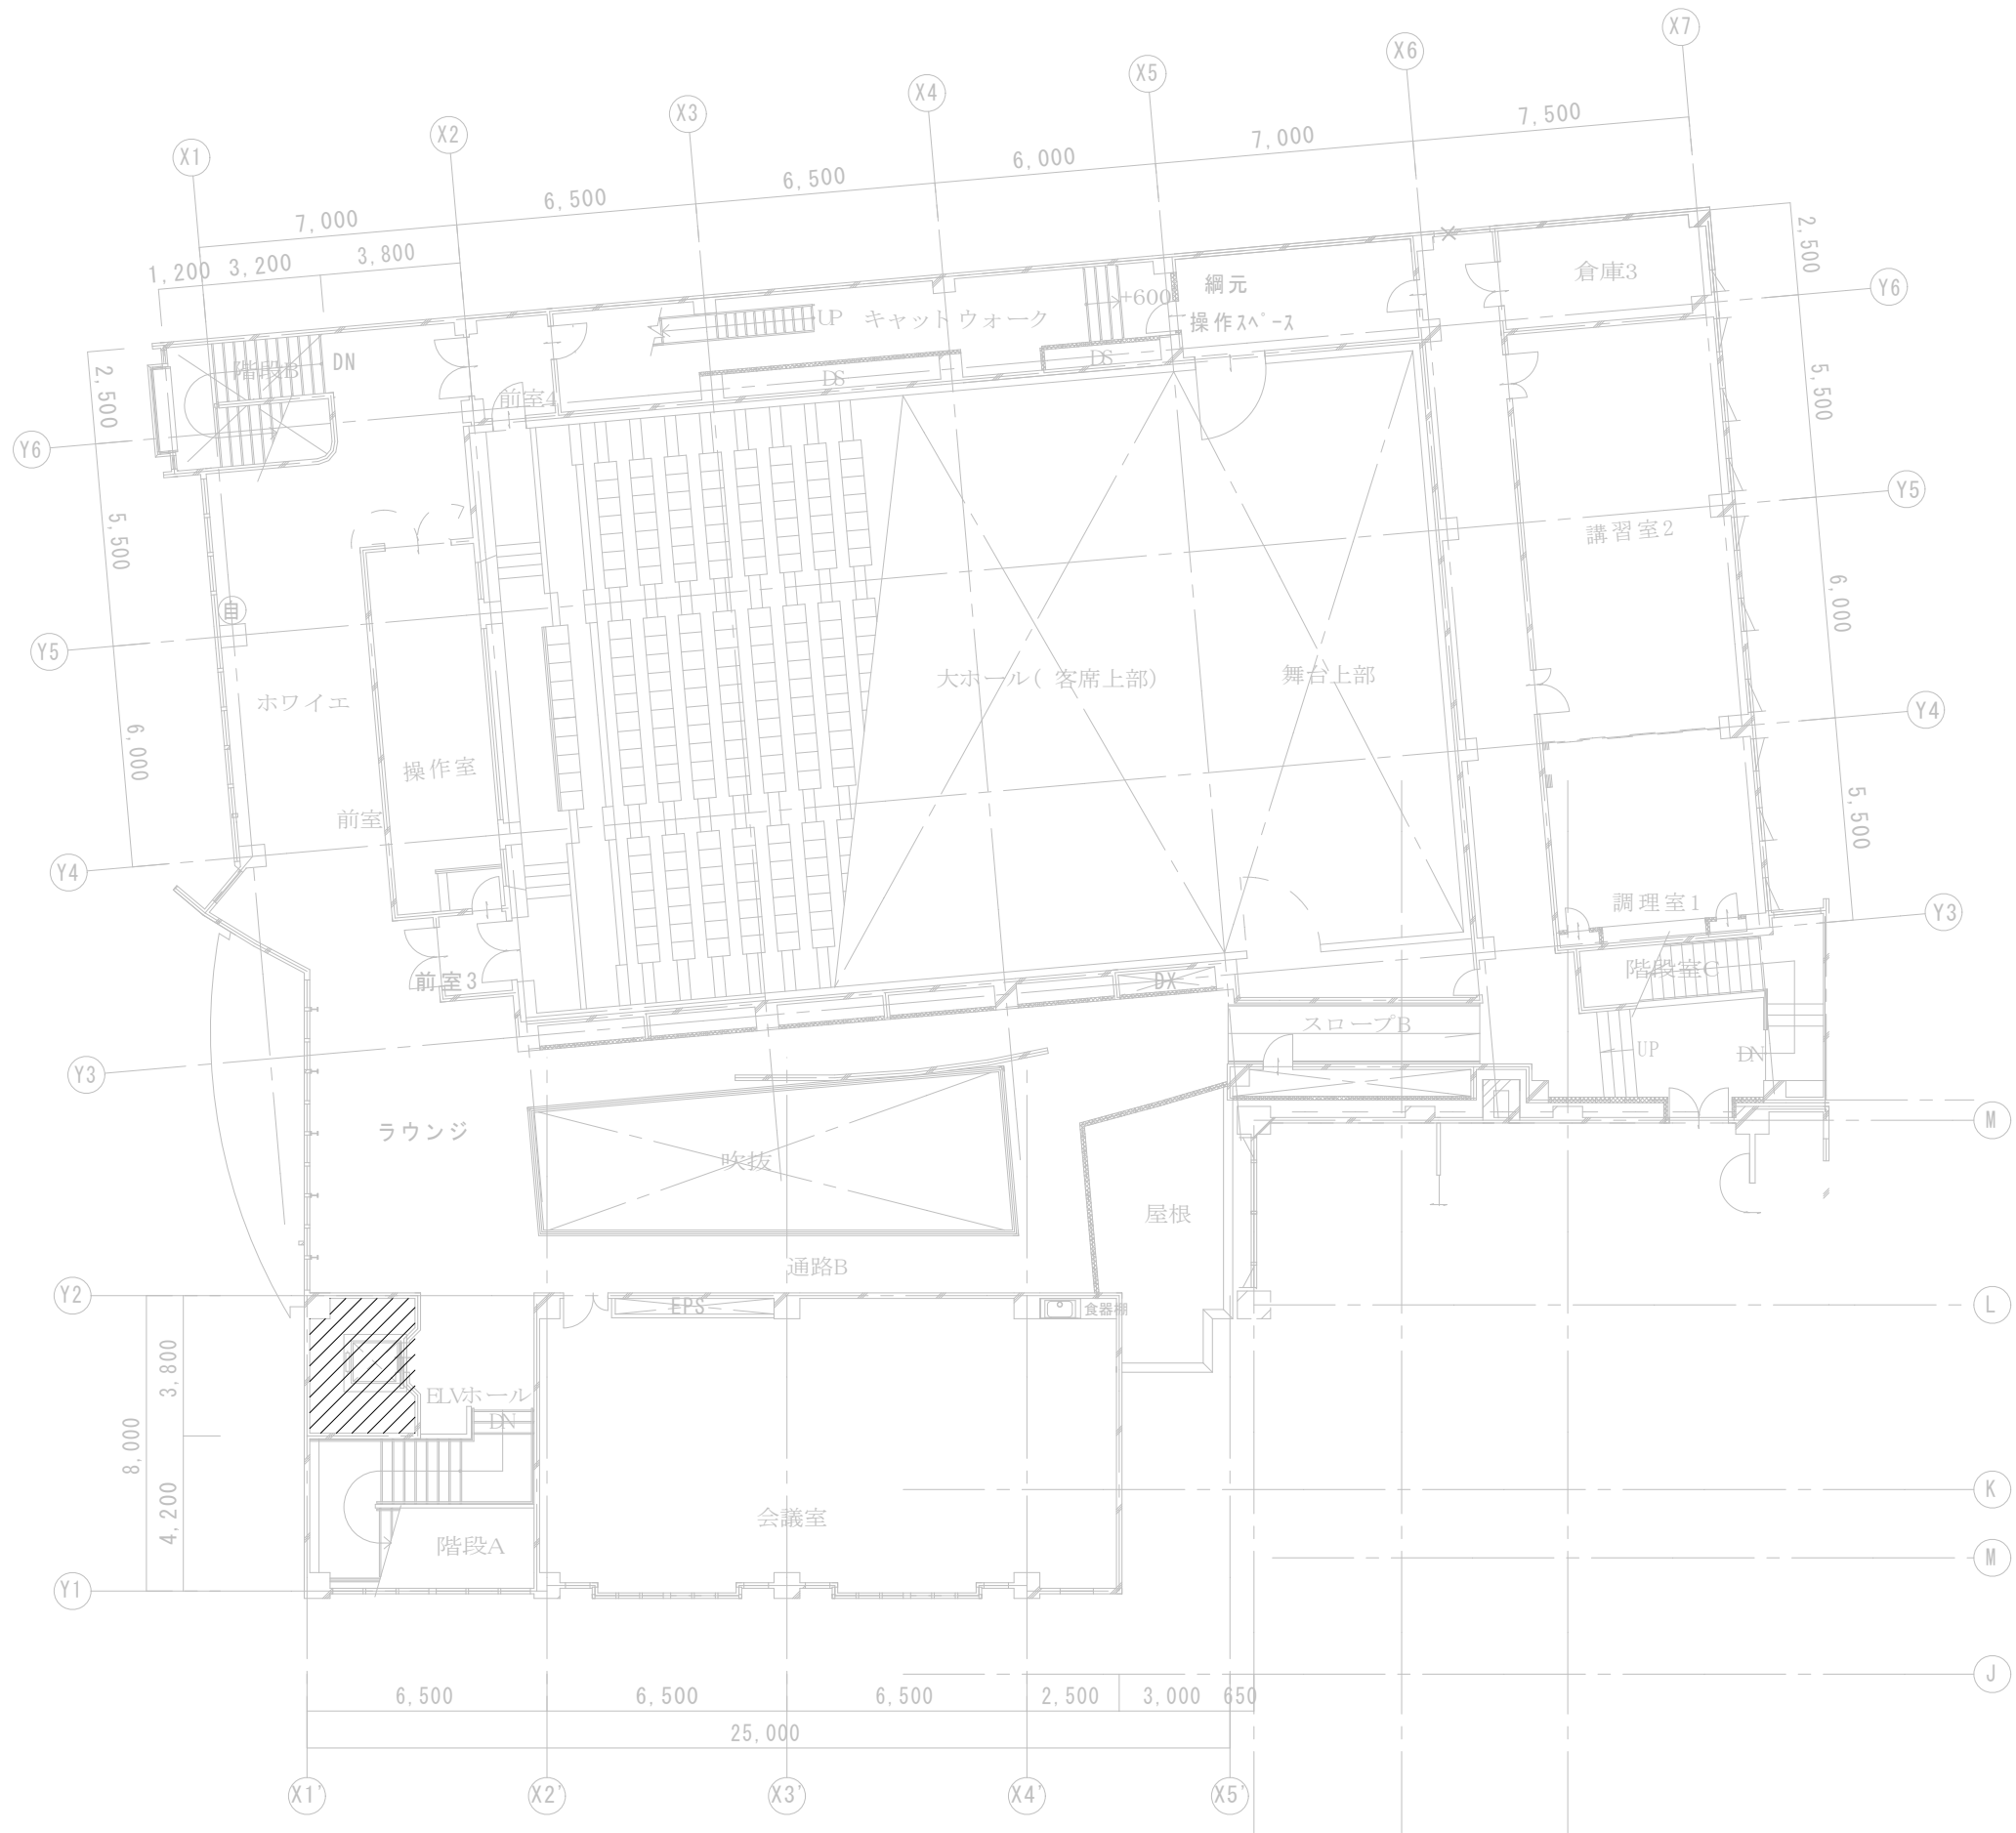

駒の里ふれあいセンター 2階 平面図

		製 図	承 認	(有)市川測量設計1級建築士事務所 長野県知事登録(佐久)E第19141号 長野県 佐久市 猿久保 890-12-204 Tel 0267 (68) 5262 Fax 0267 (68) 5263 管理建築士 1級建築士 第222112号 小 山 恵 司	工 事 名 称 令和6年度 佐久市駒の里ふれあいセンターエレベーター改修工事	縮 尺 A1 1/100 A3 1/200 図面番号 A-03
					図 面 名 称 2 階 平 面 図	



駒の里ふれあいセンター 3階 平面図 S=1/200

	製 図	承 認	(有)市川測量設計1級建築士事務所 長野県知事登録(佐久)E第19141号 長野県 佐久市 猿久保 890-12-204 Tel 0267 (68) 5262 Fax 0267 (68) 5263 管理建築士 1級建築士 第222112号 小 山 恵 司	工 事 名 称	令和6年度 佐久市駒の里ふれあいセンターエレベーター改修工事	縮 尺	A1 1/100 A3 1/200
				図 面 名 称	3 階 平 面 図	図面番号	A-04

第1	労働時間短縮基準の解説 2018年度対応 デジタル庁マルチメディアセンター付 かこく電機の新設期間満10年（一部30年有り） 新しい会社付 新しい主要設備付（機型）（1.2機） 点字主要設備付（機型） 視覚障がい者付（全ての設備付と養護ポロンに点字設備付） deafness deafness（障がい者により条件対応）付 メンタルサービス提供開始メロ付 特殊ボタン付（かこ） 警報ブザーをかこに追加 新しい呼び出し機と特殊延長 一般呼び出し機と特殊延長 治安ボーン自動 緊急延長線と支給（治安対応となし） 遠程延長メッシュ（1機に1機） 絶縁トランス付 4mmケーブル使用 ケーブルラックにビッチ多端用 スチレンス材一式 SUS304 公認事業者専任者付（R4）適用
第2	新設電機設備に使用しない（4）適用、電機設備は平成31年1年度分の試験内容とする

工事区分表					
令和元年度	期：1		工 事 名	箇所	延V
	1		油圧機械室関連工事		○
	2		・機械室床面コンクリート破砕はつり出し工事		○
	3		・機械室床面既設ブルボックスはつり出し工事		○
	4		・機械室床面既設配管・配給シンデランコンクリートはつり出し工事		○
	5		・機械室床面積及び防音壁塗装工事		○
	6		・ガラス詰めめり付け		○
	7		・ビッド内換気罩はつり出し工事（ガラス設置の付け付け含む）		○
	8		・ビッド前部壁仕上げ及び除染後の汚染物の処理・廃棄工事		○
	9		機庫室内換気罩・給排風設備撤去工事		○
	10		出入口開口部遮断工事（コキング作業）		○
	11		・三方弁・巻戻ステンレス取脱清掃		○
	12		・凍害被害調査		○
	13		電気配線工事		○
	14		・動力電源用電圧監視延長工事（アース線含む）		○
	15		・照明電源用電圧監視延長工事		○
	16		・インターネット・遠隔監視用電圧監視延長工事及び観測灯工事		○
	17		・吸放気装置：分電盤（主、補助、アース）取付工事		○
	18		各機器とレベーターホール安全対策（盗掘防止方式）		○
	19		既設防化作用機油抜き取り作業		○
	20		企業業務移転		○
	21		ビット凡例の整理・機能性設計変更		○
	22		ビット交換機搬入工事（電力不足の場合）		○
	23		計量車庫（ストッカー建て）壊す		○
	24		釘打増し・ビス刺し・塗装等		○
	25		無垢換出・内装壁塗り・階段口ロータック（1棟引き）		○
	26		建設貯留保管倉		○
	27		石綿検査（レベル3のみ）調査		○
	28		非放射性物質検出作業費		○
	29		安全管理講習		○
	30		工事事故対応電話設置工事		○
	31		既設レールプラットフォーム撤去（新し・切羽）工事（8箇所）		○
	32		既設貨物車側バンパー撤去（新し・切羽）工事（4本）		○
	33		資材待合所・乗降客待合所設置工事		○
	34		無人駅閉鎖（3ヶ発生）（廃止）		○
	35		建築費・養生費		○
	36		道路付クレーン費		○
	37		機庫及び振動抑制の円筒基礎工事・据立		○
	38		中間ビル材料・運搬		○

メンテナンスサービス提供用カメラ


※ 標準型機械室レスエレベーター（型式：P.R.B）対応

① かご内カメラ


② かご内カメラ映像表示
(かご内液晶インジケータに表示)

③ かご内カメラ映像制御装置

※ ①かご内カメラ、②カメラ映像表示、
③カメラ映像制御装置のご利用には
(株) 日立ビルシステムとの健全契約が
必要となります。

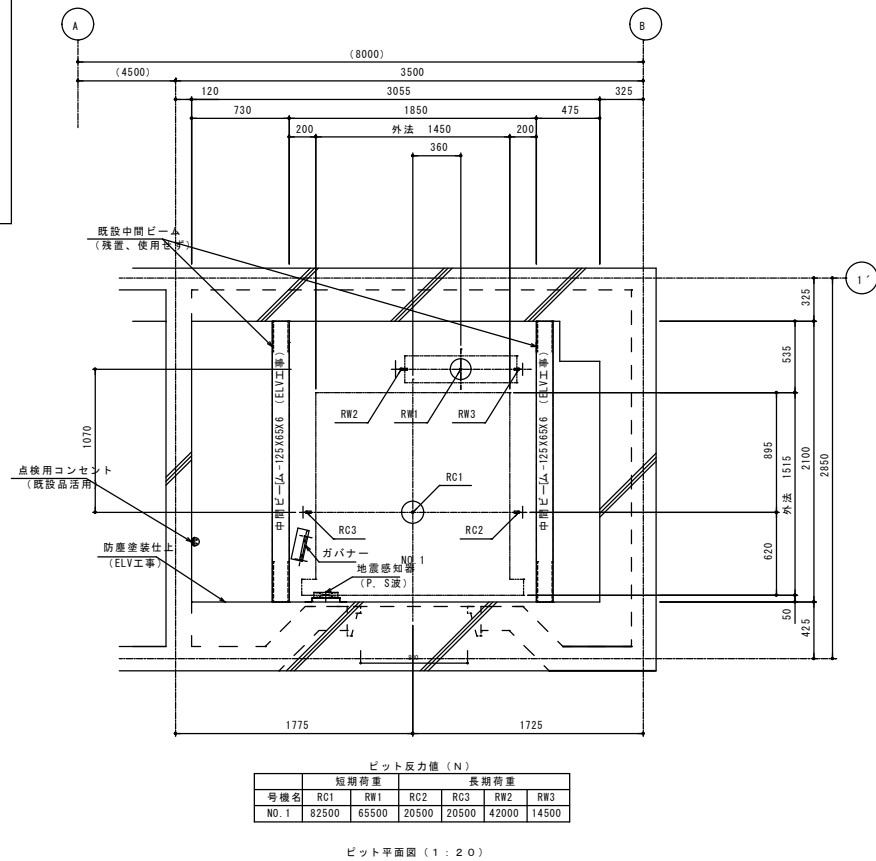

			(有)市川測量設計1級建築士事務所	工事名称	A1 100% A3 50%
			長野県知事登録(佐久)E第69141号	令和6年度 佐久市駒の里ふれあいセンターエレベーター改修工事	
			長野県 佐久市 猿久保 890-12-204 Tel 0267(68)5262 Fax 0267(68)5263	計画エレベーター仕様書	A-05
			管理建築士 1級建築士 第222112号 小 山 恵 司		

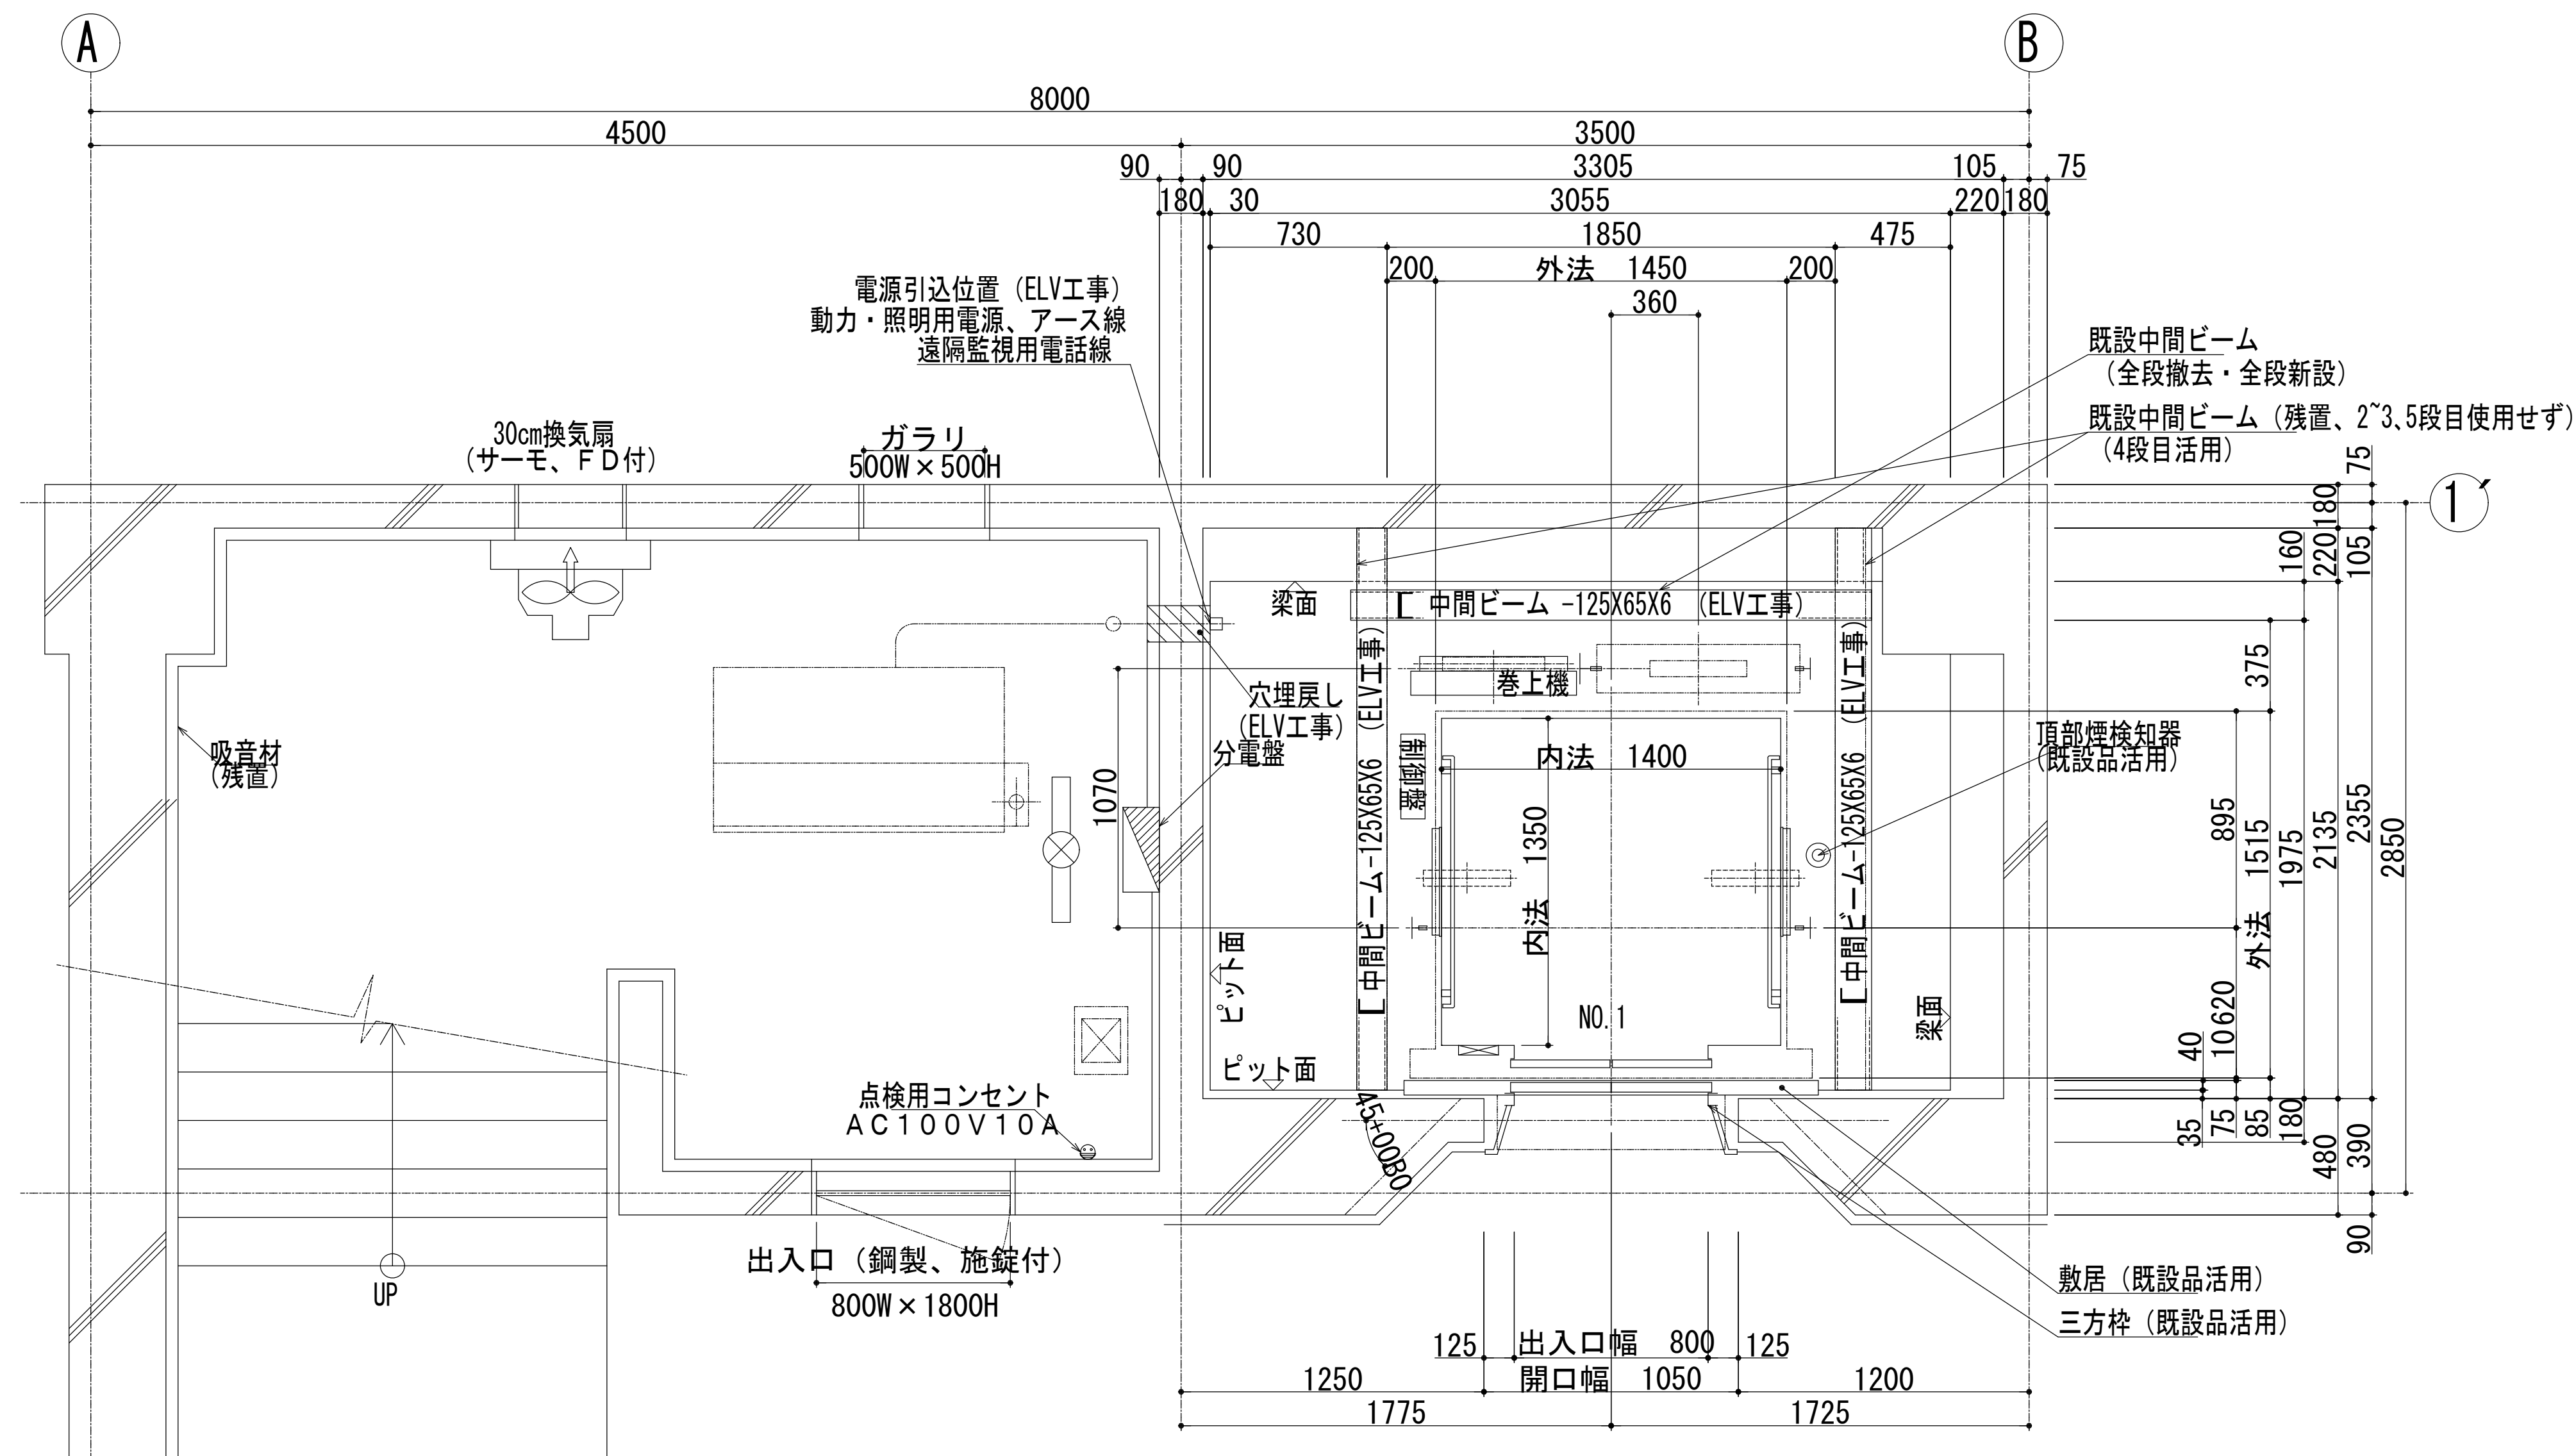


1階 機械室平面図（1：20）



1、2階 昇降路平面図（1：20）

エレベーター機械室品は撤去
吸音材、換気設備は残置



	製 図	承 認	(有)市川測量設計1級建築士事務所						工 事 名 称		縮 尺	
											A1 100%	
			長野県知事登録 (佐久) E第69141号						令和6年度 佐久市駒の里ふれあいセンターエレベーター改修工事		A3 50%	
			長野県 佐久市 猿久保 890-12-204 Tel 0267 (68) 5262 Fax 0267 (68) 5263								図 面 名 称	
			管理建築士 1 級建築士 第222112号 小 山 恵 司									
							図 面 名 称		計 画 エ レ ベ ー タ ー 平 面 図			
									図面番号			
									A-06			

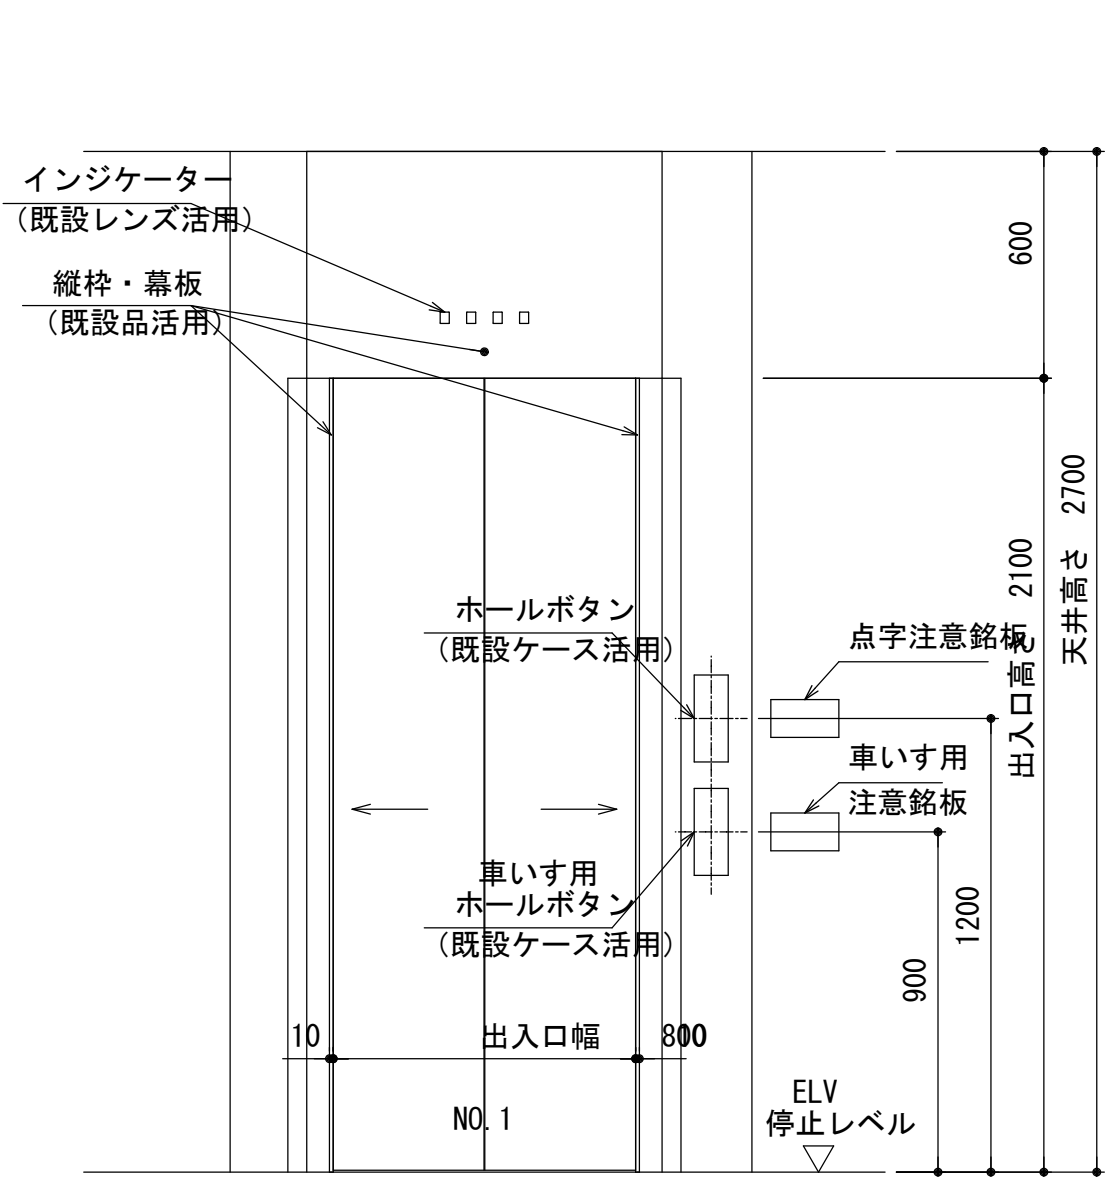

2階 出入口正面及断面図 (1 : 20)


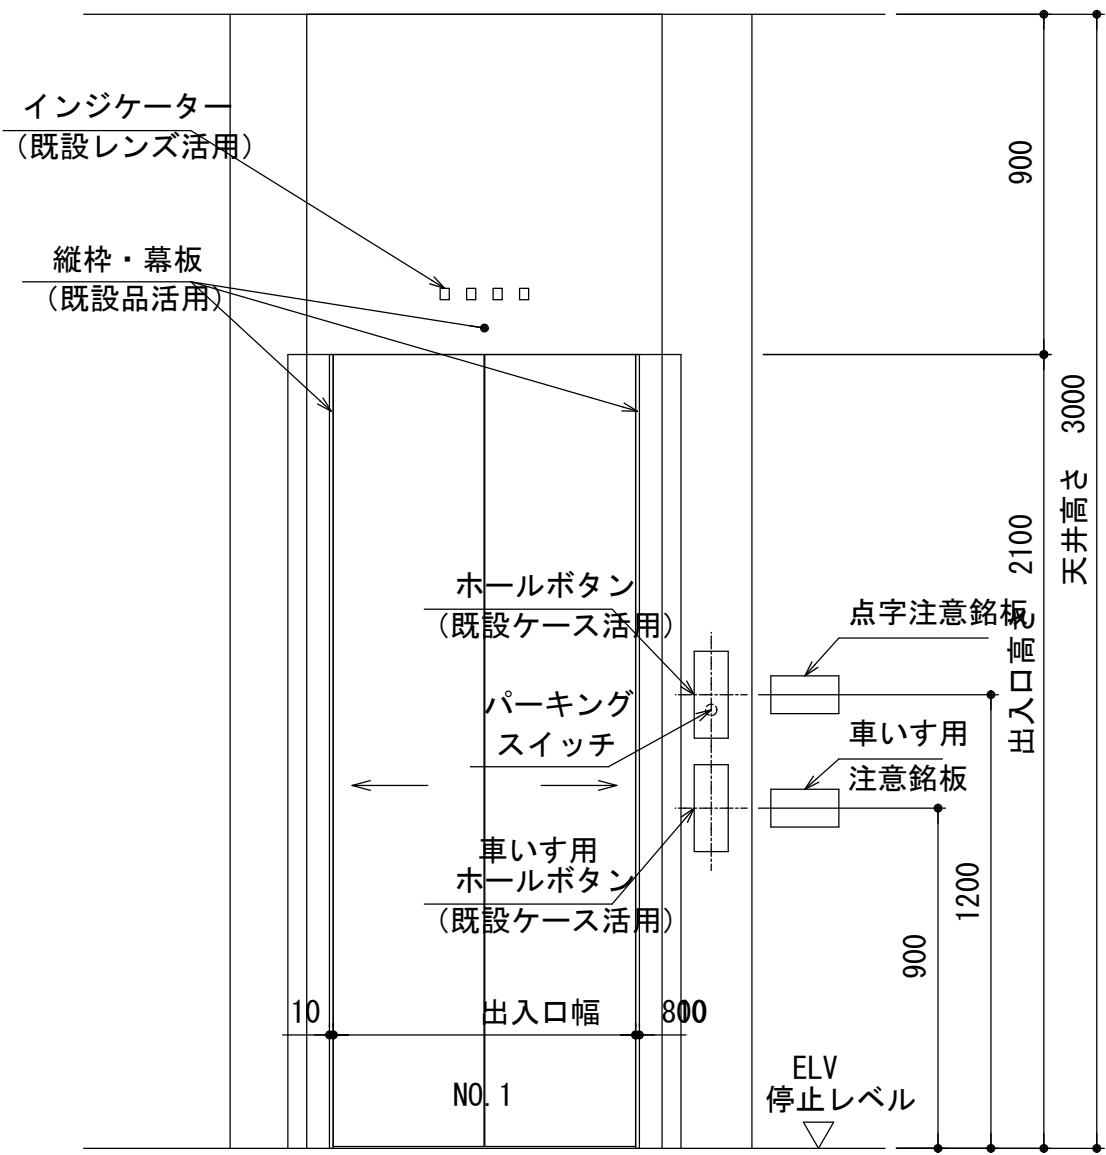
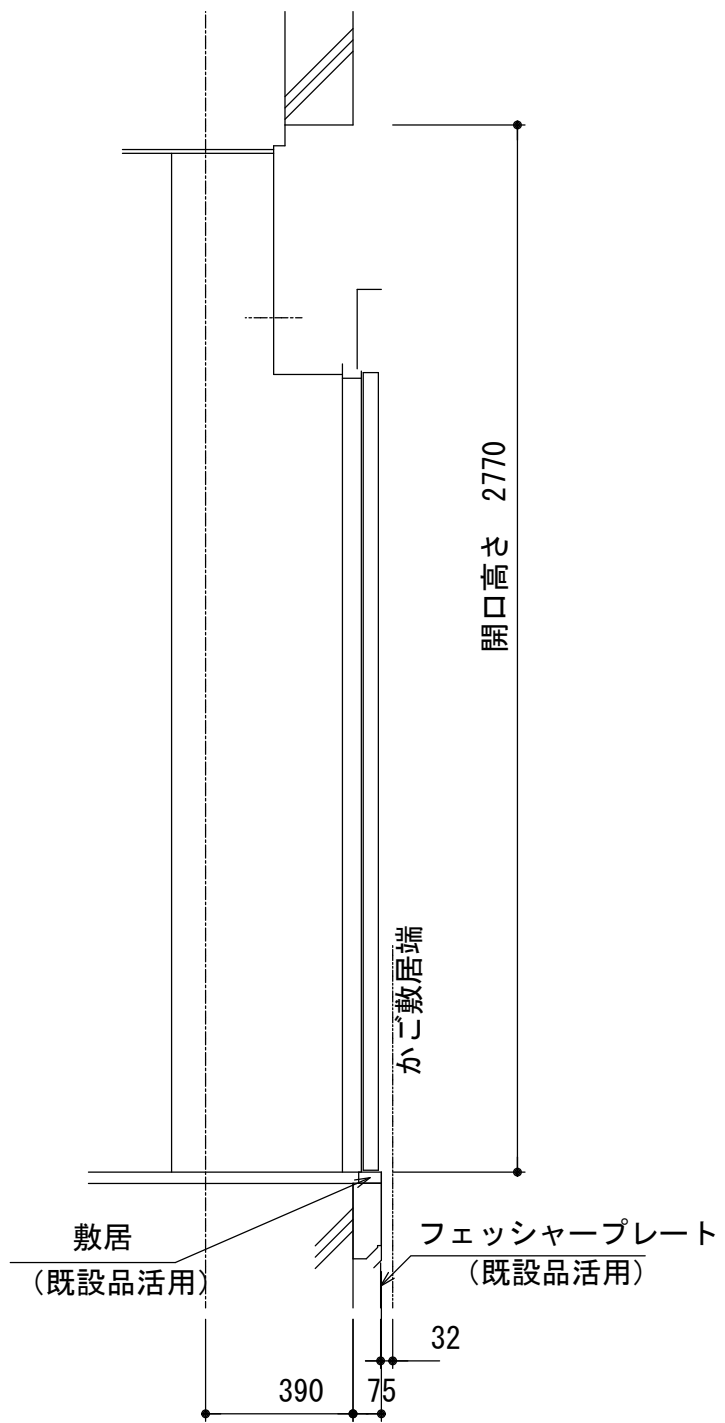


1階 出入口正面及断面図 (1 : 20)

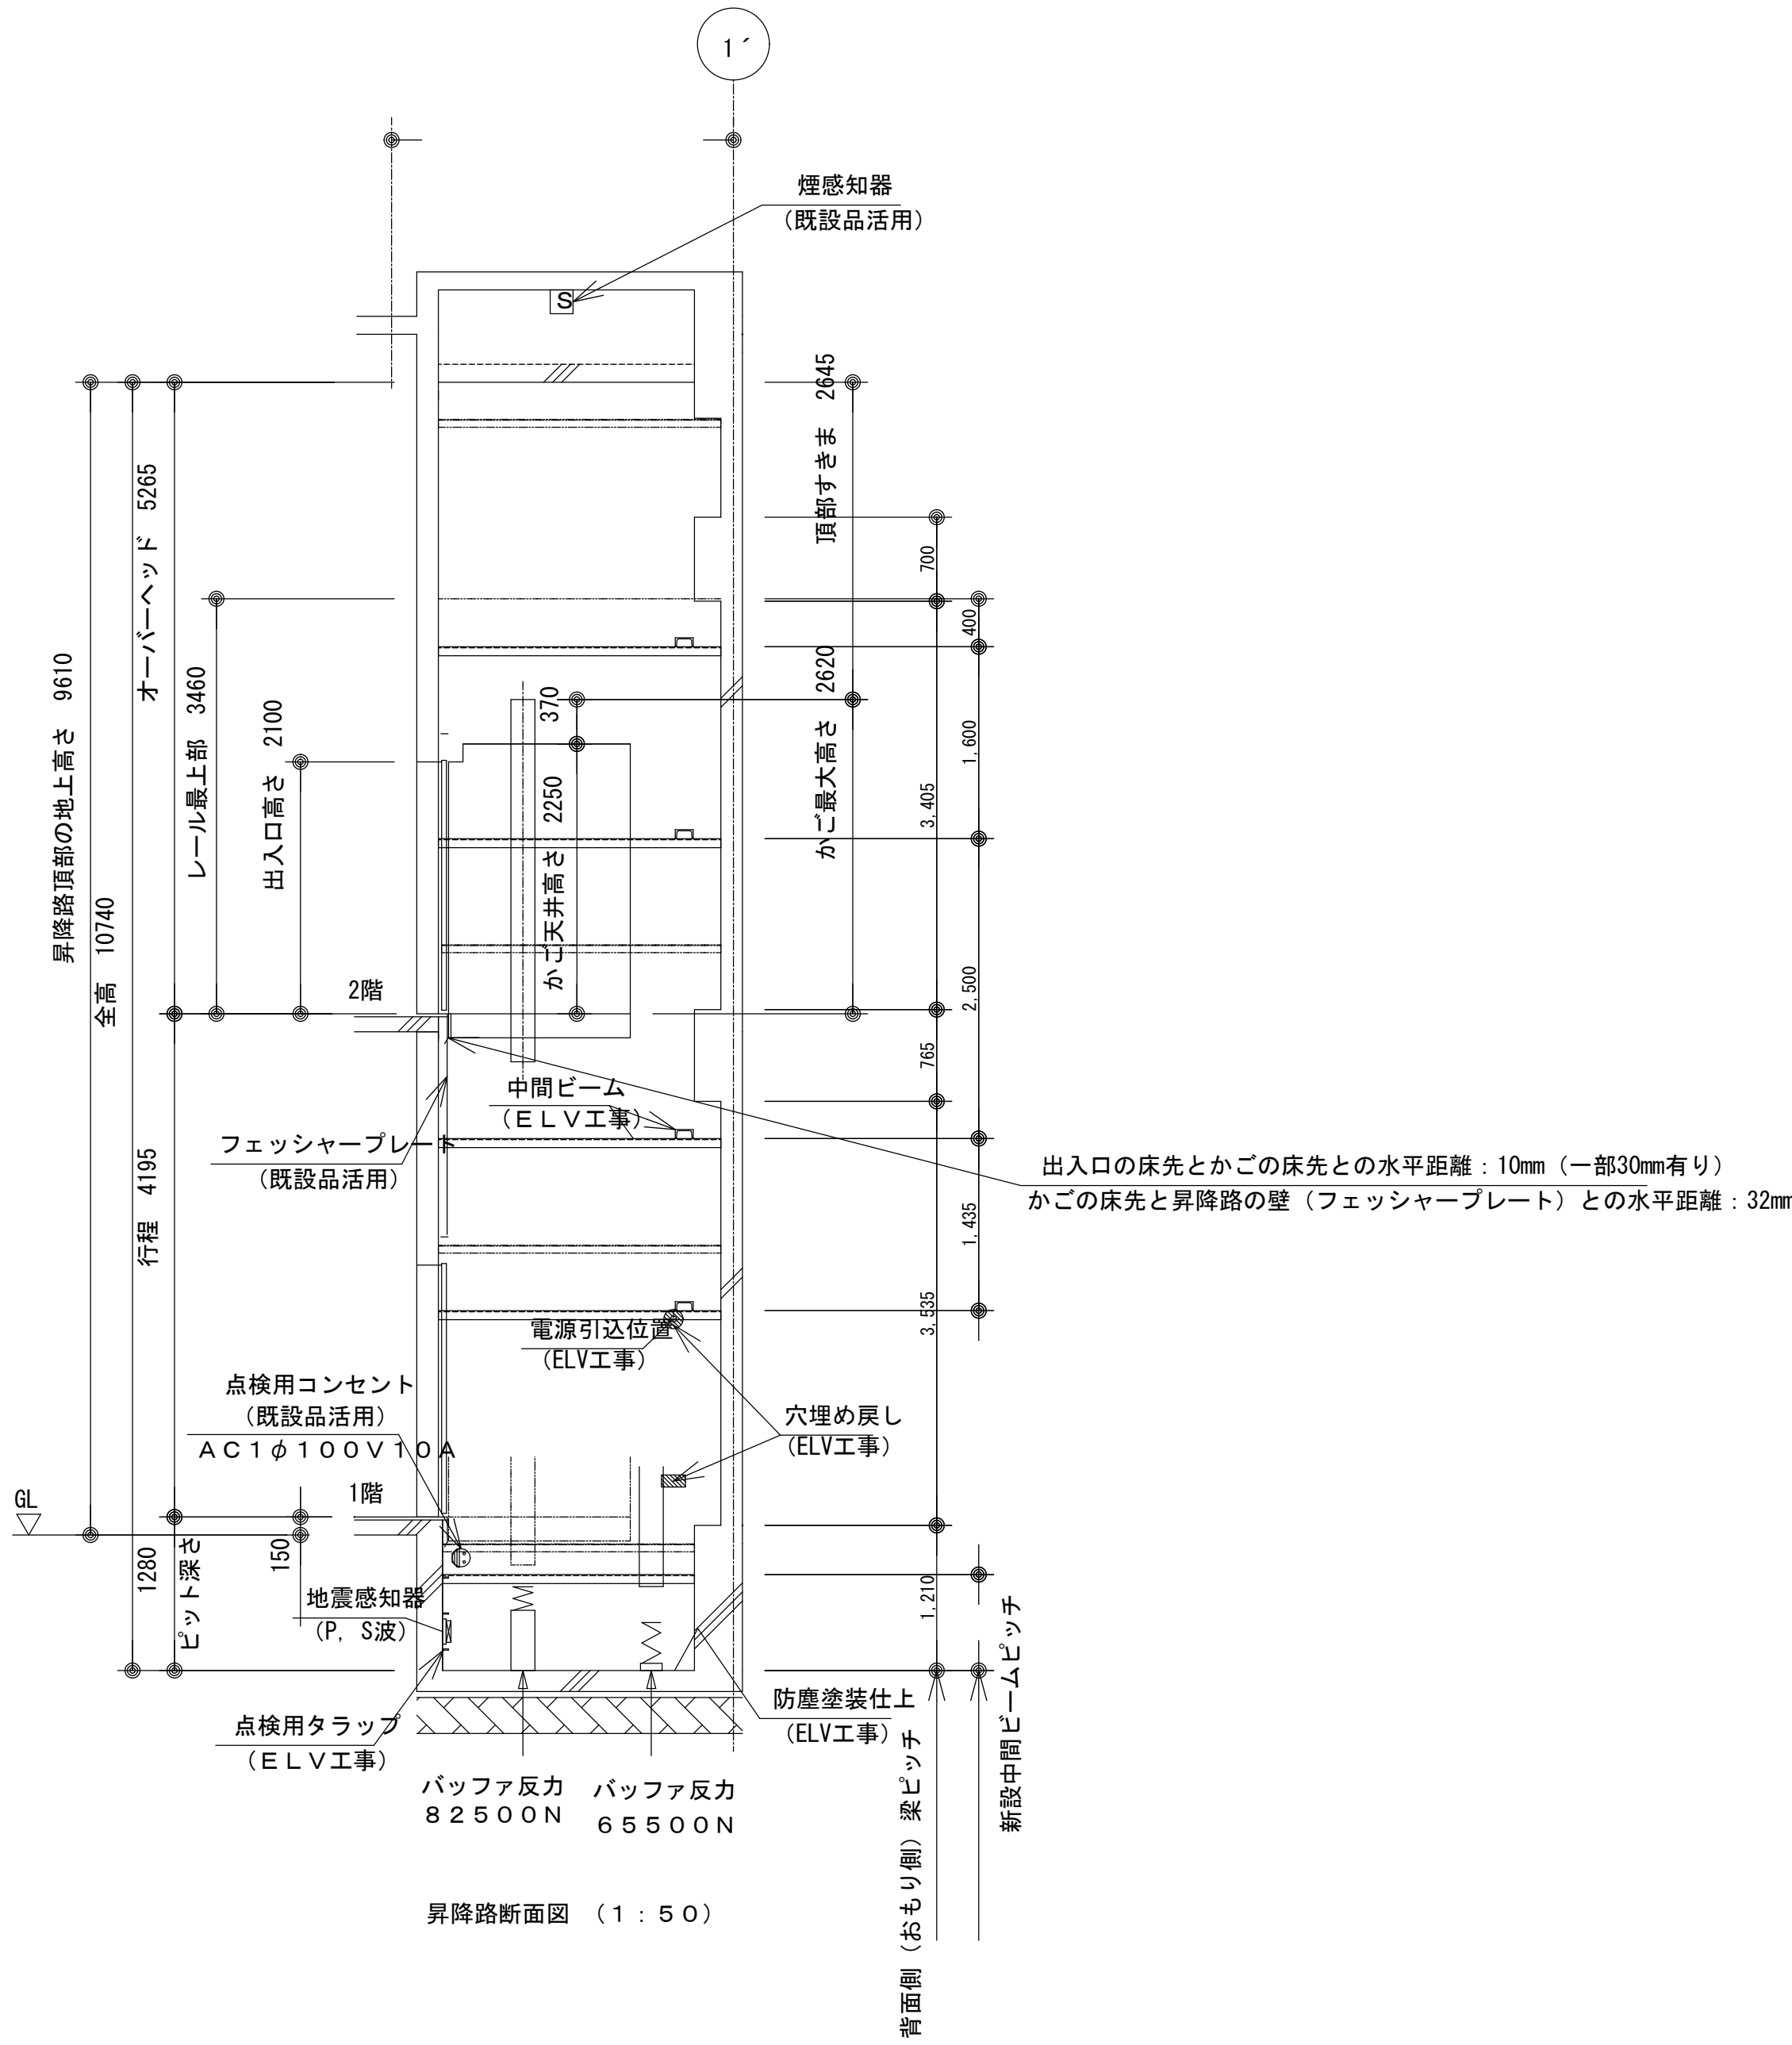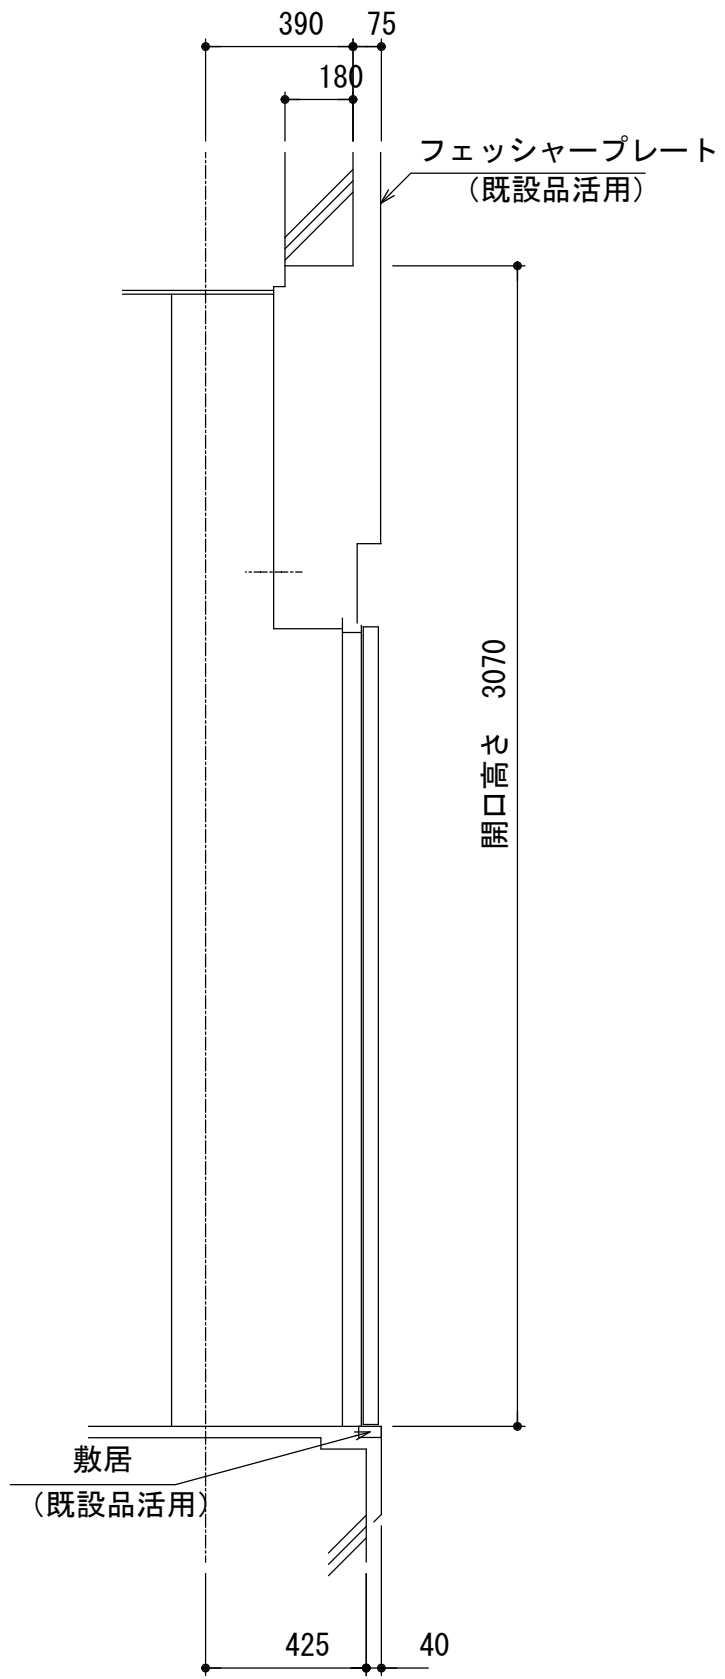


昇降路断面図 (1 : 50)

	製 図	承 認	(有)市川測量設計1級建築士事務所					工 事 名 称	令和6年度 佐久市駒の里ふれあいセンターエレベーター改修工事	縮 尺	A1 100%	
			長野県知事登録 (佐久) E第69141号							A3 50%		
			長野県 佐久市 猿久保 890-12-204 Tel 0267 (68) 5262 Fax 0267 (68) 5263							図 面 名 称	図面番号	A-07
			管理建築士 1級建築士 第222112号 小 山 恵 司									
						計 画 エ レ ベ ー タ ー 断 面 図						

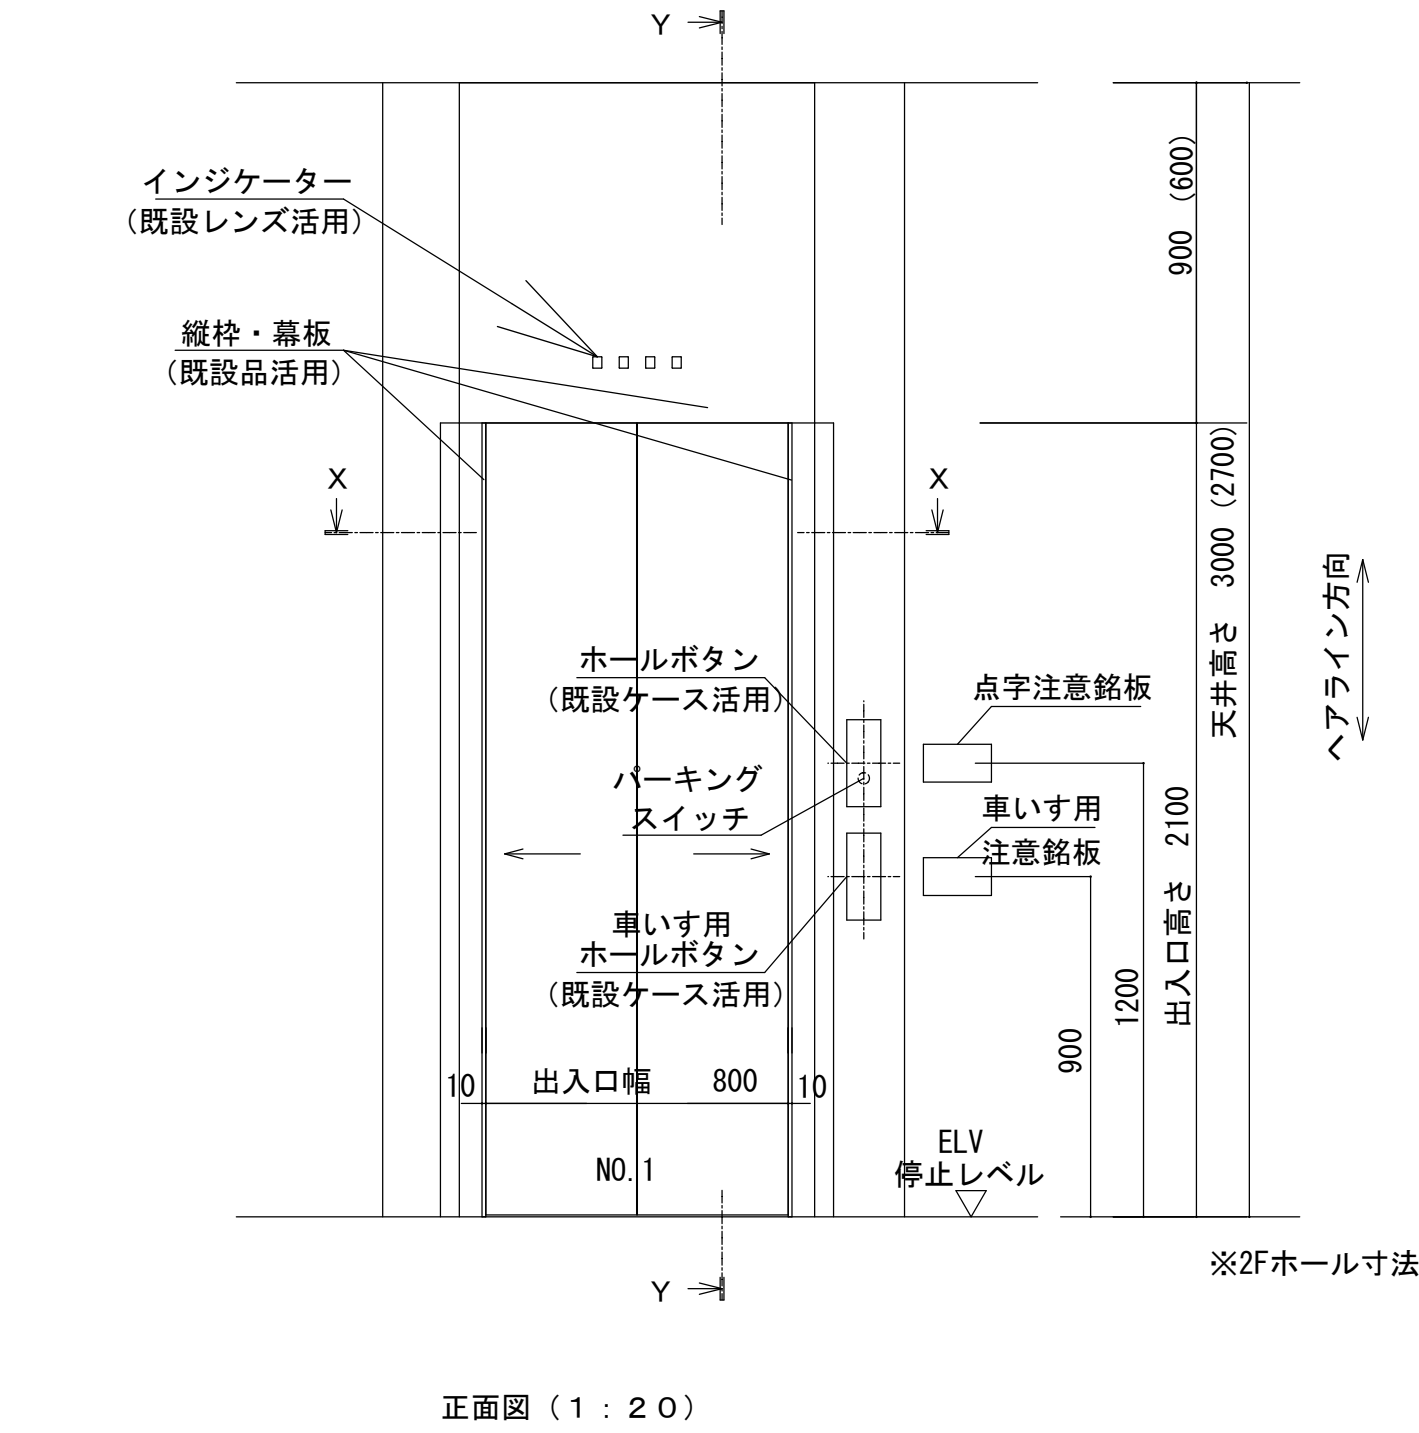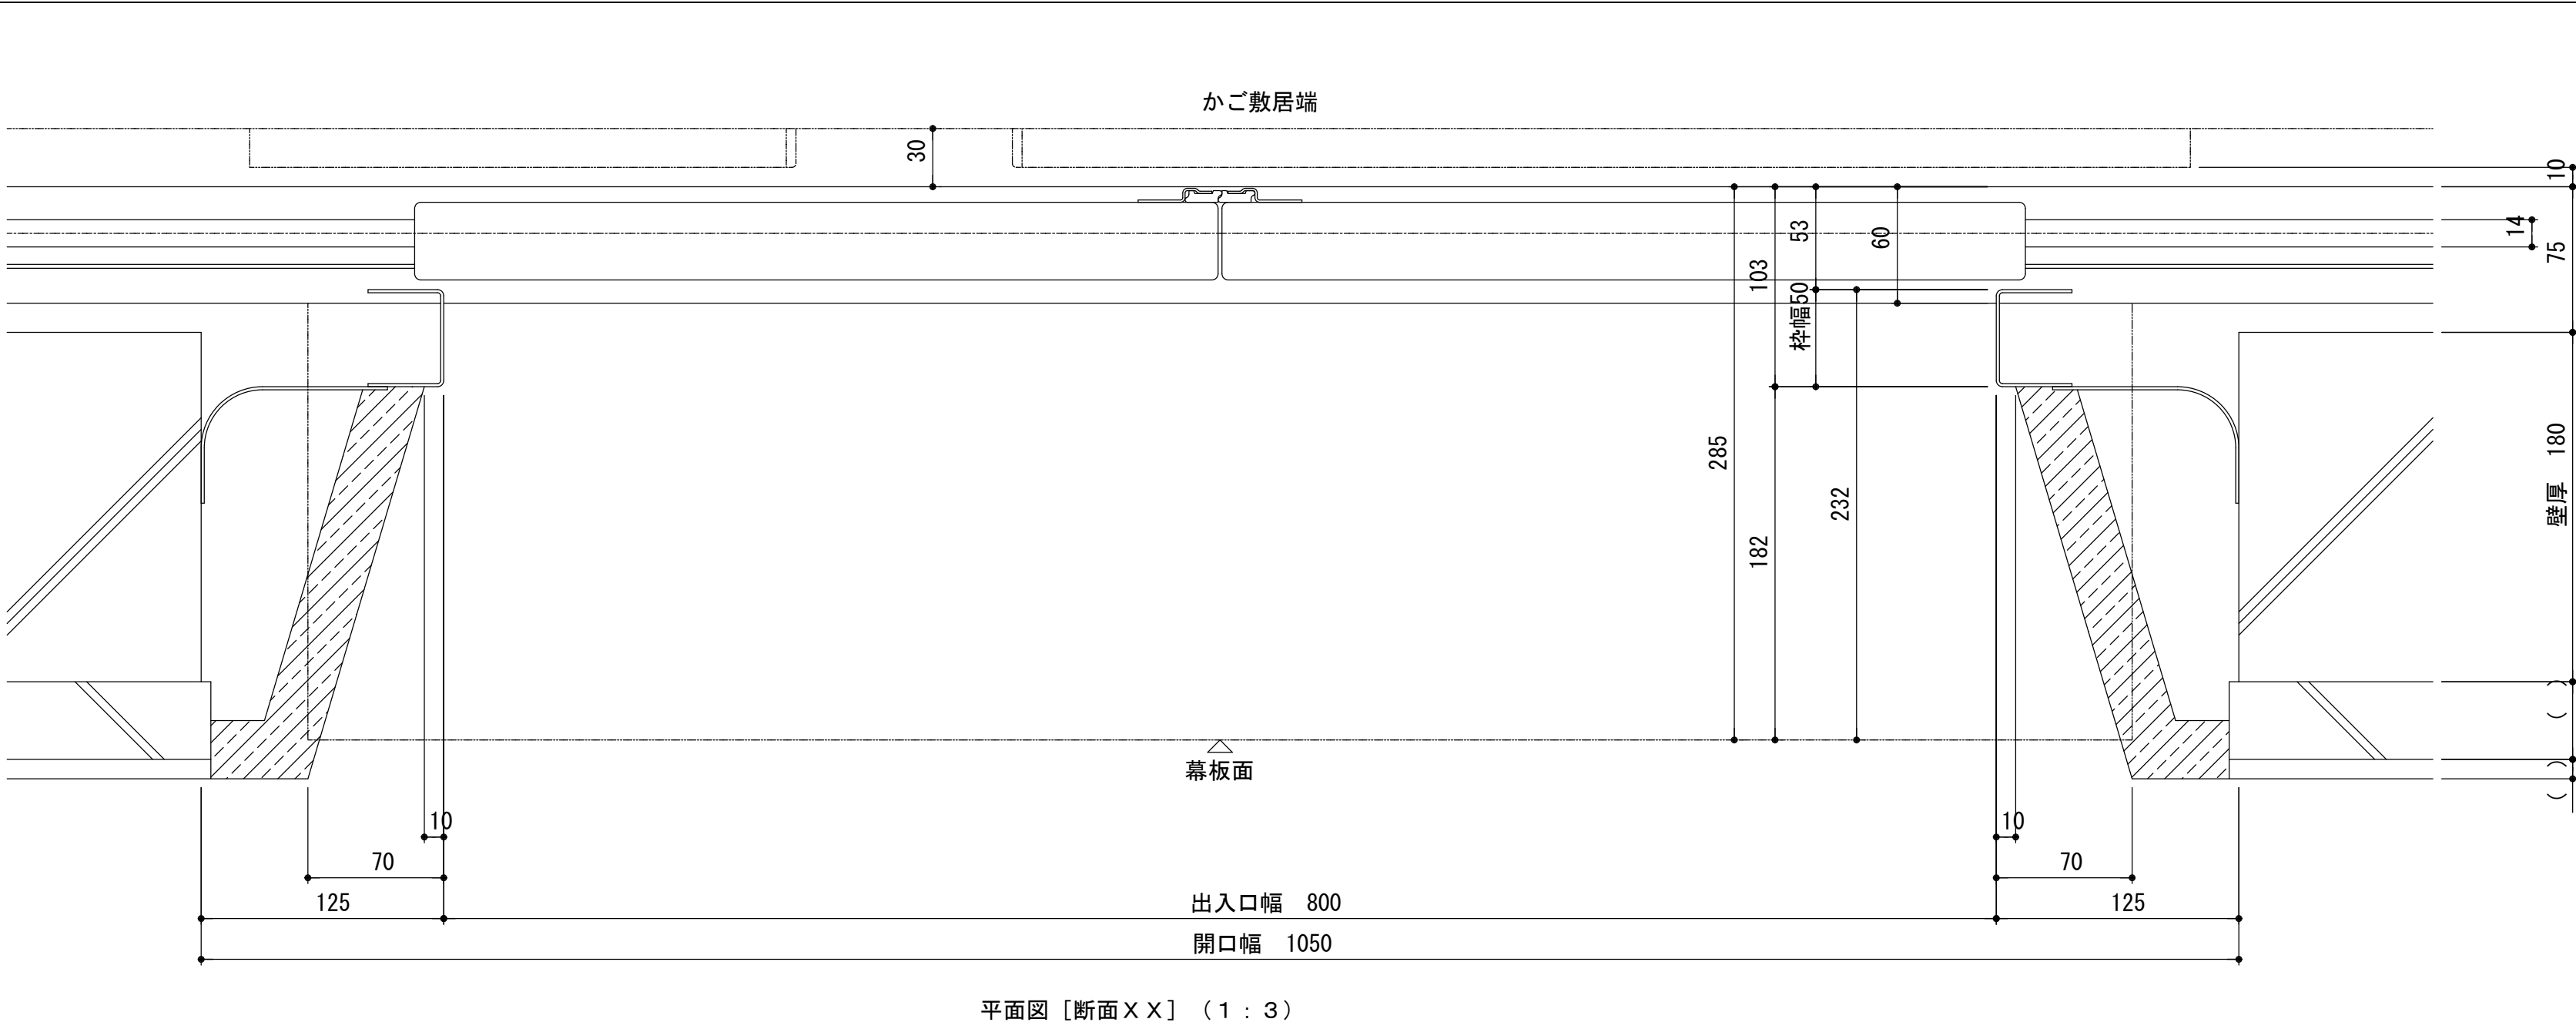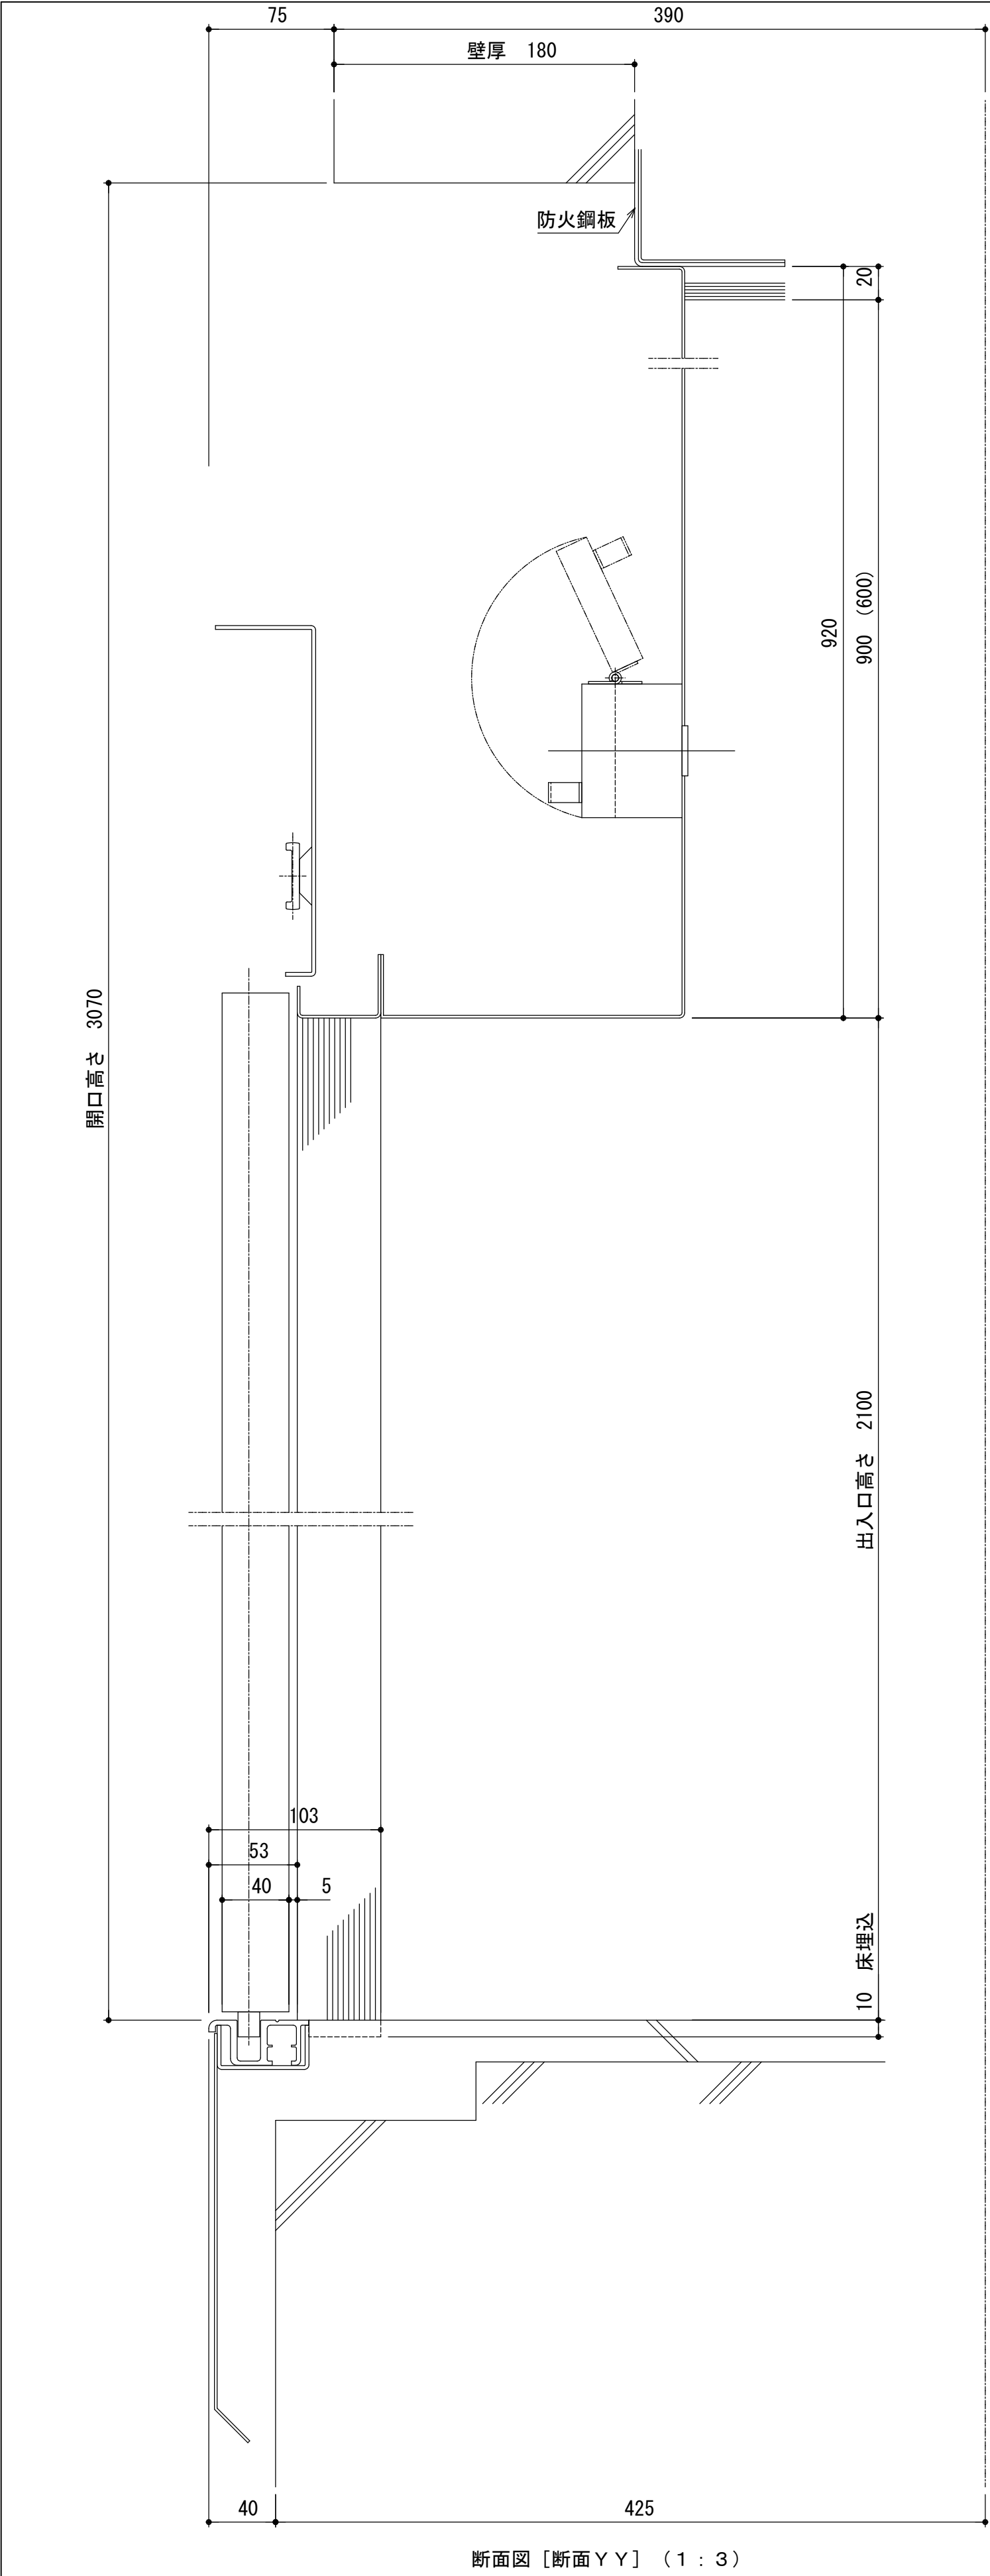



仕 様		
縦 枠	ステンレスヘアライン仕上（既設品活用、現地簡易清掃）	
幕 板	ステンレスヘアライン仕上（既設品活用、現地簡易清掃）	
戸	ステンレスヘアラインエッチング仕上	
敷 居	硬質アルミ（既設品活用、現地簡易清掃）	

	製 図	承 認	(有)市川測量設計1級建築士事務所						工 事 名 称 令和6年度 佐久市駒の里ふれあいセンターエレベーター改修工事		縮 尺	A1 100%
			長野県知事登録 (佐久) E第69141号								A3 50%	
			長野県 佐久市 猿久保 890-12-204 Tel 0267 (68) 5262 Fax 0267 (68) 5263						図面番号	A-08		
			管理建築士 1級建築士 第222112号 小 山 恵 司									
			計画エレベーター出入り口乗り場									

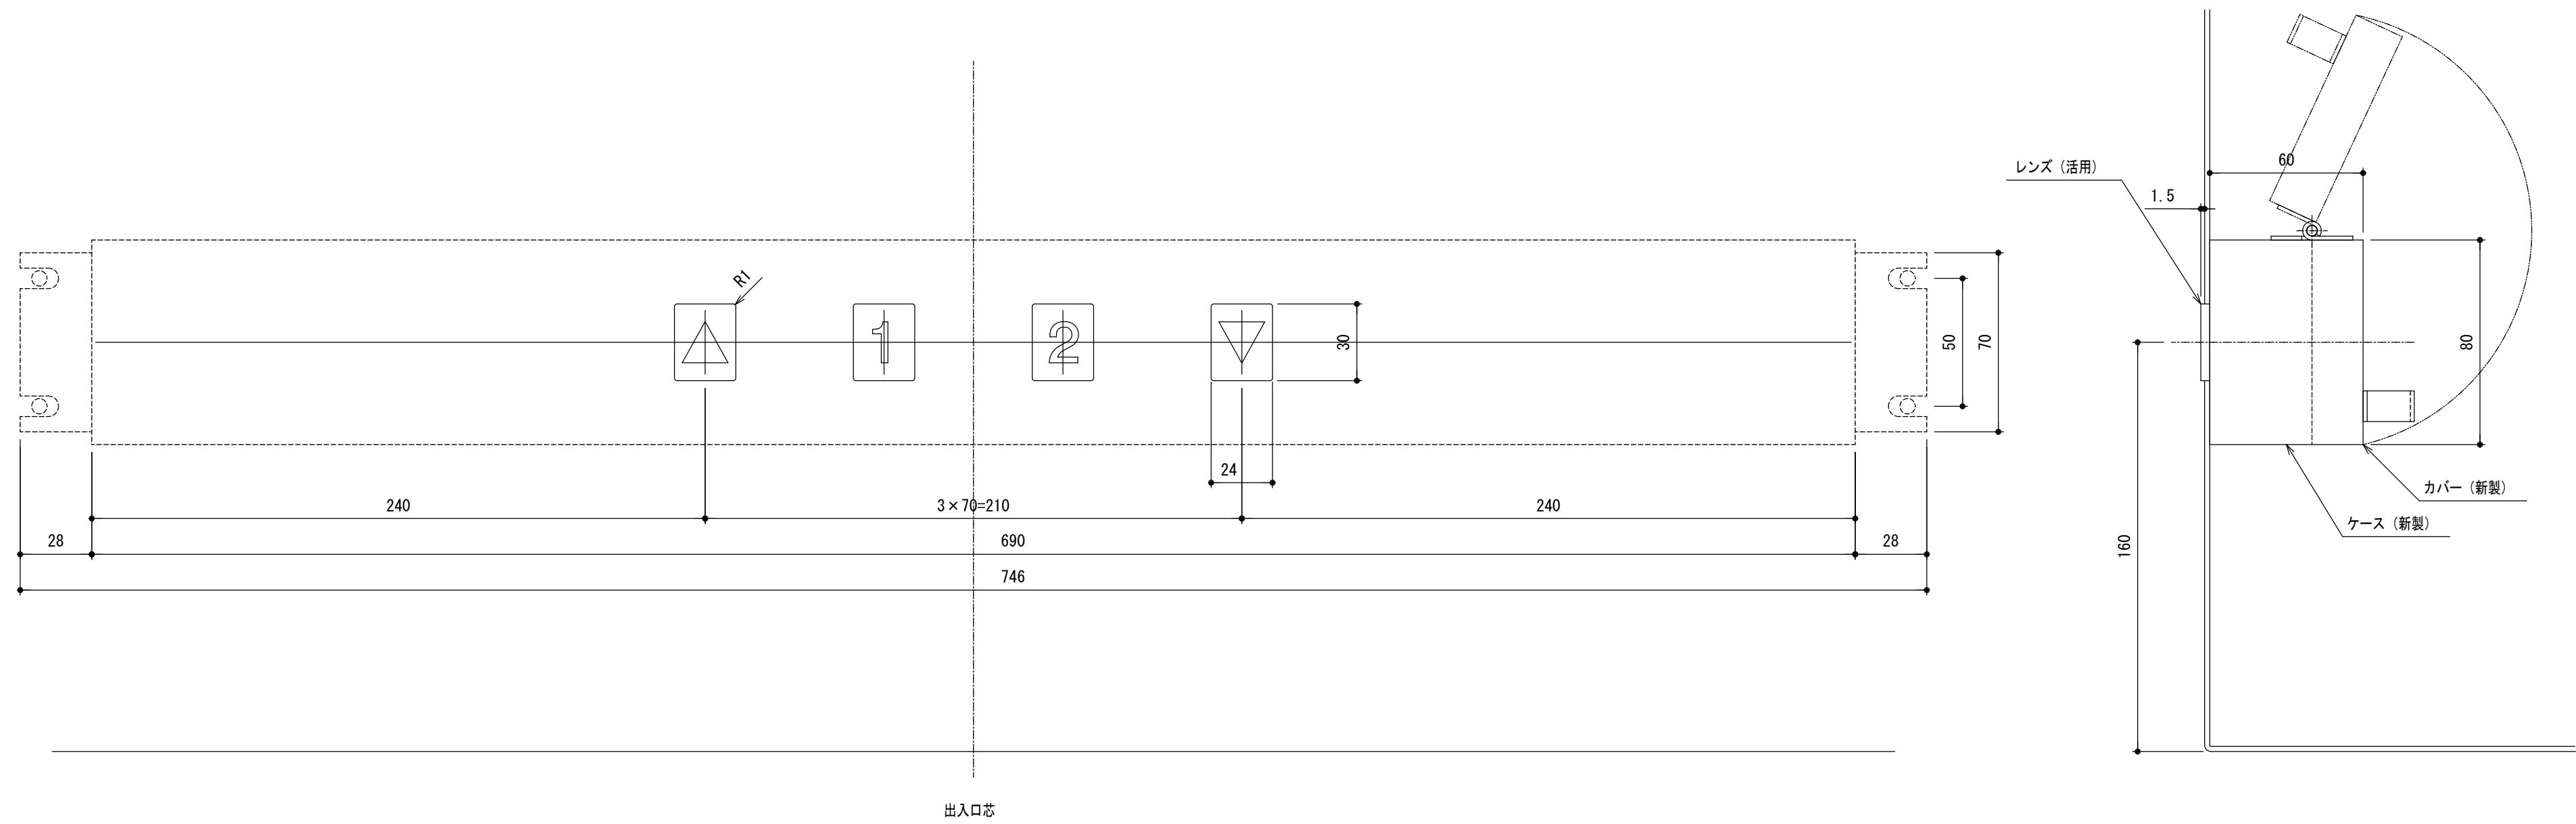


インジケター意匠図（１：２）

品名	仕様
階床文字・矢印	無色透明プラスチック製、文字は黒色、乳白色点灯表示（文字は印刷し、レンズ部に内蔵） 書体：ニューヘルベチカ（FN1-16） （レンズは既設品活用）
光源	LED化

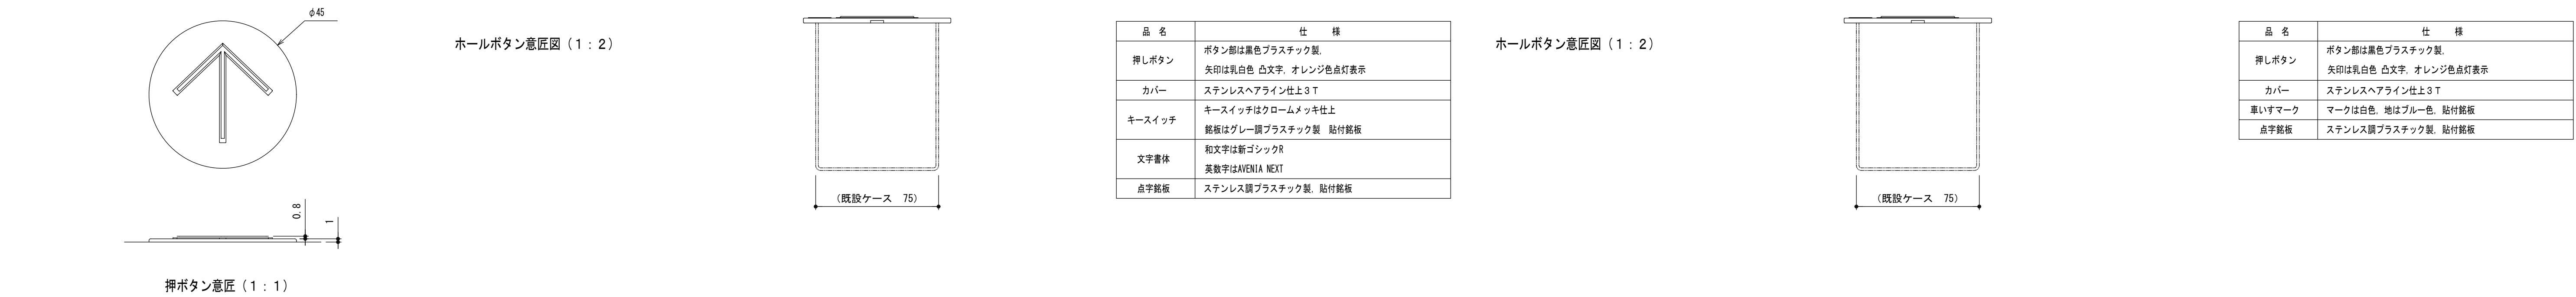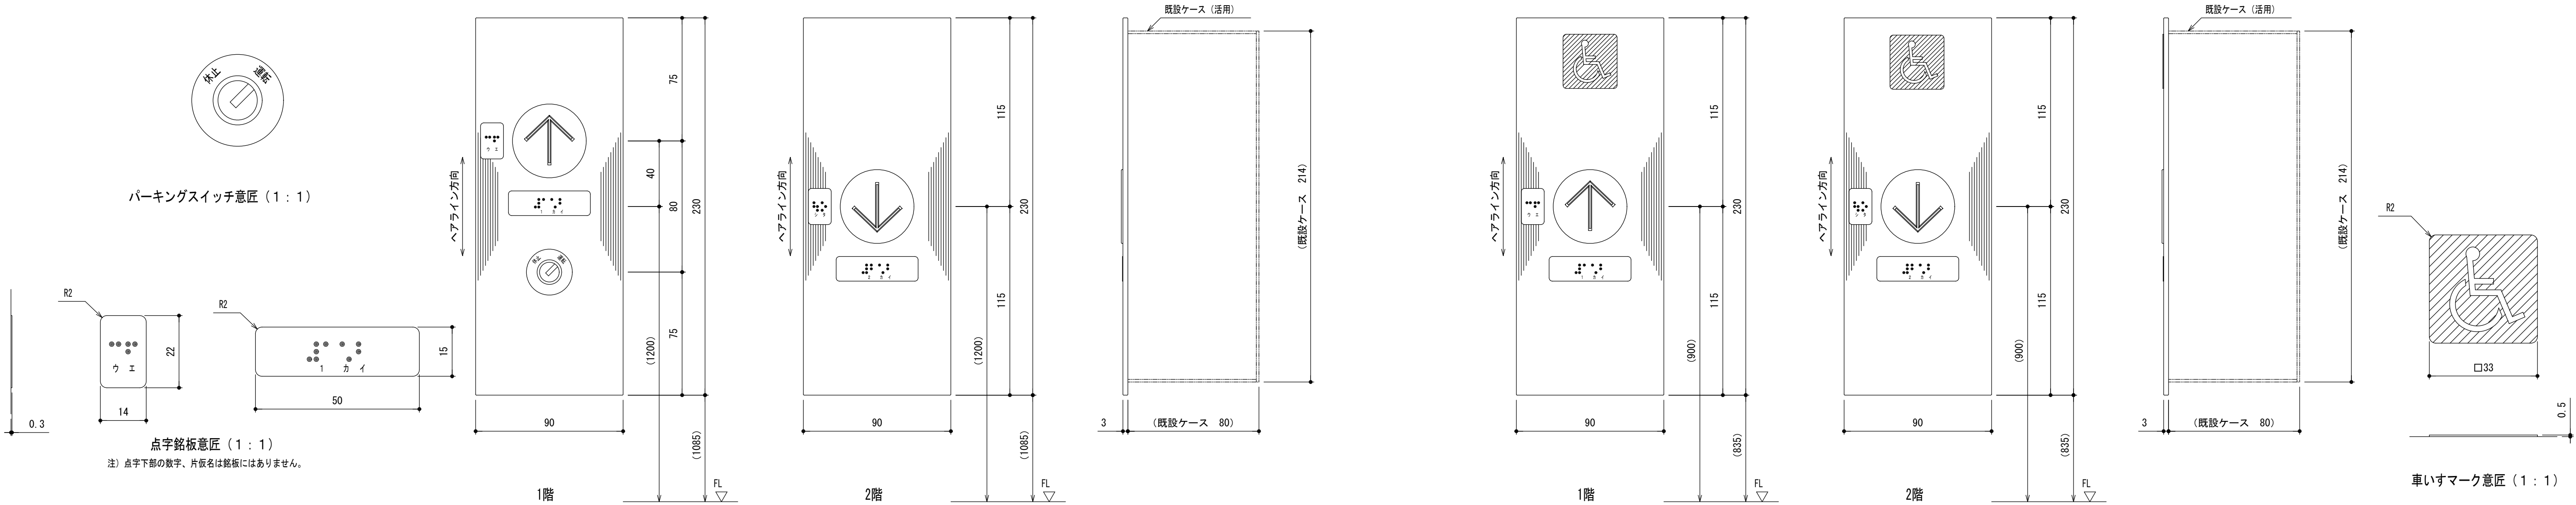


品名	仕様
押しボタン	ボタン部は黒色プラスチック製、矢印は乳白色 凸文字、オレンジ色点灯表示
カバー	ステンレスヘアライン仕上 3 T
キースイッチ	キースイッチはクロームメッキ仕上 銘板はグレー調プラスチック製、貼付銘板
文字書体	和文字は新ゴシックR 英数字はAVENIA NEXT
点字銘板	ステンレス調プラスチック製、貼付銘板

品名	仕様
押しボタン	ボタン部は黒色プラスチック製、矢印は乳白色 凸文字、オレンジ色点灯表示
カバー	ステンレスヘアライン仕上 3 T
車いすマーク	マークは白色、地はブルー色、貼付銘板
点字銘板	ステンレス調プラスチック製、貼付銘板

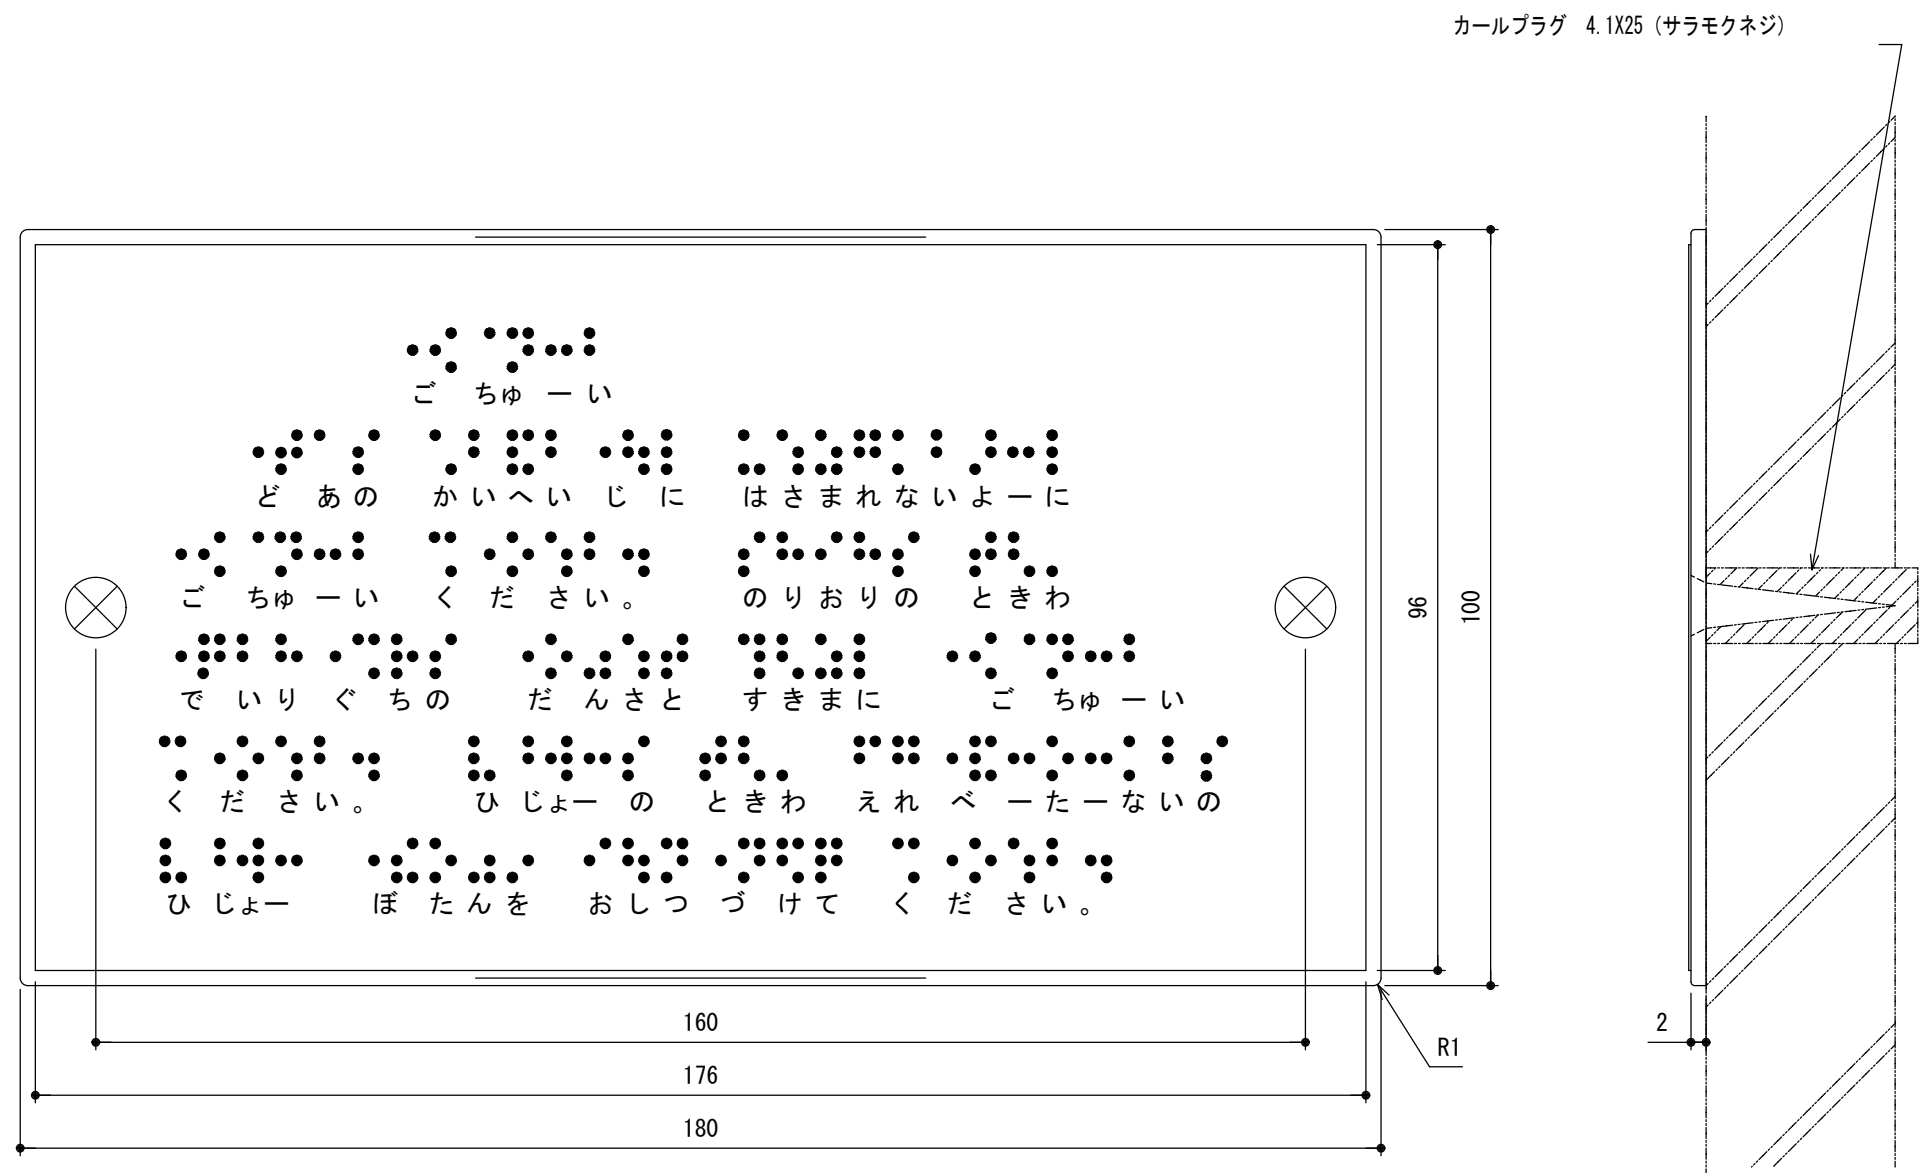

点字注意銘板意匠図（乗場用）（1：1）

注記 点字下部に記した文字は、銘板にはありません。


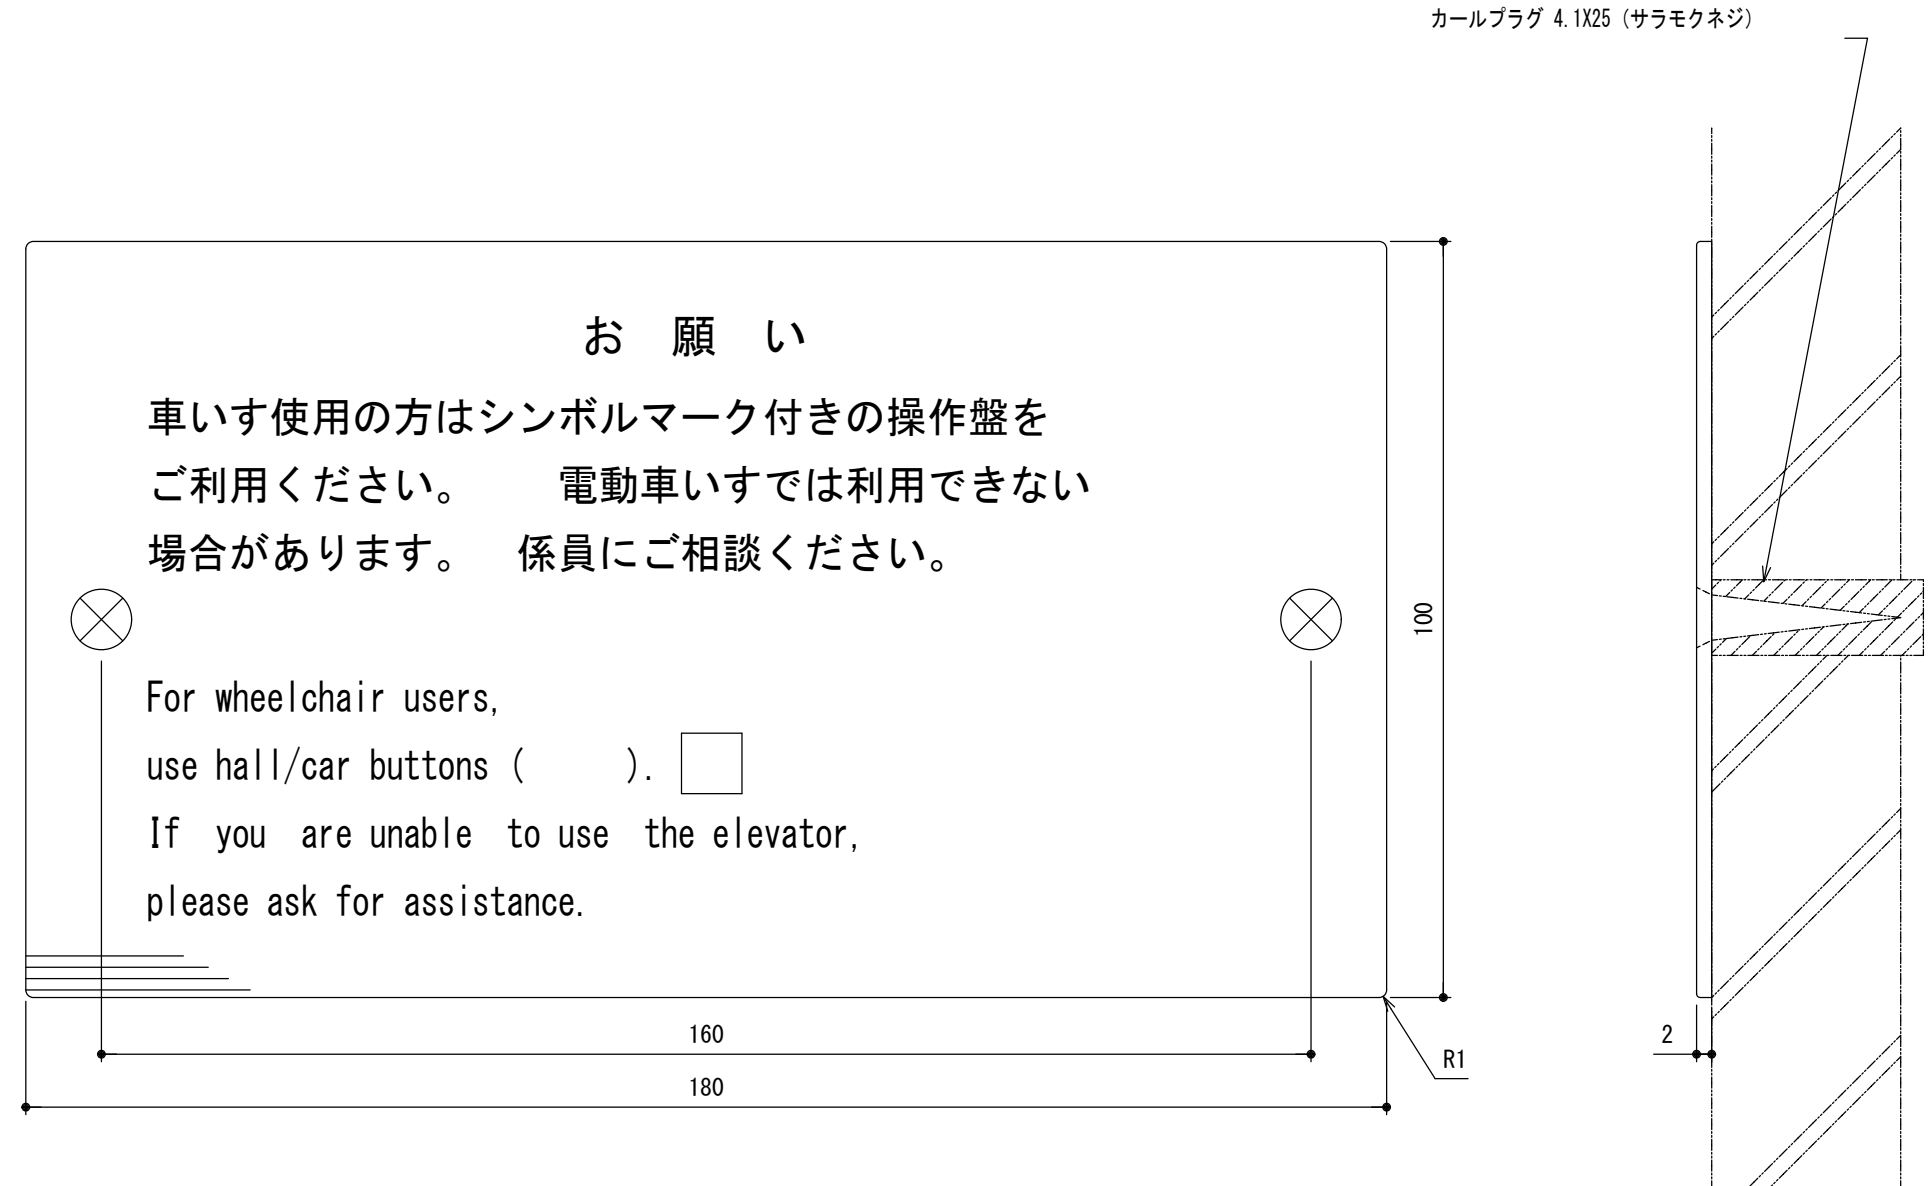


車いす注意銘板意匠図（乗場用）（1：1）


品 名	点字注意銘板仕様
プレート	ステンレスヘアライン仕上
点字銘板	ステンレス膜プラスチック製 貼付銘板

品 名	車いす注意銘板仕様
プレート	ステンレスヘアライン仕上
注意文字	エッチング後黒色塗料入れ
文字書体	和文字は新ゴシックR 英数字はAVENIR NEXT

	製 図	承 認	(有)市川測量設計1級建築士事務所 長野県知事登録 (佐久) E第69141号 長野県 佐久市 猿久保 890-12-204 Tel 0267 (68) 5262 Fax 0267 (68) 5263 管理建築士 1級建築士 第222112号 小 山 恵 司	工 事 名 称 令和6年度 佐久市駒の里ふれあいセンターエレベーター改修工事 図 面 名 称 注 意 銘 板 詳 細 図	縮 尺 A1 100% A3 50% 図面番号 A-10
--	-----	-----	--	---	--

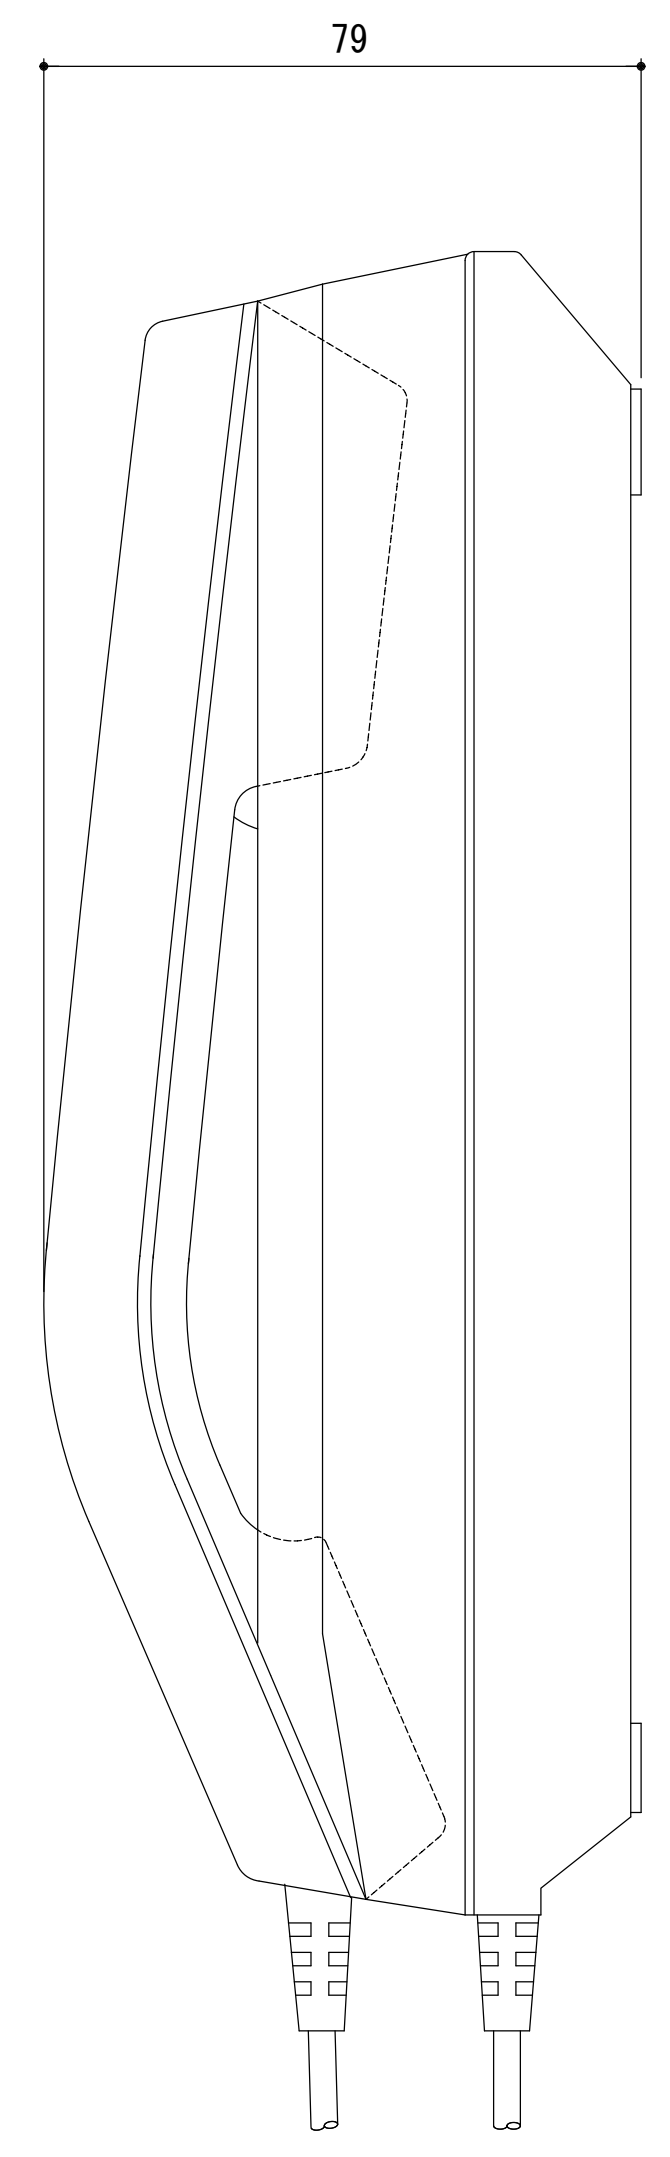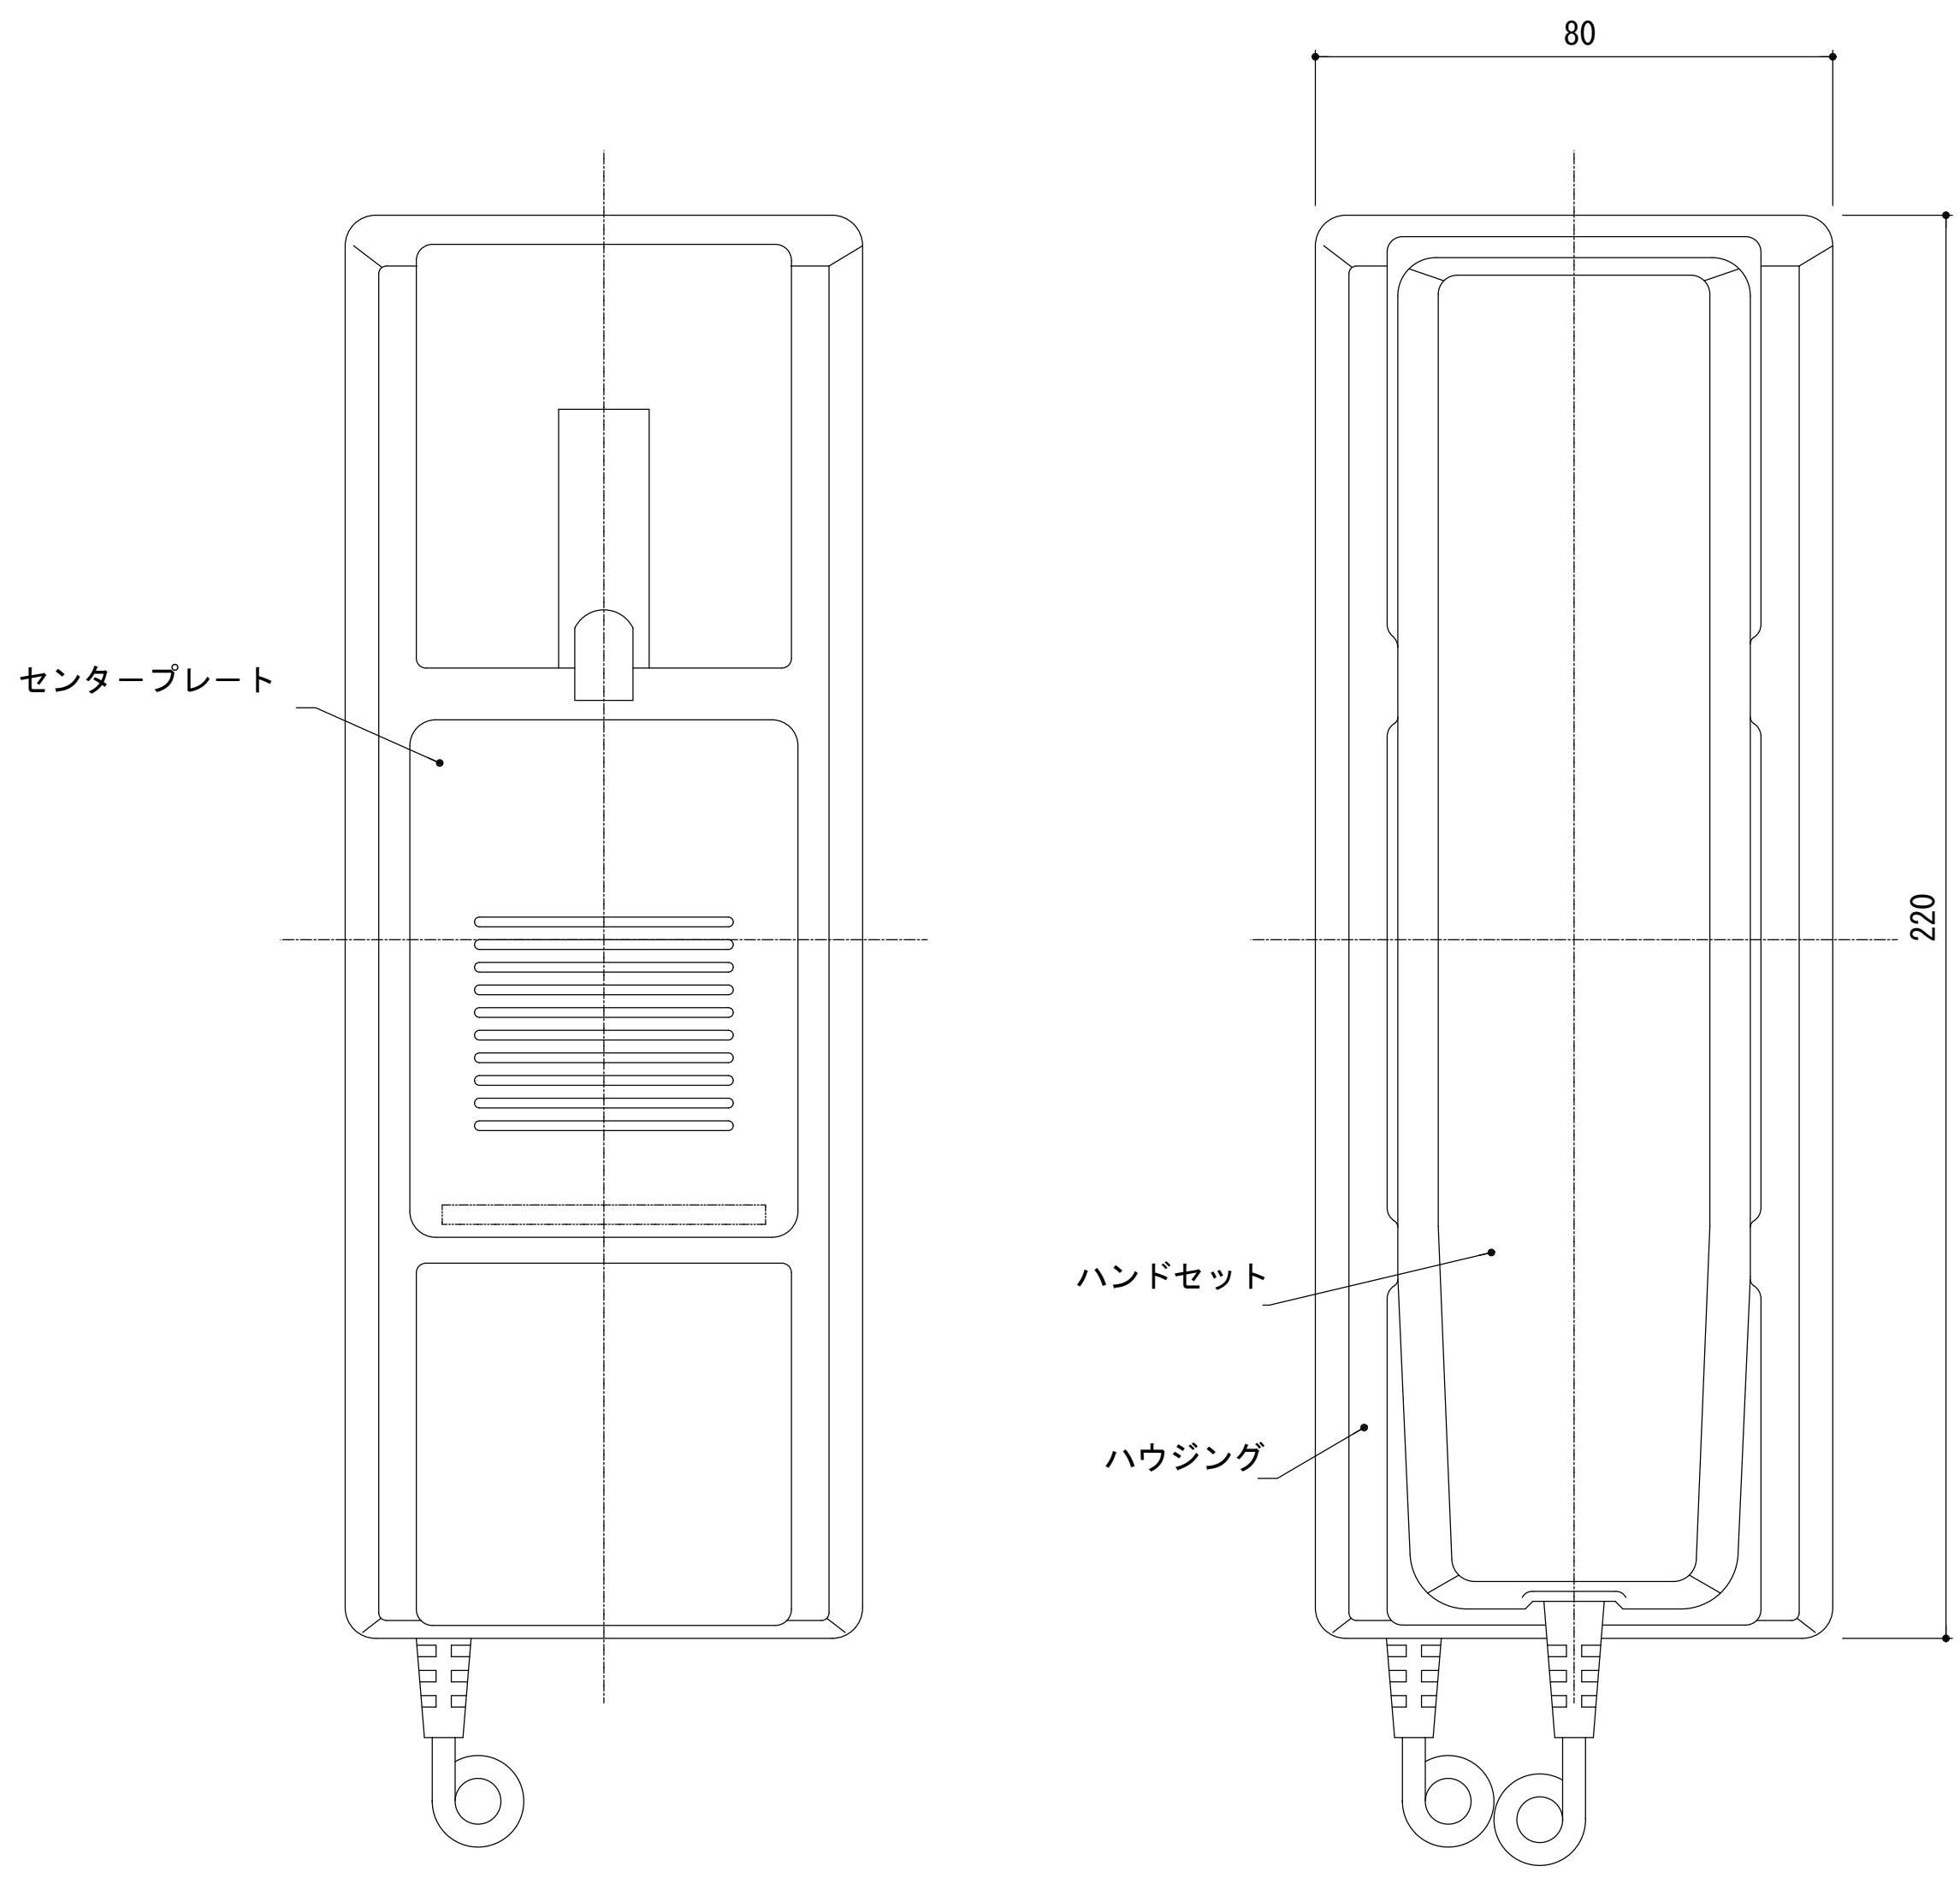

設置場所：1階 事務室

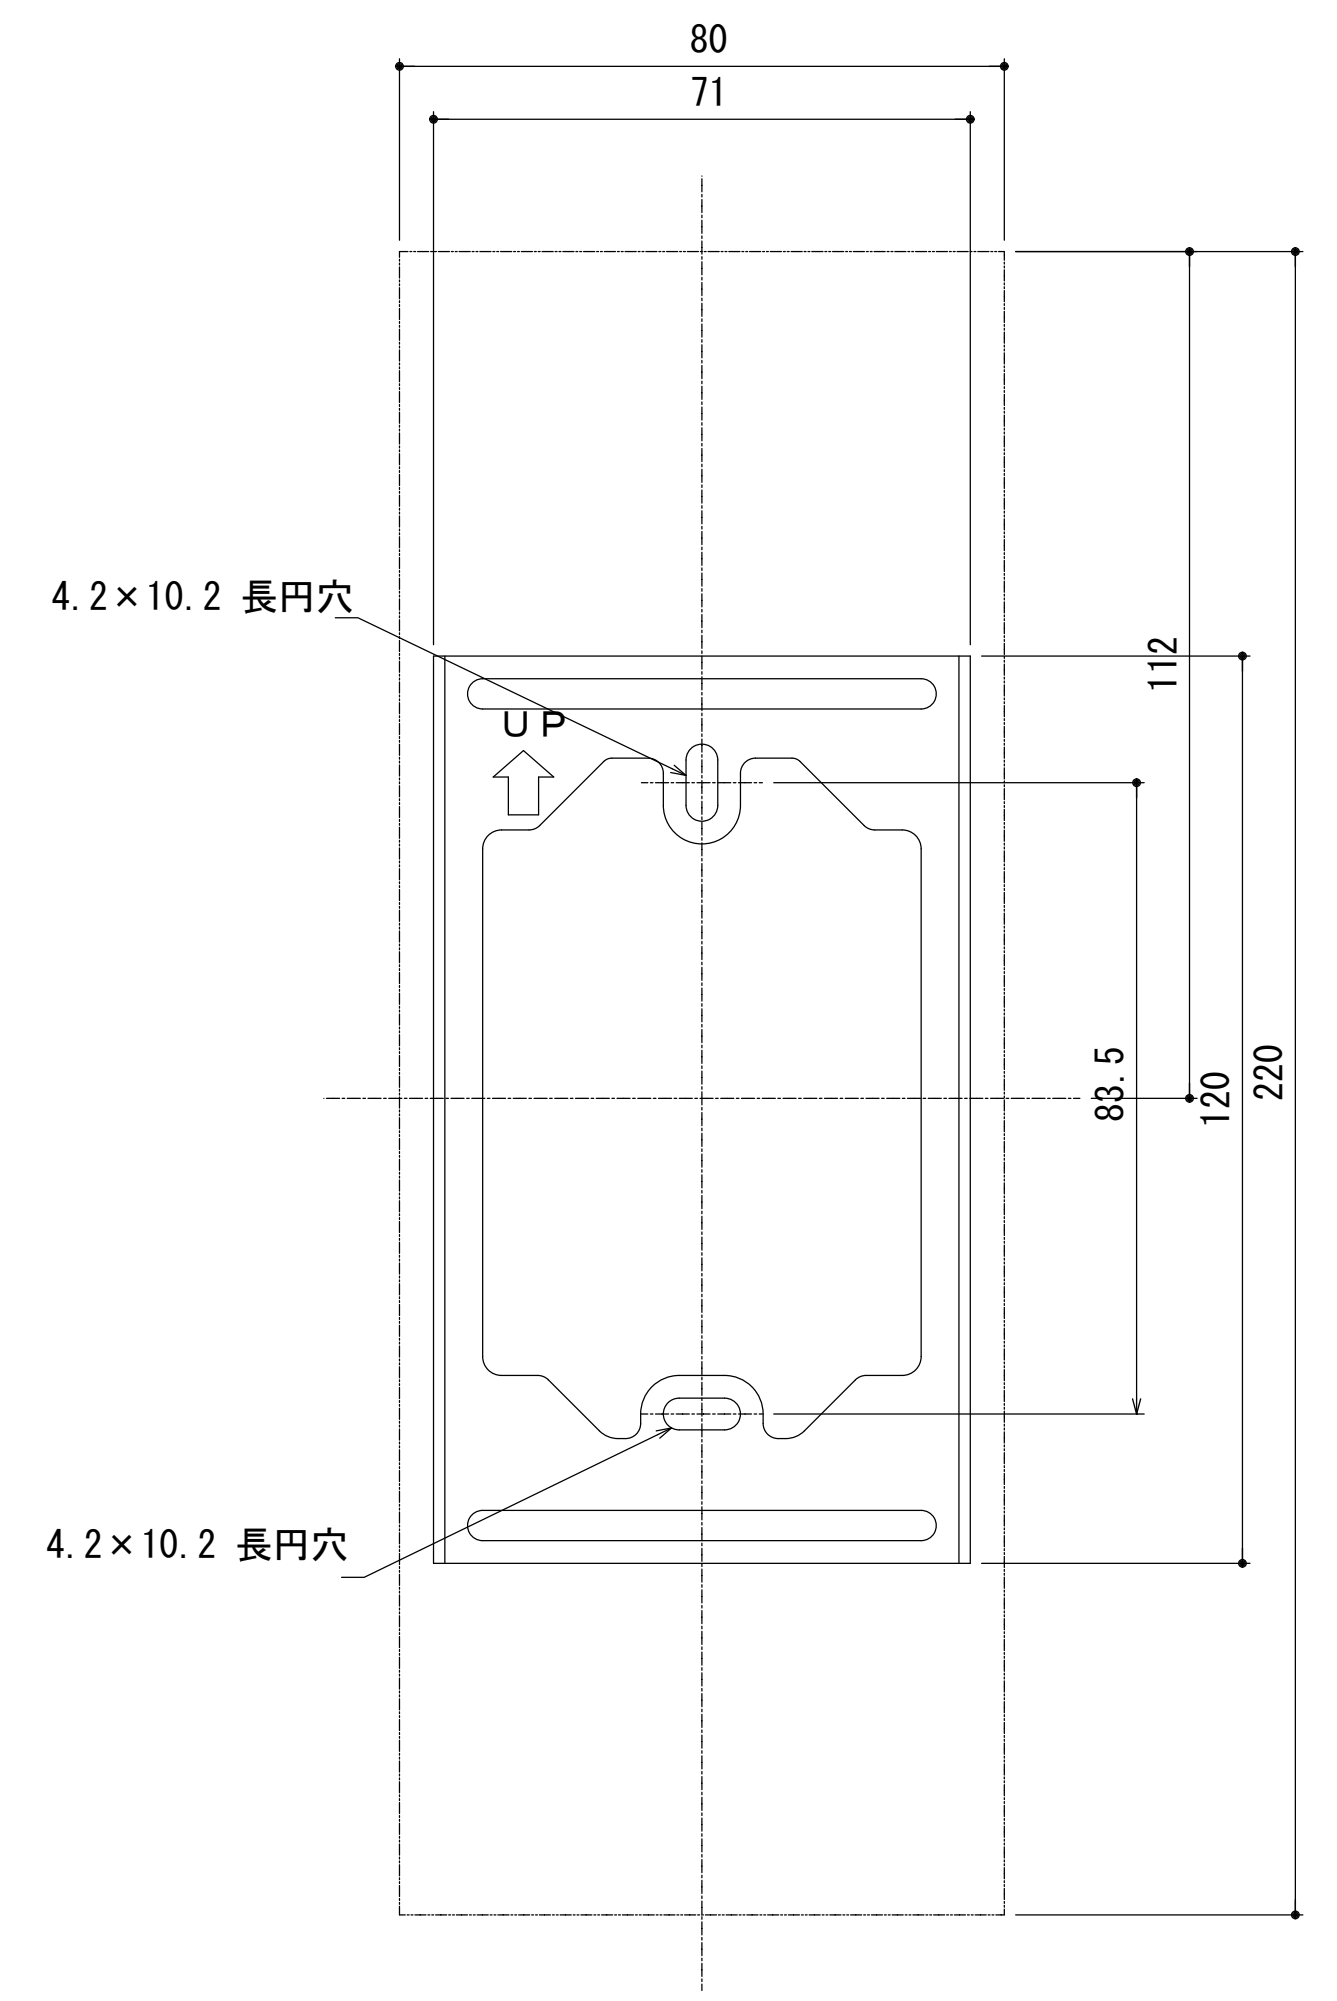


壁取付位置図
※ 取付はM4ねじにて2箇所止め


インターホン意匠図（1：1）

品 名	仕 様
インターホン	同時通話方式
センタープレート	ABS樹脂（ワームブラウン）
ハウジング	ABS樹脂（ホワイト）
ハンドセット	ABS樹脂（ワームブラウン）


	製 図	承 認	(有)市川測量設計1級建築士事務所 長野県知事登録（佐久）E第69141号 長野県 佐久市 猿久保 890-12-204 Tel 0267 (68) 5262 Fax 0267 (68) 5263 管理建築士 1級建築士 第222112号 小 山 恵 司	工 事 名 称 令和6年度 佐久市駒の里ふれあいセンターエレベーター改修工事	縮 尺 A1 100% A3 50%
				図 面 名 称 インターホン姿図	図面番号 A-11

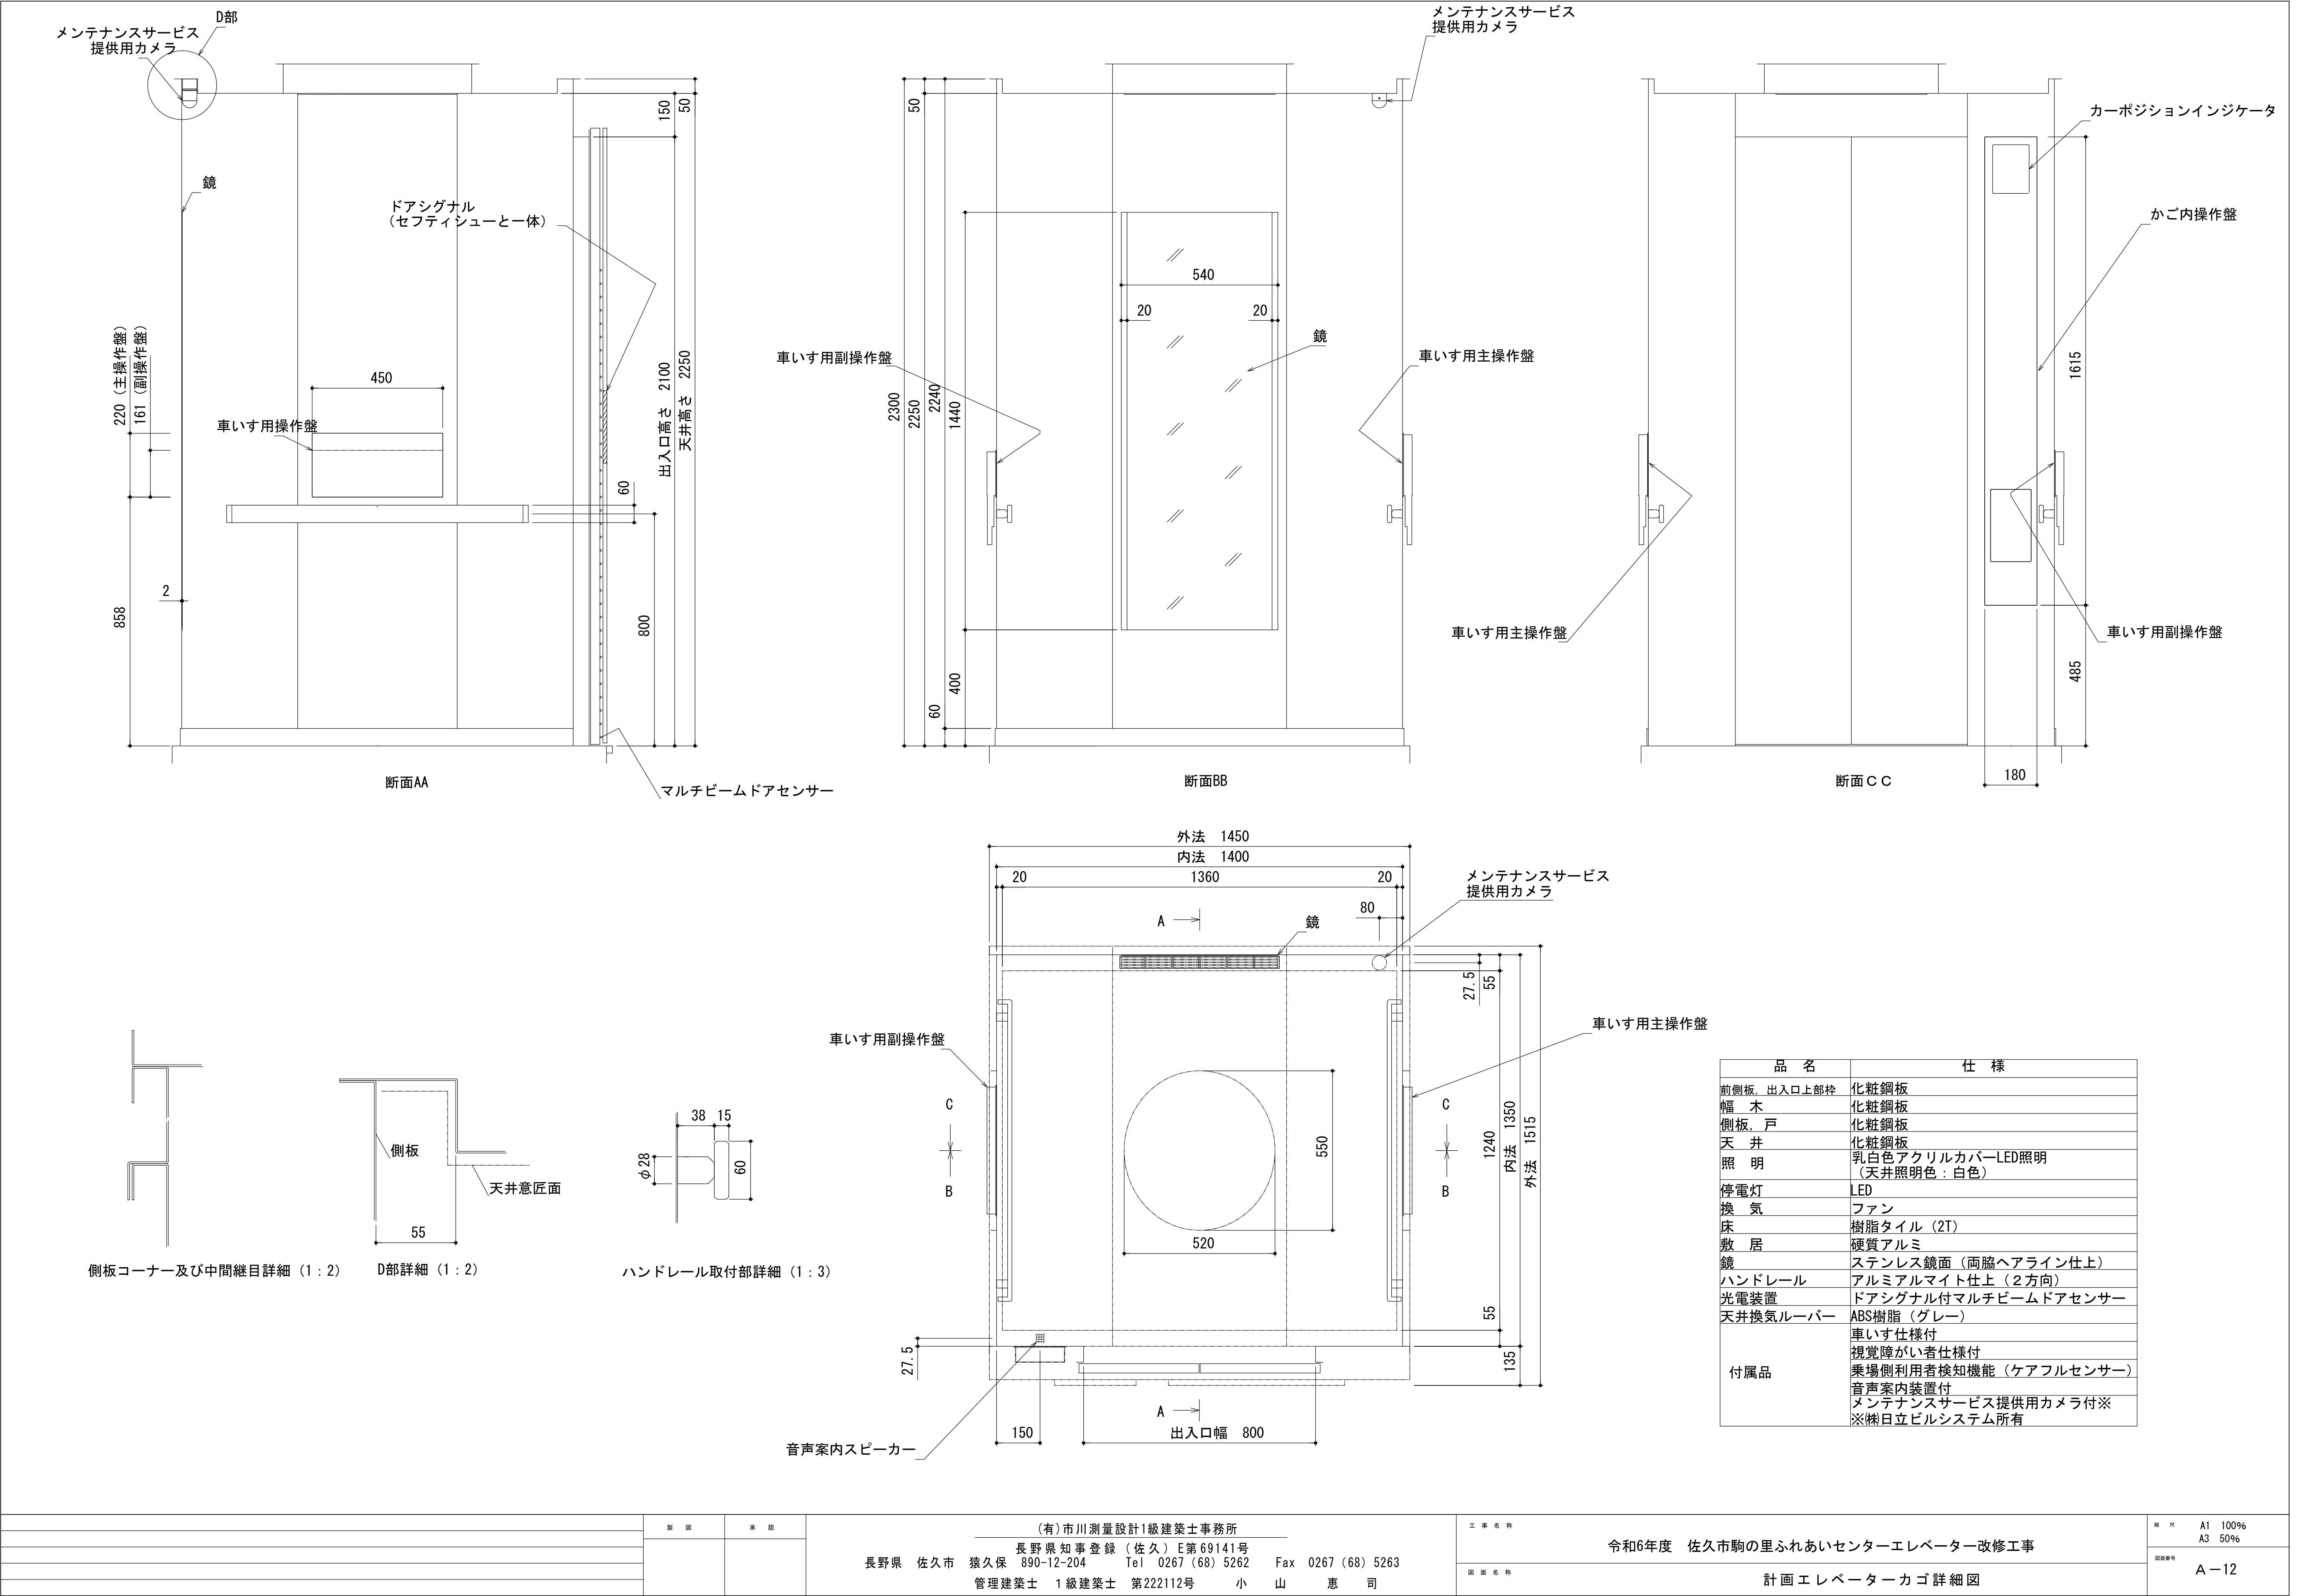


	製図	承認	(有)市川測量設計1級建築士事務所 長野県知事登録 (佐久) E第69141号 長野県 佐久市 猿久保 890-12-204 Tel 0267 (68) 5262 Fax 0267 (68) 5263 管理建築士 1級建築士 第222112号 小山 恵 司	工事名称 令和6年度 佐久市駒の里ふれあいセンターエレベーター改修工事 図面名称 計画エレベーターカゴ詳細図	縮尺 A1 100% A3 50% 図面番号 A-12
--	----	----	---	---	---

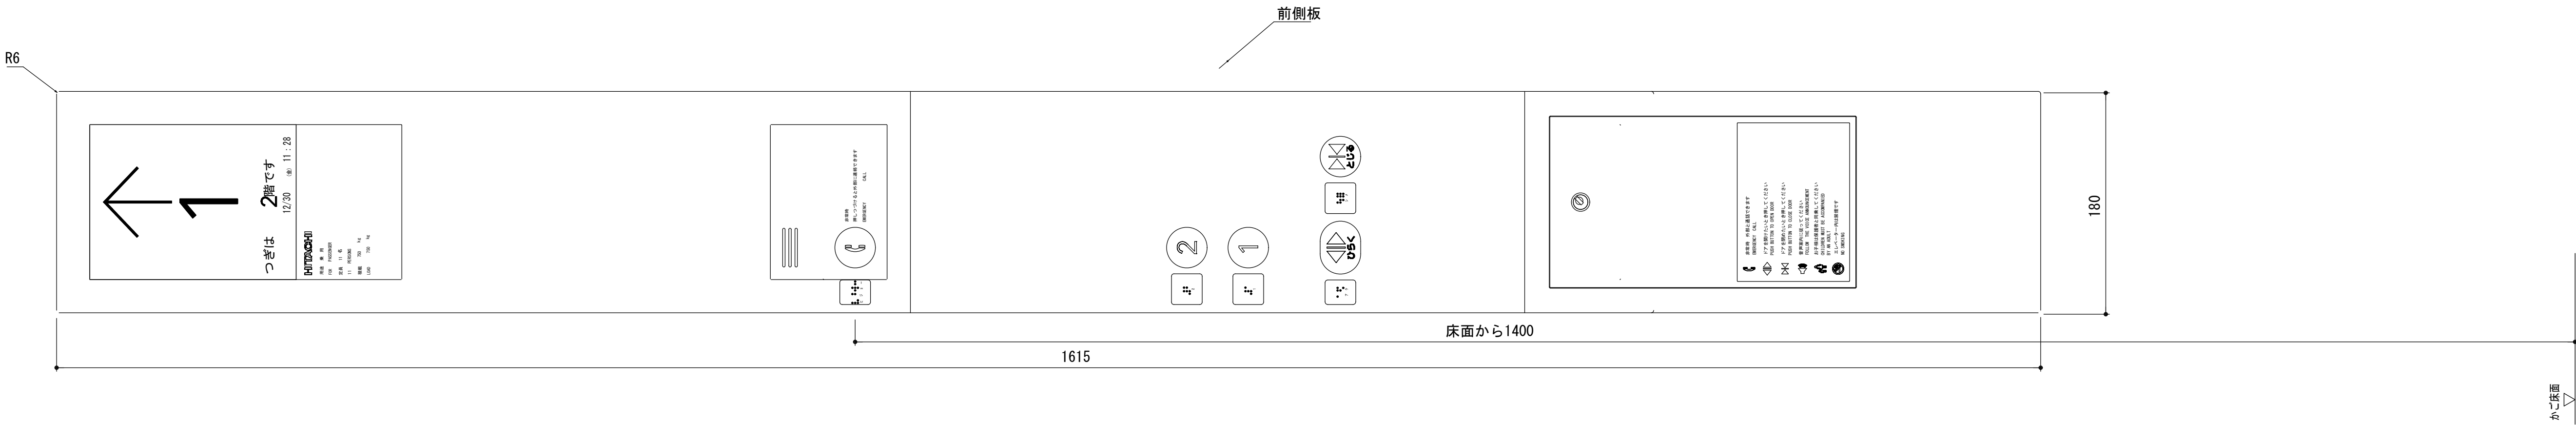


主操作盤

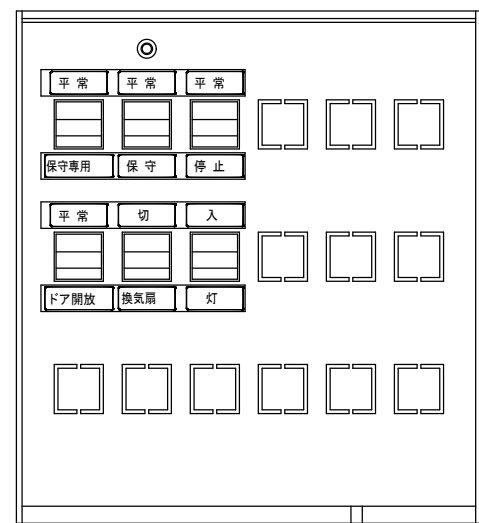

下部スイッチボックス内 (1:2)

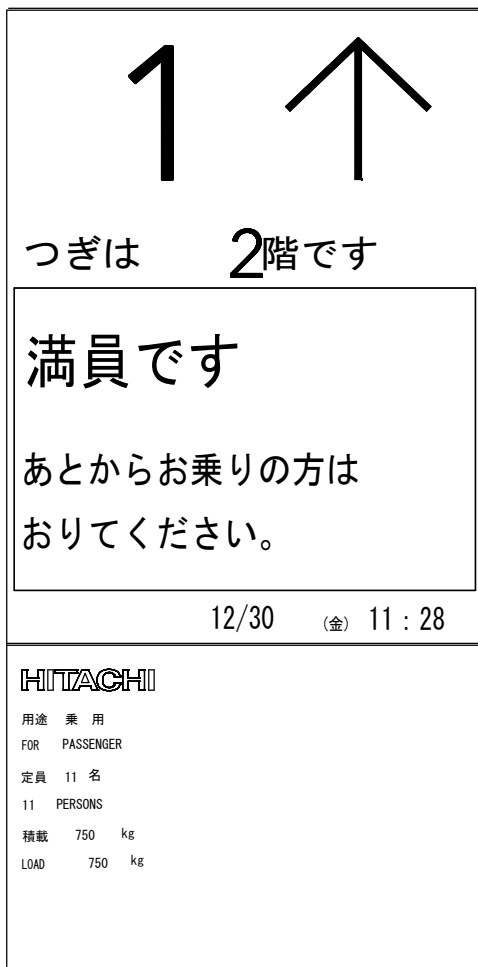


用途銘板及び表示部詳細図 (1:2)

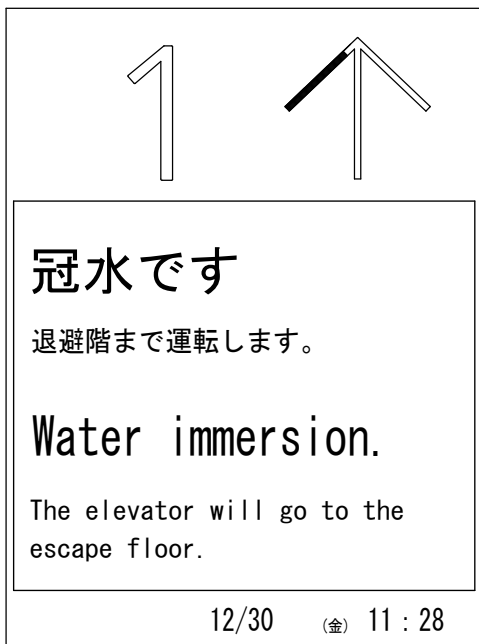


カーポジションインジケータ表示パターン (参考) (1:2)

* 日時表示は (株) 日立ビルシステムと保全契約が必要です。

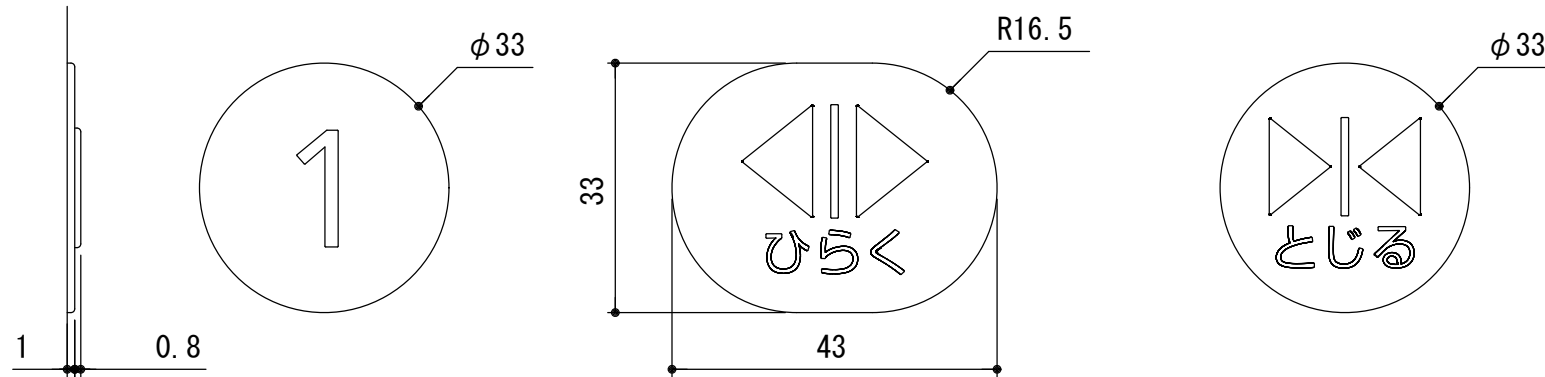

押ボタン意匠 (1:1)

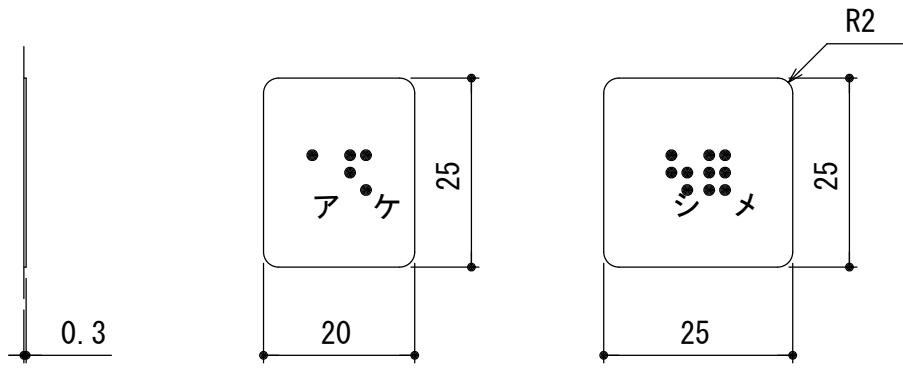


点字銘板意匠(1:1)


注) 点字下部の数字、片仮名は銘板にはありません。

品 名	カーポジションインジケータ仕様
表面パネル	無色透明プラスチック製、表面よりグレー色印刷 表示部は無色透明
日立ロゴ 用途文字	表面より黒色印刷
文字書体	和文字は新ゴシックR 英数字はAvenir Next
液晶パネル	8.4インチ IPS液晶モニター (背景色: 白)
表示解像度	800 (H) × 600 (V) 単位: ピクセル



品 名	操作盤仕様
連絡装置	インターホン子機内蔵、相互同時通話方式
非常呼び ボタン	ボタン部は黒色プラスチック製、 マークは黄色 凸文字、 オレンジ色点灯表示 使用説明文は表面より黒色印刷 抗菌 (SIAA認証)
ドア開 ボタン	ボタン部は黒色プラスチック製、 「<」マーク・「ひらく」は乳白色、凸文字 オレンジ色点灯表示 抗菌 (SIAA認証)
ドア閉 ボタン	ボタン部は黒色プラスチック製、 「>」マーク・「とじる」は乳白色、凸文字 オレンジ色点灯表示 抗菌 (SIAA認証)
行先階 ボタン	ボタン部は黒色プラスチック製、 文字は乳白色 凸文字、オレンジ色点灯表示 抗菌 (SIAA認証)
注意文	無色透明フィルム 文字は黒色、貼付銘板
カバー	インターホン部、ボタン部: プラスチック製 その他: 化粧銅板製
文字書体	和文字は新ゴシックR 英数字はAvenir Next
点字銘板	白色プラスチック製 貼付銘板

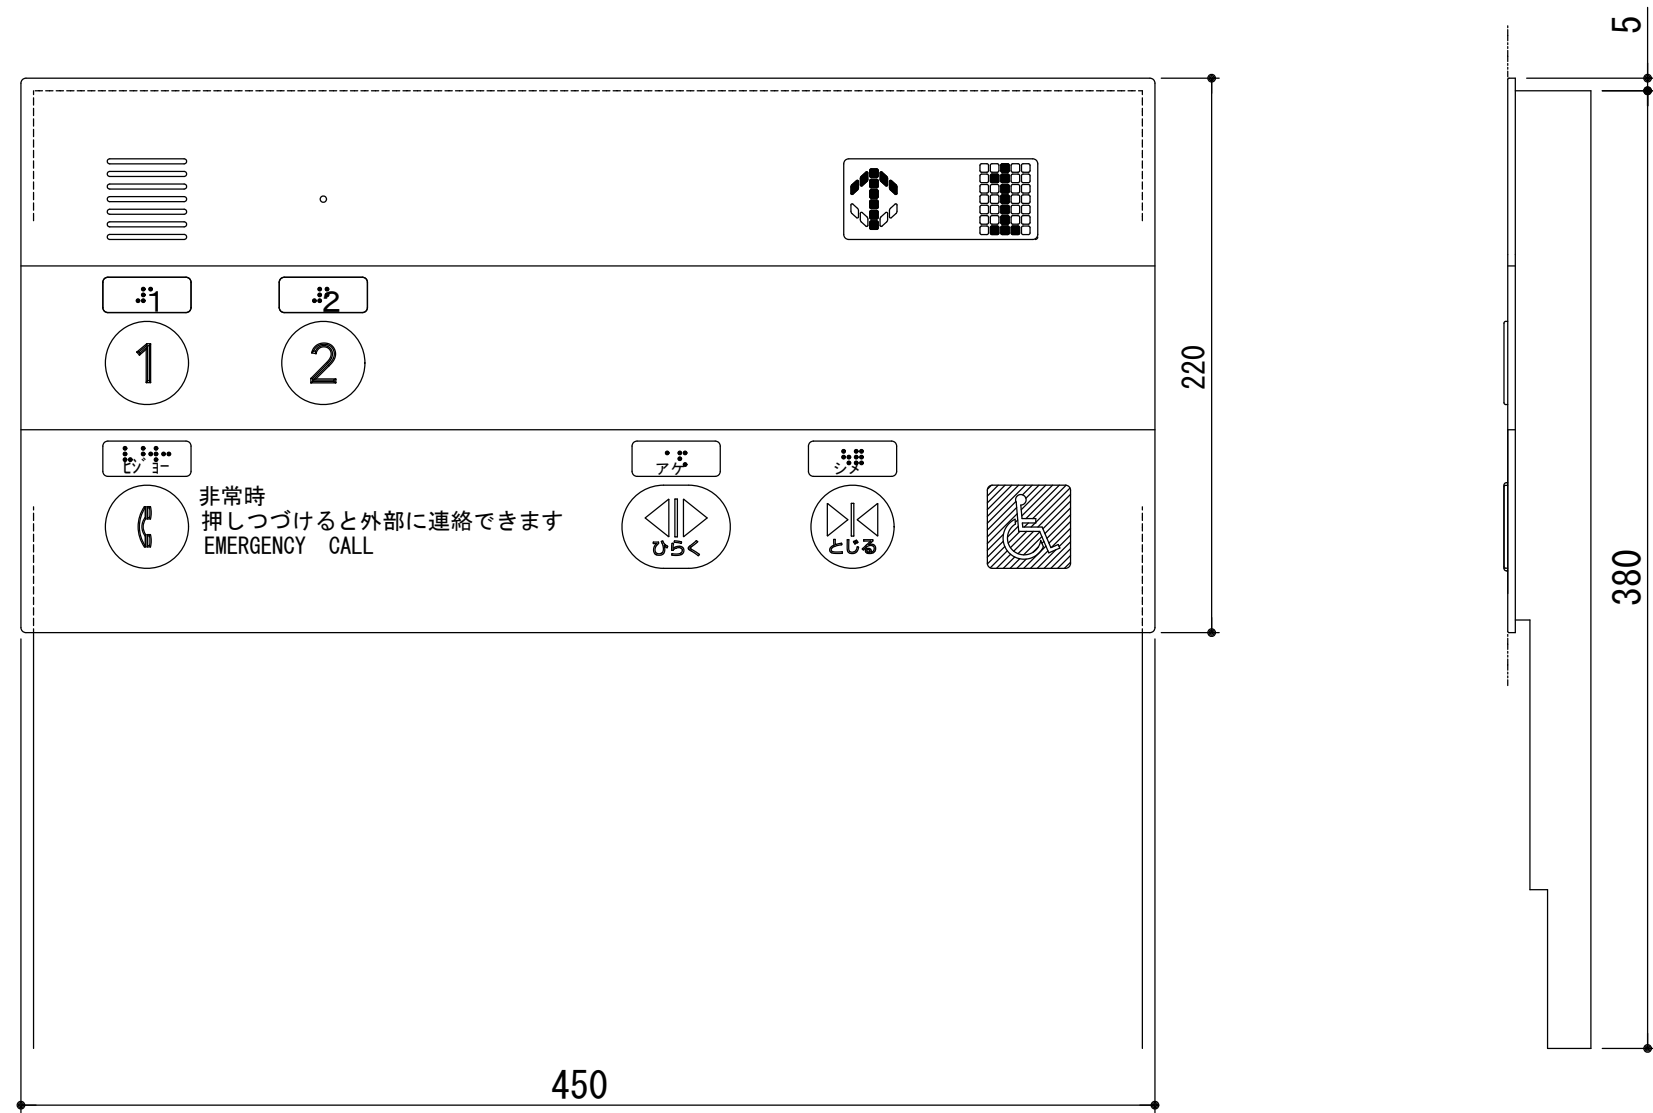


主操作盤（1：3）

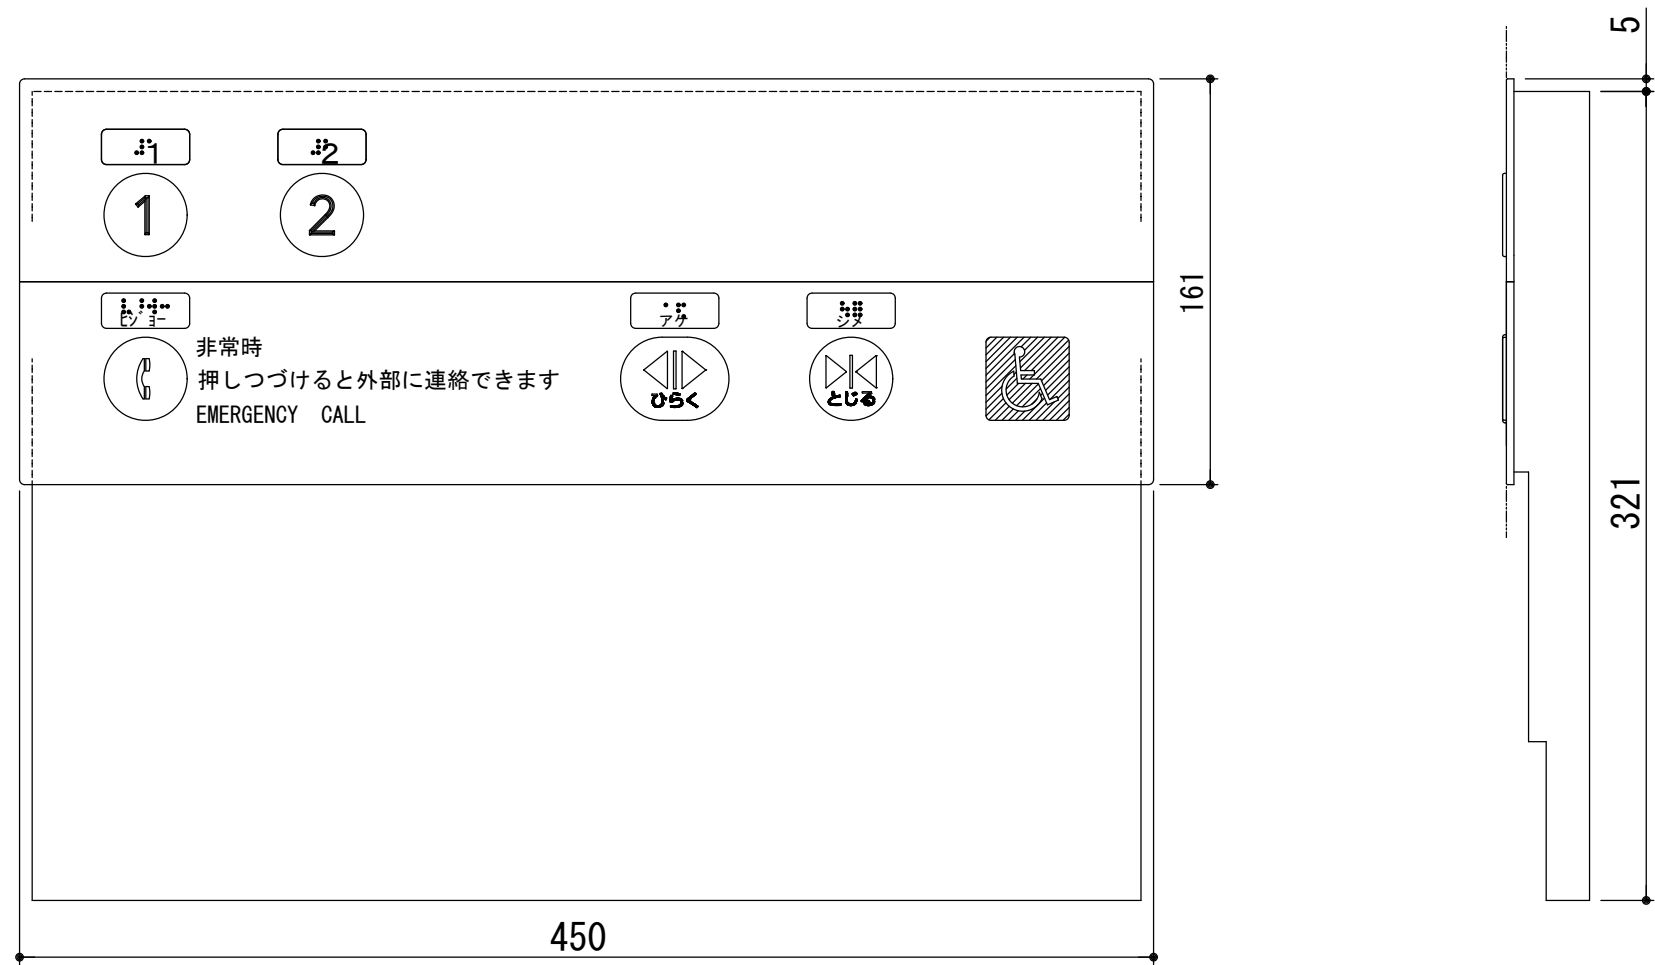

副操作盤（1：3）

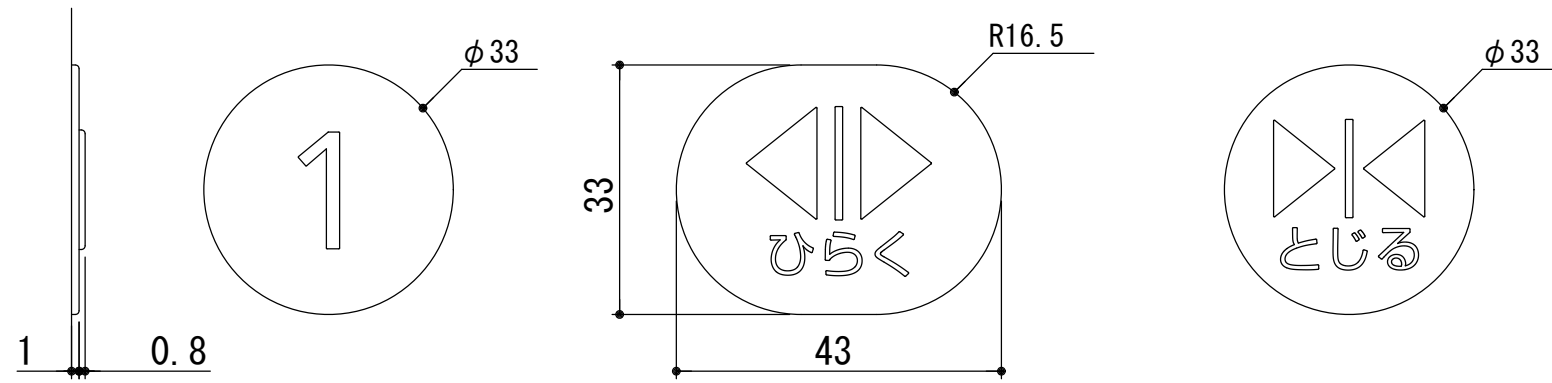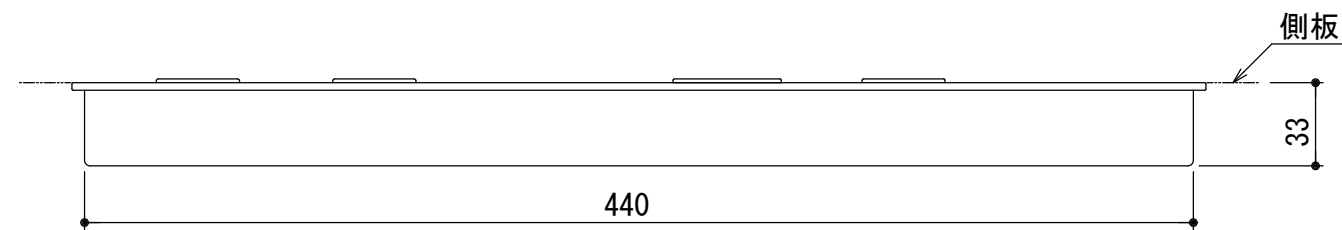


押ボタン意匠（1：1）

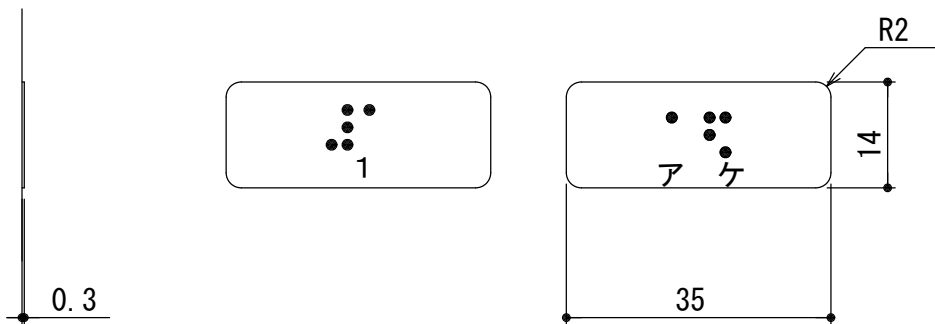


点字銘板意匠（1：1）
注）点字下部の数字、片板名は銘板にはありません。

品 名	仕 様
連絡装置	インターホン子機内蔵、相互同時通話方式
非常呼びボタン	ボタン部は黒色プラスチック製、マークは黄色 凸文字、オレンジ色点灯表示 使用説明文は表面より黒色印刷 抗菌（SIAA認証）
ドア開ボタン	ボタン部は緑色プラスチック製、「< 」マーク・「ひらく」は乳白色、凸文字 オレンジ色点灯表示 抗菌（SIAA認証）
ドア閉ボタン	ボタン部は黒色プラスチック製、「 >>」マーク・「とじる」は乳白色、凸文字 オレンジ色点灯表示 抗菌（SIAA認証）
行先階ボタン	ボタン部は黒色プラスチック製、文字は乳白色 凸文字、オレンジ色点灯表示 抗菌（SIAA認証）
カバー	プラスチック製
表示部	スモーク調プラスチック製、裏面より黒色印刷
運転方向灯	矢印、文字共、サンセットオレンジ色点灯表示
位置表示灯	矢印、文字共、サンセットオレンジ色点灯表示
車いすマーク	マークは白色、地はブルー色（表面印刷）
文字書体	和文字は新ゴシックR 英数字はAvenir NEXT
点字銘板	白色プラスチック 貼付銘板

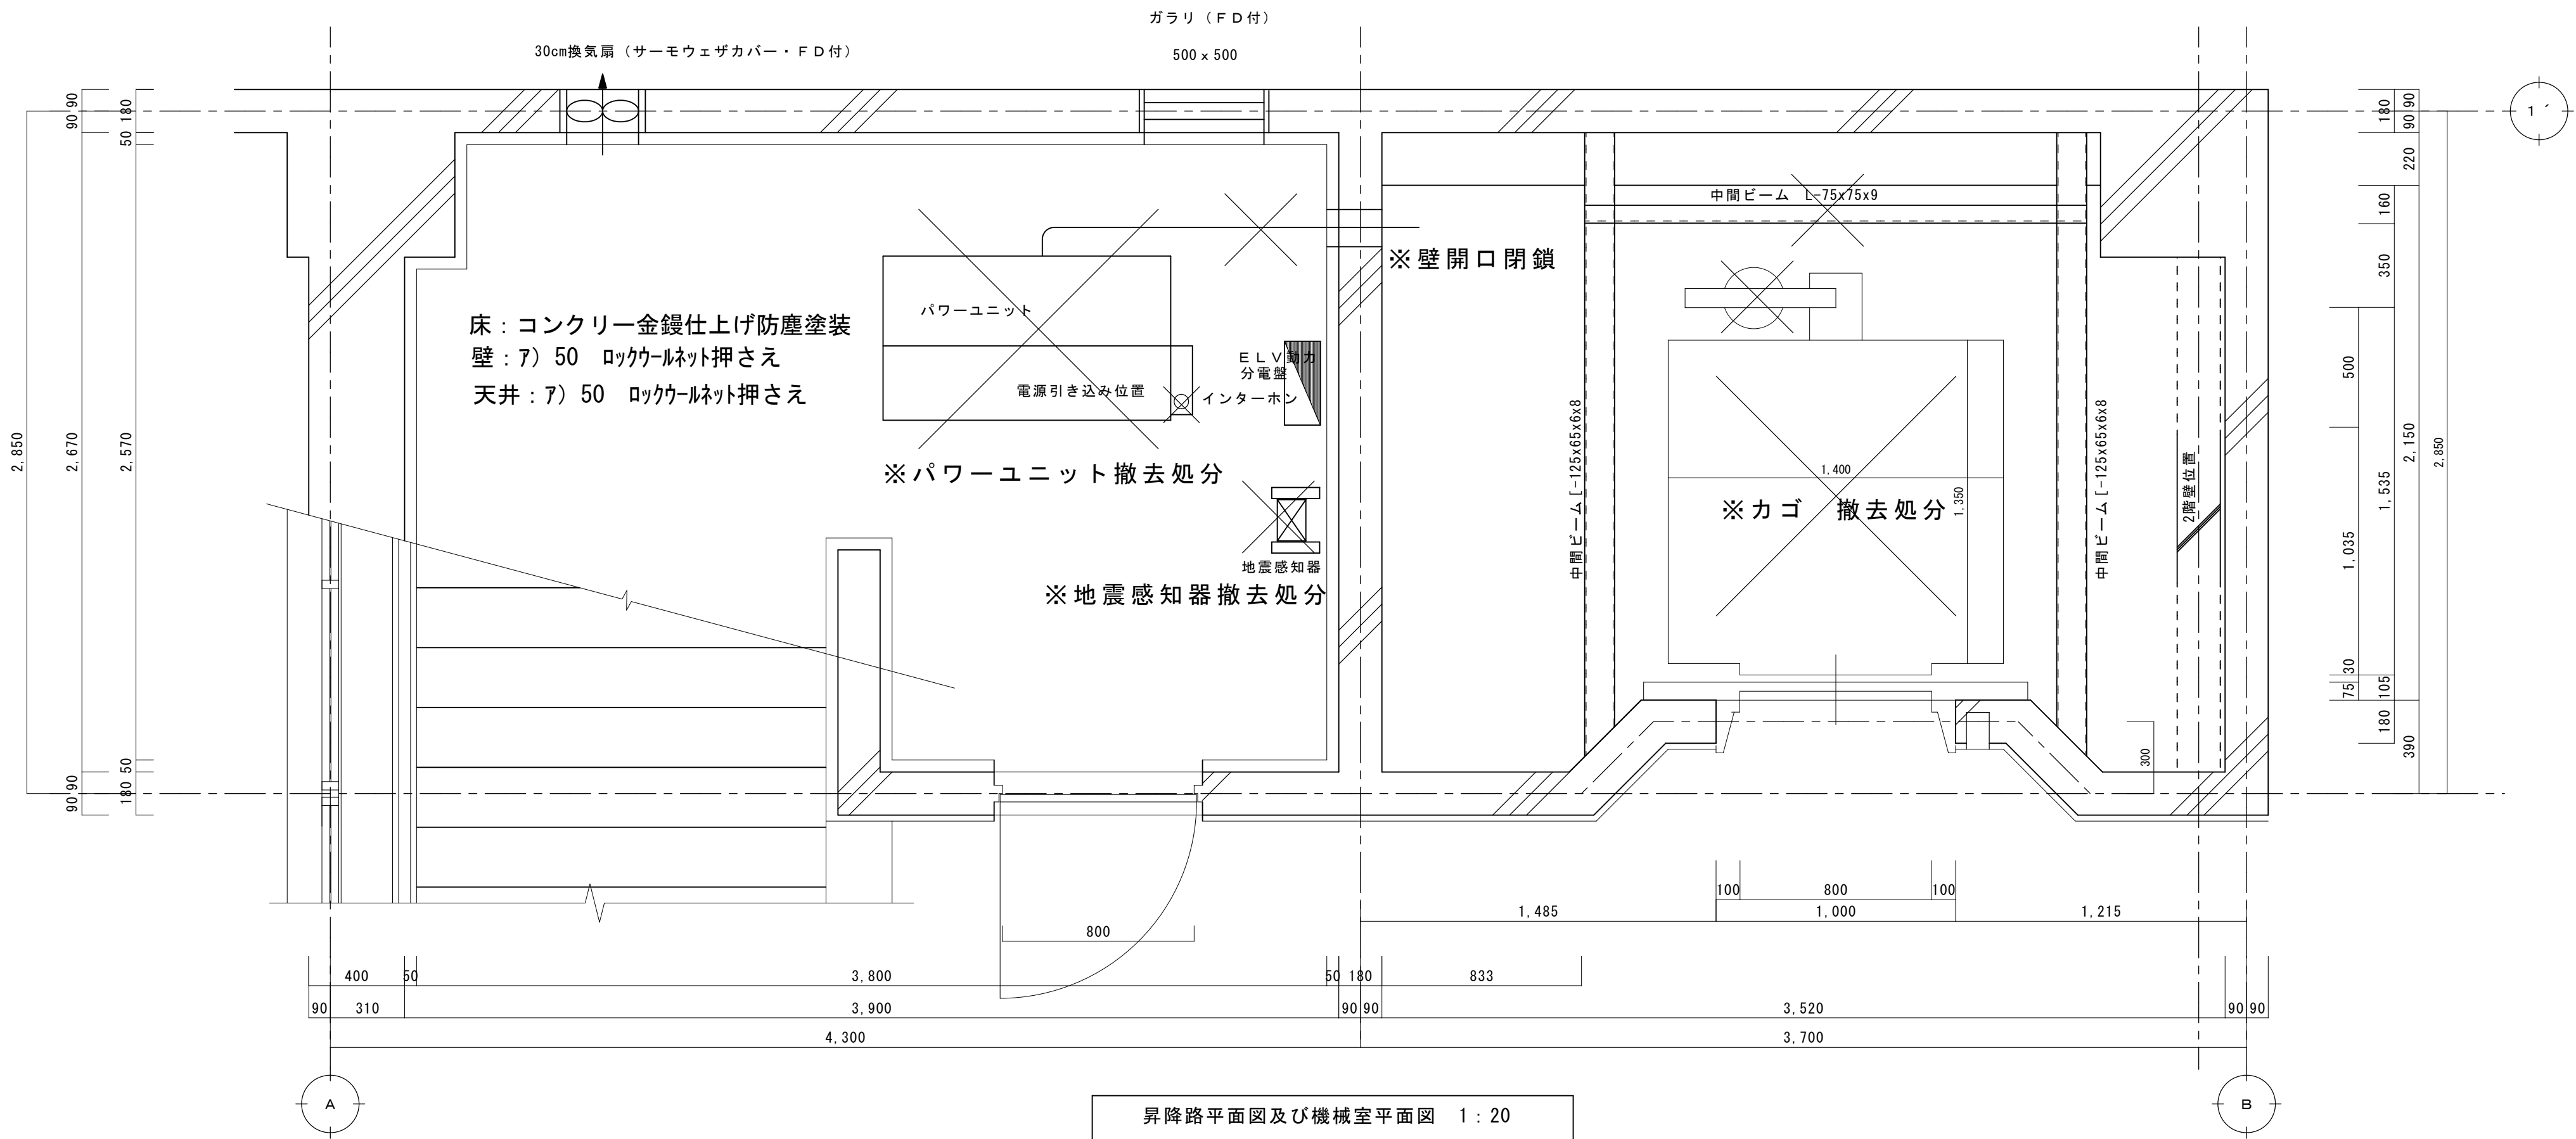

凡例
X: 撤去処分

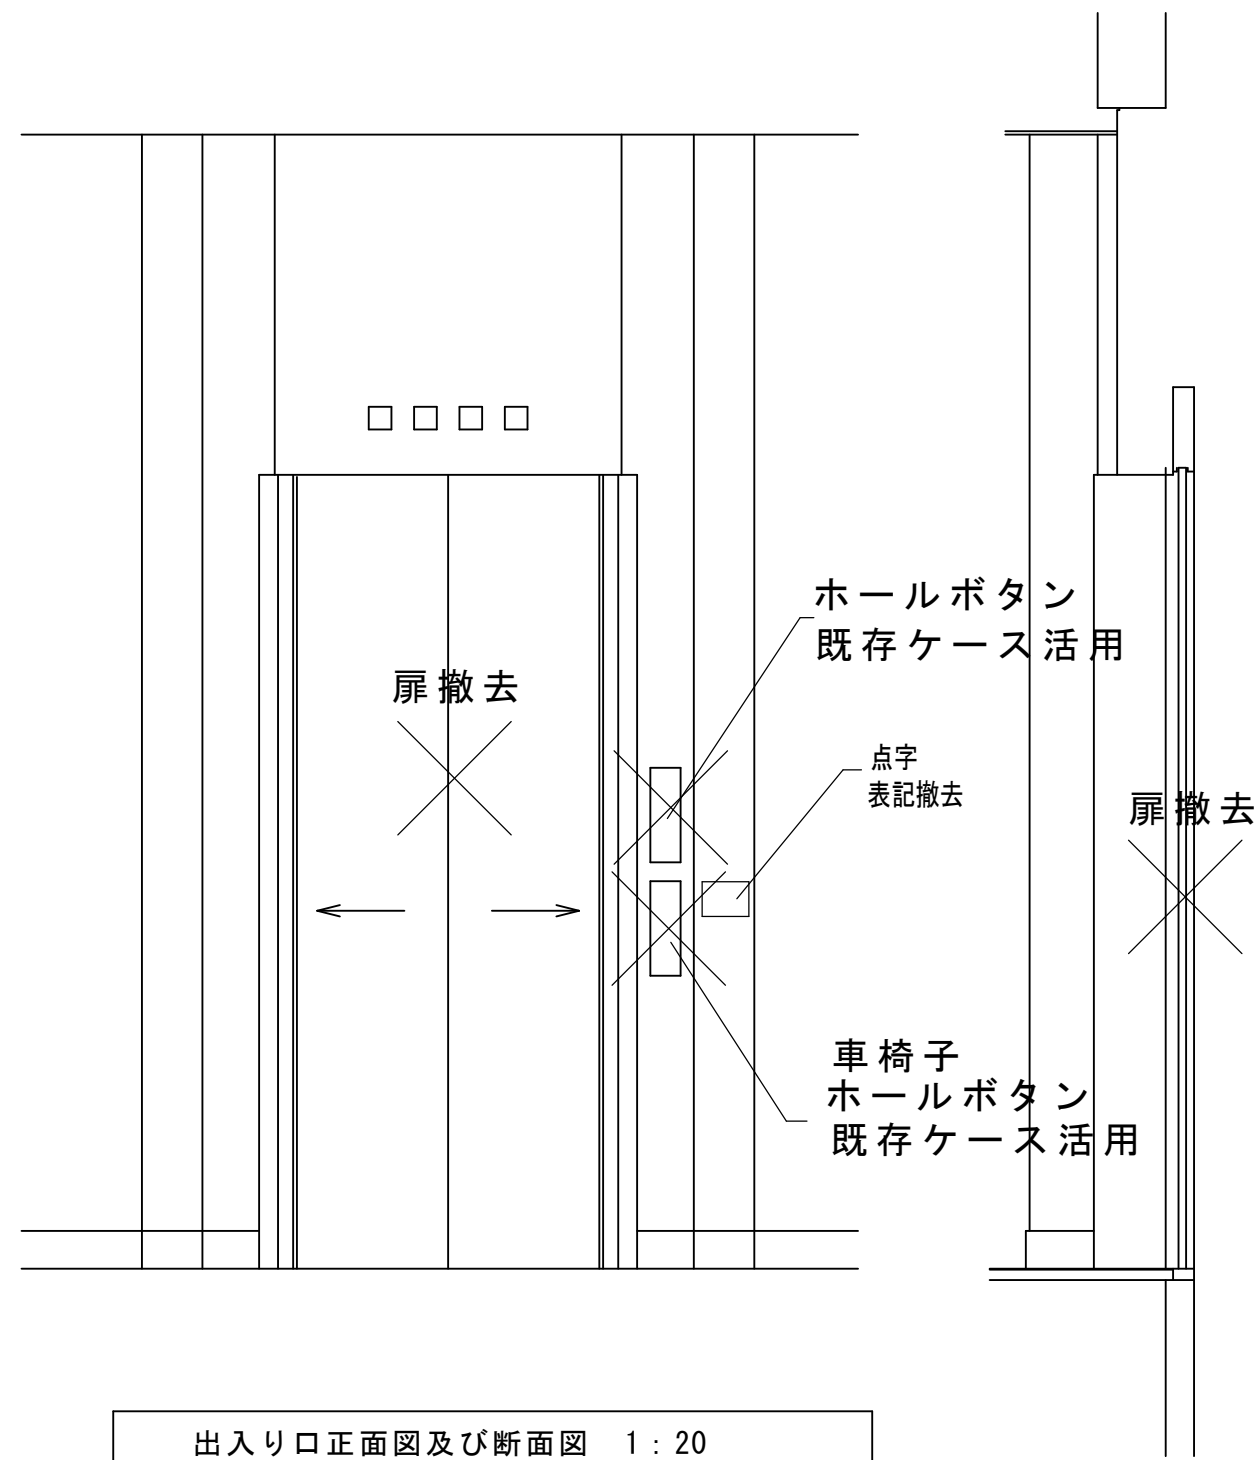


電 気 設 備		
号機名	NO.1	
動力用電源	AC 3φ 200V 60Hz 線サイズx1回路 (OV) /台	
	線サイズ (mm ²)	22 x 1回路
	MCB容量	75A
	トランス容量	16kVA
照明用電源	AC 1φ 100V 60Hz 2mmφ x 1回路	
アース線	5.5mm ² (3種)	
インターホン用配管配線	1.25mm ² -12P	
非常放送用スピーカー用配管配線	HP 1.2-3C	
注意事項	引き込み線サイズはランスからの距離を50m以内として計算 機械室は防塵仕上げの事	

エレベーター仕様 (撤去)		
号機名	NO.1	
型式	MPF-11-0045	
用途	乗用乗車用	
定格積載質量/定員	750kg/11人乗	
定格速度	45m/min	
運転方式	油圧式コレクタプロントロール	
制御方式	(マイコン制御、愛情アナウンス付)	
停止階	2箇所 (1,2階)	
かご寸法	開口1400mm 奥行1350mm 出入口高さ2100mm	
出入口寸法	幅800mm 高さ2100mm	
戸型式	2枚戸中央開き	
電動機	AC 15kW 他二階圧トランス 1.396kVA付き	
動力用電源	AC 3φ 200V 60Hz	
照明用電源	AC 1φ 100V 60Hz	
連絡装置	同時通話式インターホン 遠隔監視診断監視用インターフェース付	
設置場所	リモートメンテナンス用インターフェース (リモートメンテナンスを提供するためには、別途保守契約を していただく必要があります)	
管制運転	地震	地震時Hセンサー
	火災	有り (火報と連動した接点による自動式)
	停電	有り
	自家発電	無し
標準装備	マルチビームドアセンサー付	
	ケアフルセンサー付	
奥装仕様	三方枠	1.2階 小枠 ステンレスヘアライン仕上
	乗降戸	1.2階 ステンレスエッチング仕上 (特殊柄)
	幕板	1.2階 ステンレスエッチング仕上 (特殊柄)
	敷居	1.2階 硬質アルミ
	ホールランタン	1.2階 無し
	インジケータ	1.2階 横型階数表示 カバー: ステンレスヘアライン仕上
	ホールボタン	1.2階 抗塵凸文字ボタン (φ50) (S I A A認証)
		車椅子対応とも
かご仕様	天井	標準タイプ (BS-11) (天井照明色: 白色光)
	前側板	ステンレスヘアライン仕上
	側板	化粧鋼板
	戸	化粧鋼板
	出入口上部	ステンレスヘアライン仕上
	床	樹脂タイル (2T)
	幅木	化粧鋼板 (シャンパンシルバー)
	敷居	硬質アルミ
特記仕様	操作盤	抗塵凸文字ボタン (φ35) (S I A A認証) カバー: ステンレスヘアライン仕上
	インジケータ	カラー液晶表示 (背景色: 白) 前側板に組込
	車いす用操作盤	抗塵凸文字ボタン (φ35) (S I A A認証)
		カバー: 樹脂成型品
	鏡	ガラス製
	ハンドルール	ステンレスパイプ: ステンレスヘアライン仕上
	監視盤	無し
	耐震クラス	
特記仕様	建築基準法適用年度:	
	車いす仕様付	
	かご内荷振り付 (ステンレス製、H-240mm)	
	ケアフルドア (かご戸袋引き込まれ低減機能)	
	非常放送用スピーカー付 (かご天井上)	
	運転停止スイッチ付 (1階に取付)	
	煙感知器点検用ドアスイッチ付	
	かご側板保護マット付 (ダイノックシート貼り)	かご床マット付
特記仕様		

換気設備 (機械室)	
号機名	NO.1
機器からの平均発熱量	3310kcal/h
換気扇	直径30cm (鋼板製 FD付、サーモスイッチと連動)
所要換気量	2250m ³ /h
ガラリ	500 x 500 (鋼板製 FD付 防虫網付)
注意事項	① 昇降路の最高室温を40℃以下に保つ換気設備を対角位置に2箇所設置 ② 昇降路内に日射 (西日等) が入る場合は日射量の熱量を考慮した 換気設備を設置してください。

			(有)市川測量設計1級建築士事務所			工事名称 令和6年度 佐久市駒の里ふれあいセンターエレベーター改修工事			縮尺 A1 1/20 A3 1/40
			長野県 佐久市 猿久保 890-12-204 Tel 0267 (68) 5262 Fax 0267 (68) 5263 管理建築士 1級建築士 第222112号 小山 恵 司			図面名称 既存エレベーター平面詳細図			図面番号 A-15

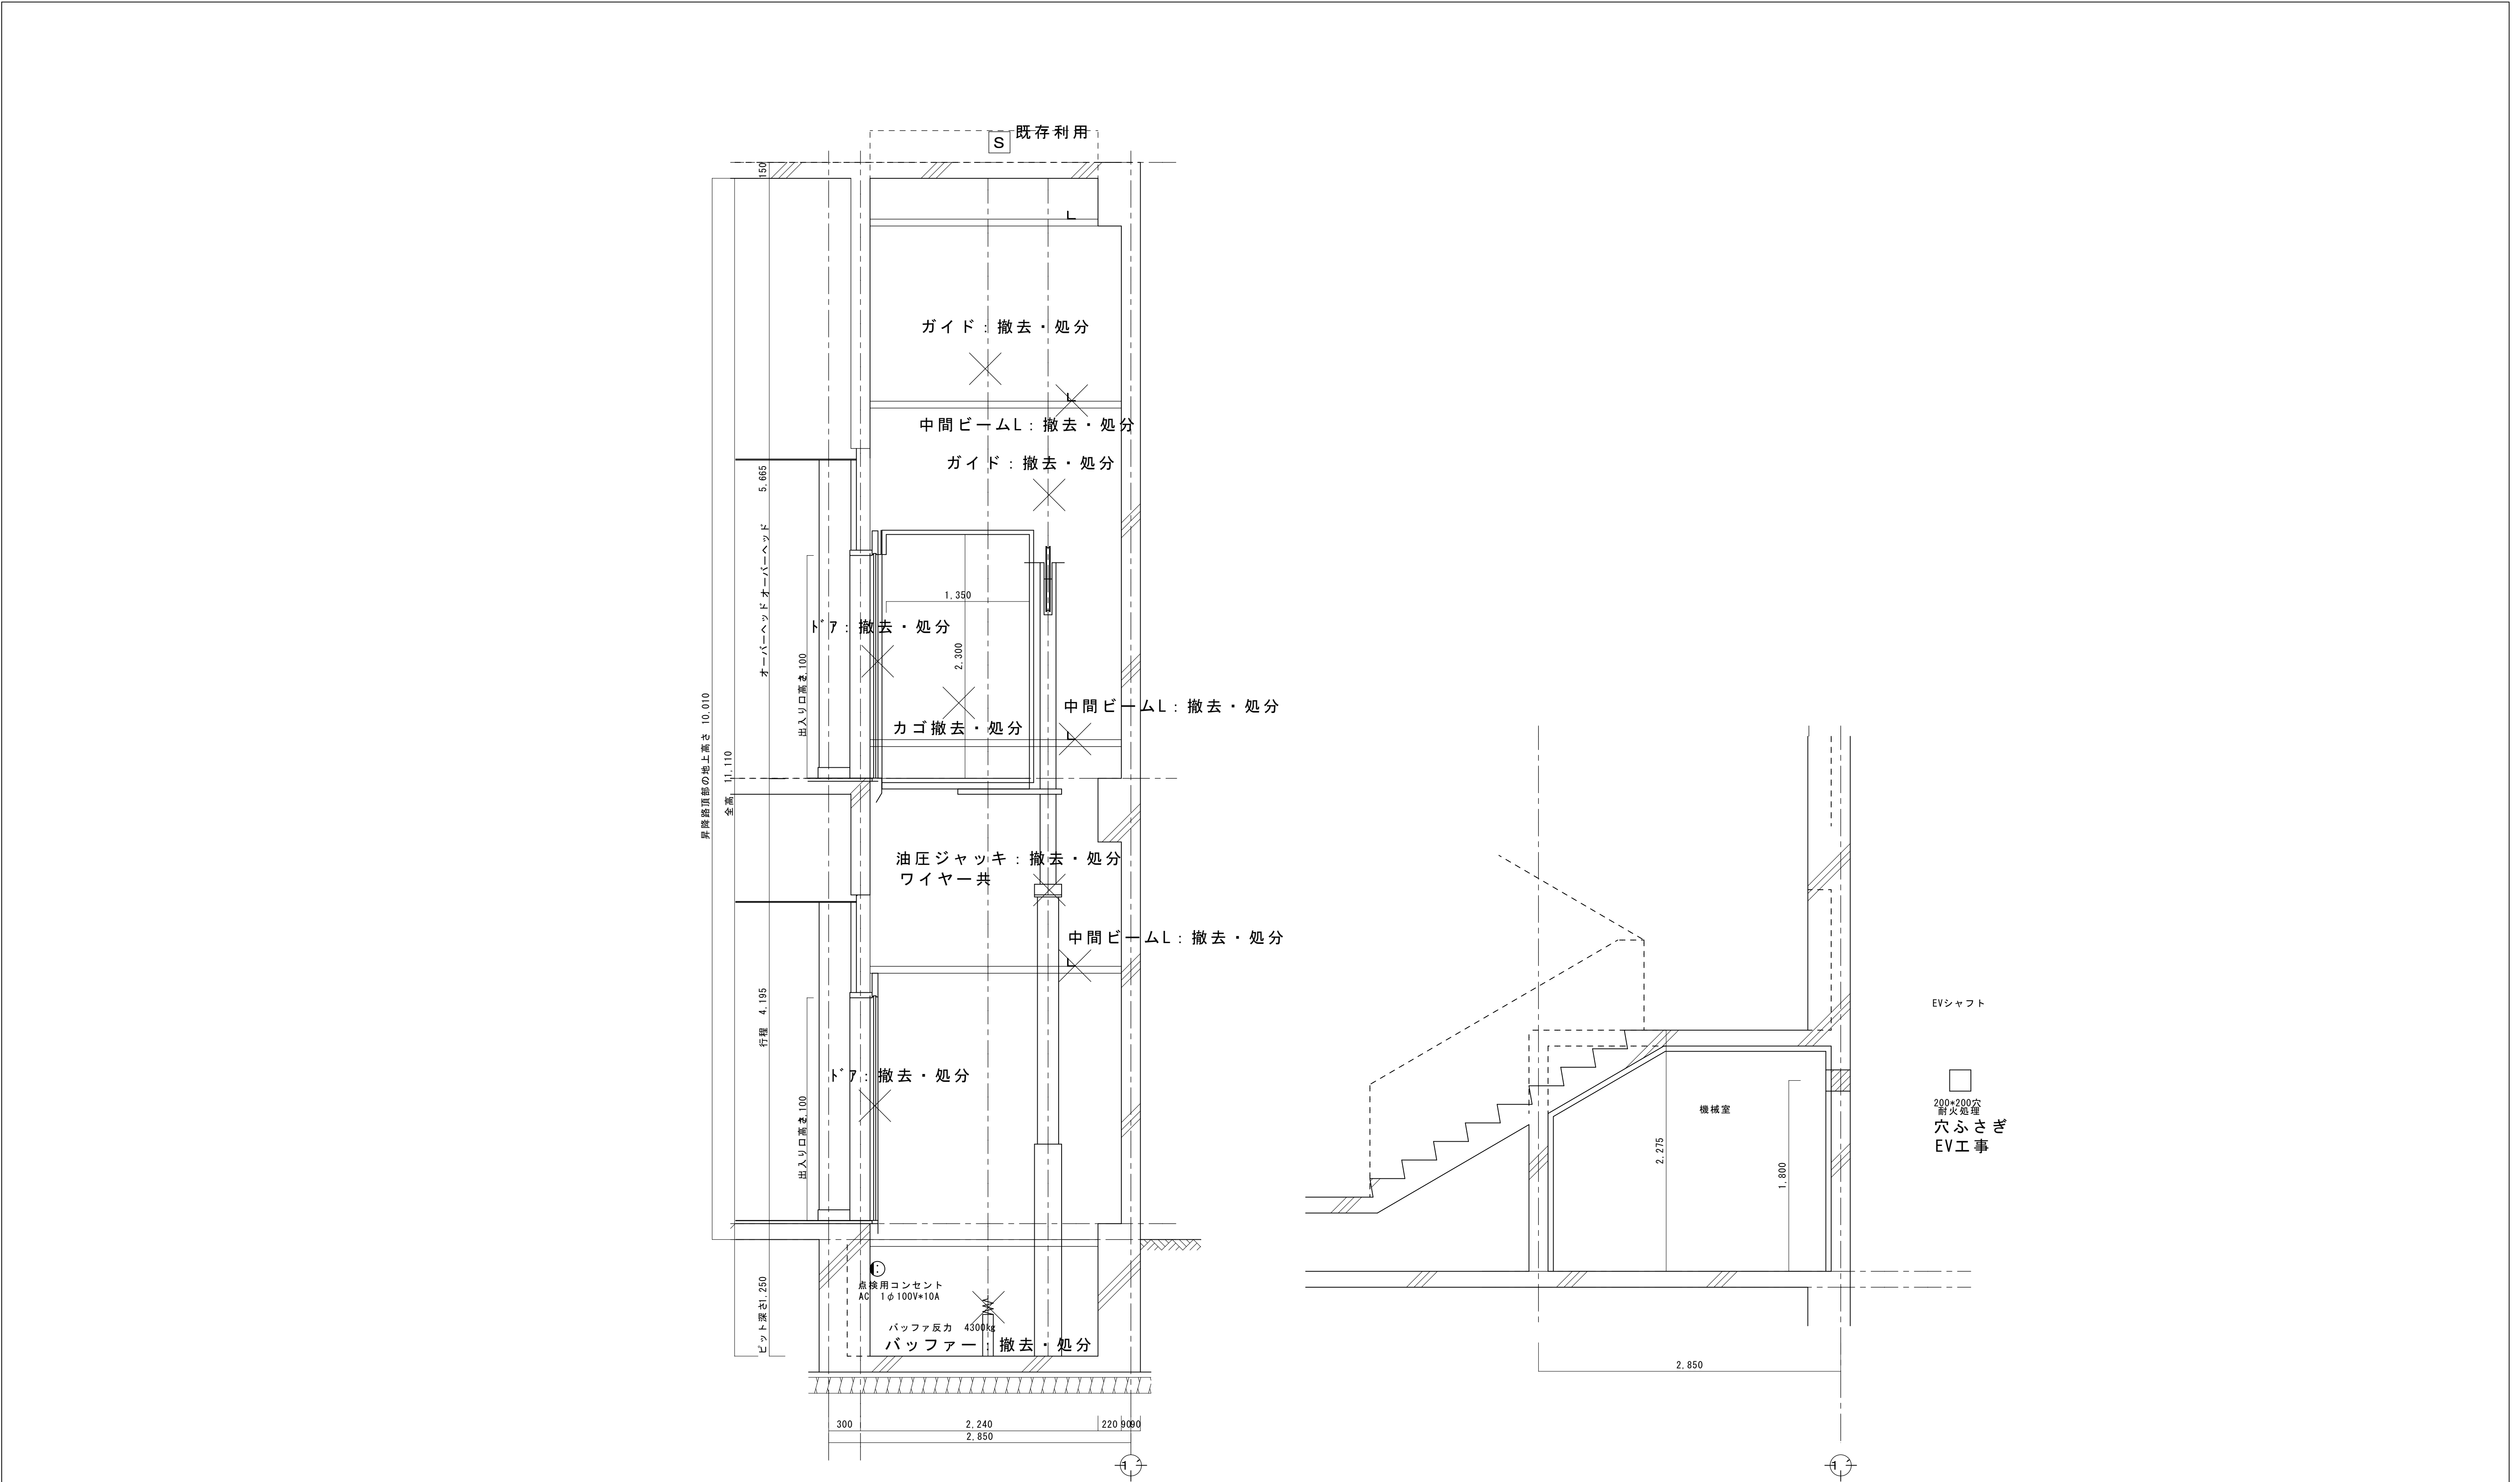


凡例

X

: 撤去処分
EV工事

		製 図	承 認	(有)市川測量設計1級建築士事務所 長野県知事登録(佐久)D第19141号 長野県 佐久市 猿久保 890-12-204 Tel 0267 (68) 5262 Fax 0267 (68) 5263 管理建築士 1級建築士 第222112号 小 山 恵 司	工 事 名 称	令和6年度 佐久市駒の里ふれあいセンターエレベーター改修工事	縮 尺	A1 1/30 A3 1/60
					図 面 名 称	既 存 エ レ ベ ー タ ー シ ャ フ ト 断 面 図	図面番号	A-16

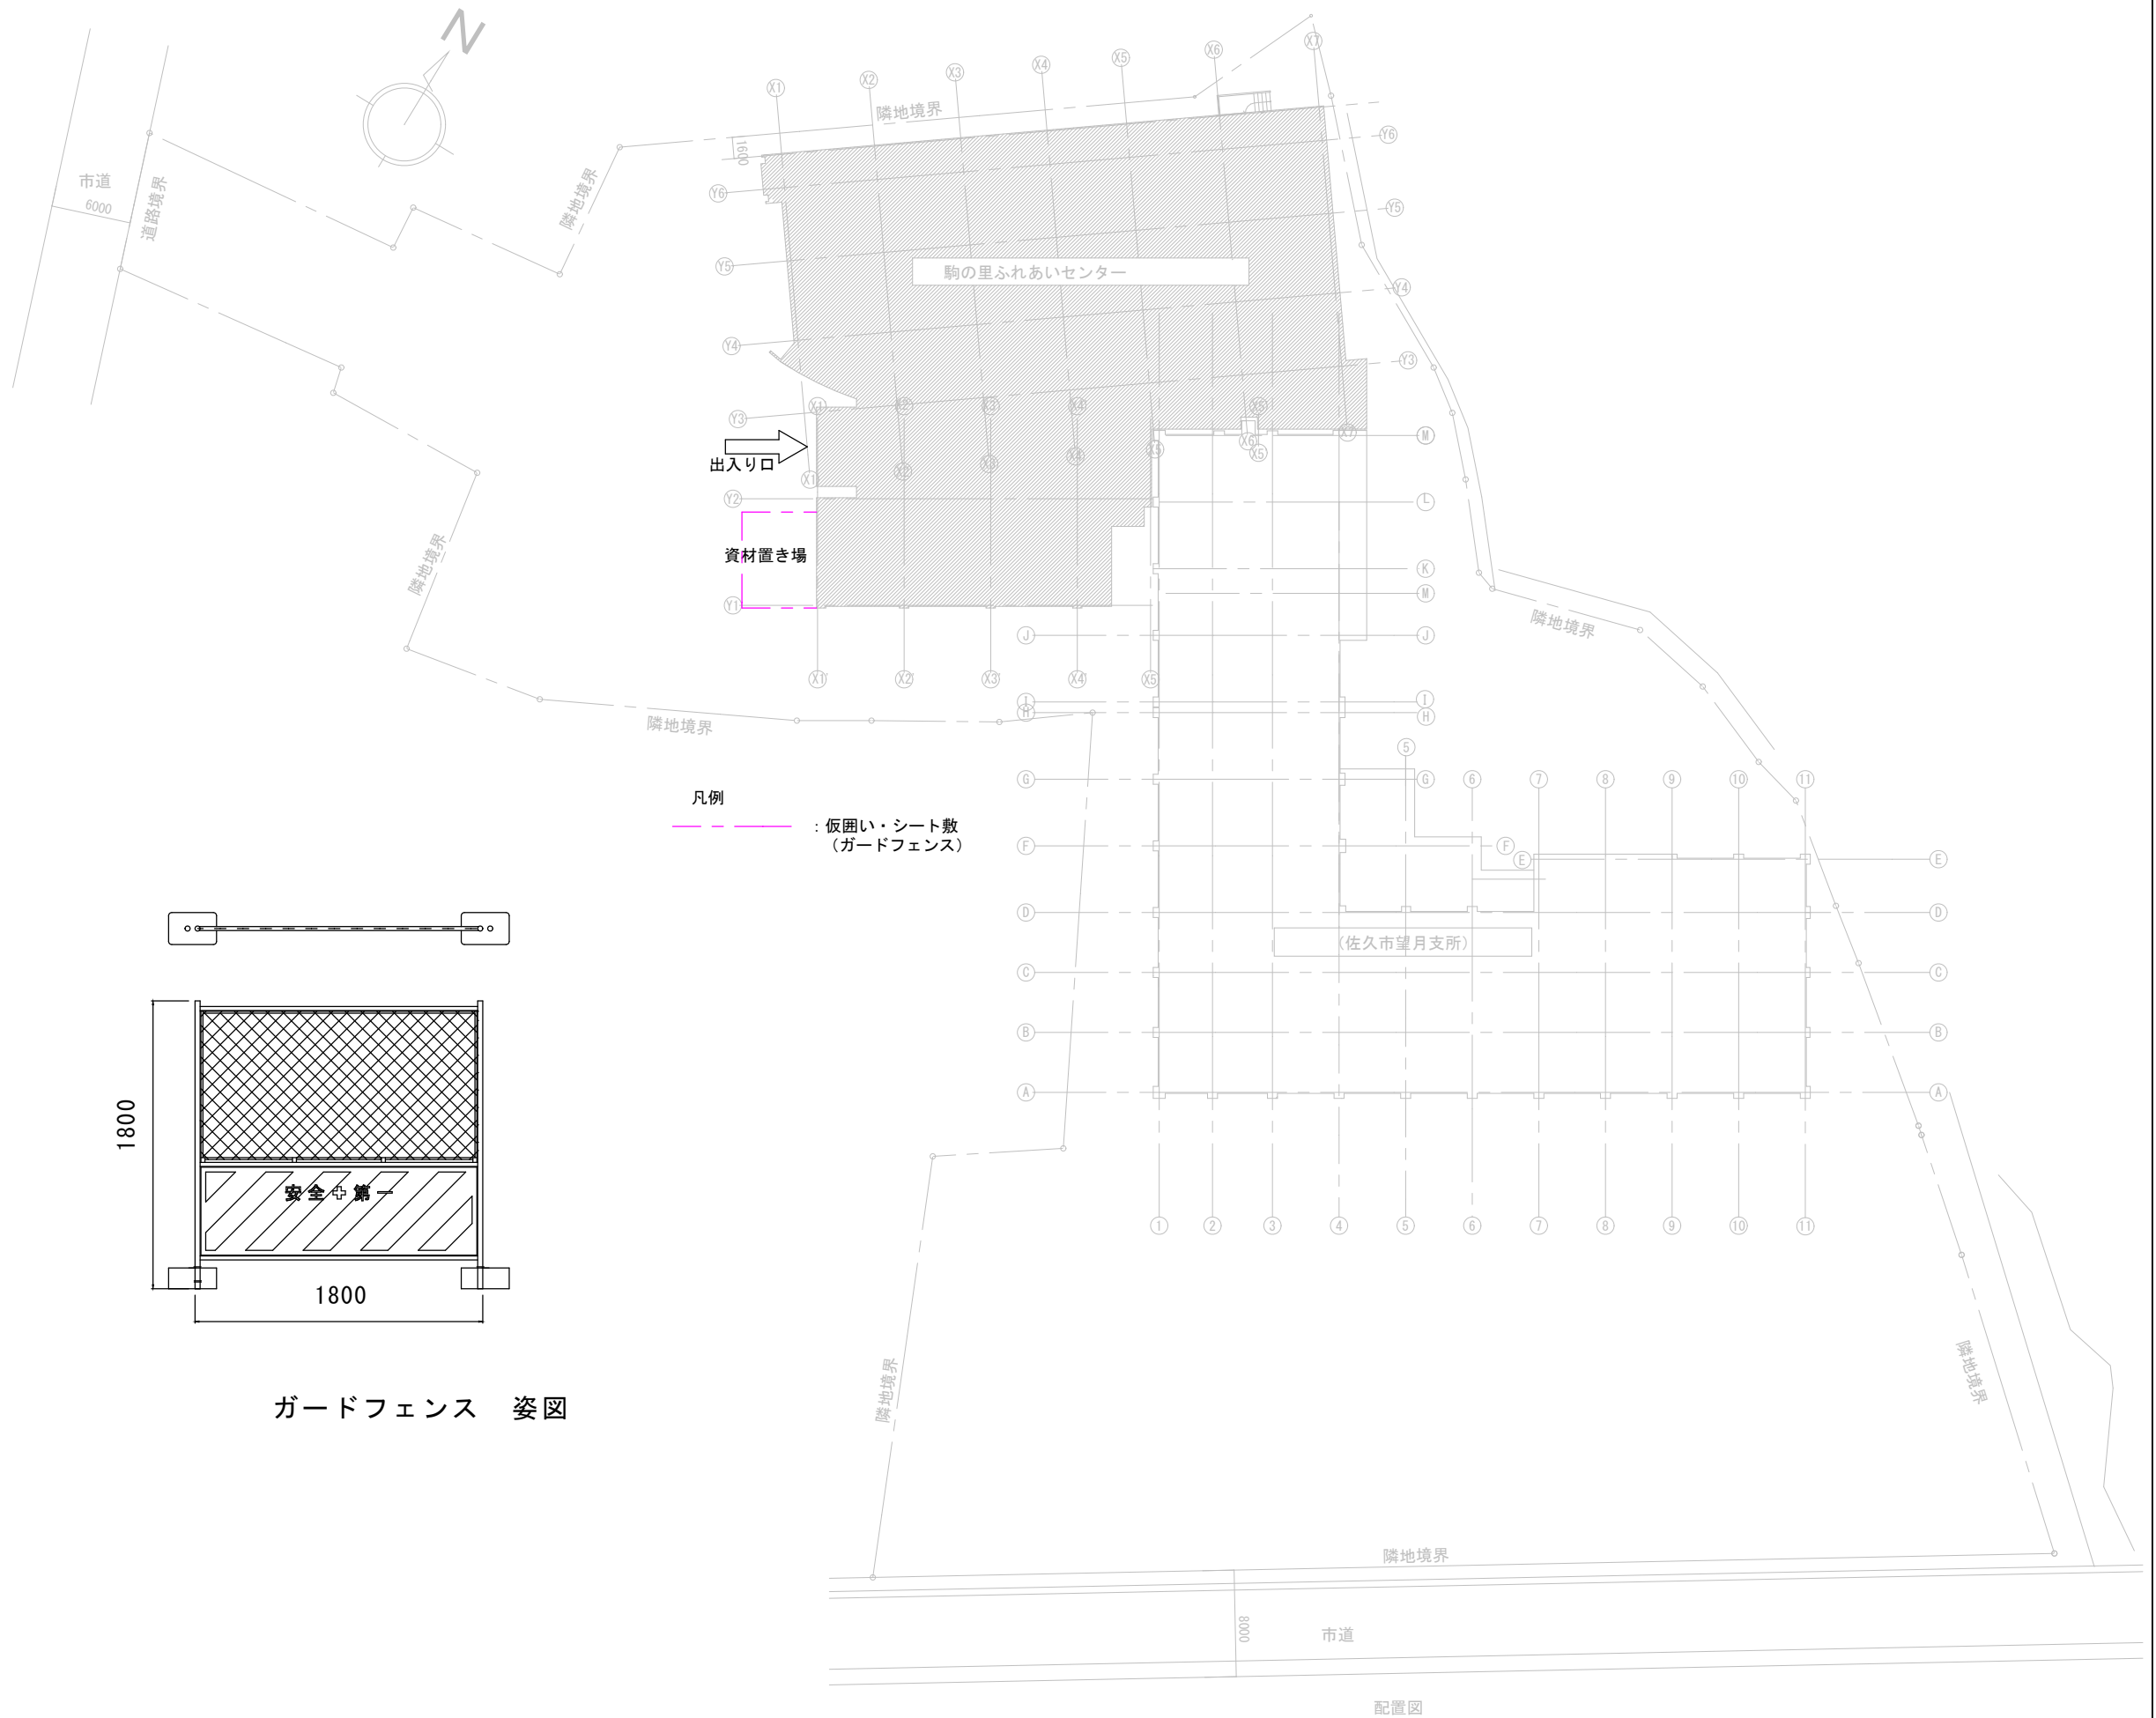

		製 図	承 認	(有)市川測量設計1級建築士事務所 長野県知事登録(佐久)D第19141号 長野県 佐久市 篠久保 890-12-204 Tel 0267 (68) 5262 Fax 0267 (68) 5263 管理建築士 1級建築士 第222112号 小 山 恵 司	工 事 名 称	令和6年度 佐久市駒の里ふれあいセンターエレベーター改修工事	縮 尺	A1 1/250 A3 1/500
					図 面 名 称	仮 設 計 画 配 置 図	図面番号	A-17




駒の里ふれあいセンター 1階 平面図 S:1/200

- 凡例
-  : 床養生範囲 (シート養生)
 -  : エレベーター工事仮囲い

※エレベーター工事シャフト内足場はエレベーター工事に含まれる。
エレベーター工事に伴う解体・運搬・処分はエレベーター工事に含まれる。

製 図		承 認	(有)市川測量設計1級建築士事務所		工 事 名 称	令和6年度 佐久市駒の里ふれあいセンターエレベーター改修工事	縮 尺	A1 1/100 A3 1/200
長野県 佐久市 猿久保 890-12-204 Tel 0267 (68) 5262 Fax 0267 (68) 5263			長野県知事登録(佐久)E第19141号		図 面 名 称		図面番号	
管理建築士 1級建築士 第222112号			小 山 恵 司		仮 設 計 画		1階平面図	
							A-18	

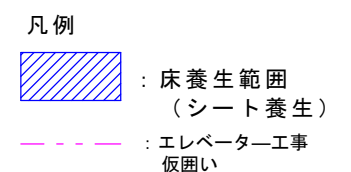

	製 国	承 認	<u>(有)市川測量設計1級建築士事務所</u> 長野県知事登録（佐久）E第19141号 長野県 佐久市 猿久保 890-12-204 Tel 0267 (68) 5262 Fax 0267 (68) 5263 管理建築士 1級建築士 第222112号 小 山 恵 司	工 事 名 称	縮 尺	A1 1/100 A3 1/200
				令和6年度 佐久市駒の里ふれあいセンターエレベーター改修工事	図面番号	A-19
				図 面 名 称	2 階 平 面 図	