

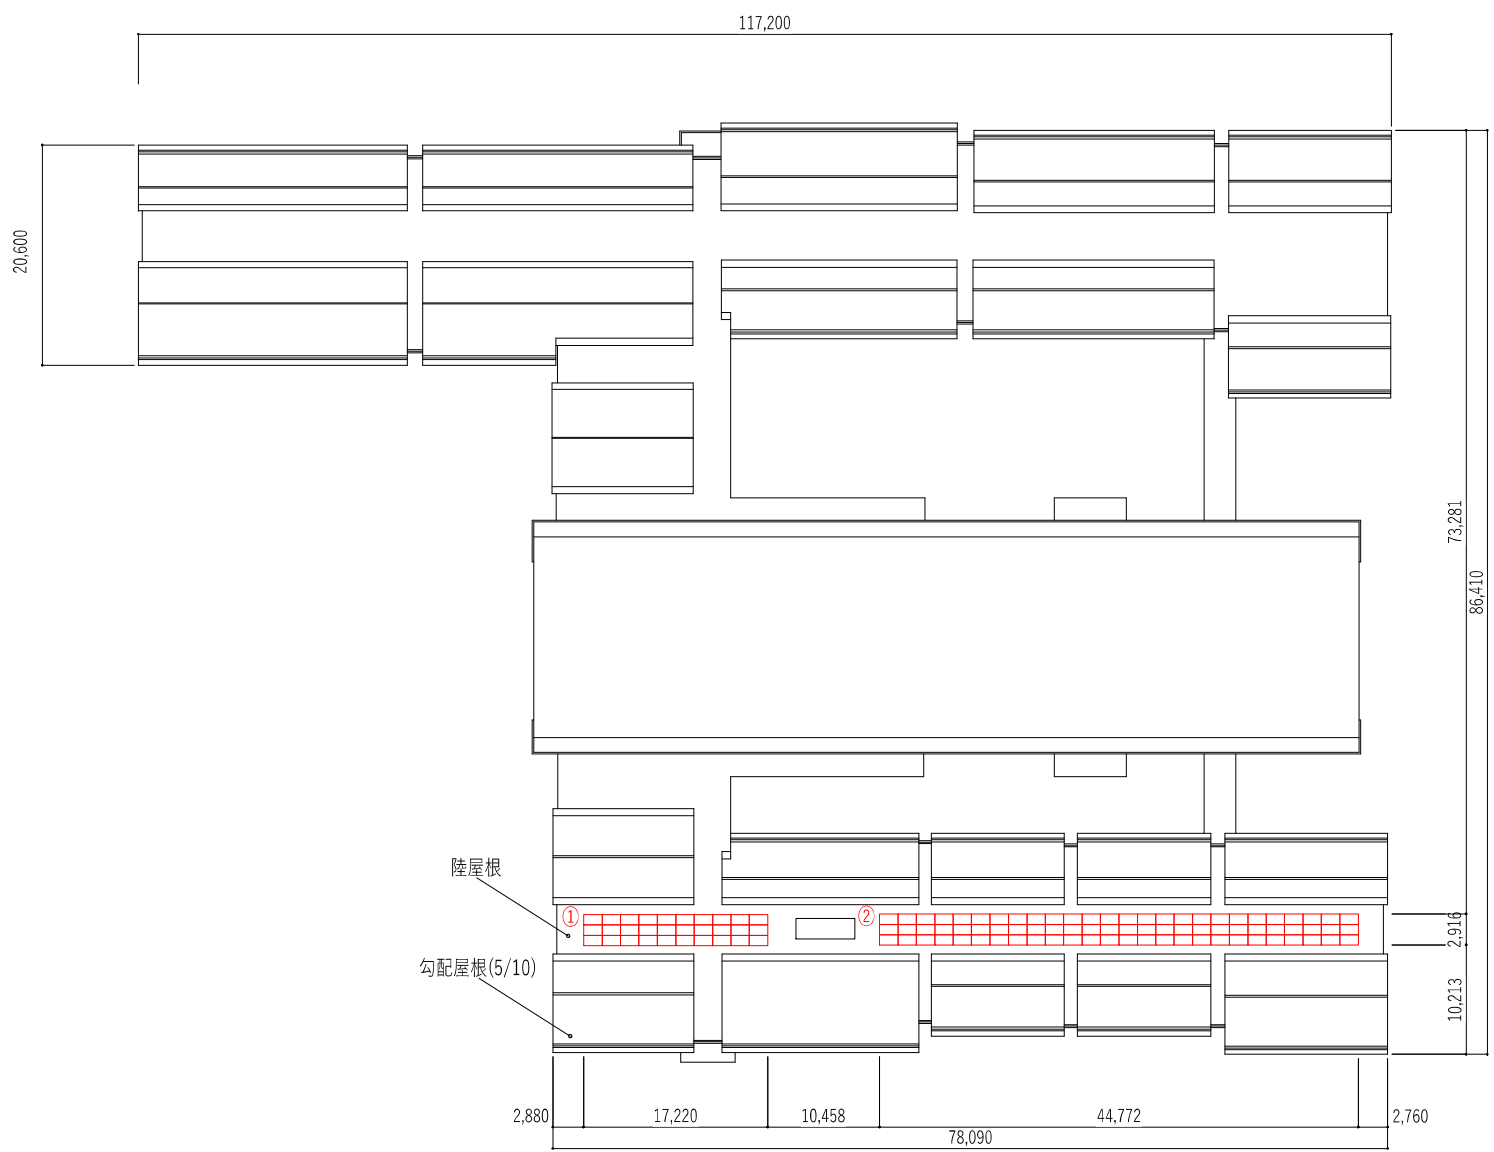


※各施設の設置場所及び発電出力は最大の設置可能範囲を参考までに図示したものです。
現地確認や調査を行った上で、最適な設置場所や発電出力をご提案ください。

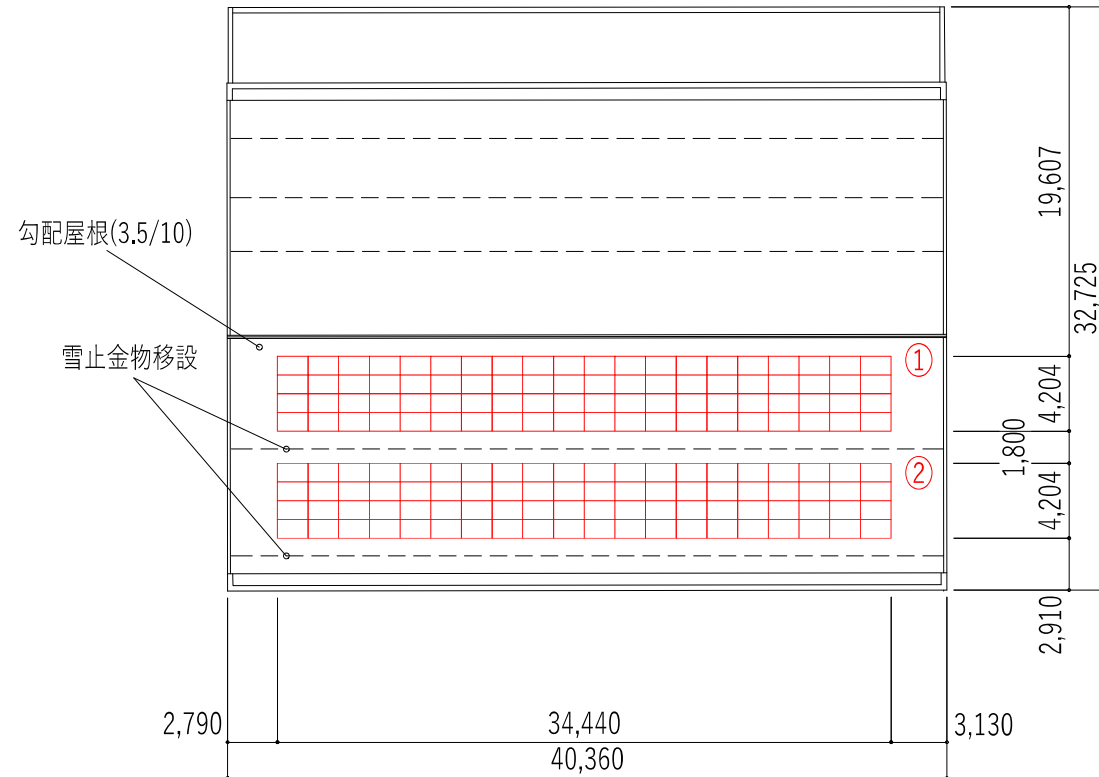

パネル設置位置	建物構造	屋根構造	パネル枚数(枚)	定格出力(kW)
①	RC	S	30	12.300
②	RC	S	78	31.980
合計			108	44.280


備考			機図	承認印	工事名称	作成年月日	提出回数
				担当	承認年月日		
					(S1)		
					あいとびあ白田デイサービスセンター(拡大図)基本計画図	縮尺 A3:1/500	図面番号 A-

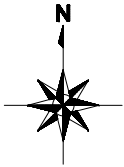

屋内運動場 R階平面図 1/300

パネル設置位置	建物構造	屋根構造	パネル枚数(枚)	定格出力(kW)
①	RC	S	80	32.800
②	RC	S	80	32.800
合計			160	65.600



備考			確認	承認印	工事名称	作成年月日	提出回数
			図章	承認年月日	図面名称	縮尺 A3:1/300	図面番号
					(S6)		
					泉小学校(拡大図)基本計画図		A-

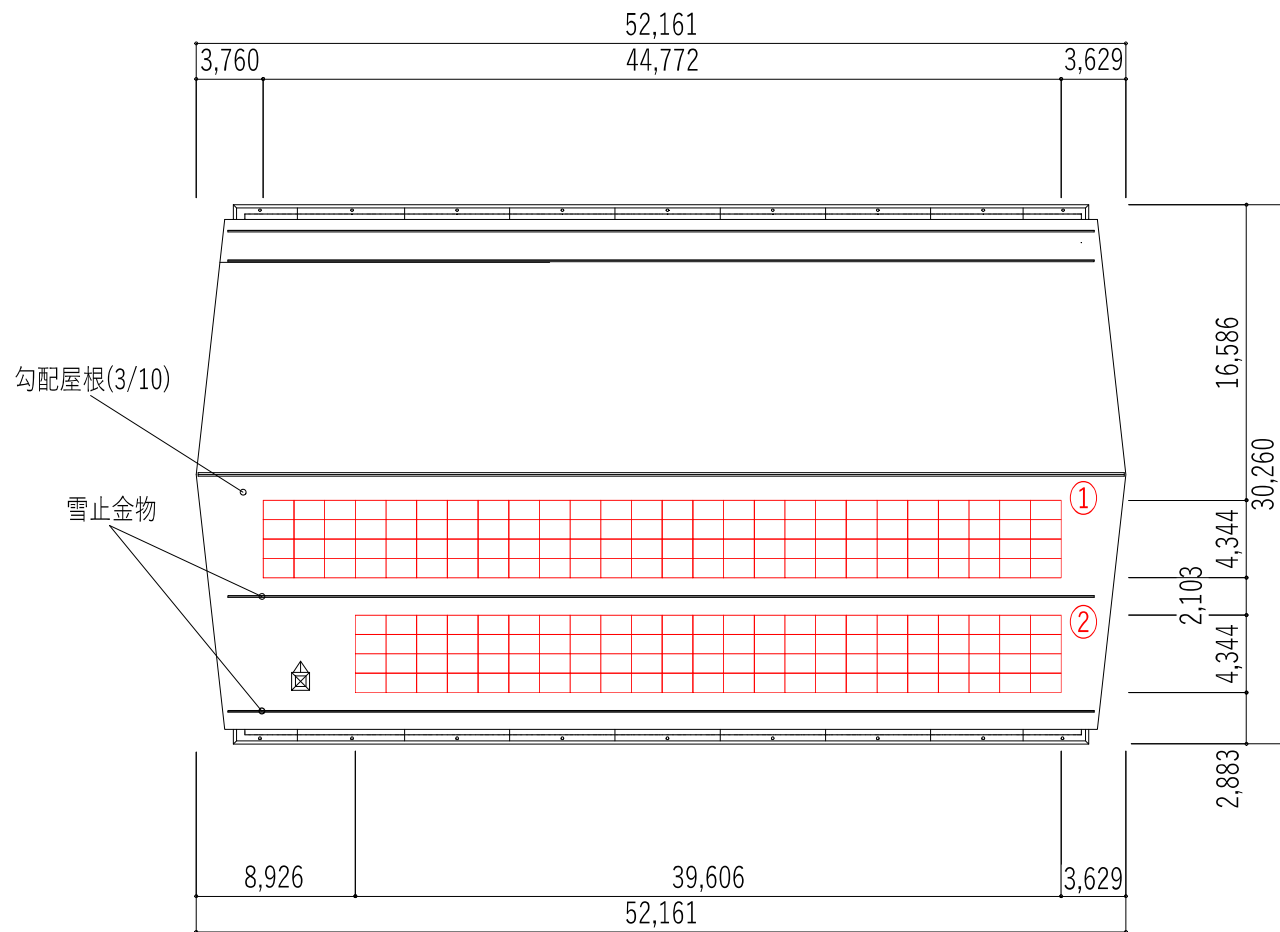

屋内運動場 R階平面図 1/300

パネル設置位置	建物構造	屋根構造	パネル枚数(枚)	定格出力(kW)
①	RC	S	104	42.640
②	RC	S	92	37.720
合計			196	80.360



備考			確認	承認印	工事名称 (S7)	作成年月日	提出回数
			図面	承認年月日	図面名称 白田中学校(拡大図)基本計画図	縮尺 A3:1/300	図面番号 A-

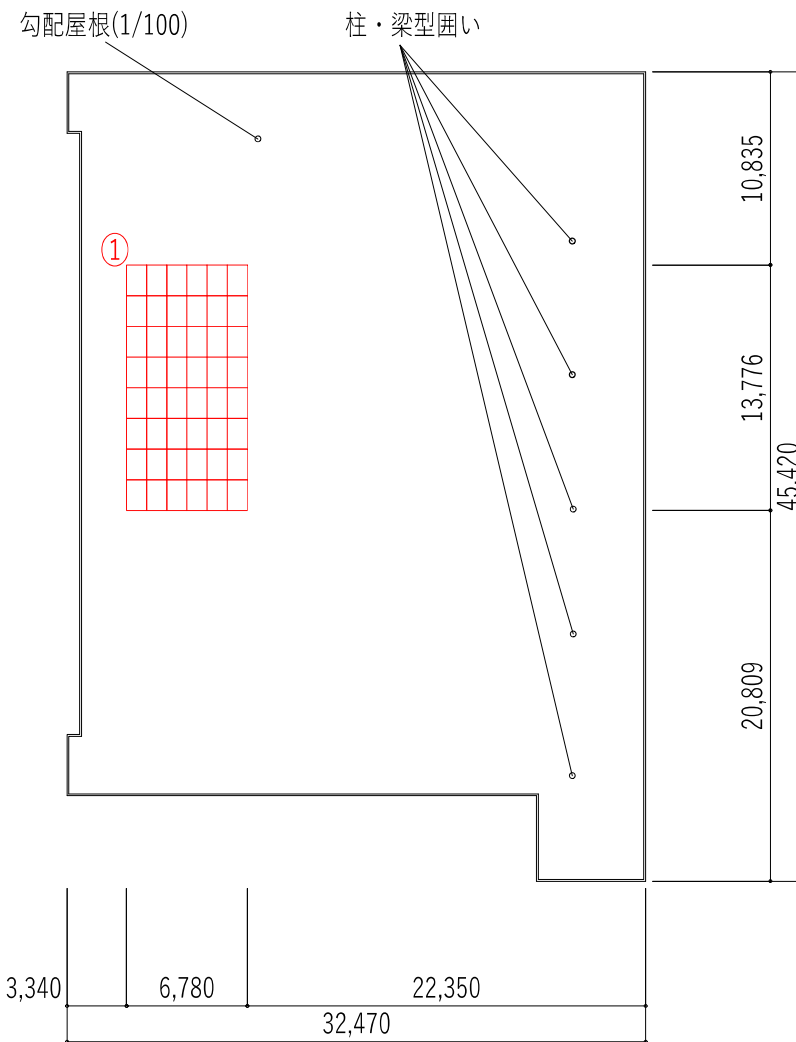 

R階平面図 1/300

パネル設置位置	建物構造	屋根構造	パネル枚数(枚)	定格出力(kW)
①	S	S	48	19.680
合計			48	19.680

備考			概図	承認印	工事名称 (S12)	作成年月日	提出回数
			図章	承認年月日	図面名称 ワークテラス佐久(拡大図)基本計画図	縮尺 A3:1/300	図面番号 A-

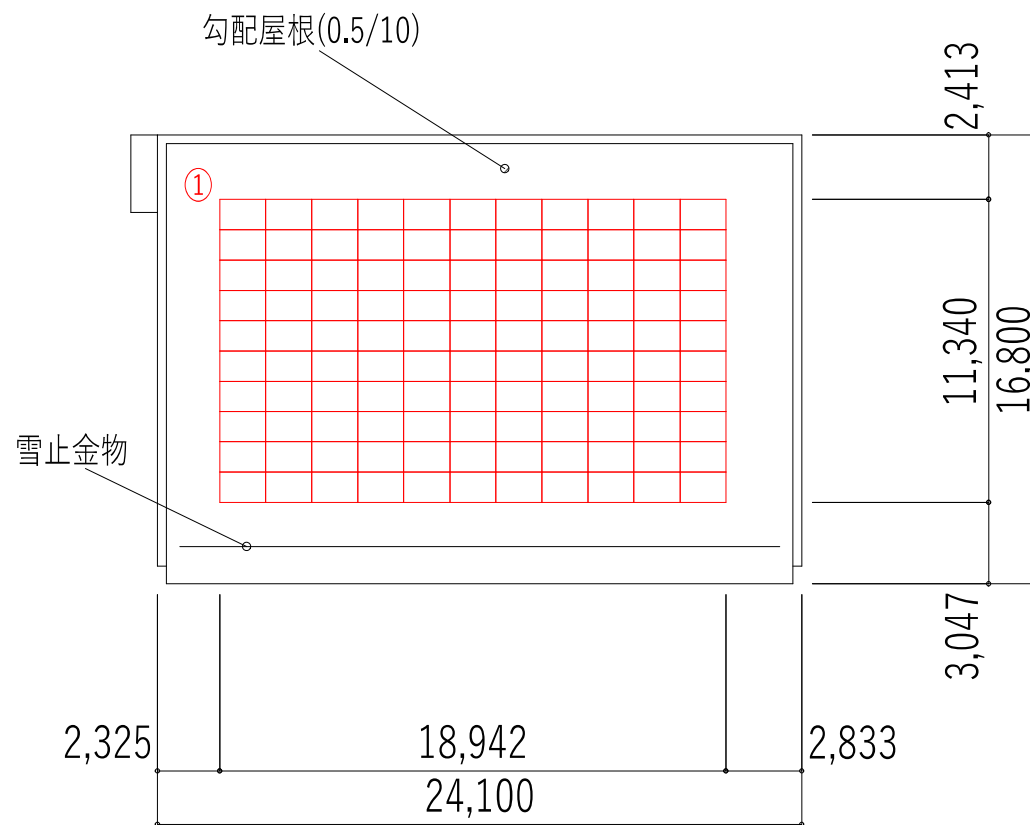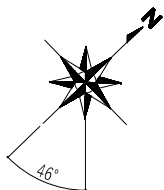


R階平面図 1/200


パネル設置位置	建物構造	屋根構造	パネル枚数(枚)	定格出力(kW)
①	S	S	110	45.100
合計			110	45.100

備考


機図	承認印	工事名称	作成年月日	提出回数
		(S14)		
機名	承認年月日	図面名称	縮尺 A3:1/200	図面番号
		白田支所(拡大図)基本計画図		A-

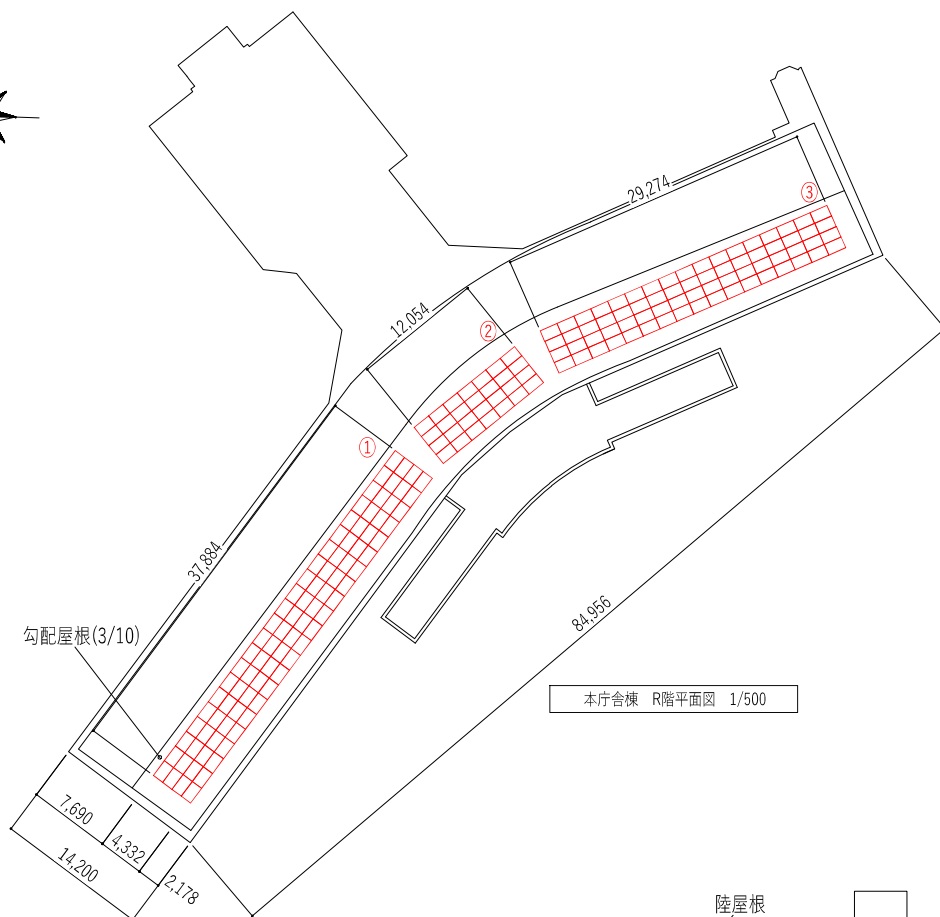


本庁舎棟 R階平面図 1/500

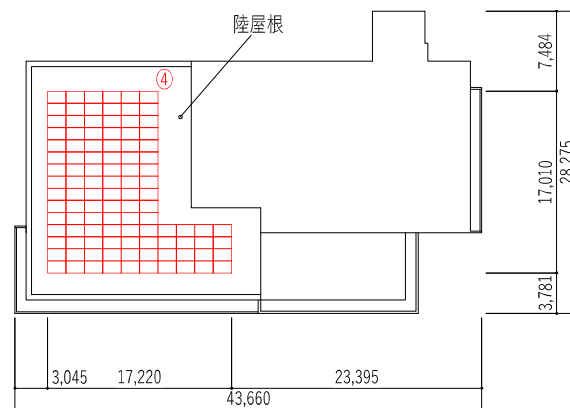

議会棟 R階平面図 1/500

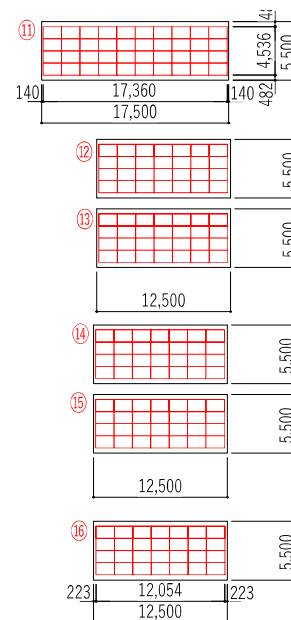


西側駐車場平面図 1/500

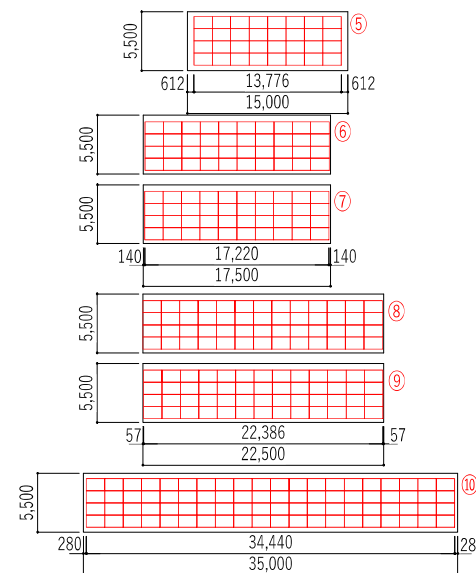


東側駐車場平面図 1/500

パネル設置位置	建物構造	屋根構造	パネル枚数(枚)	定格出力(kW)
①	SRC	SRC	88	36.080
②	SRC	SRC	28	11.480
③	SRC	SRC	68	27.880
④	SRC	SRC	106	43.460
⑤	駐車場		32	13.120
⑥	駐車場		40	16.400
⑦	駐車場		40	16.400
⑧	駐車場		52	21.320
⑨	駐車場		52	21.320
⑩	駐車場		80	32.800
⑪	駐車場		40	16.400
⑫	駐車場		28	11.480
⑬	駐車場		28	11.480
⑭	駐車場		28	11.480
⑮	駐車場		28	11.480
⑯	駐車場		28	11.480
合計			766	314.060

備考			概図	承認印	工事名称	作成年月日	提出回数
			図章	承認年月日	図面名称	縮尺	図面番号
					佐久市役所本庁(拡大図)基本計画図	A3:1/500	A-

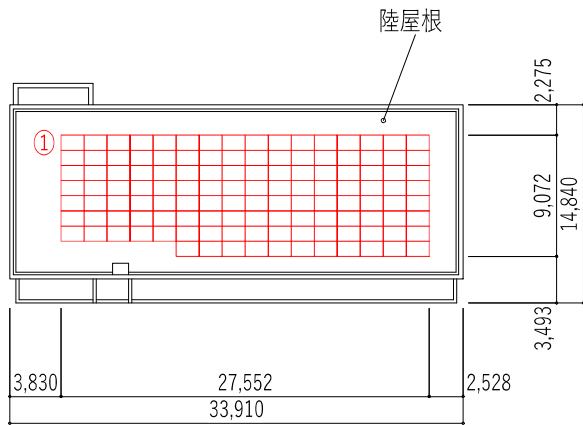

第2汚泥処理棟 R階平面図 1/400

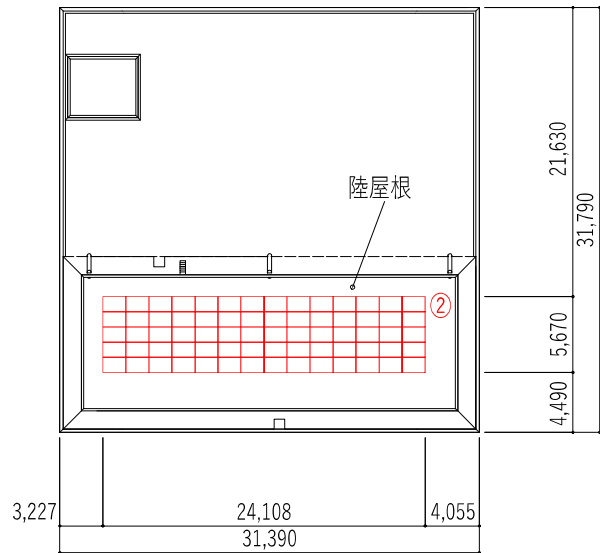

汚泥処理棟 R階平面図 1/400

パネル設置位置	建物構造	屋根構造	パネル枚数(枚)	定格出力(kW)
①	RC	RC	123	50.430
①	RC	RC	70	28.700
合計			193	79.130

備考



確認

承認印

工事名称
(S18)
下水道管理センター(拡大図)基本計画図


作成年月日

提出回数

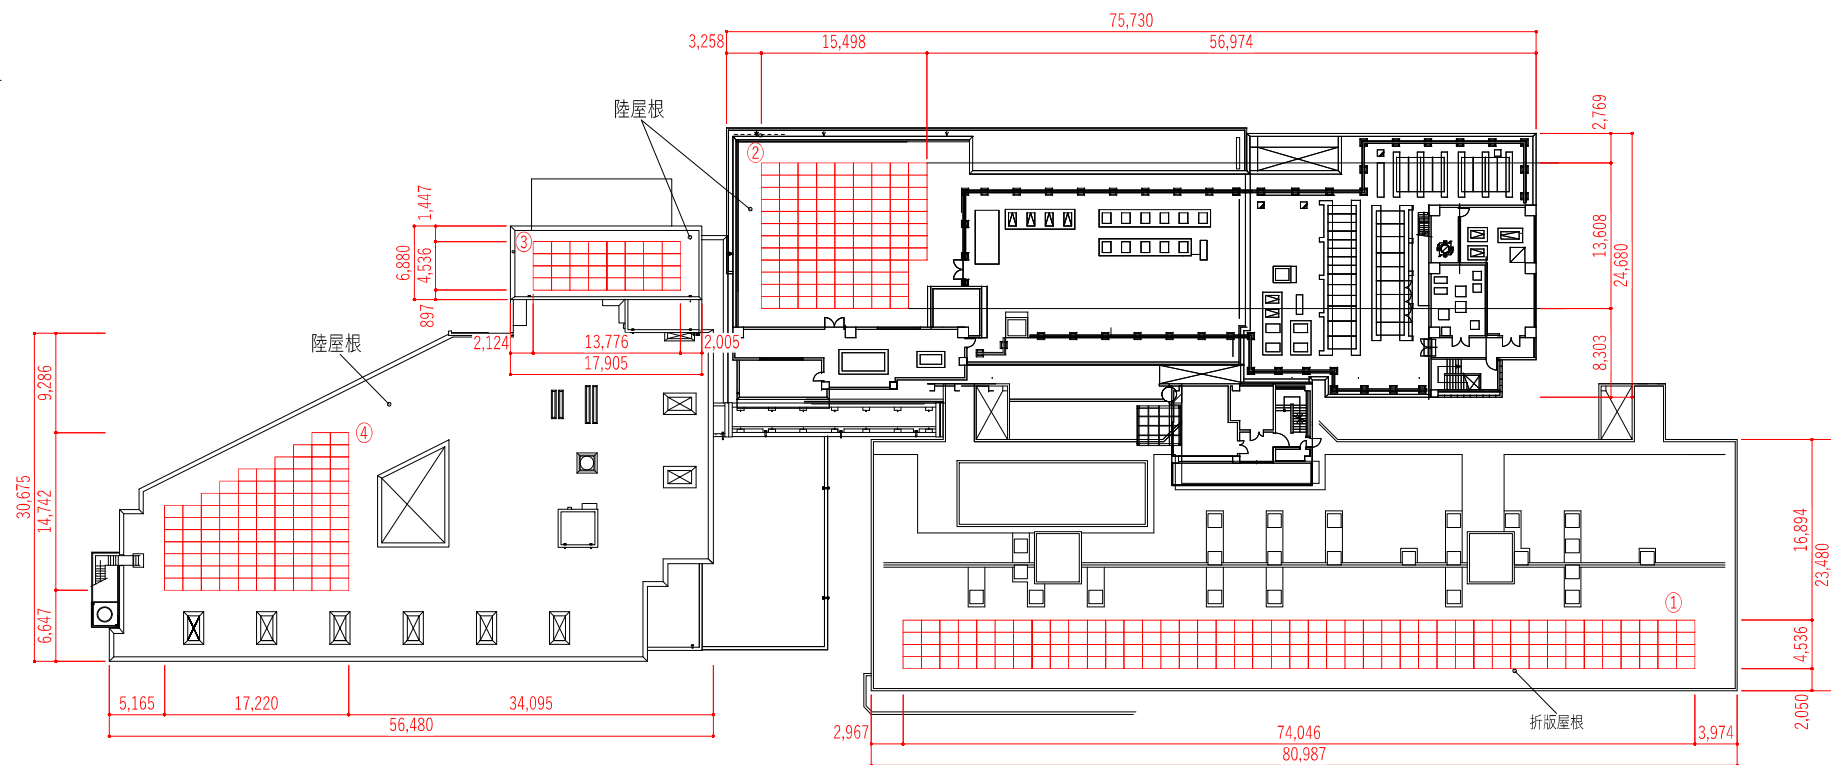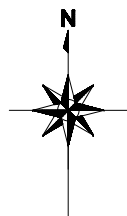



中棟、西棟、南棟 R階平面図 1/500

パネル設置位置	建物構造	屋根構造	パネル枚数(枚)	定格出力(kW)
①	RC	RC	172	70.520
②	RC	RC	104	42.640
③	RC	RC	32	13.120
④	RC	RC	100	41.000
⑤	駐車場		68	27.880
⑥	駐車場		68	27.880
⑦	駐車場		28	11.480
⑧	駐車場		48	19.680
合計			620	254.200

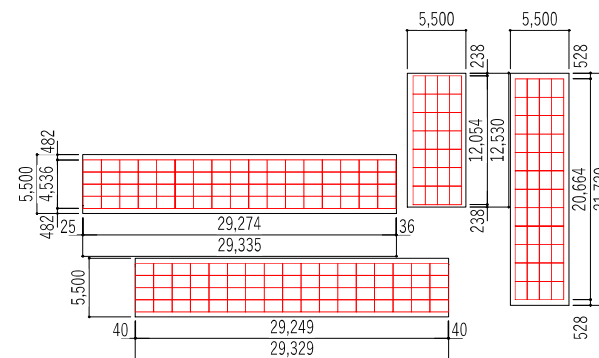

駐車場平面図 1/500


備考	承認	承認印	工事名称	作成年月日	提出回数
	図章	承認年月日	(S19) 国保浅間総合病院(拡大図)基本計画図	縮尺 A3:1/500	図章番号 A-

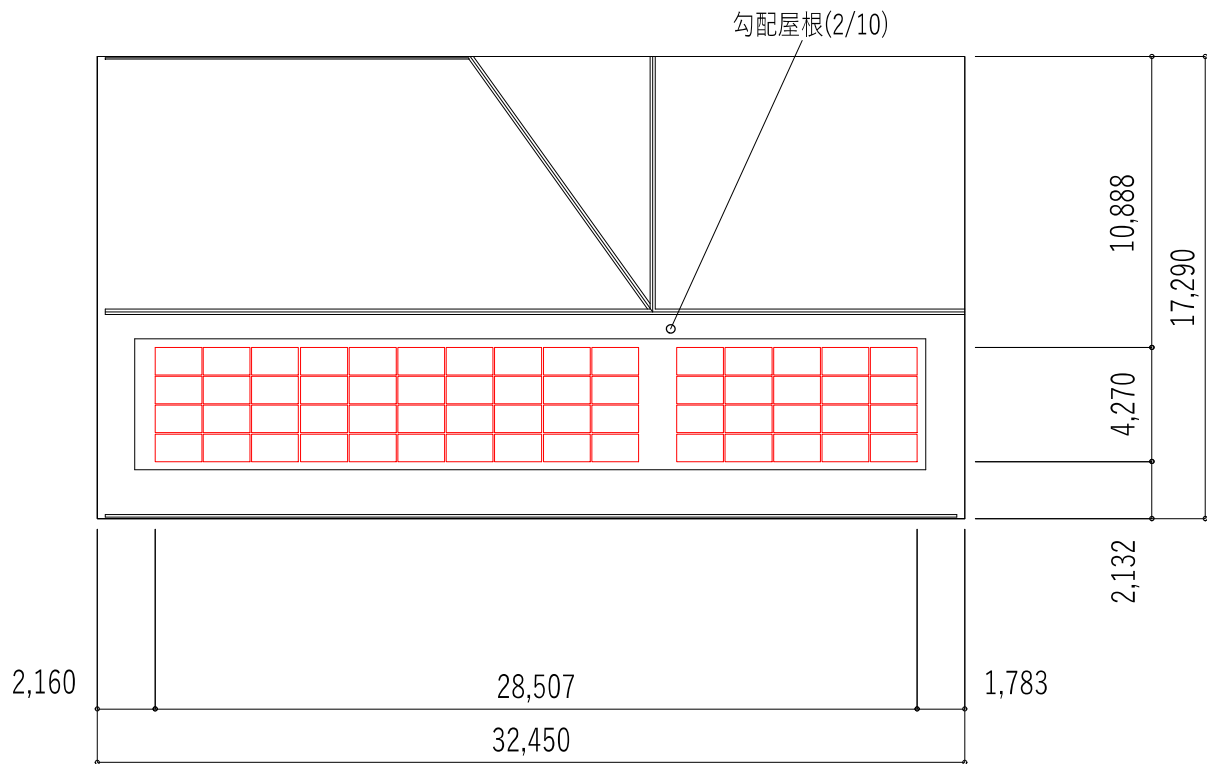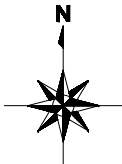


R階平面図 1/200

株式会社ワークヴィジョンズ様 太陽光設備屋根伏図を参照

備考			概図	承認印	工事名称 (S21)	作成年月日	提出回数
			図章	承認年月日	図面名称 多目的広場交流施設(拡大図)基本計画図	縮尺 A3:1/200	図面番号 A-

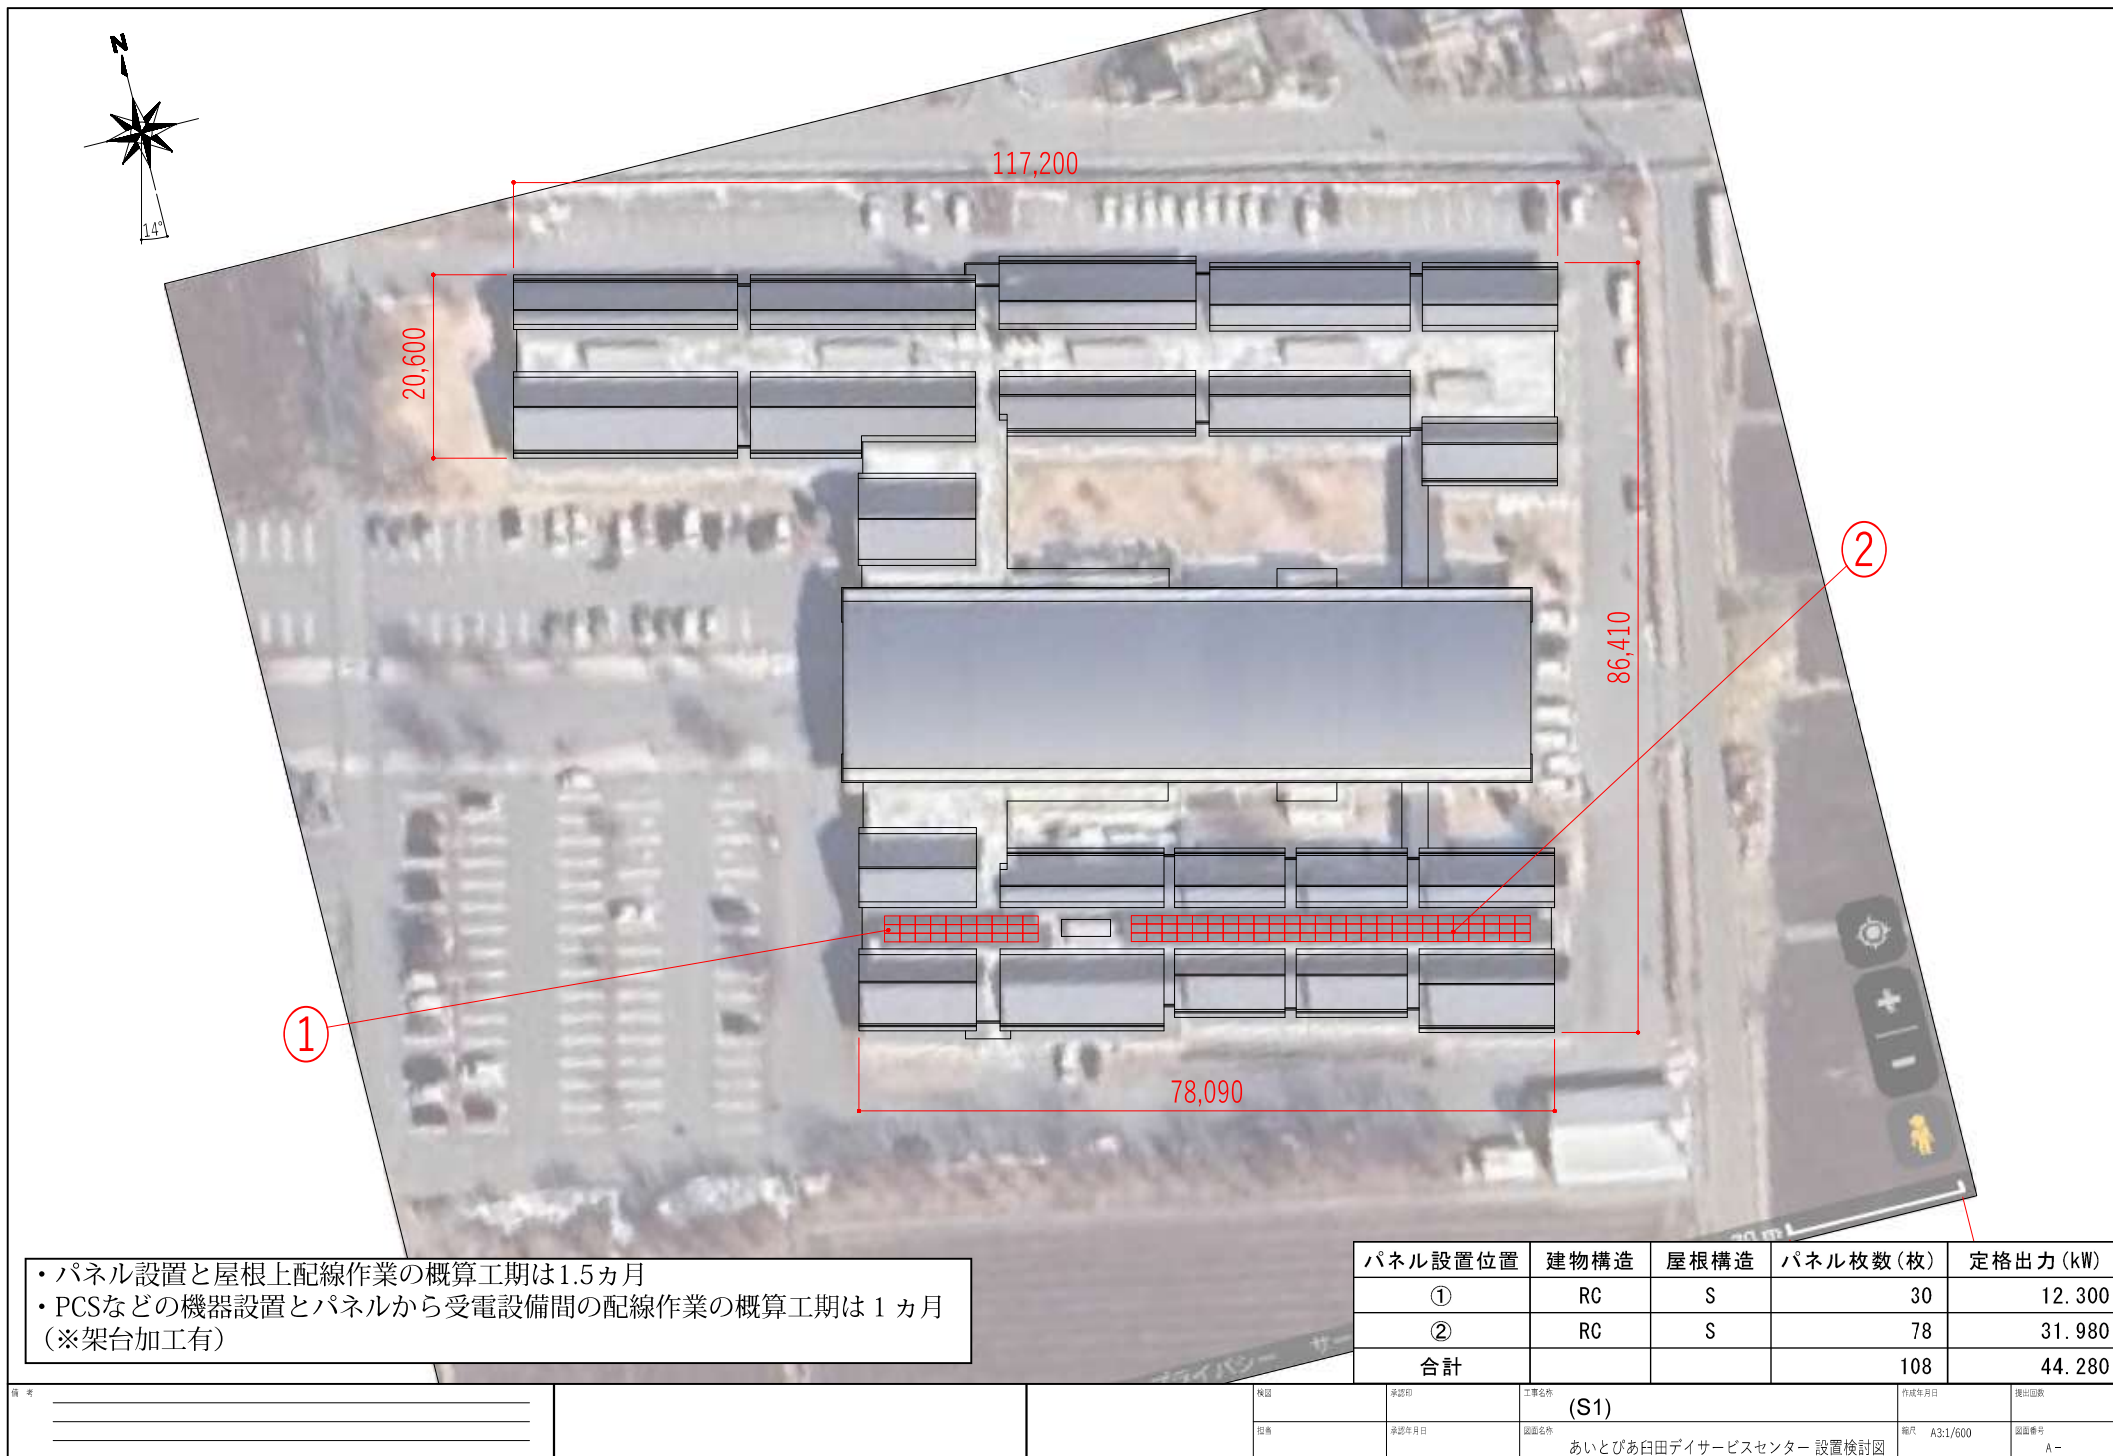

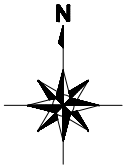

- ・パネル設置と屋根上配線作業の概算工期は4週間
- ・PCSなどの機器設置とパネルから受電設備間の配線作業の概算工期は1ヵ月

パネル設置位置	建物構造	屋根構造	パネル枚数(枚)	定格出力(kW)
①	RC	S	80	32.800
②	RC	S	80	32.800
合計			160	65.600

備考			概算	承認印	工事名称 (S6)	作成年月日	提出回数
			図章	承認年月日	図面名称 泉小学校 設置検討図	縮尺 A3:1/600	図面番号 A-



勾配屋根(3/10)

①

②

30,260

52,070

屋内運動場



雪止金物移設



- パネル設置と屋根上配線作業の概算工期は4週間
- PCSなどの機器設置とパネルから受電設備間の配線作業の概算工期は2ヵ月

パネル設置位置	建物構造	屋根構造	パネル枚数(枚)	定格出力(kW)
①	RC	S	104	42.640
②	RC	S	92	37.720
合計			196	80.360



備考			確認	承認印	工事名称 (S7)	作成年月日	提出回数
			図例	承認年月日	図面名称 白田中学校 設置検討図	縮尺 A3:1/600	図面番号 A-

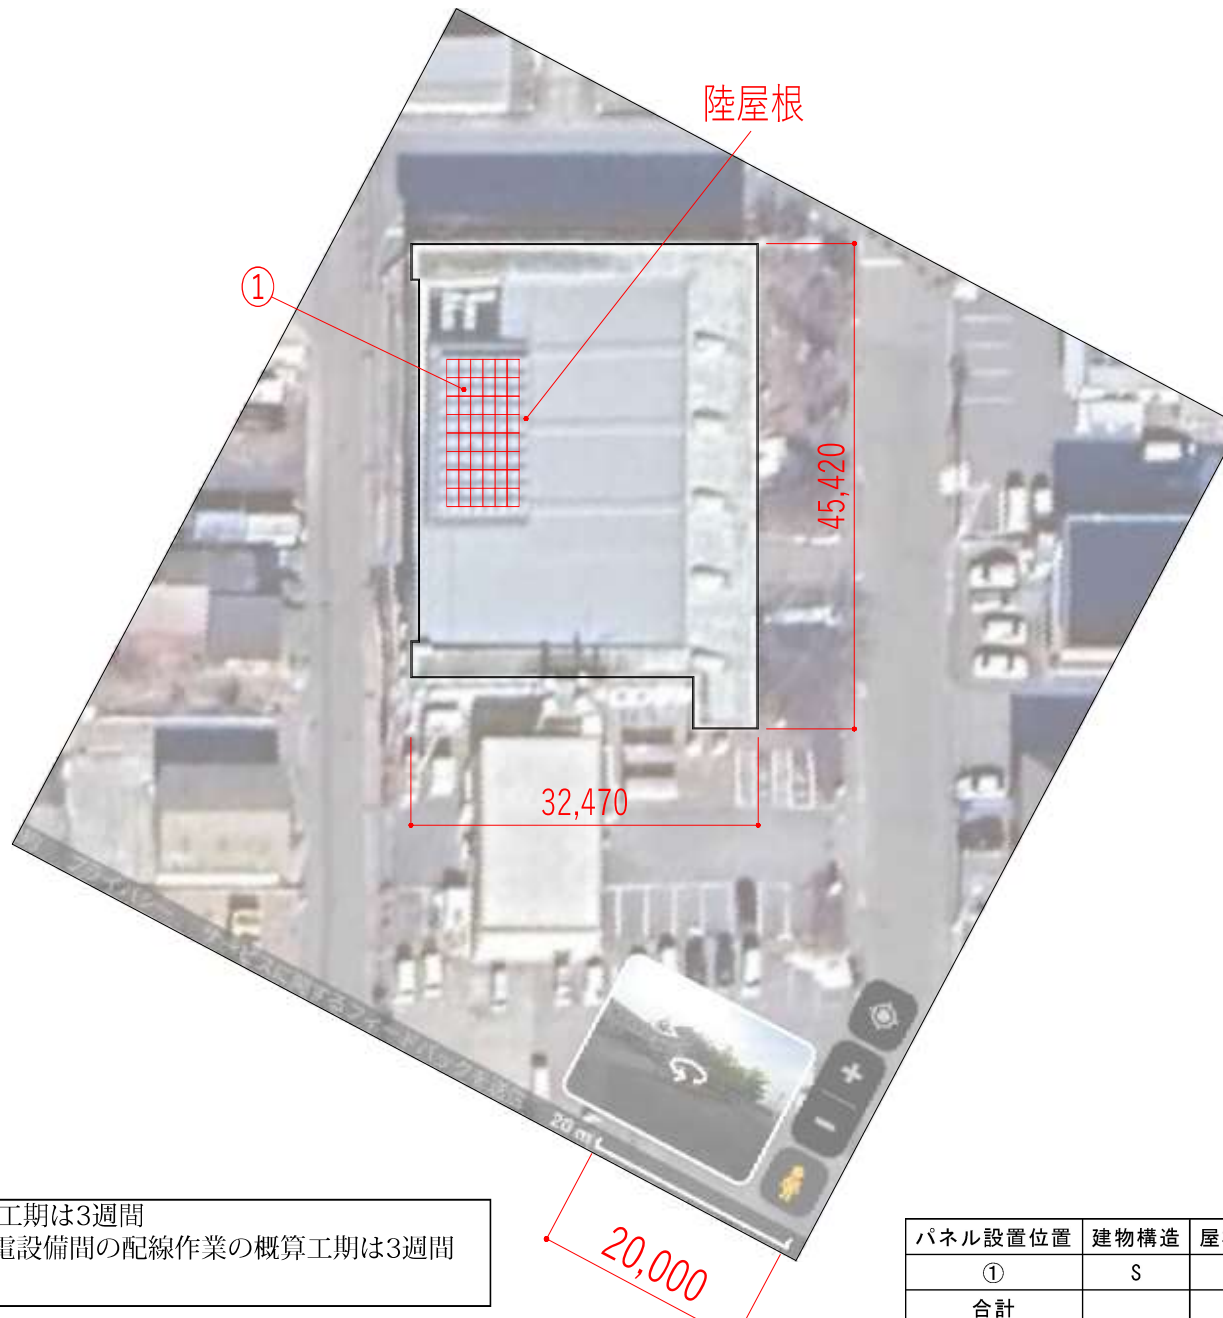 

- パネル設置と屋根上配線作業の概算工期は3週間
- PCSなどの機器設置とパネルから受電設備間の配線作業の概算工期は3週間
(※架台加工有)

パネル設置位置	建物構造	屋根構造	パネル枚数(枚)	定格出力(kW)
①	S	S	48	19.680
合計			48	19.680

備考			概算	承認印	工事名称 (S12)	作成年月日	提出回数
			図章	承認年月日	図面名称 ワークテラス佐久 設置検討図	縮尺 A3:1/500	図面番号 A-

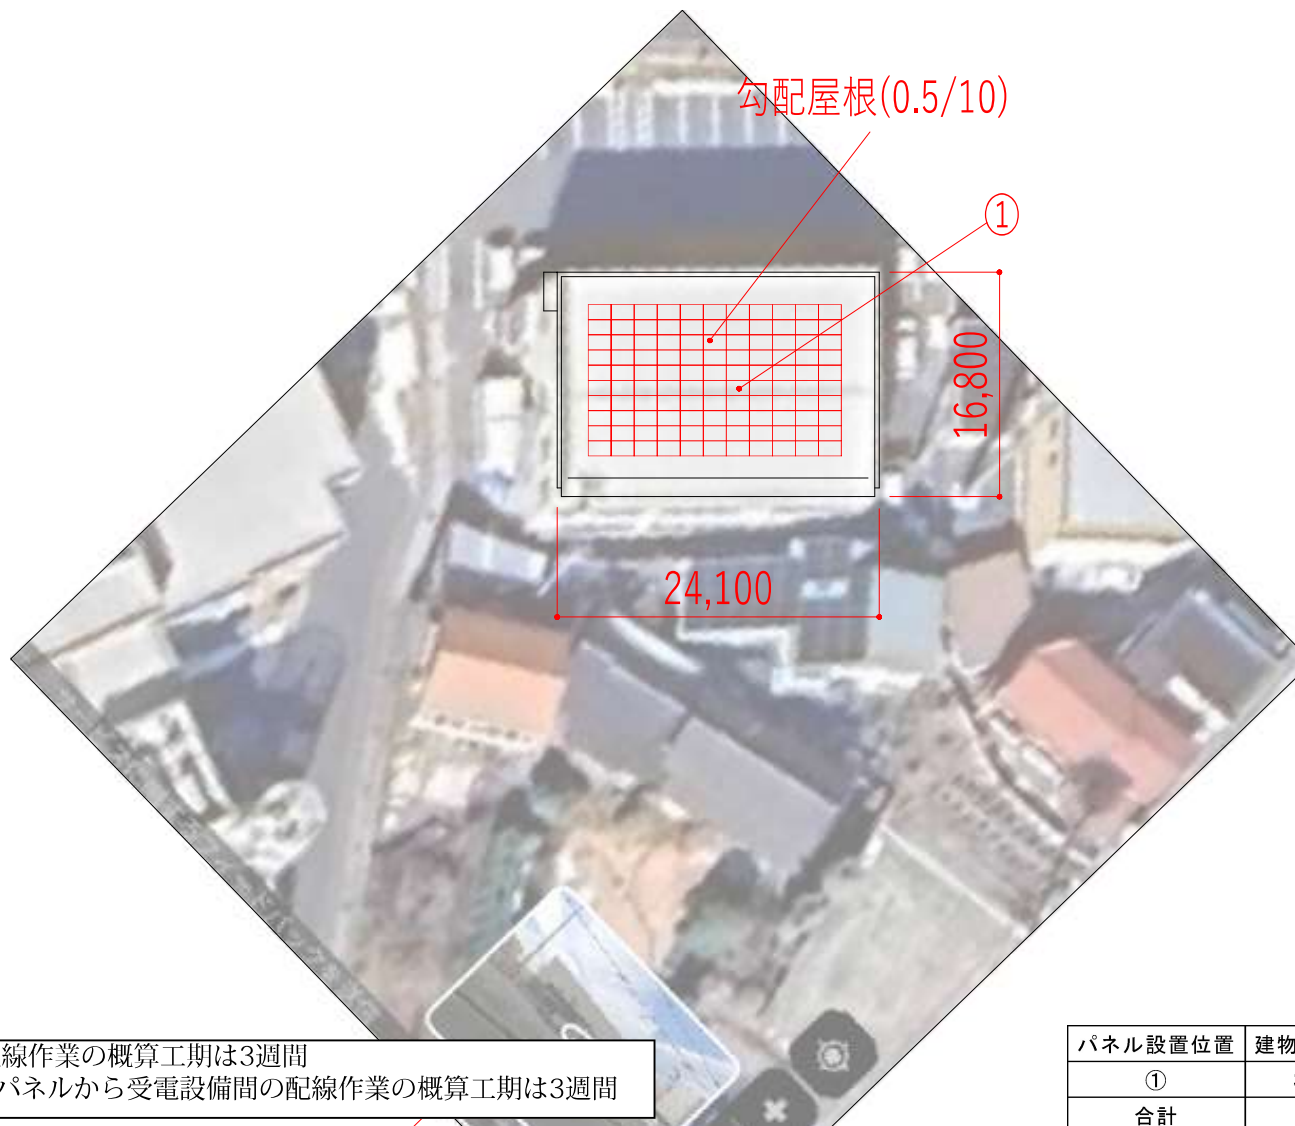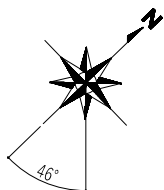

- パネル設置と屋根上配線作業の概算工期は3週間
- PCSなどの機器設置とパネルから受電設備間の配線作業の概算工期は3週間

パネル設置位置	建物構造	屋根構造	パネル枚数(枚)	定格出力(kW)
①	S	S	110	45.100
合計			110	45.100

備考			概算	承認印	工事名称	作成年月日	提出回数
			図書	承認年月日	図面名称	縮尺 A3:1/400	図面番号
					白田支所 設置検討図		A-



パネル設置位置	建物構造	屋根構造	パネル枚数(枚)	定格出力(kW)
①	SRC	SRC	88	36.080
②	SRC	SRC	28	11.480
③	SRC	SRC	68	27.880
④	SRC	SRC	106	43.460
合計			290	118.900


- ・パネル設置と屋根上配線作業の概算工期は約2.5ヵ月
- ・PCSなどの機器設置とパネルから受電設備間の配線作業の概算工期は3ヵ月


備考	承認	承認印	工事名称 (S17)	作成年月日	提出回数
	担当者	承認年月日	図面名称 佐久市役所本庁 設置検討図	縮尺 A3:1/800	図面番号 A-



- パネル設置と屋根上配線作業の概算工期は1.5ヵ月
- PCSなどの機器設置とパネルから受電設備間の配線作業の概算工期は2ヵ月

備考			概図	承認印	工事名称	作成年月日	提出回数
			図章	承認年月日	図面名称	縮尺	図面番号
					下水道管理センター 設置検討図	A3:1/600	A-

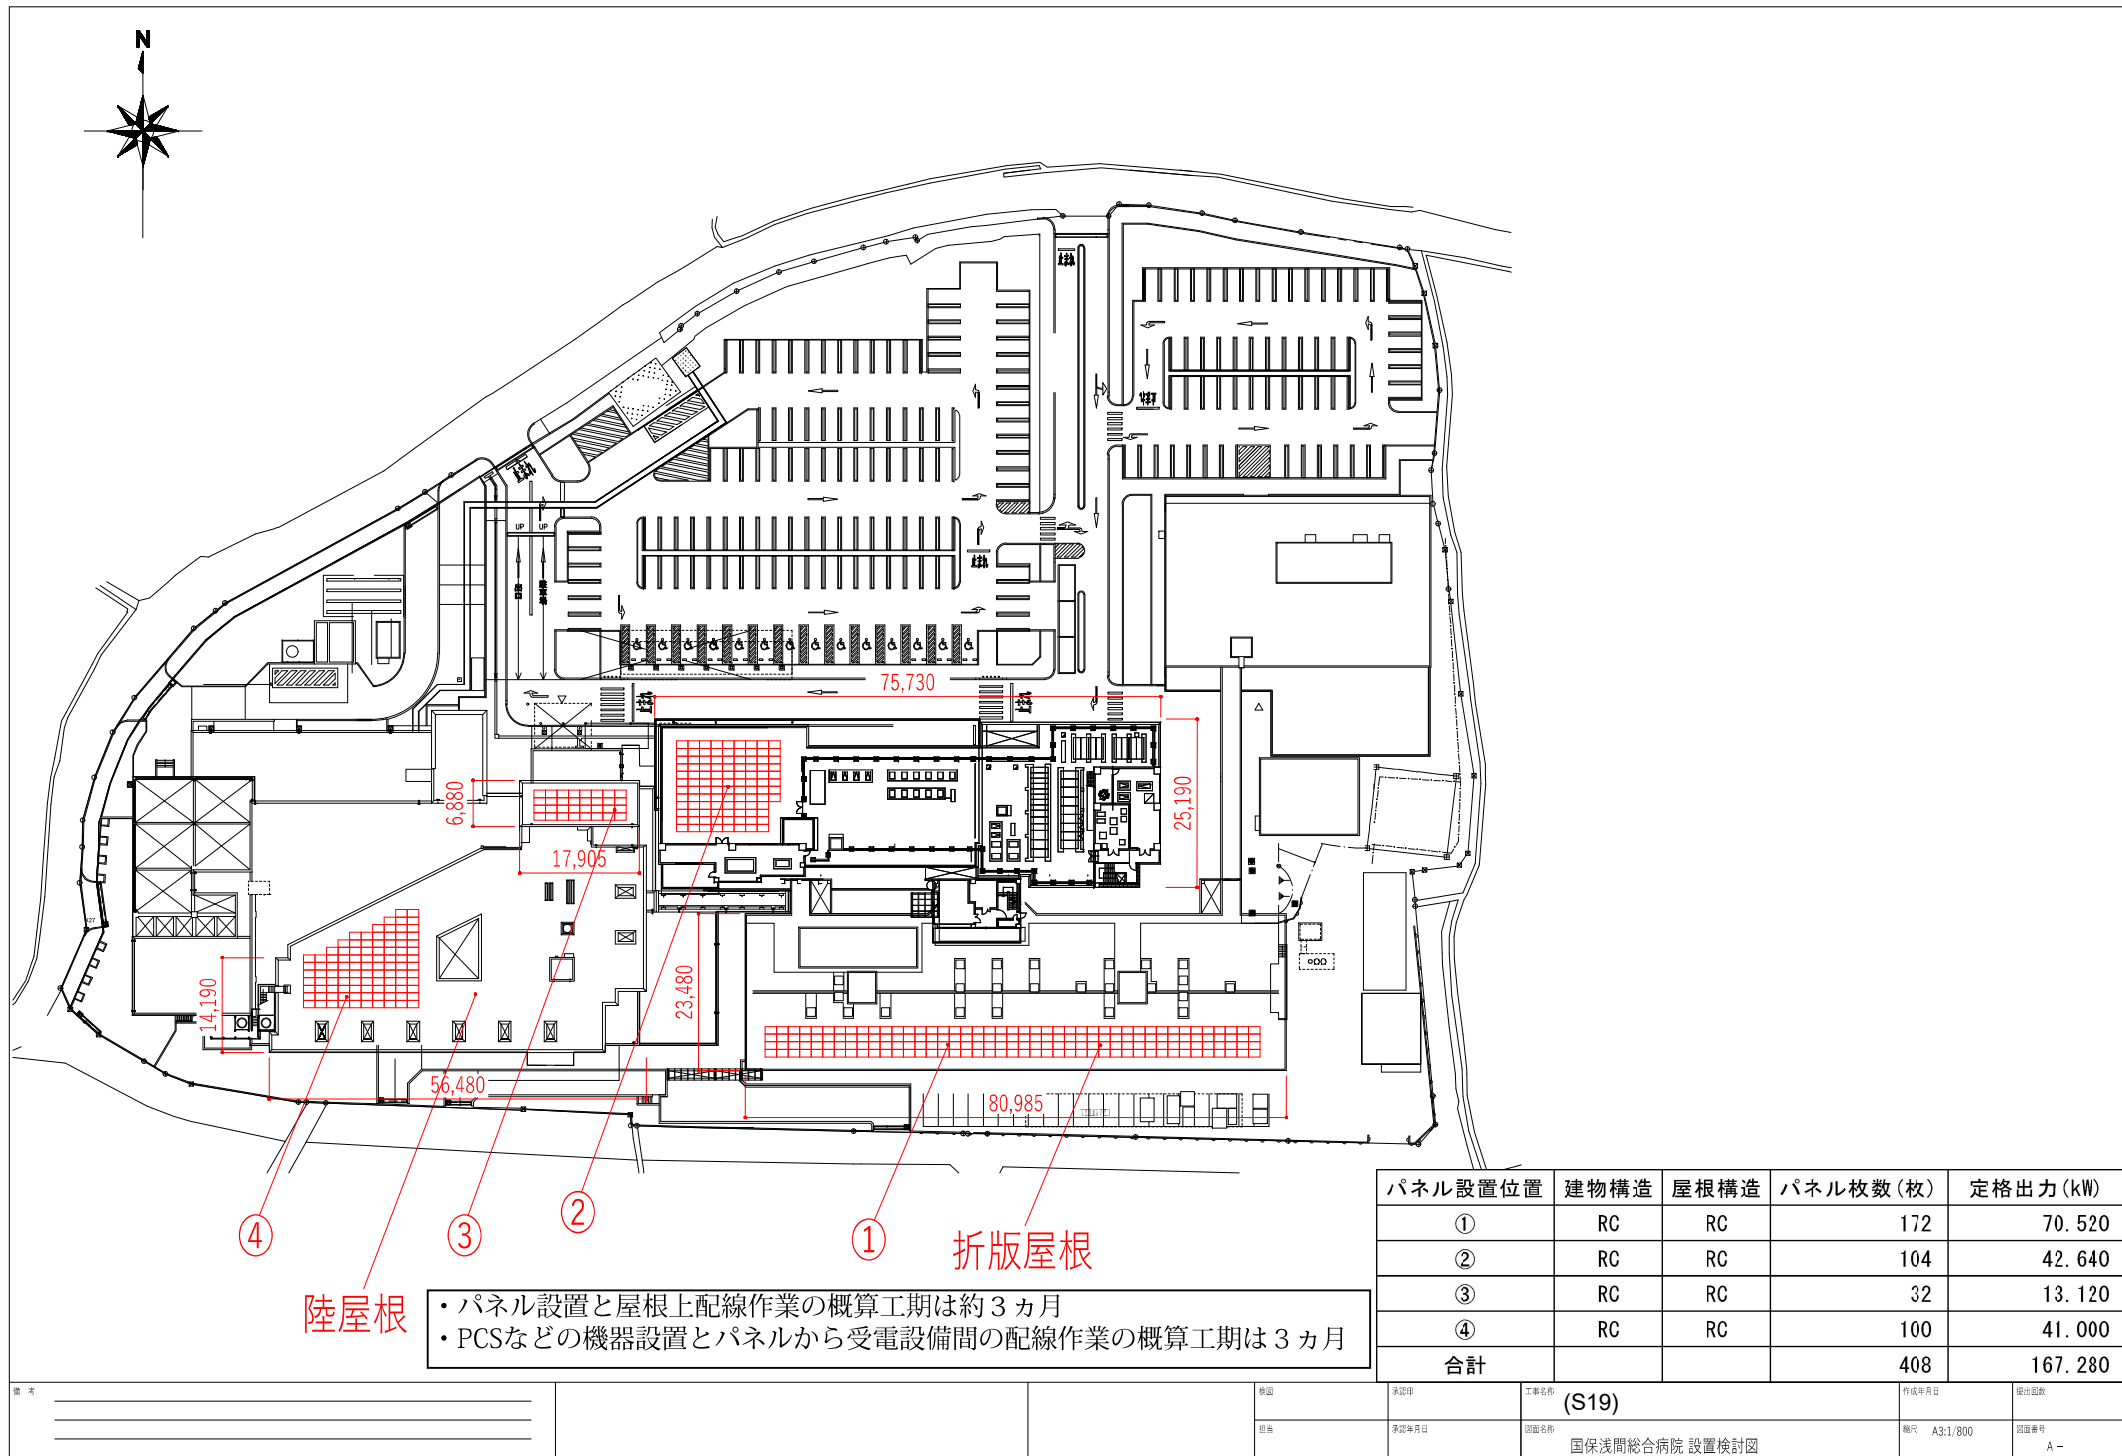

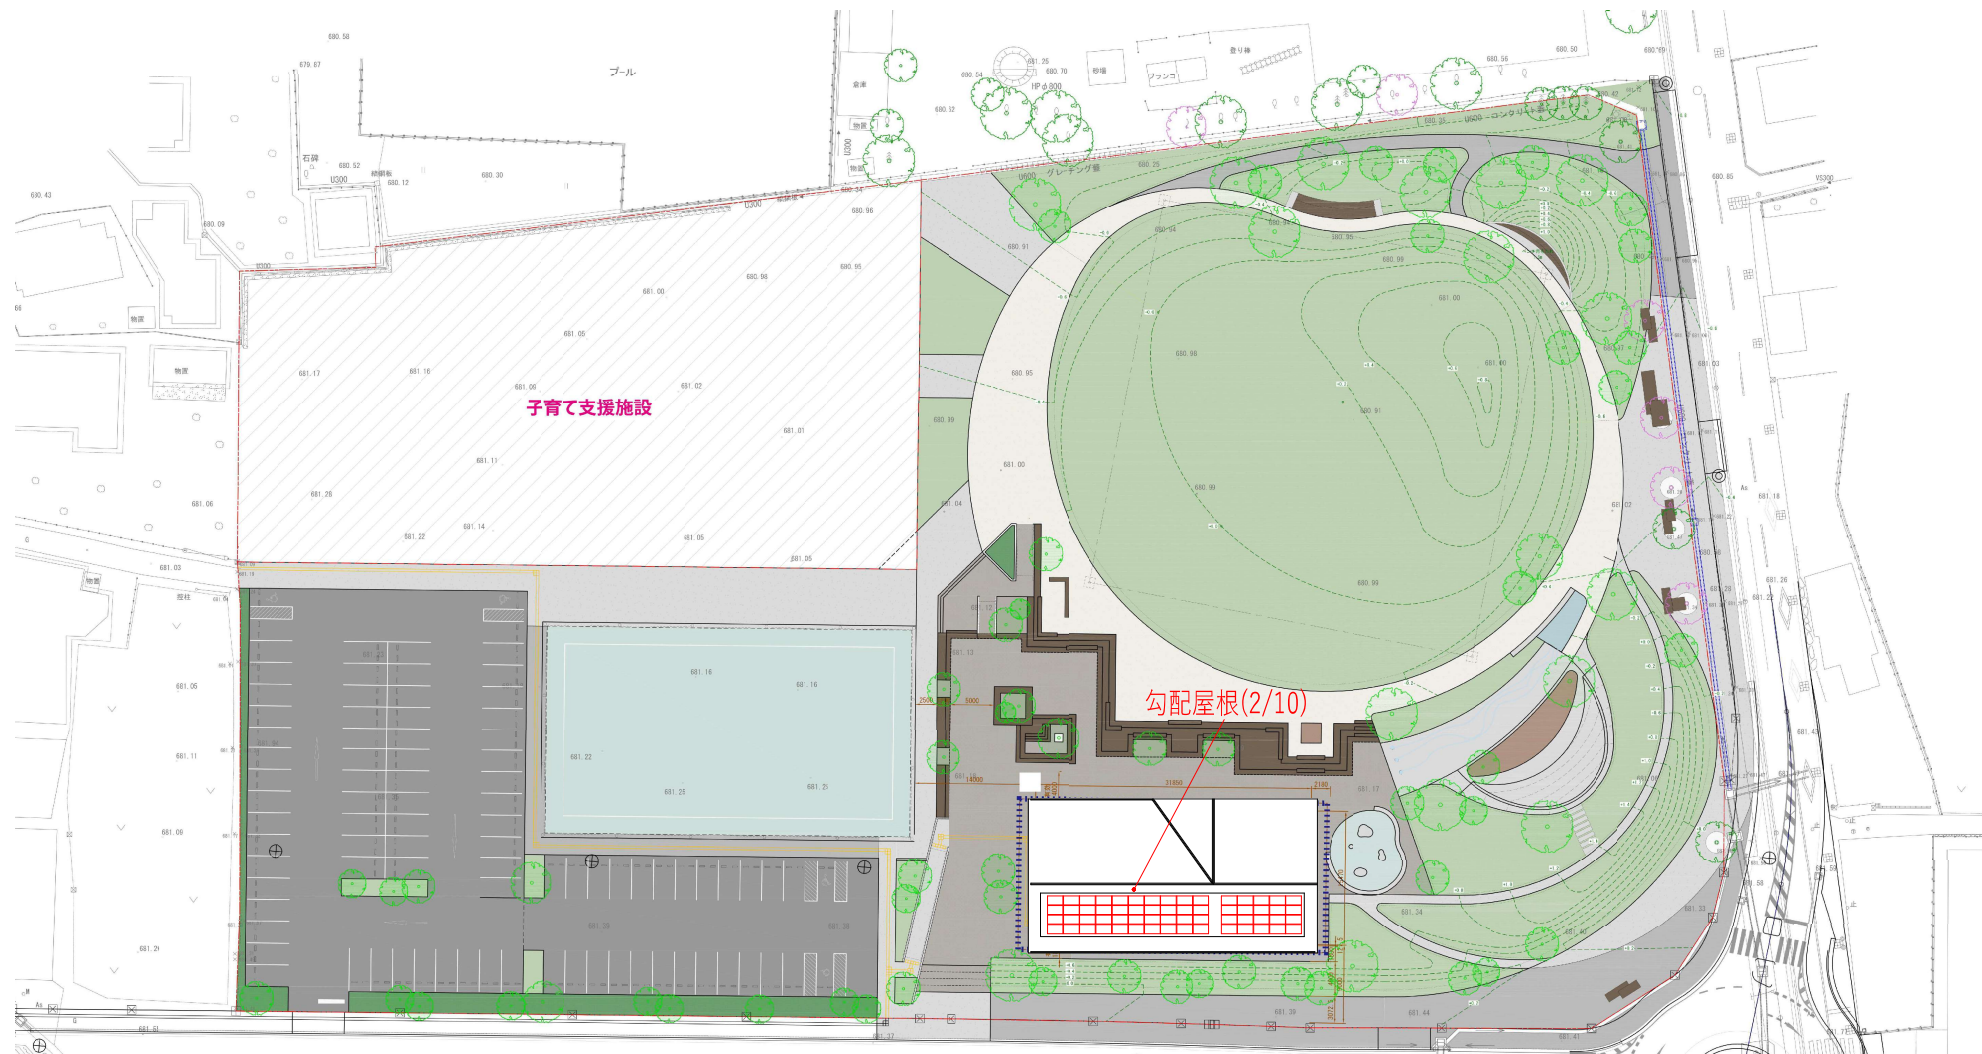

施設全体配置図…佐久市公式HPより

- ・パネル設置と屋根上配線作業の概算工期は1週間
- ・PCSなどの機器設置とパネルから受電設備間の配線作業の概算工期は3週間

備考				機図	承認印	工事名称 (S21)	作成年月日	提出回数
				設計	承認年月日	施設名称 多目的広場交流施設 設置検討図	紙枚 A3:1/600	図面番号 A-