

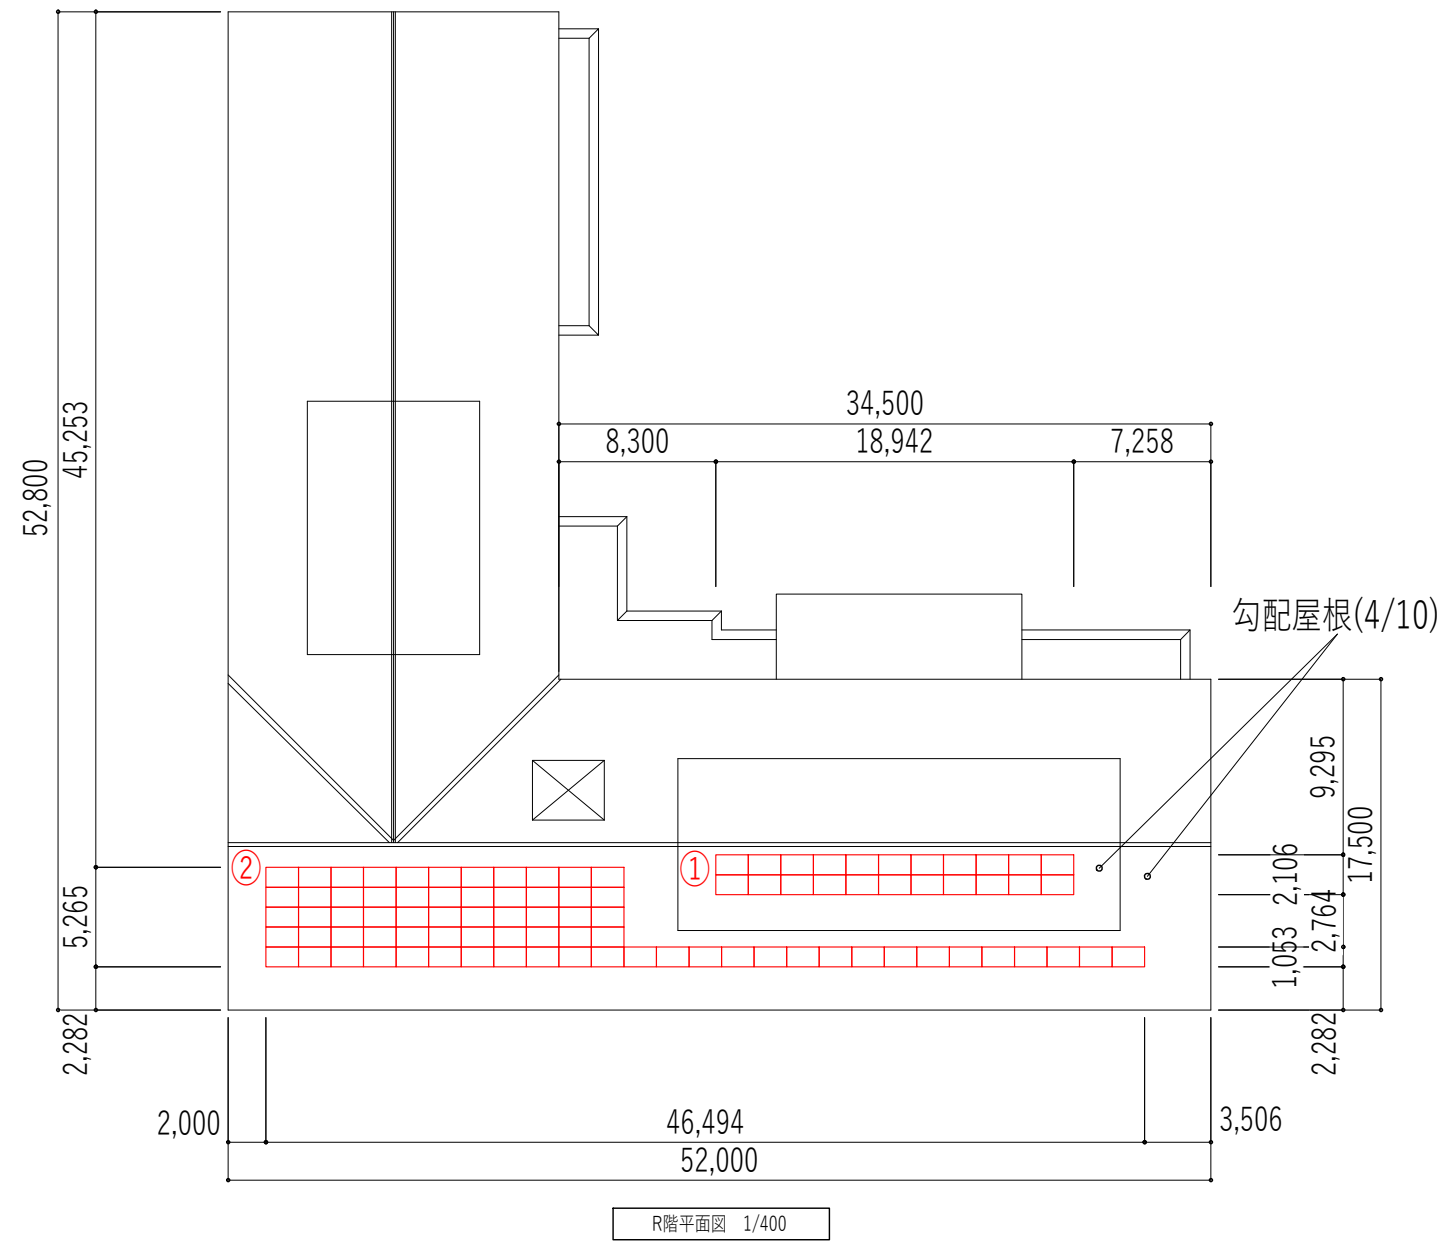


*各施設の設置場所及び発電出力は最大の設置可能範囲を参考までに図示したものです。現地確認や調査を行ったうえで、最適な設置場所や発電出力をご提案してください。

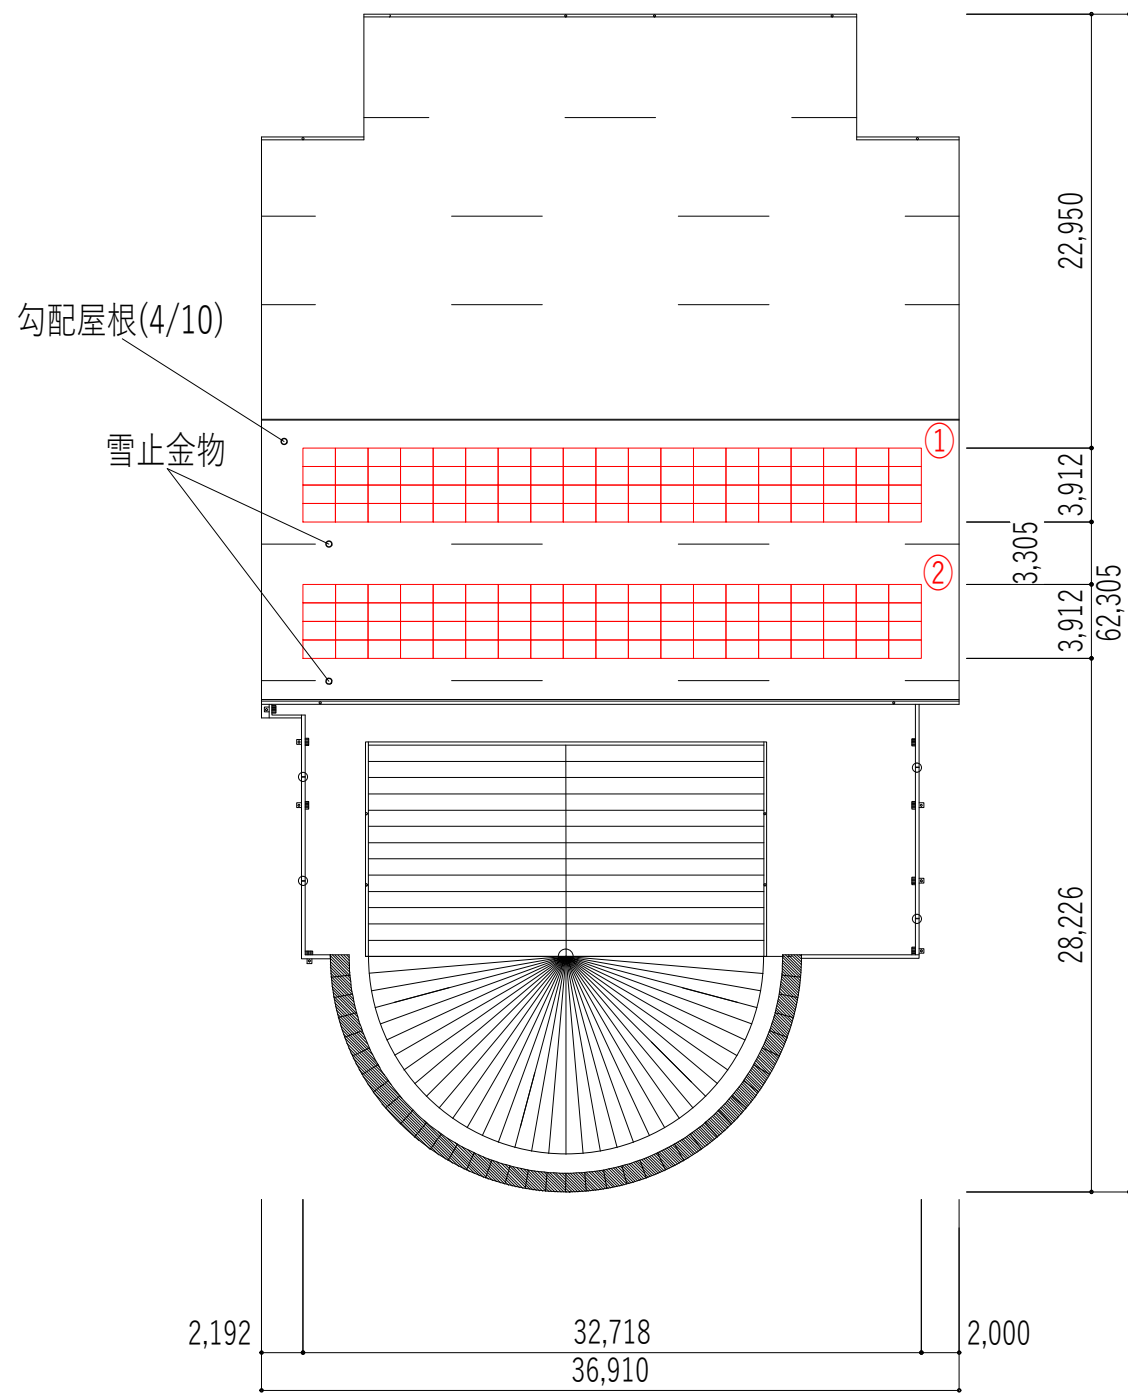

パネル設置位置	建物構造	屋根構造	パネル枚数(枚)	定格出力(kW)
①	RC	S	22	9.020
②	RC	S	71	29.110
合計			93	38.130



備考			校閲	承認印	工事名称 (S2)	作成年月日	提出回数
			担当	承認年月日	図面名称 望月支所(拡大図)基本計画図	縮尺 A3:1/400	図面番号 A -

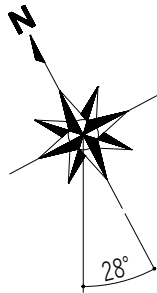

屋内運動場 R階平面図 1/400

パネル設置位置	建物構造	屋根構造	パネル枚数(枚)	定格出力(kW)
①	RC	S	76	31.160
②	RC	S	76	31.160
合計			152	62.320



備 考				校図	承認印	工事名称 (S5)	作成年月日	提出回数
				担当	承認年月日	図面名称 望月小学校(拡大図)基本計画図	縮尺 A3:1/400	図面番号 A -

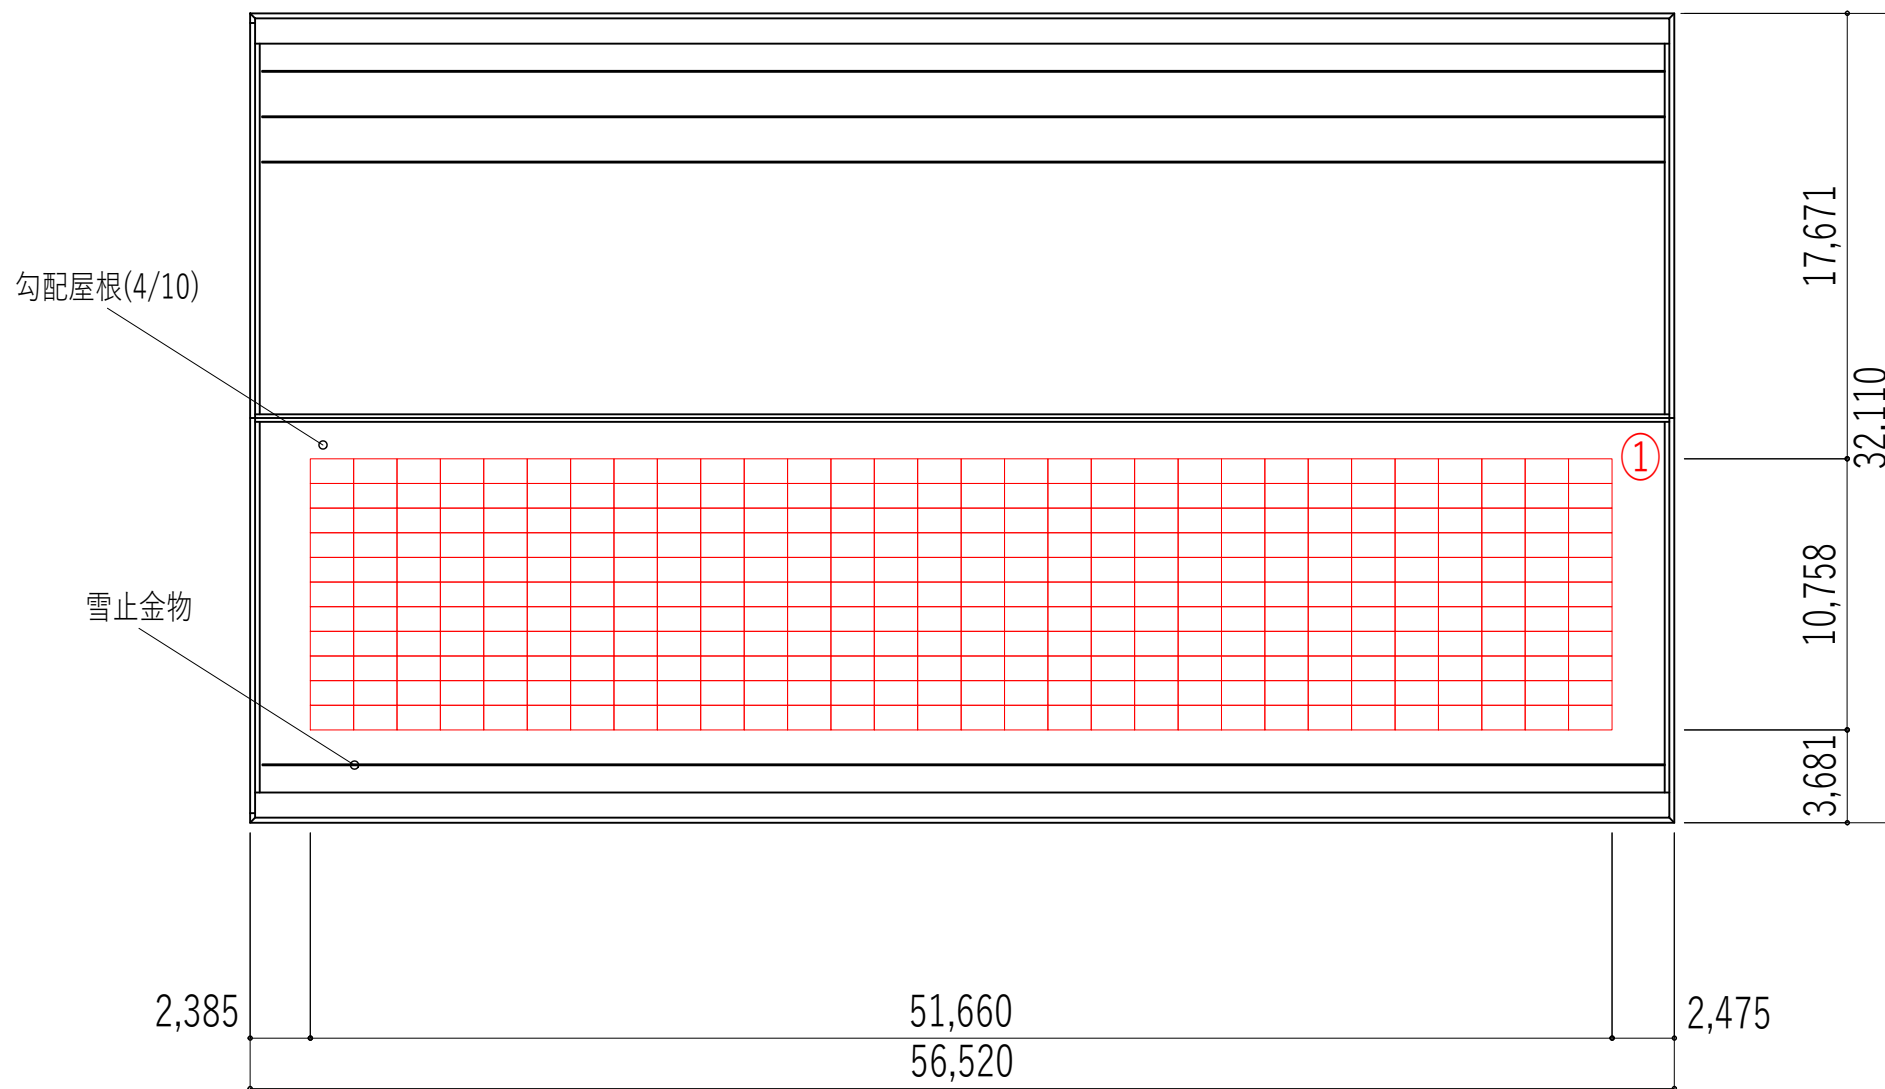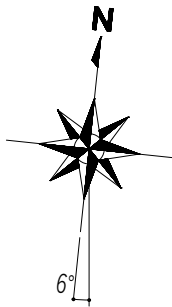

屋内運動場 R階平面図 1/300

	建物構造	屋根構造	パネル枚数(枚)	定格出力(kW)
①	S	S	330	135.300
合計			330	135.300

備考		校図	承認印	工事名称	作成年月日	提出回数
		担当	承認年月日	図面名称	縮尺 A3:1/300	図面番号 A -
				浅間中学校(拡大図)基本計画図		

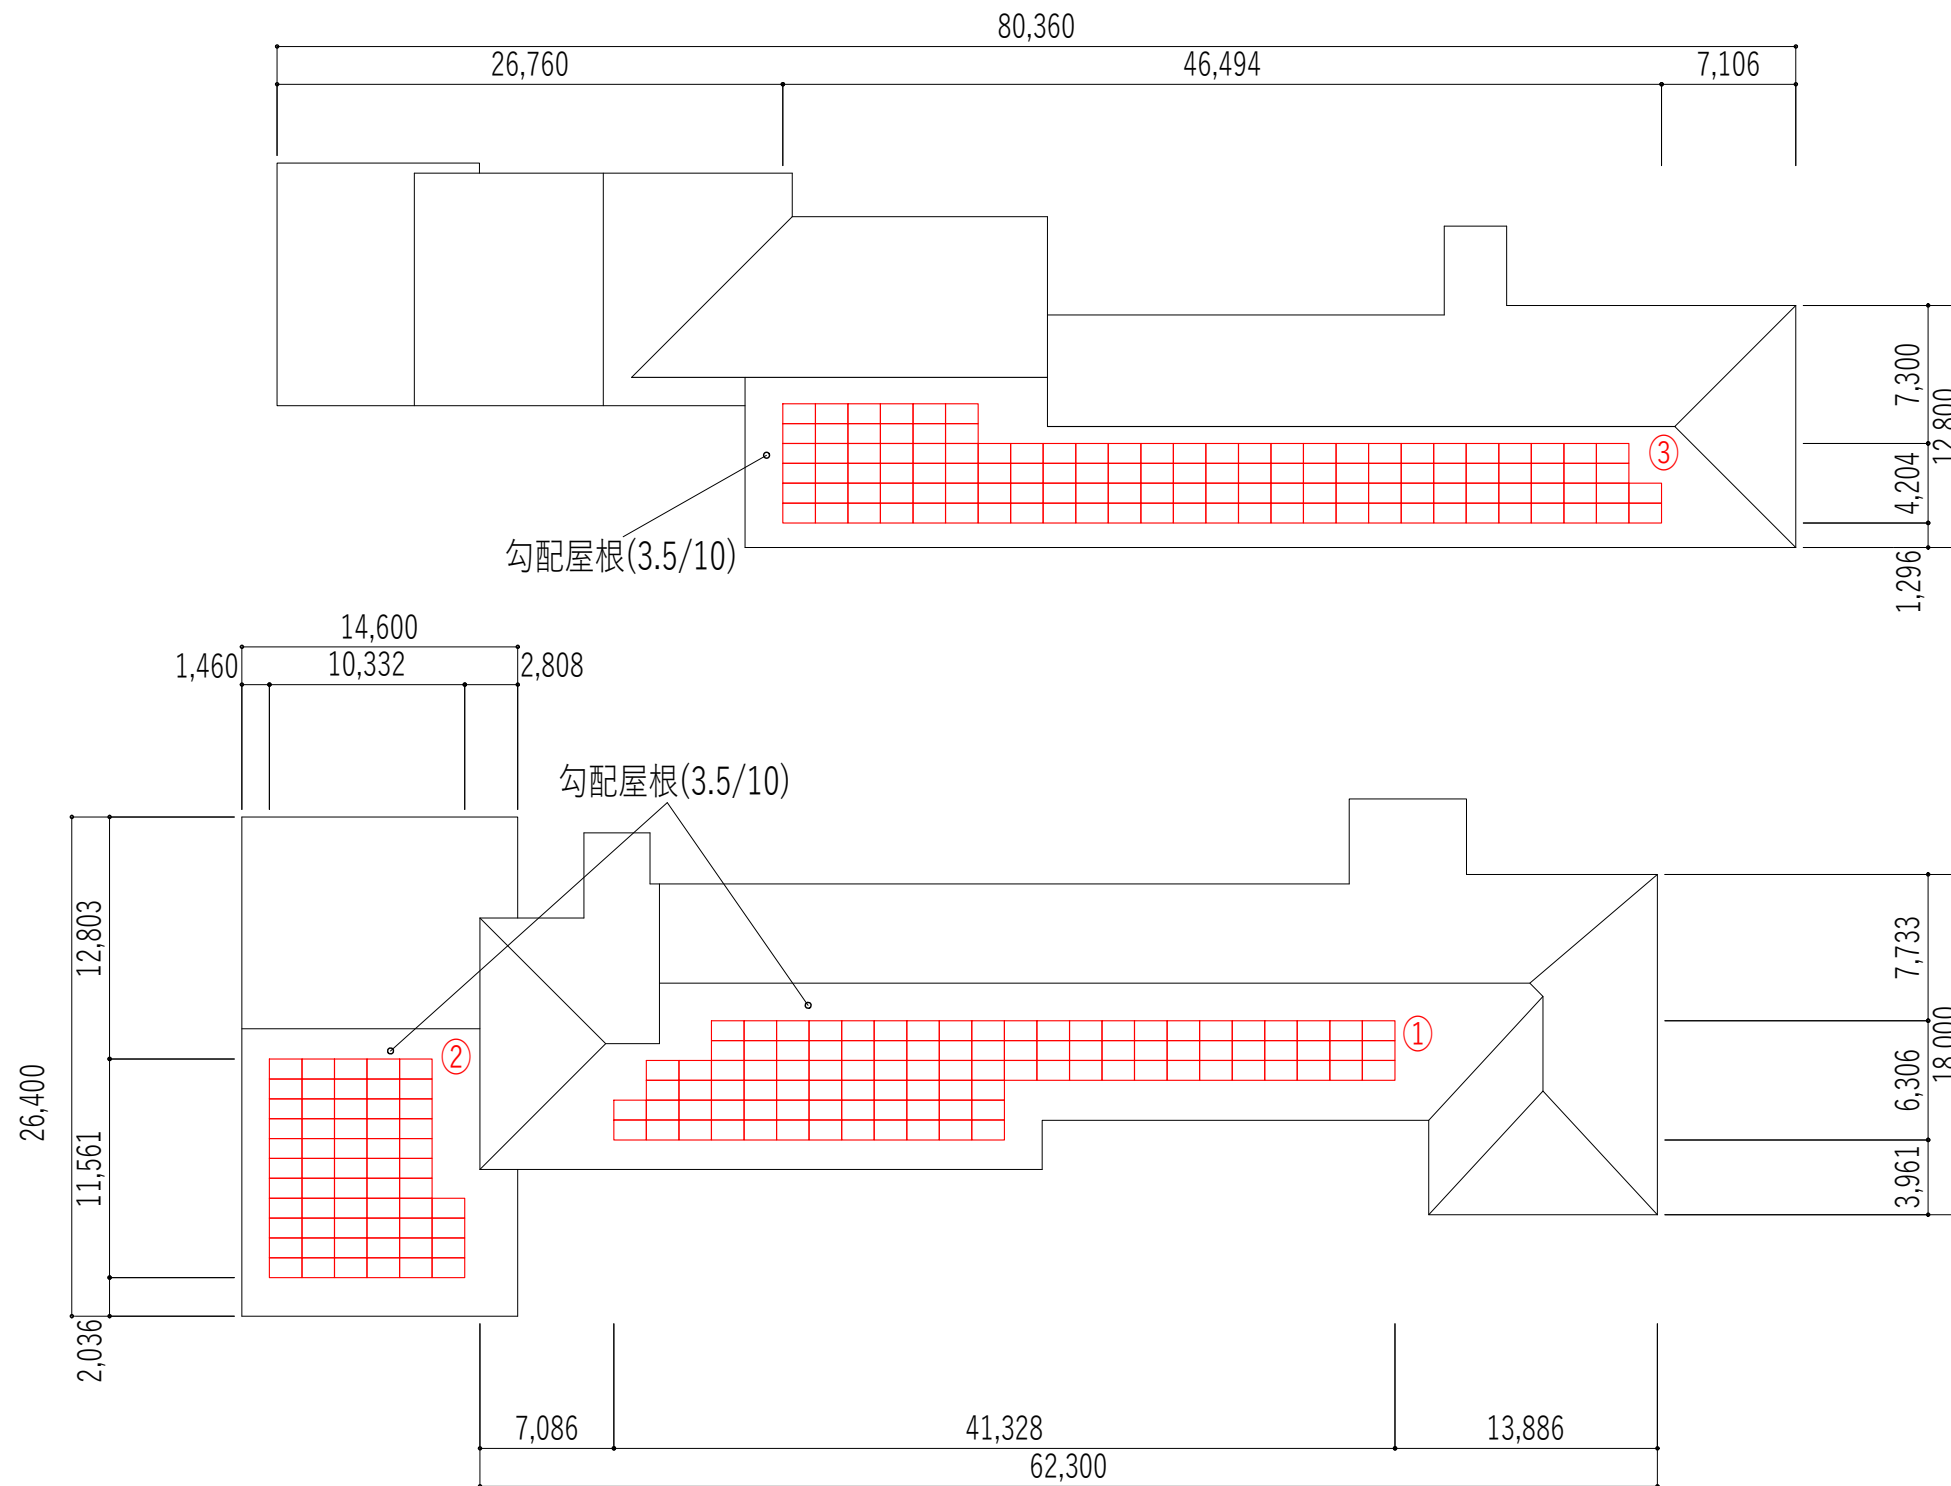
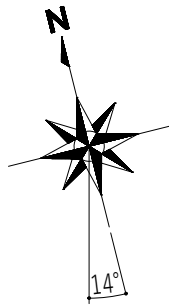


特別教室棟 普通教室棟 1/400

構造計算書がありませんので、調査時において耐荷重等について問題がないことを確認のうえ提案してください

パネル設置位置	建物構造	屋根構造	パネル枚数(枚)	定格出力(kW)
①	RC	RC	100	41.000
②	RC	RC	59	24.190
③	RC	RC	118	48.380
合計			277	113.570

備考			校図	承認印	工事名称 (S8)	作成年月日	提出回数
			担当	承認年月日	図面名称 東中学校(拡大図)基本計画図	縮尺 A3:1/400	図面番号 A -

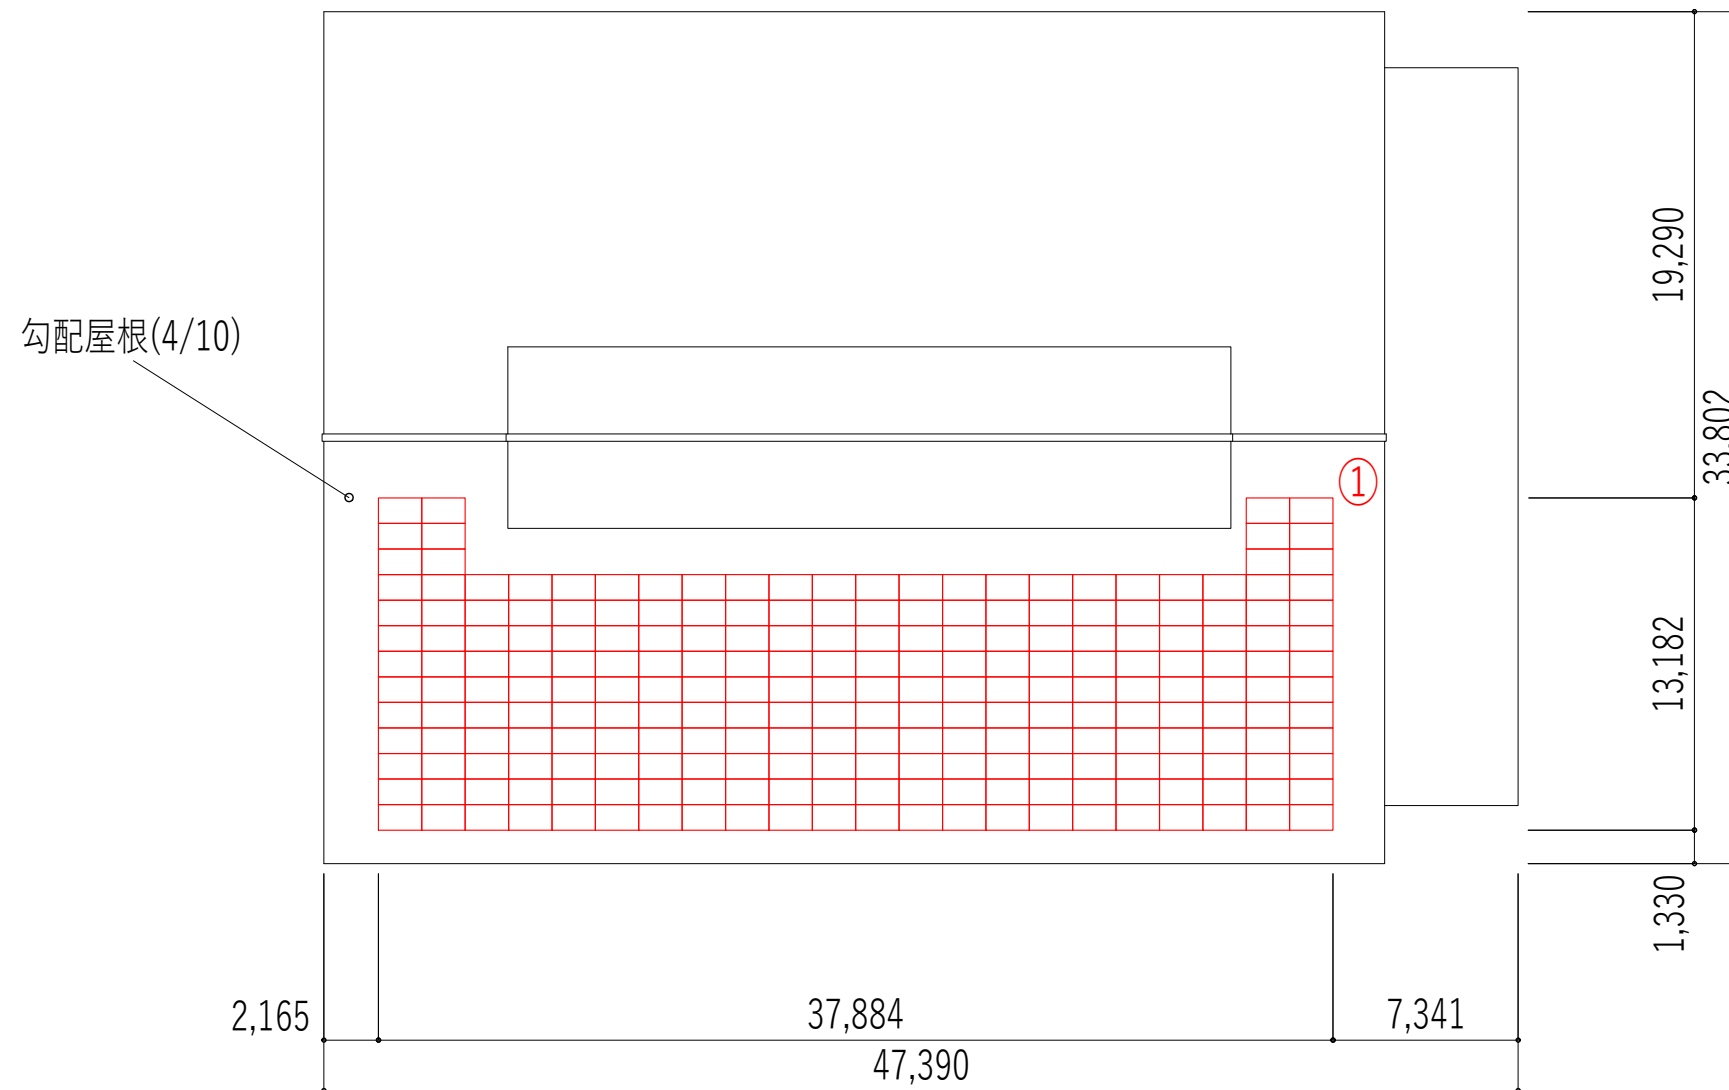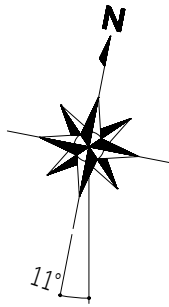


屋内運動場 R階平面図 1/300

構造計算書がありませんので、調査時において耐荷重等について問題がないことを確認のうえ提案してください

パネル設置位置	建物構造	屋根構造	パネル枚数(枚)	定格出力(kW)
①	S	S	232	85.840
合計			232	85.840

備考				校図	承認印	工事名称 (S13)	作成年月日	提出回数
				担当	承認年月日	図面名称 浅科中学校(拡大図)基本計画図	縮尺 A3:1/300	図面番号 A -

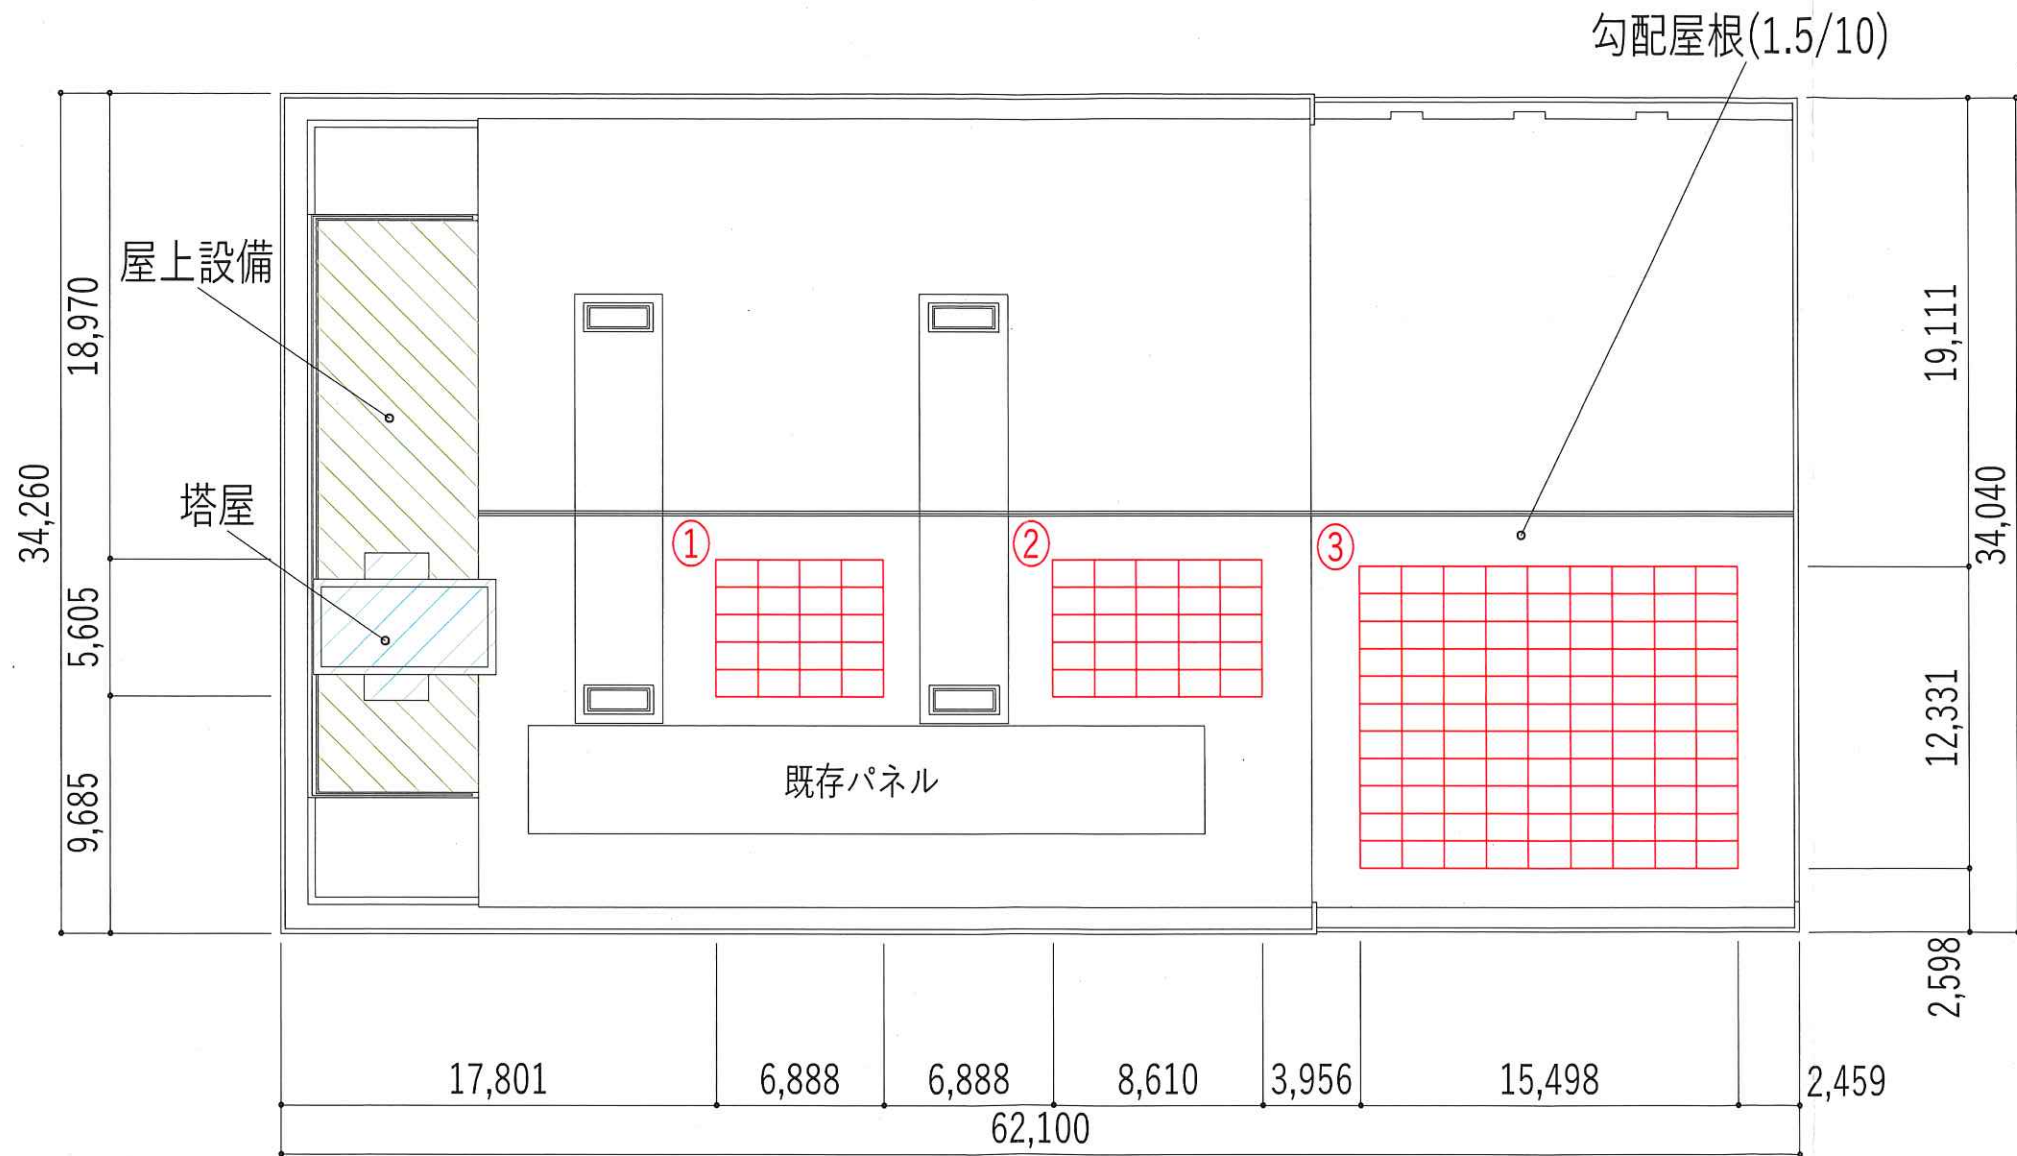


R階平面図 1/300



パネル設置位置	建物構造	屋根構造	パネル枚数(枚)	定格出力(kW)
①	RC	RC	20	8.200
②	RC	RC	25	10.250
②	RC	RC	99	40.590
合計			144	59.040

備考			校図	承認印	工事名称	作成年月日	提出回数
			担当	承認年月日	図面名称	縮尺 A3:1/300	図面番号 A-

生涯学習センター(拡大図)基本計画図


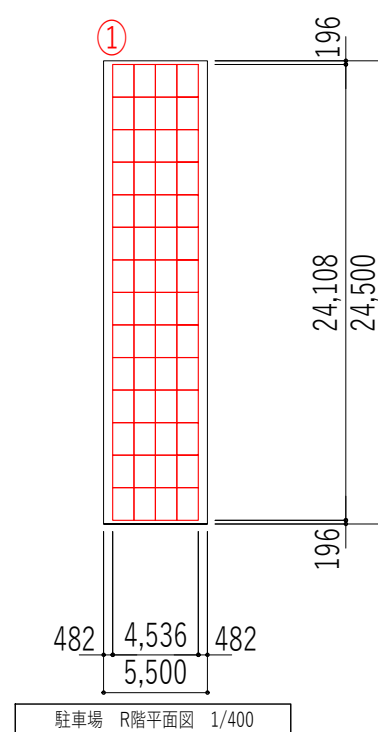


備 考 _____ _____ _____			検図	承認印	工事名称 (S9)	作成年月日	提出回数
			担当	承認年月日	図面名称 佐久平交流センター(拡大図)基本計画図	縮尺 A3:1/400	図面番号 A -

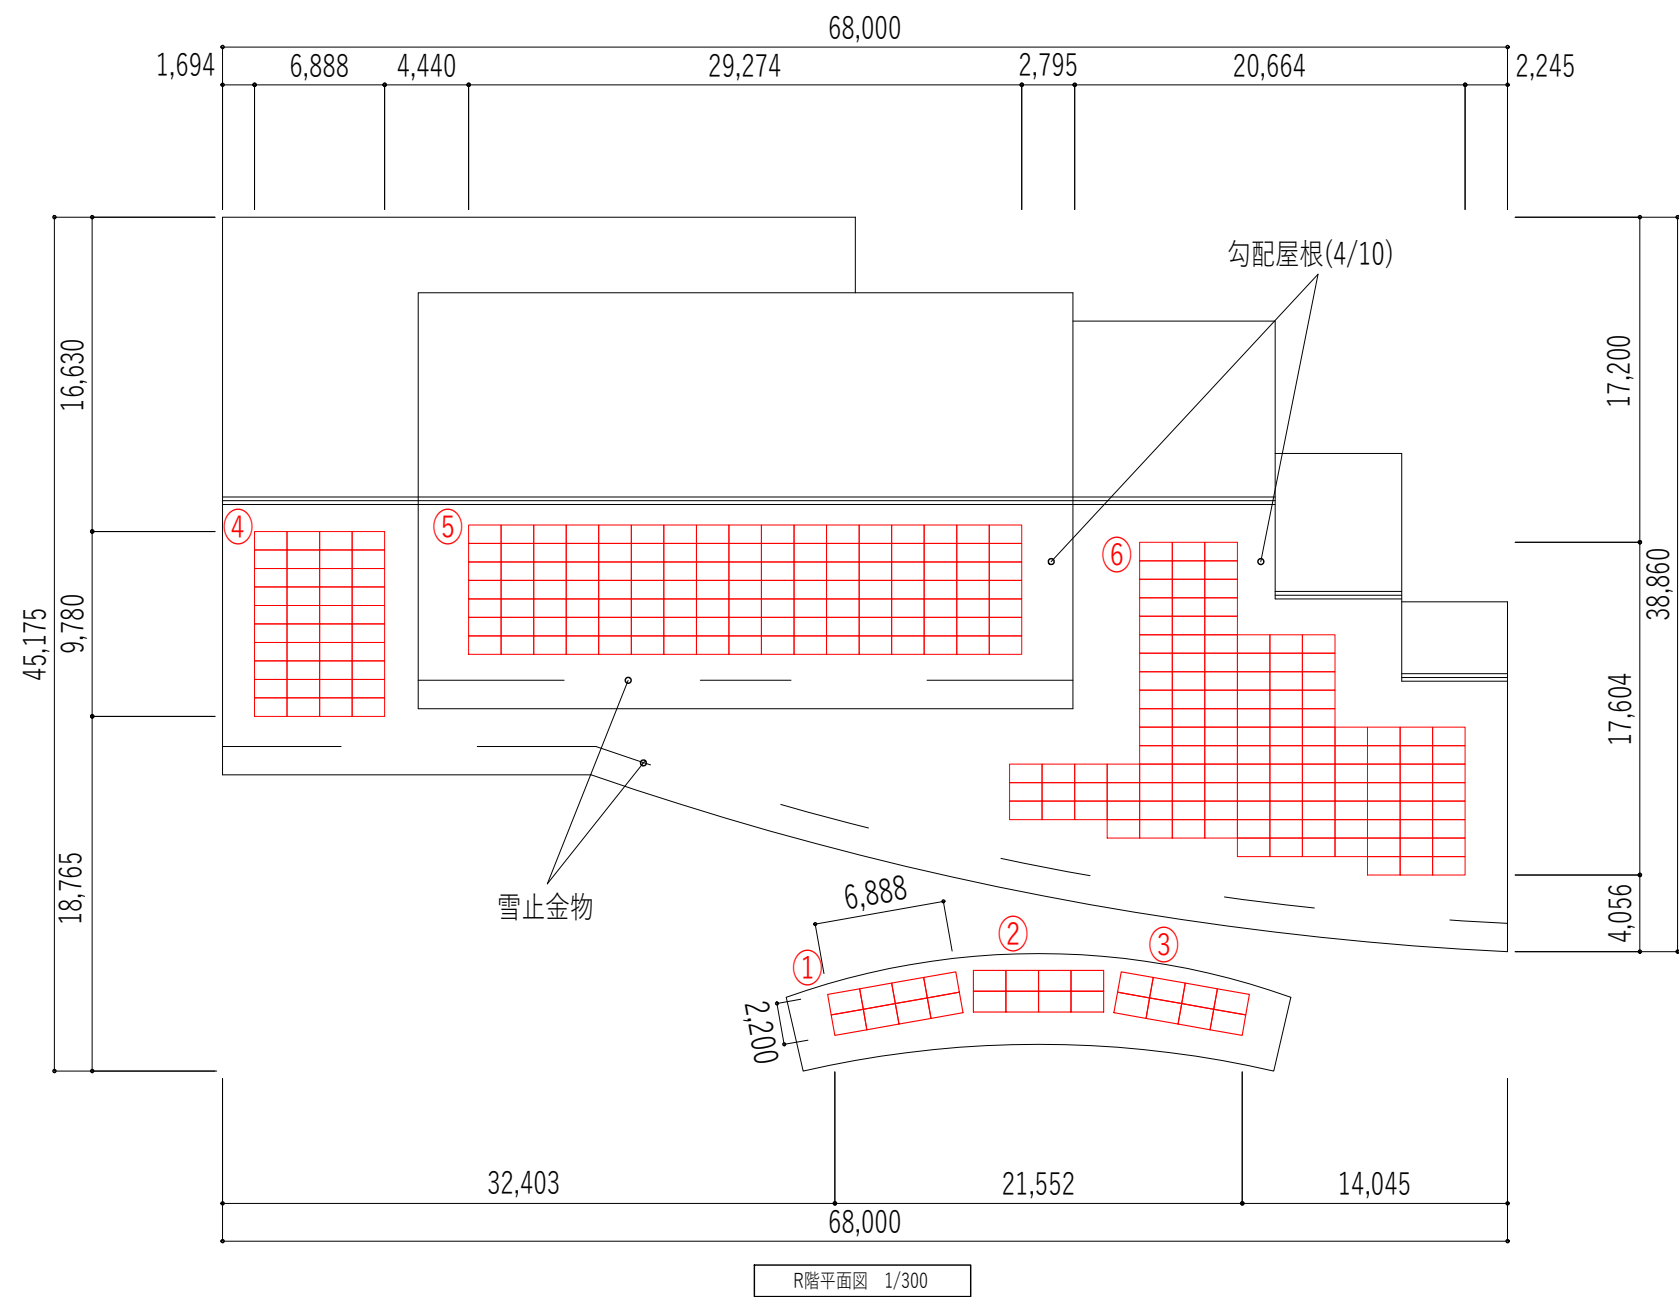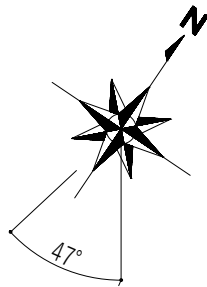

パネル設置位置	建物構造	屋根構造	パネル枚数(枚)	定格出力(kW)
①	RC	S	8	3.280
②	RC	S	8	3.280
③	RC	S	8	3.280
④	RC	S	40	16.400
⑤	RC	S	119	48.790
⑥	RC	S	122	50.020
合計			305	125.050



備考			校印	承認印	工事名称 (S10)	作成年月日	提出回数
				担当			

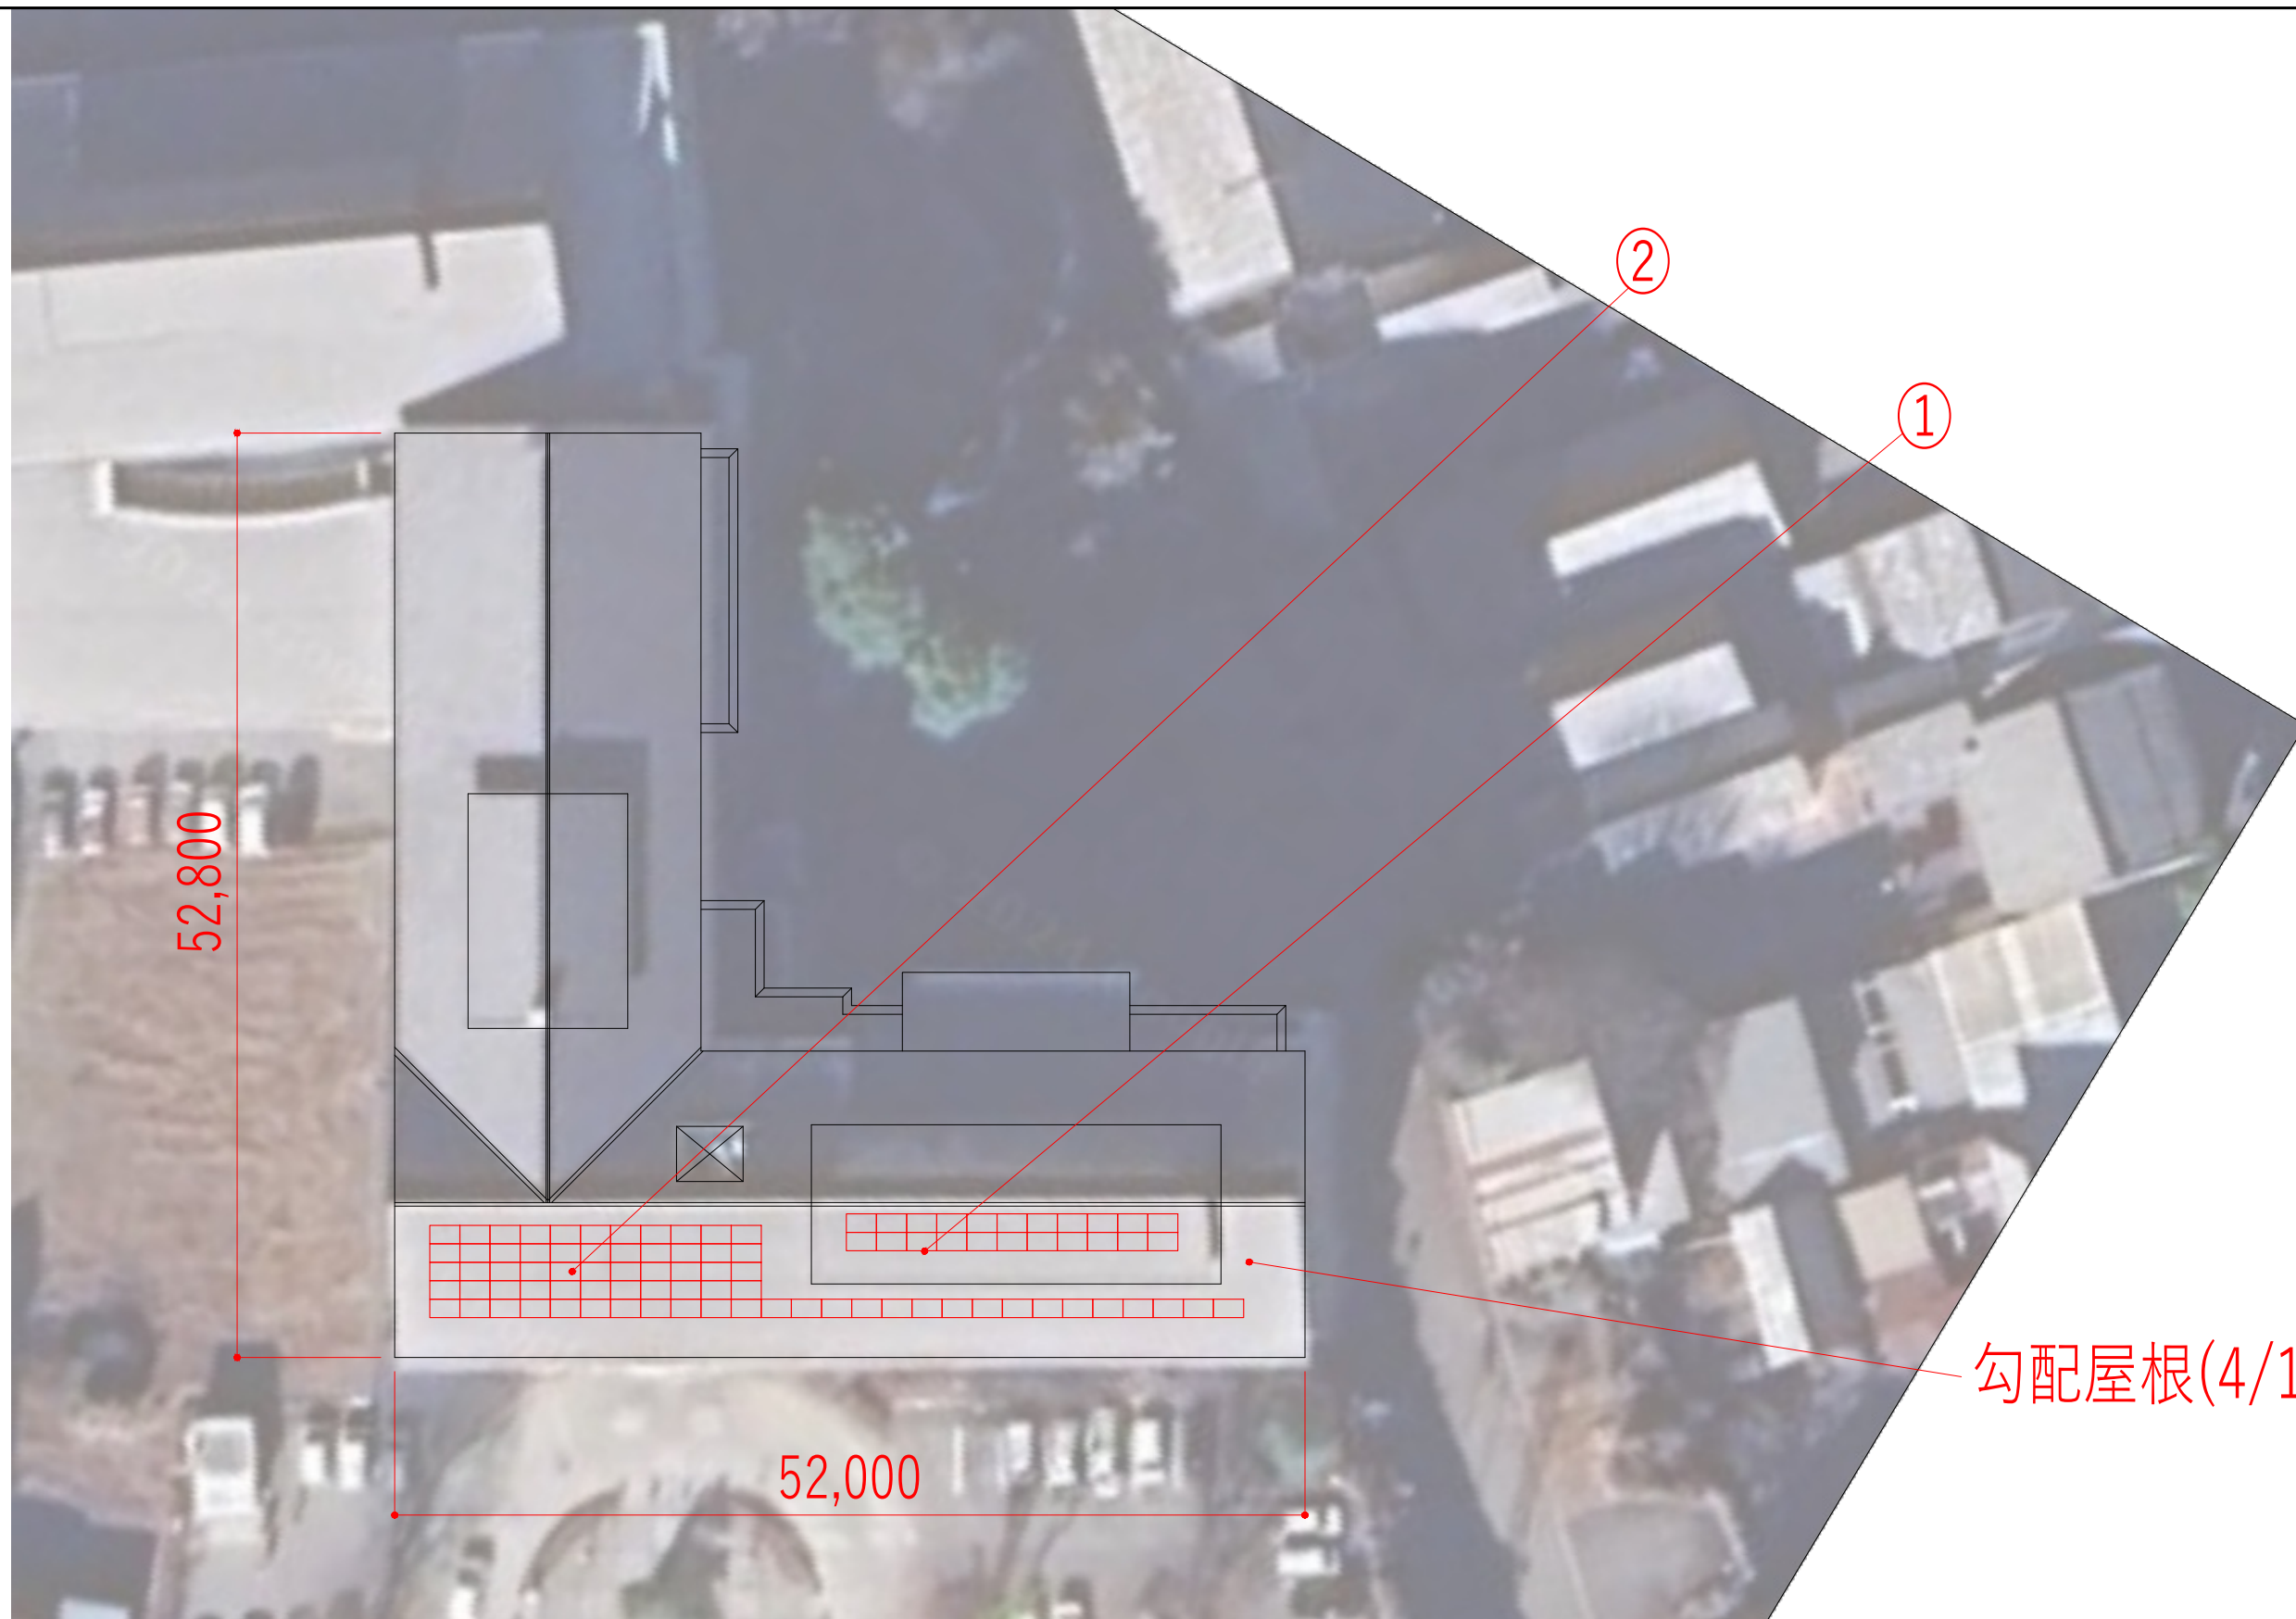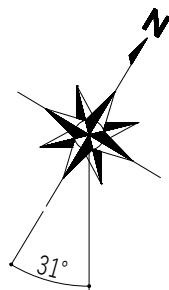

- ・パネル設置と屋根上配線作業の概算工期は3週間
- ・PCSなどの機器設置とパネルから受電設備間の配線作業の概算工期は1ヵ月

パネル設置位置	建物構造	屋根構造	パネル枚数(枚)	定格出力(kW)
①	RC	S	22	9.020
②	RC	S	71	29.110
合計			93	38.130



備考			校閲	承認印	工事名称 (S2)	作成年月日	提出回数
			担当	承認年月日	図面名称 望月支所 設置検討図	縮尺 A3:1/400	図面番号 A -

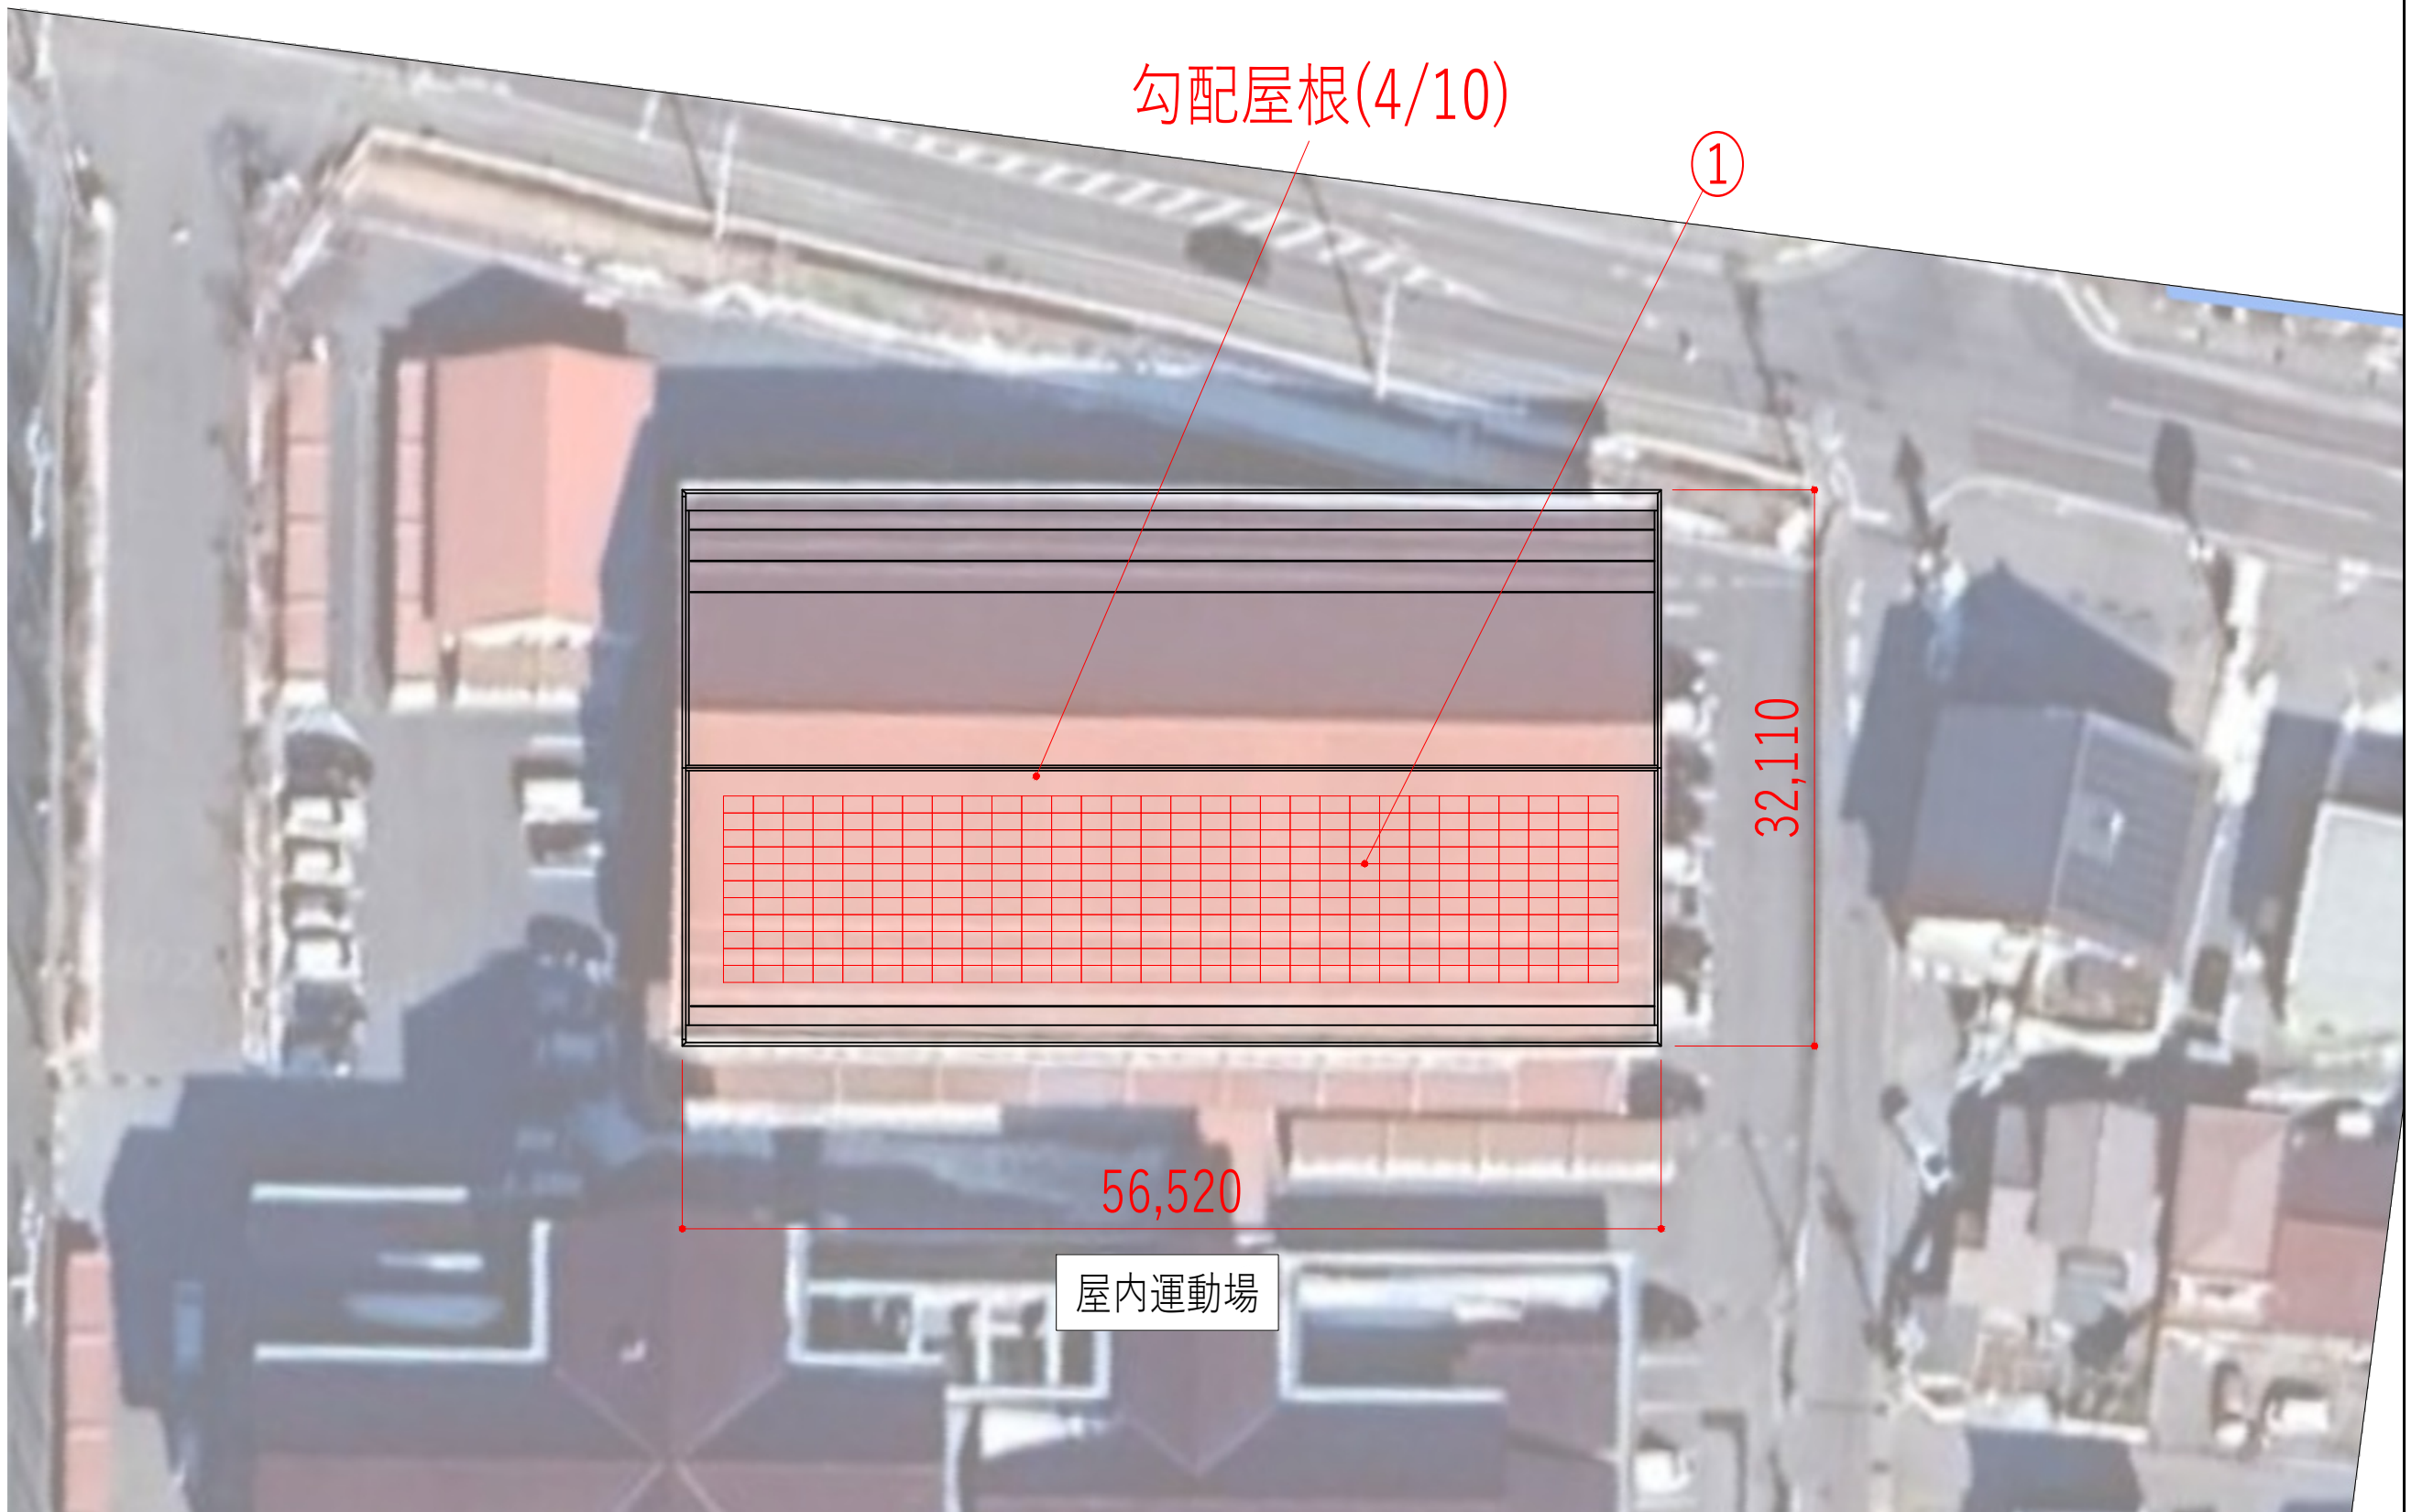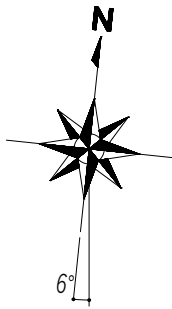

- ・パネル設置と屋根上配線作業の概算工期は1ヵ月
- ・PCSなどの機器設置とパネルから受電設備間の配線作業の概算工期は2ヵ月

	建物構造	屋根構造	パネル枚数(枚)	定格出力(kW)
①	S	S	330	135.300
合計			330	135.300



備考			校図	承認印	工事名称	作成年月日	提出回数
			担当	承認年月日	(S4) 図面名称 浅間中学校 設置検討図	縮尺 A3:1/400	図面番号 A -

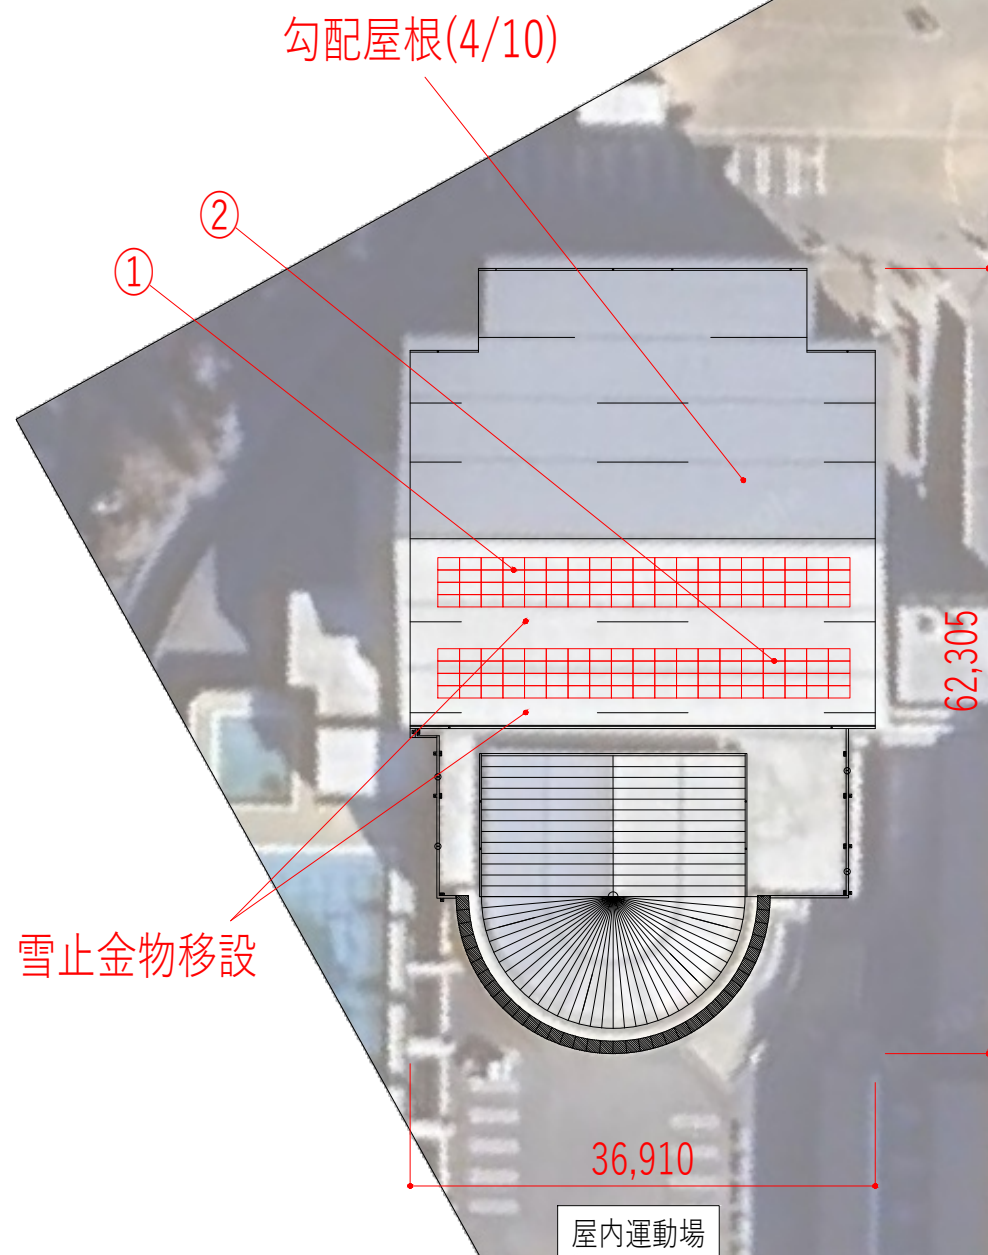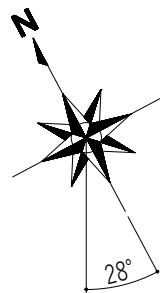

- ・パネル設置と屋根上配線作業の概算工期は3週間
- ・PCSなどの機器設置とパネルから受電設備間の配線作業の概算工期は2ヵ月(※配線距離長)

パネル設置位置	建物構造	屋根構造	パネル枚数(枚)	定格出力(kW)
①	RC	S	76	31.160
②	RC	S	76	31.160
合計			152	62.320


備考			校印	承認印	工事名称 (S5)	作成年月日	提出回数
			担当	承認年月日	図面名称 望月小学校 設置検討図	縮尺 A3:1/600	図面番号 A -

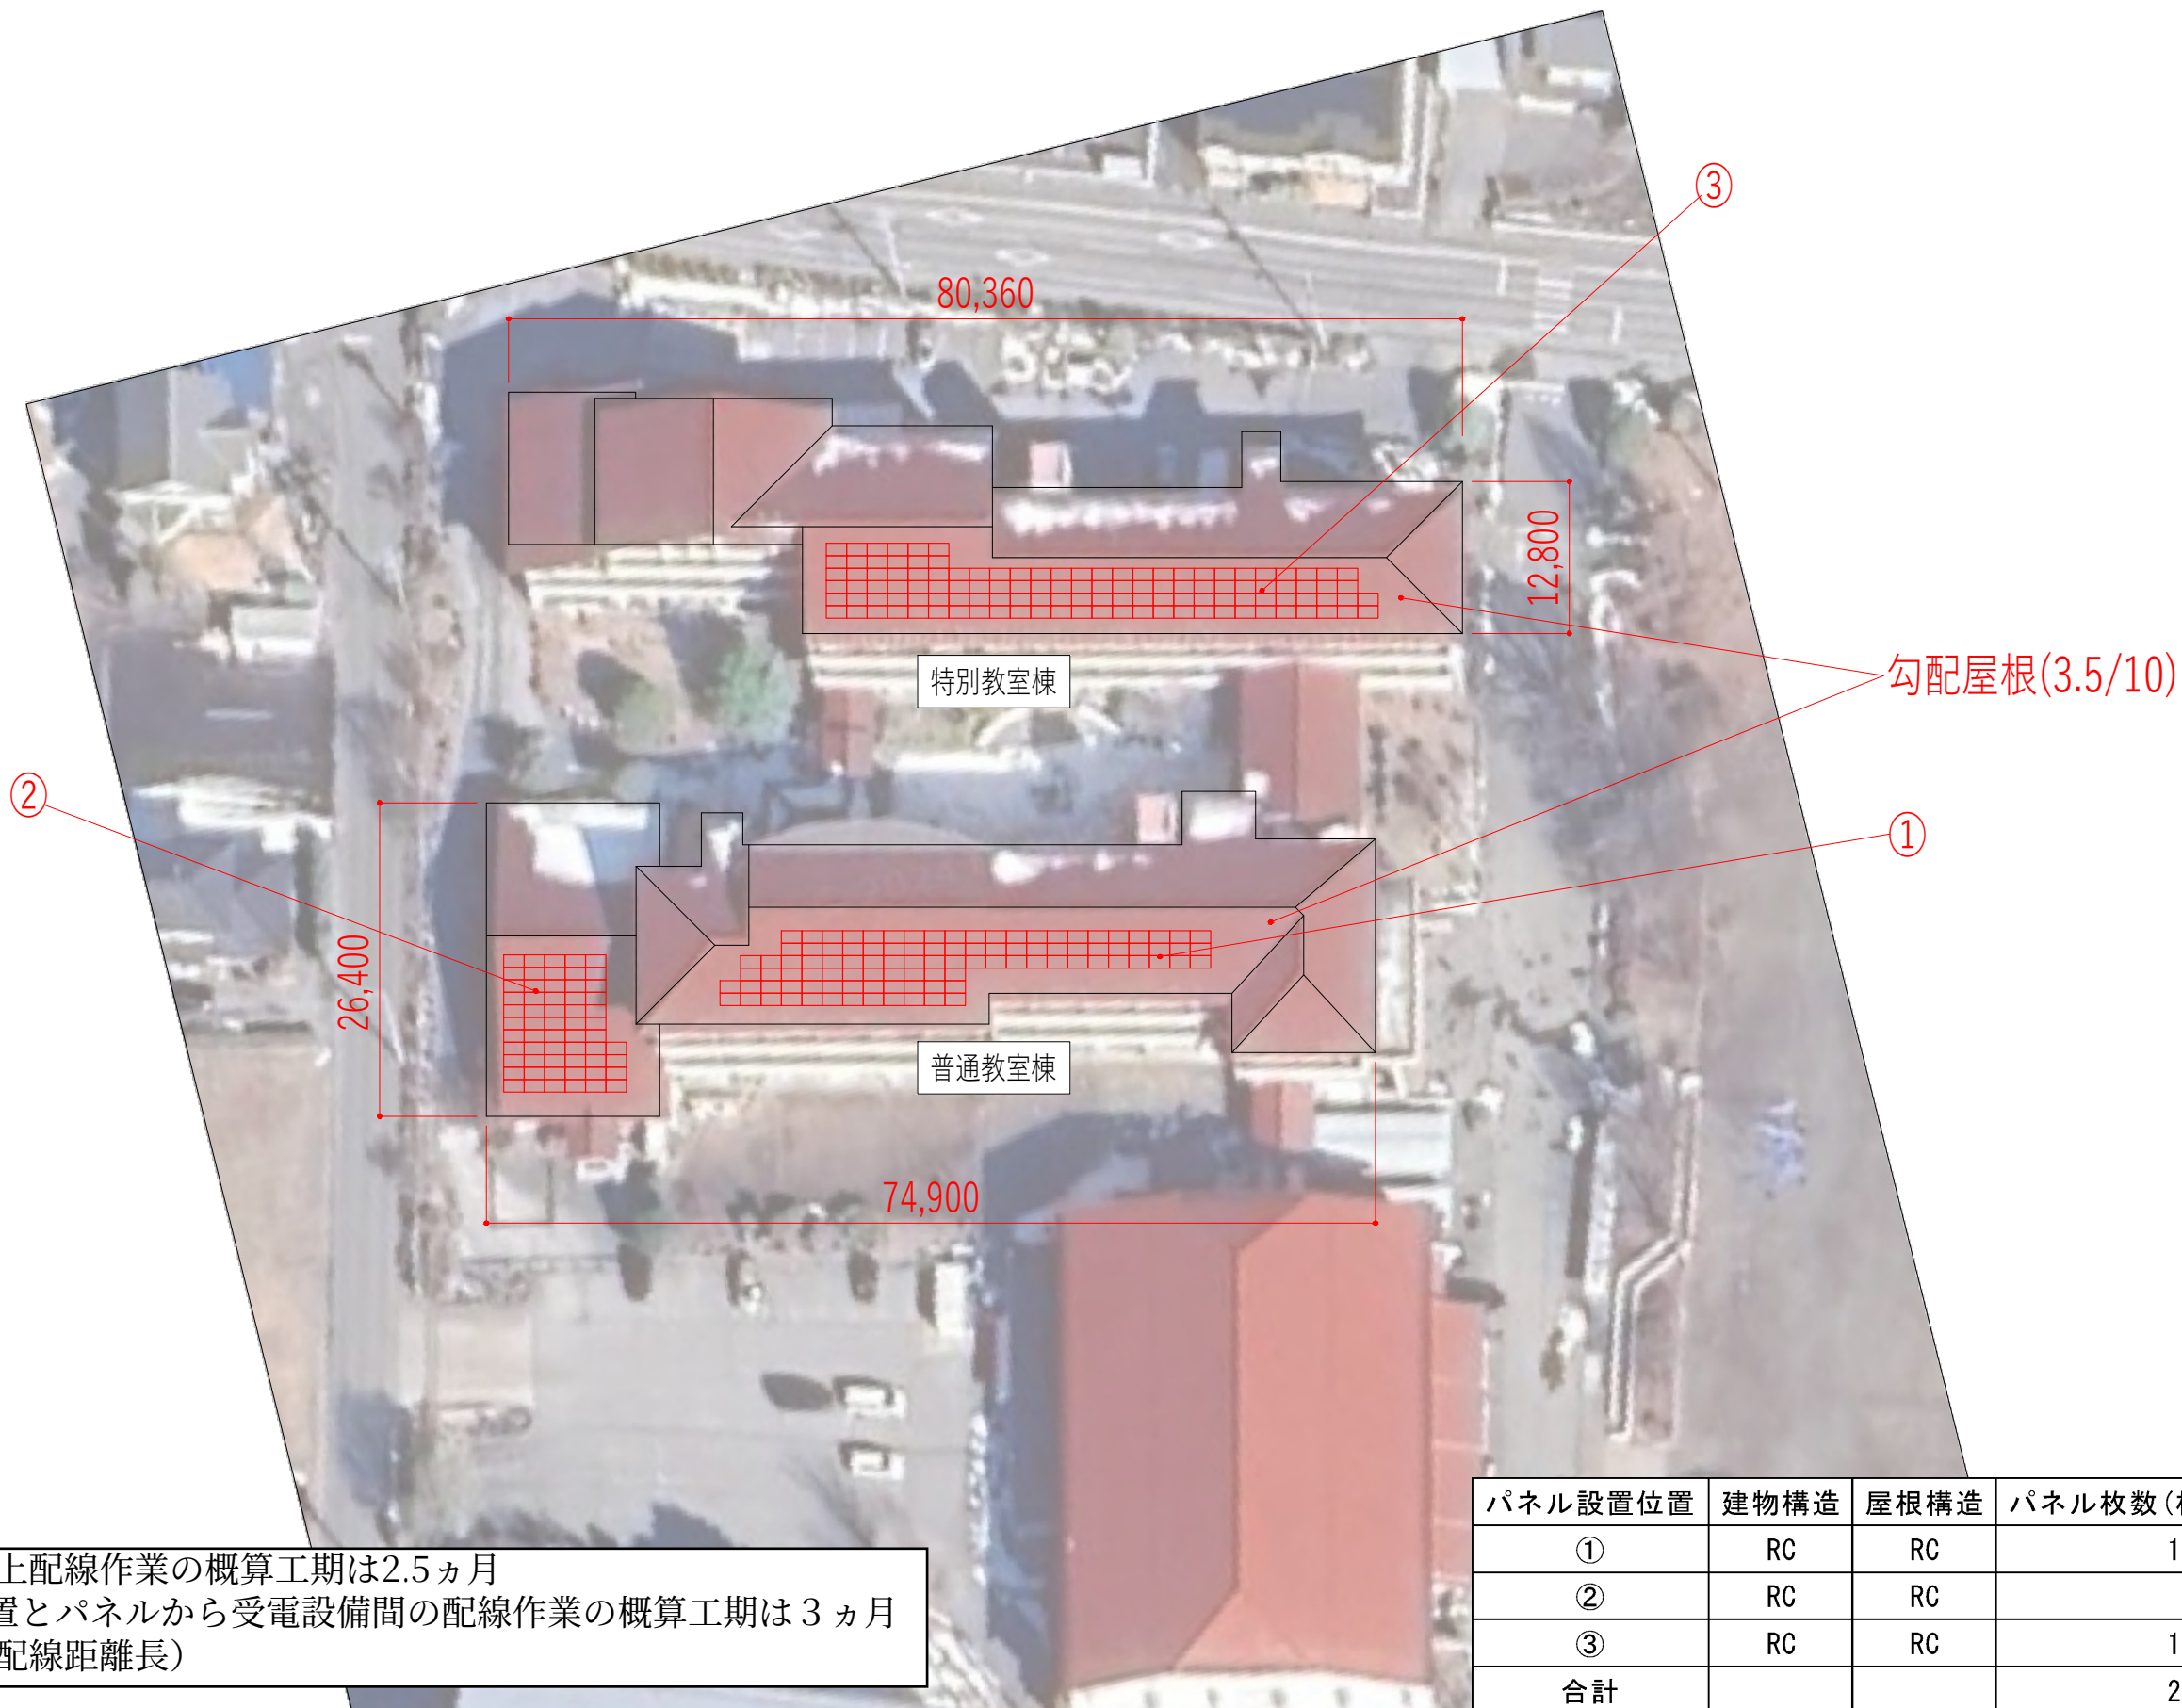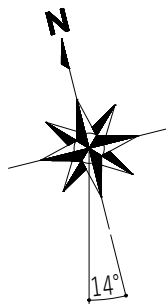

・パネル設置と屋根上配線作業の概算工期は2.5ヵ月
・PCSなどの機器設置とパネルから受電設備間の配線作業の概算工期は3ヵ月
(※屋根三面設置、配線距離長)

パネル設置位置	建物構造	屋根構造	パネル枚数(枚)	定格出力(kW)
①	RC	RC	100	41.000
②	RC	RC	59	24.190
③	RC	RC	118	48.380
合計			277	113.570

備考			校印	承認印	工事名称	作成年月日	提出回数
			担当	承認年月日	(S8) 東中学校 設置検討図	縮尺 A3:1/600	図面番号 A-

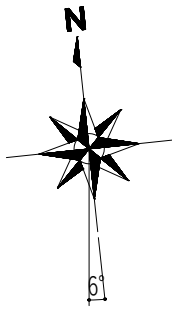


勾配屋根(1/10)

雪止金物移設

勾配屋根(2/10)

 ①



5,500

24,500

56,800

35,150

②

③

④


⑤

⑥

- ・パネル設置と屋根上配線作業の概算工期は3ヵ月
- ・PCSなどの機器設置とパネルから受電設備間の配線作業の概算工期は3ヵ月

パネル設置位置	建物構造	屋根構造	パネル枚数(枚)	定格出力(kW)
①	駐車場		56	22.960
②	SRC	S	54	22.140
③	SRC	S	54	22.140
④	SRC	S	54	22.140
⑤	SRC	S	68	27.880
⑥	SRC	S	153	62.730
合計			439	179.990



備考			校閲	承認印	工事名称 (S9)	作成年月日	提出回数
			担当	承認年月日	図面名称 佐久平交流センター 設置検討図	縮尺 A3:1/500	図面番号 A -

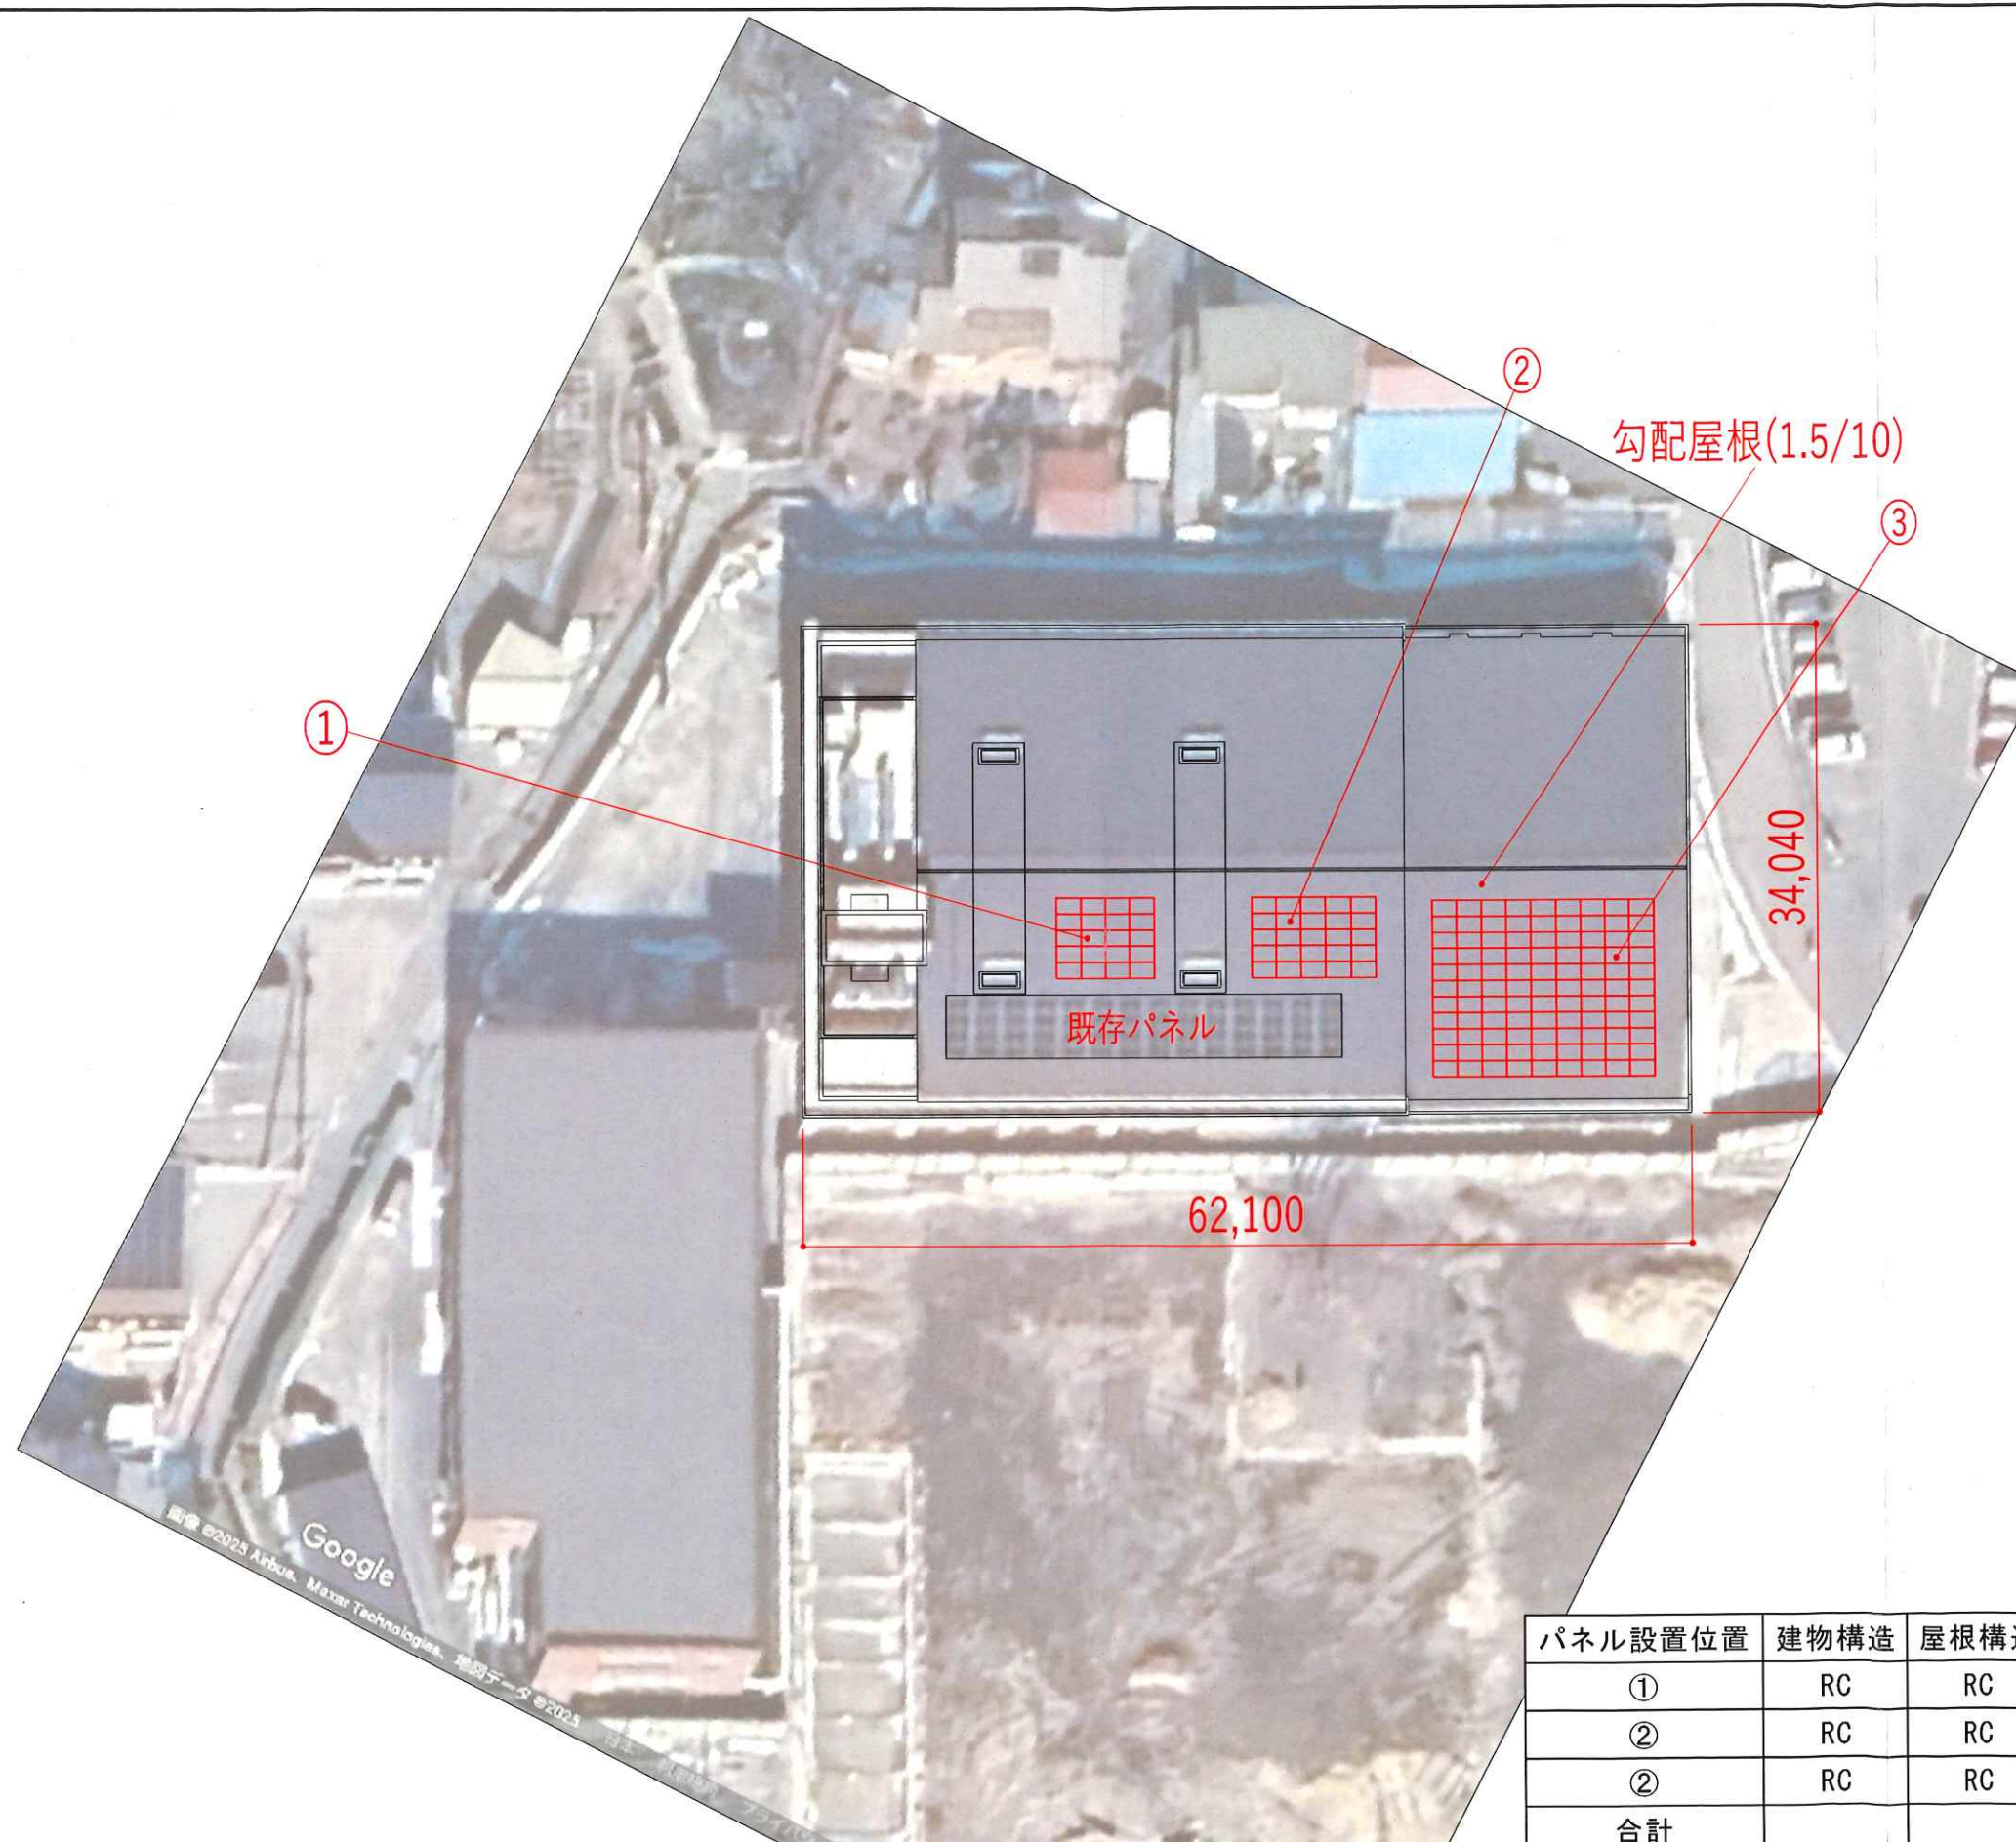

パネル設置位置	建物構造	屋根構造	パネル枚数(枚)	定格出力(kW)
①	RC	RC	20	8.200
②	RC	RC	25	10.250
②	RC	RC	99	40.590
合計			144	59.040

備考			校因	承認印	工事名称	作成年月日	提出回数
			担当	承認年月日	図面名称	縮尺 A3:1/500	図面番号 A-


生涯学習センター 設置検討図

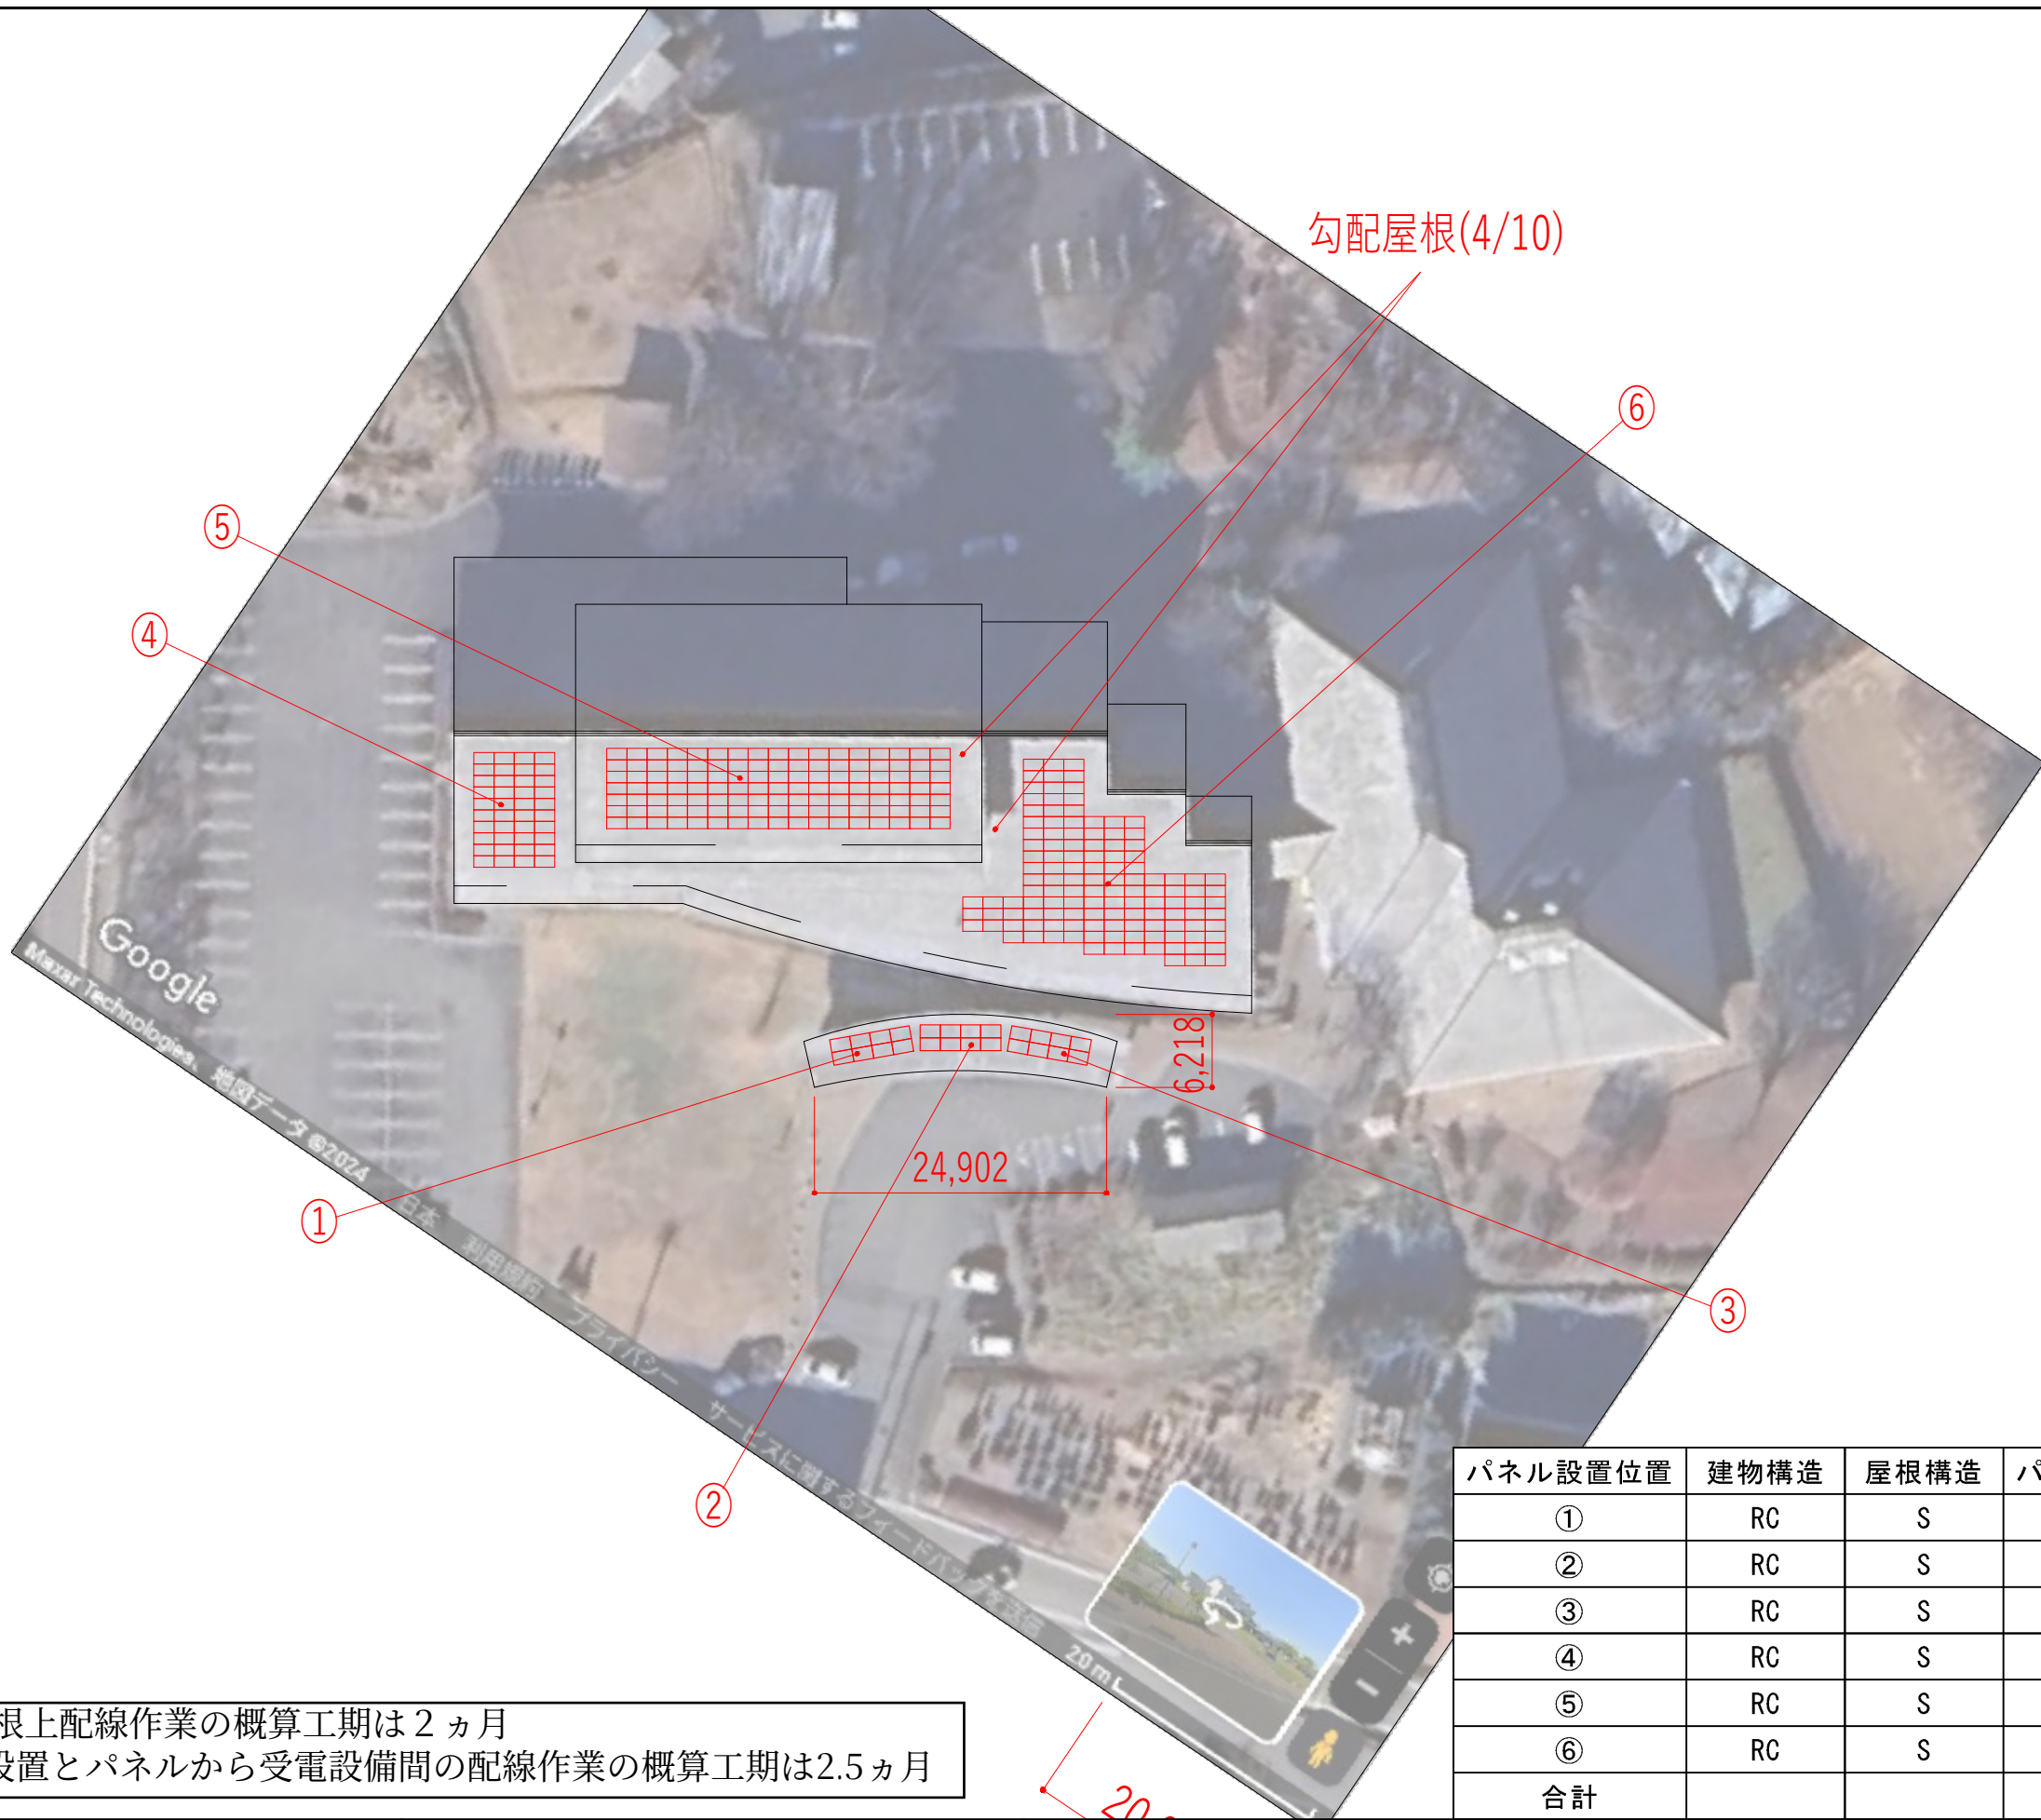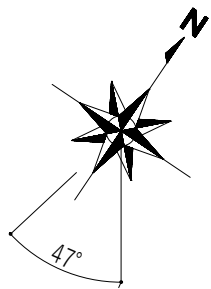

- ・パネル設置と屋根上配線作業の概算工期は2ヵ月
- ・PCSなどの機器設置とパネルから受電設備間の配線作業の概算工期は2.5ヵ月

パネル設置位置	建物構造	屋根構造	パネル枚数(枚)	定格出力(kW)
①	RC	S	8	3.280
②	RC	S	8	3.280
③	RC	S	8	3.280
④	RC	S	40	16.400
⑤	RC	S	119	48.790
⑥	RC	S	122	50.020
合計			305	125.050

備考	校閲	承認印	工事名称	作成年月日	提出回数
	担当	承認年月日	図面名称	縮尺	図面番号
			(S10)	A3:1/600	A-
			交流文化館浅科 設置検討図		

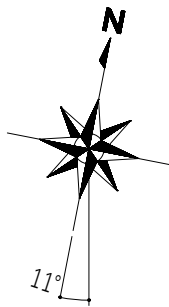

①

勾配屋根(5/10)

33,800

47,390

屋内運動場

- ・パネル設置と屋根上配線作業の概算工期は1.5ヵ月
- ・PCSなどの機器設置とパネルから受電設備間の配線作業の概算工期は2ヵ月

パネル設置位置	建物構造	屋根構造	パネル枚数(枚)	定格出力(kW)
①	S	S	232	85.840
合計			232	85.840

備考			校図	承認印	工事名称 (S13)	作成年月日	提出回数
			担当	承認年月日	図面名称 浅科中学校 設置検討図	縮尺 A3:1/400	図面番号 A -